

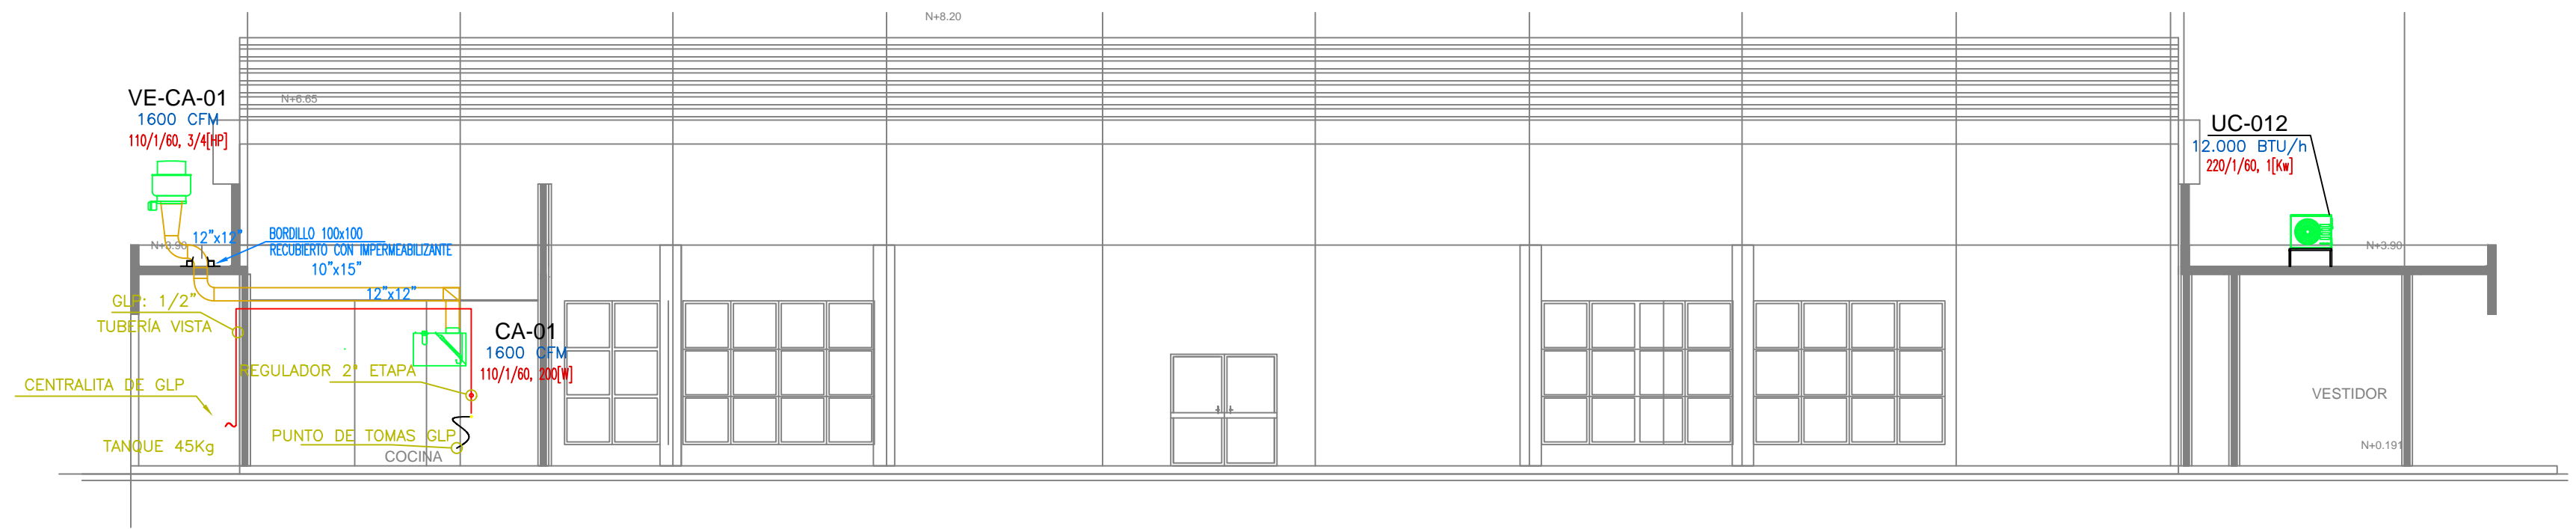


PLANTA BAJA
ESCALA 1:100

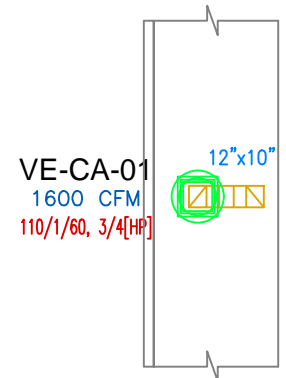

CORTE
ESCALA 1:100

SIMBOLOS

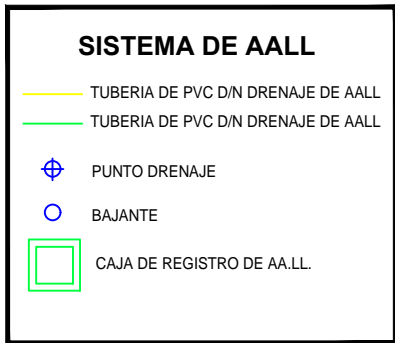

CUBIERTA
ESCALA 1:100

.toda una vida.jpg

RESPONSABLES


ARQ. JOSÉ V. PADILLA
DIRECTOR DE PROYECTO
EMPRESA CONSULTORA SEG S.A

HERNÁN ERAZO VILLACRESES
ADMINISTRADOR DE CONTRATO
BIRF-8542-SBCC-CF-2017-016

ING. RAFAEL SIMBAÑA
ESPECIALISTA MECÁNICO
EMPRESA CONSULTORA SEG S.A

ING. DANILO ESTEVEZ
ESPECIALISTA MECÁNICO
MINEDUC

ESQUEMA REFERENCIAL DEL PROYECTO:

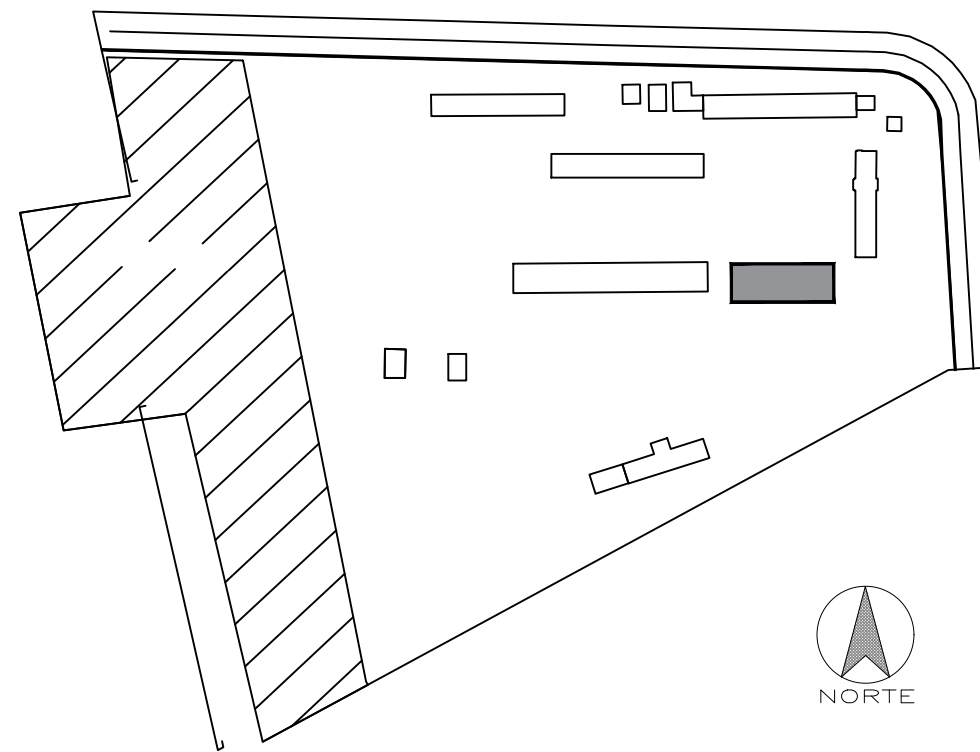

PROYECTO: BIRF-8542-SBCC-CF-2017-016
CONSULTORÍA PARA LA INTERVENCIÓN EN LA INFRAESTRUCTURA
EXISTENTE Y PROPUESTA PARA LA REPOTENCIACIÓN DE LA UNIDAD
EDUCATIVA JOSÉ MARÍA VELASCO IBARRA, UBICADA EN EL CANTÓN MILAGRO
PROVINCIA DEL GUAYAS

UNIDAD EDUCATIVA:
"UNIDAD EDUCATIVA JOSÉ MARÍA VELASCO IBARRA"

CANTÓN: MILAGRO
PROVINCIA: GUAYAS

CONTIENE:
INGENIERIA MECÁNICA
VENTILACIÓN MECÁNICA
COCINA - PLANTA Y CORTE

ESCALA: 1:100
FECHA: 2019
LÁMINA N° HS-A-AC-05

SELLOS MUNICIPALES: