



CABLEADO ESTRUCTURADO - PUNTOS HDMI  
BLOQUE DE AULAS 01 - PLANTA BAJA

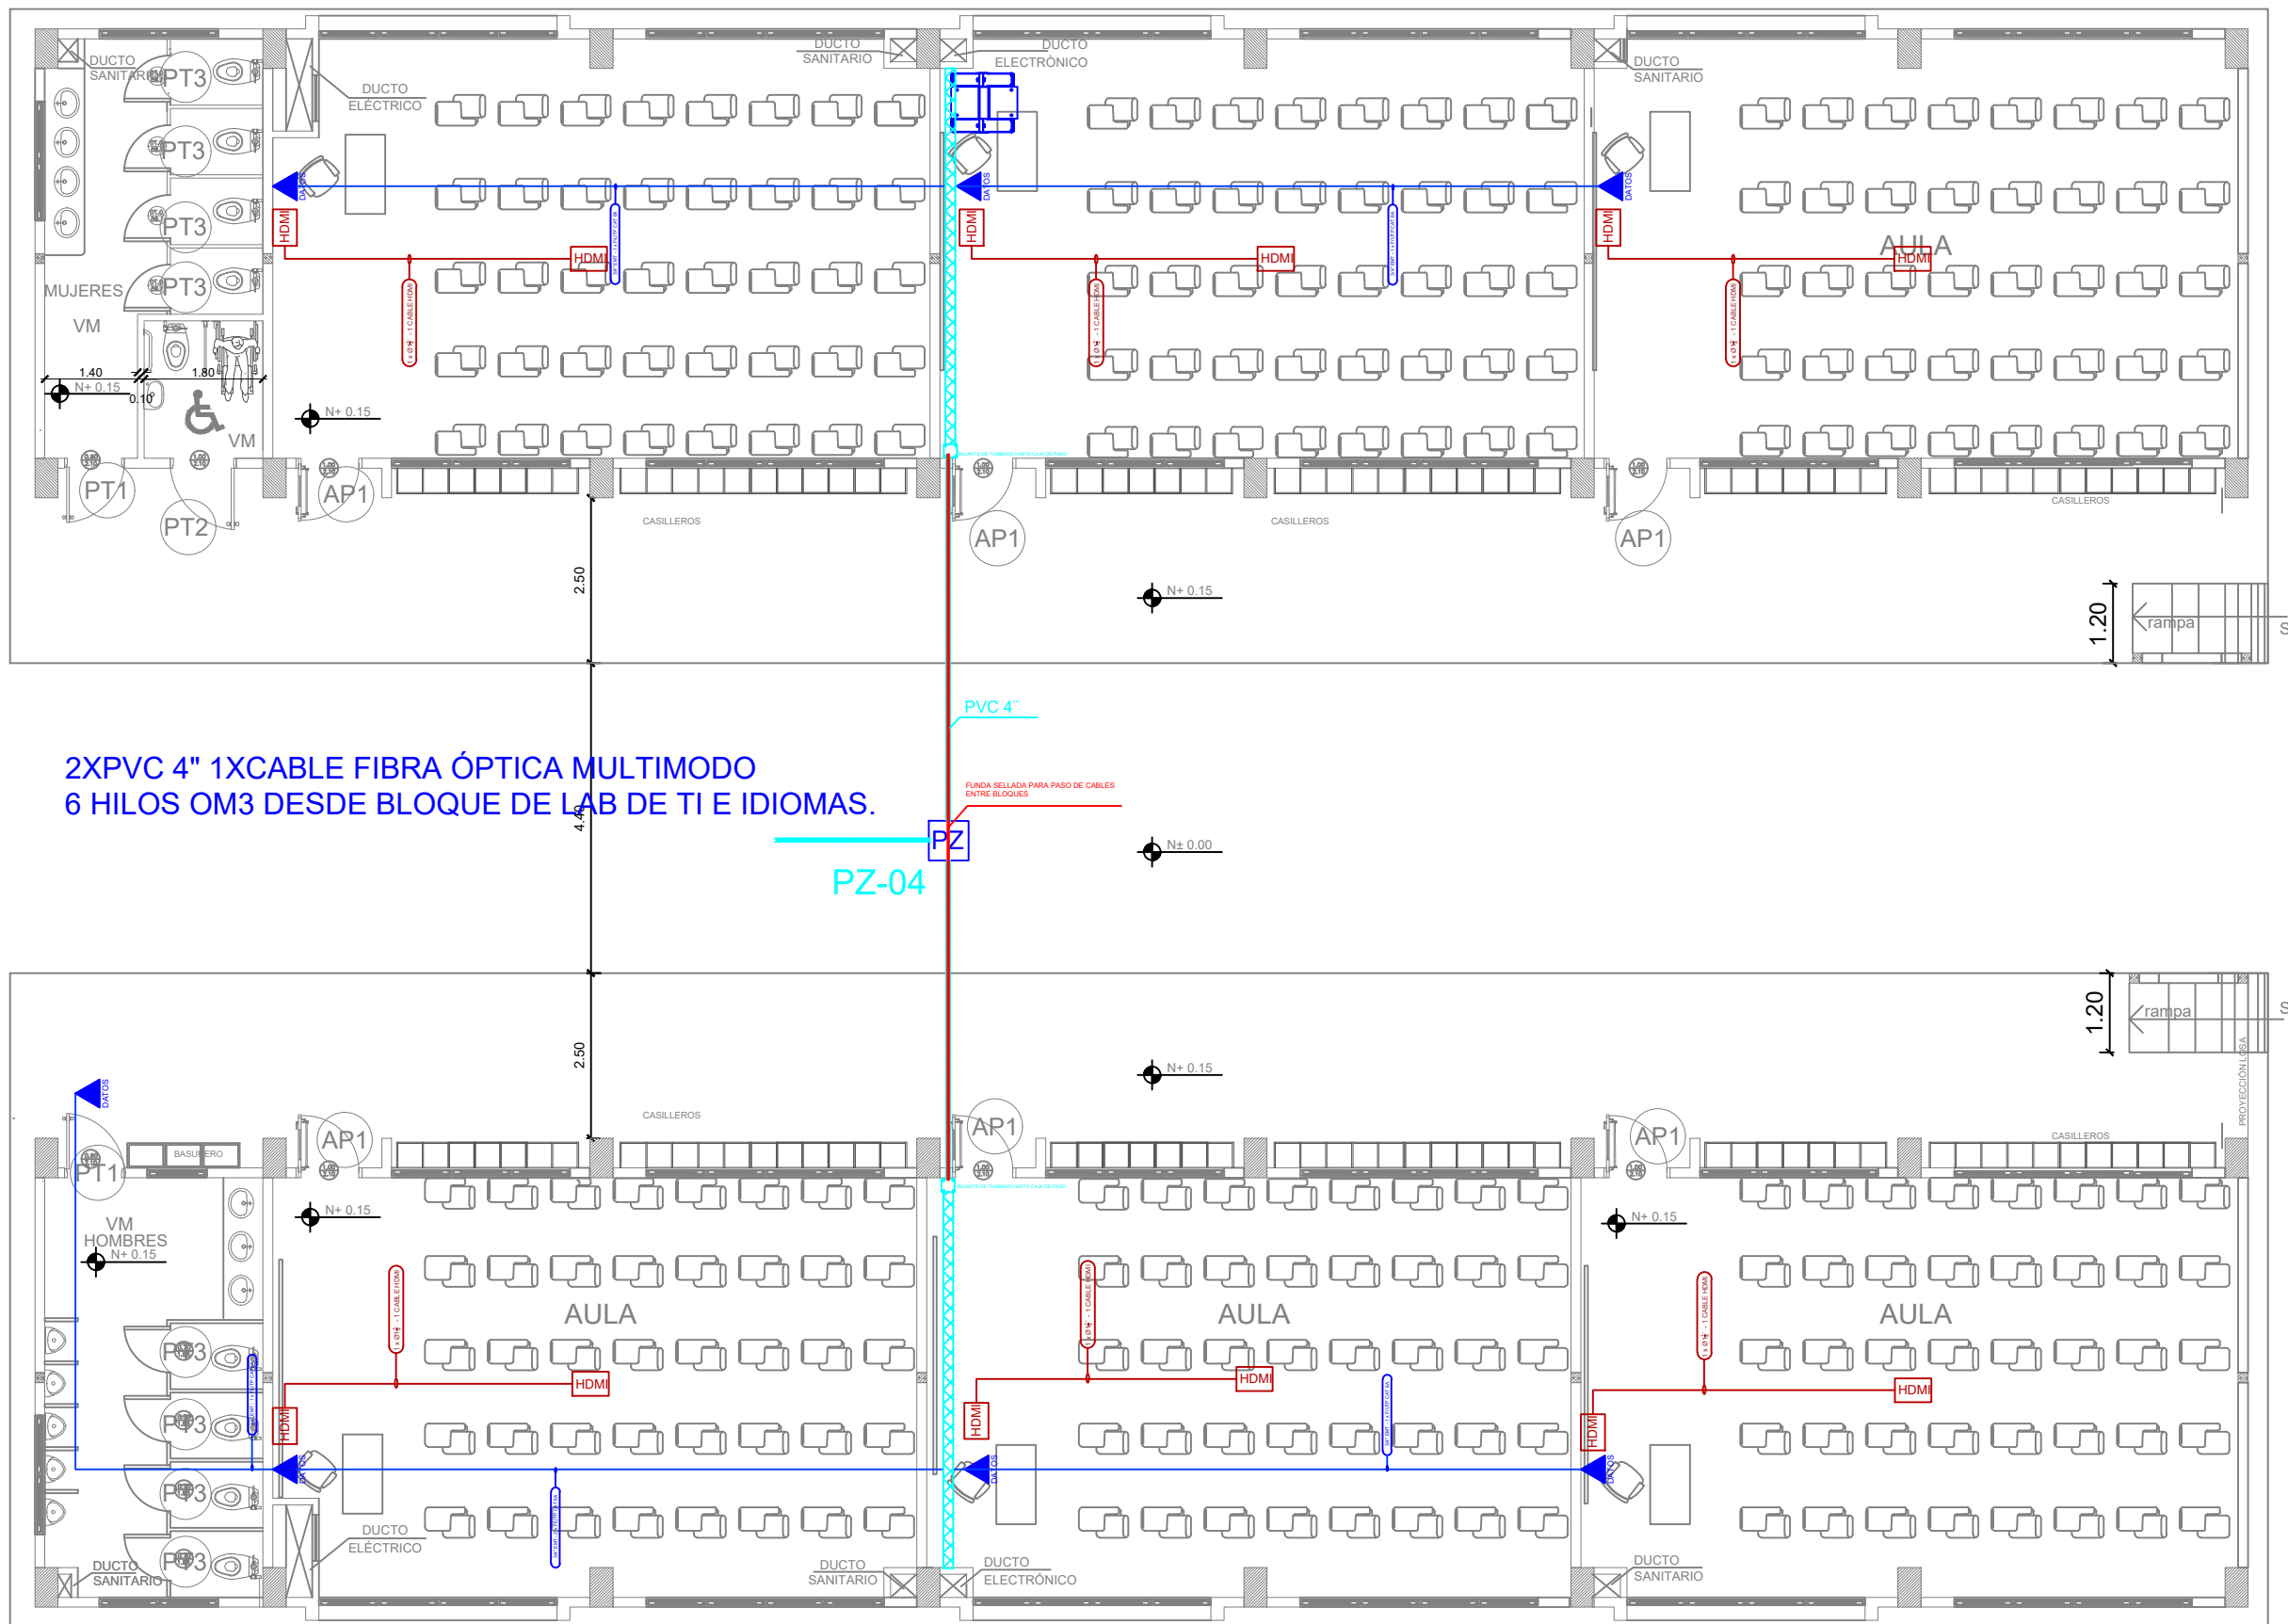


PLANTA BAJA


ESCALA 1:100

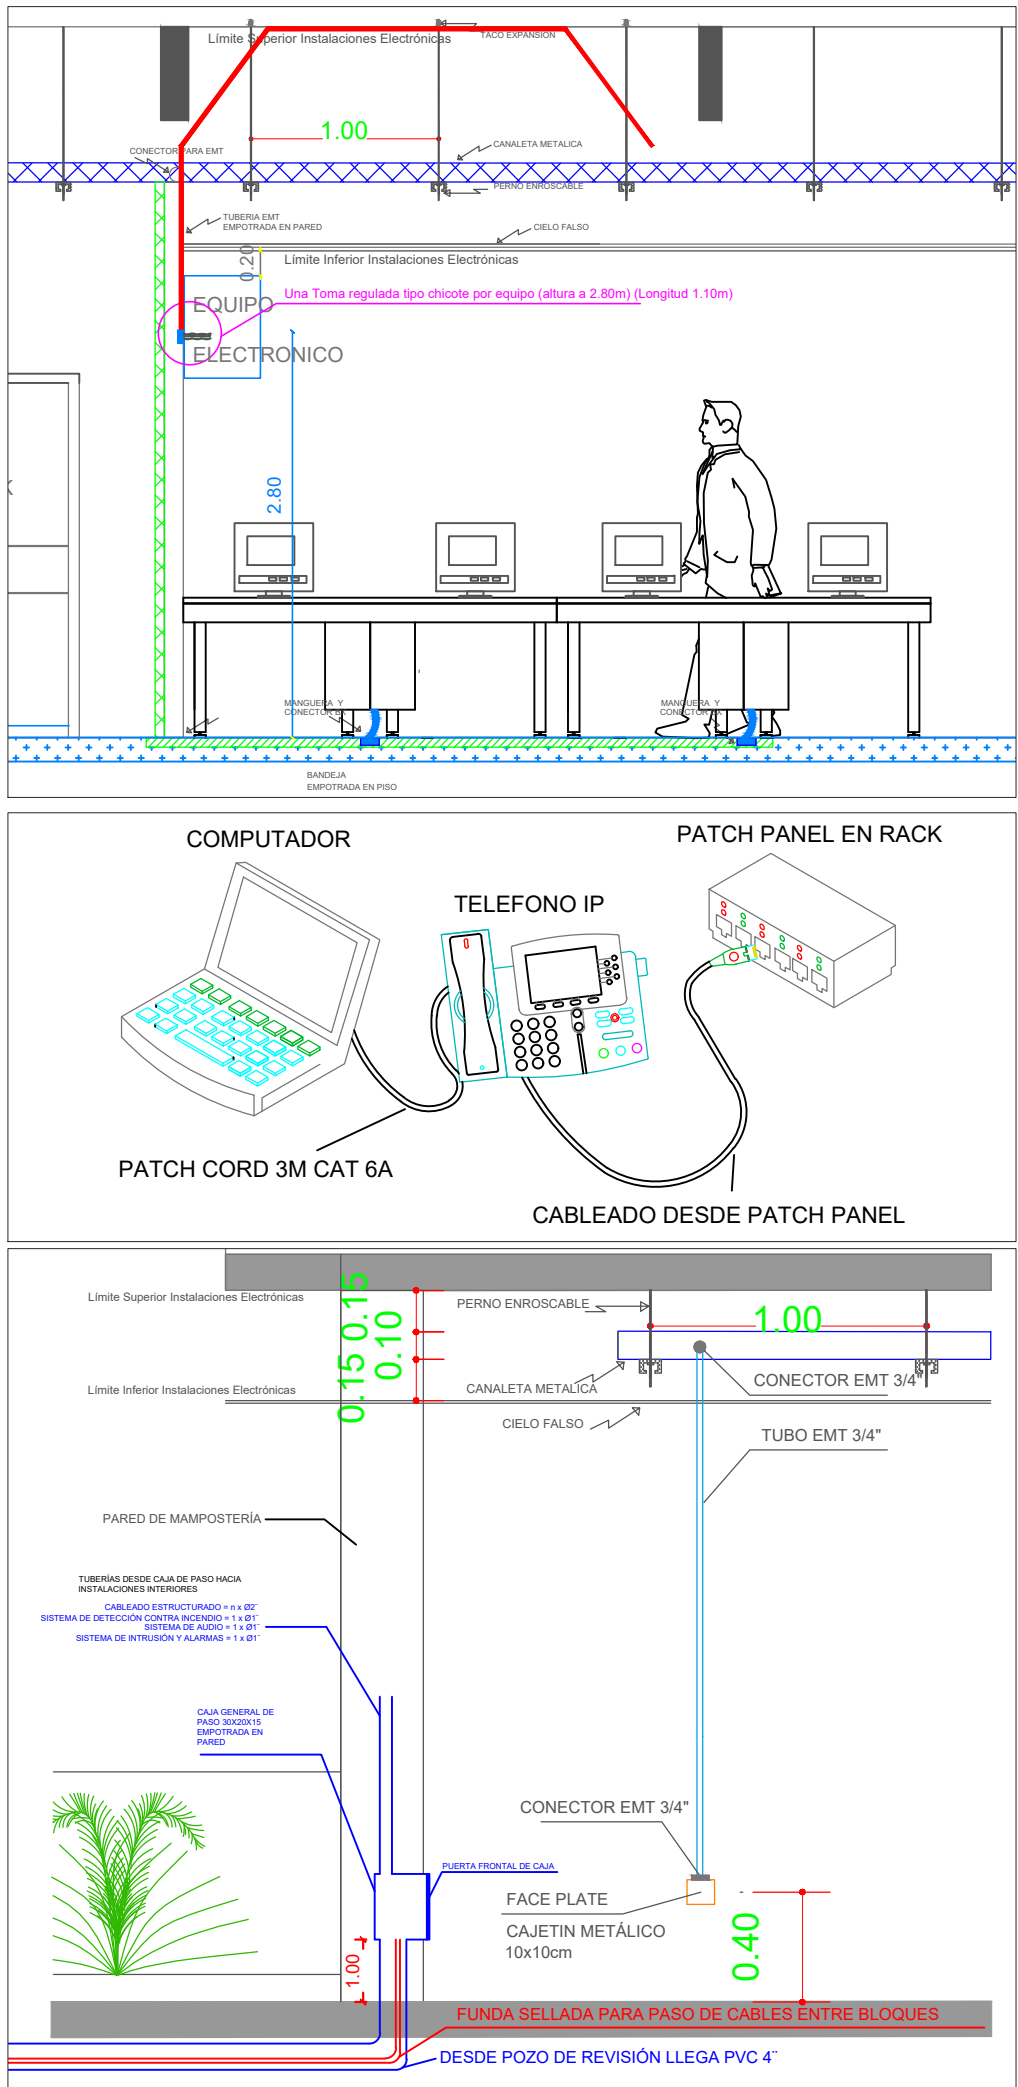

DISTRIBUCIÓN DE PUNTOS EN PATCH PANEL

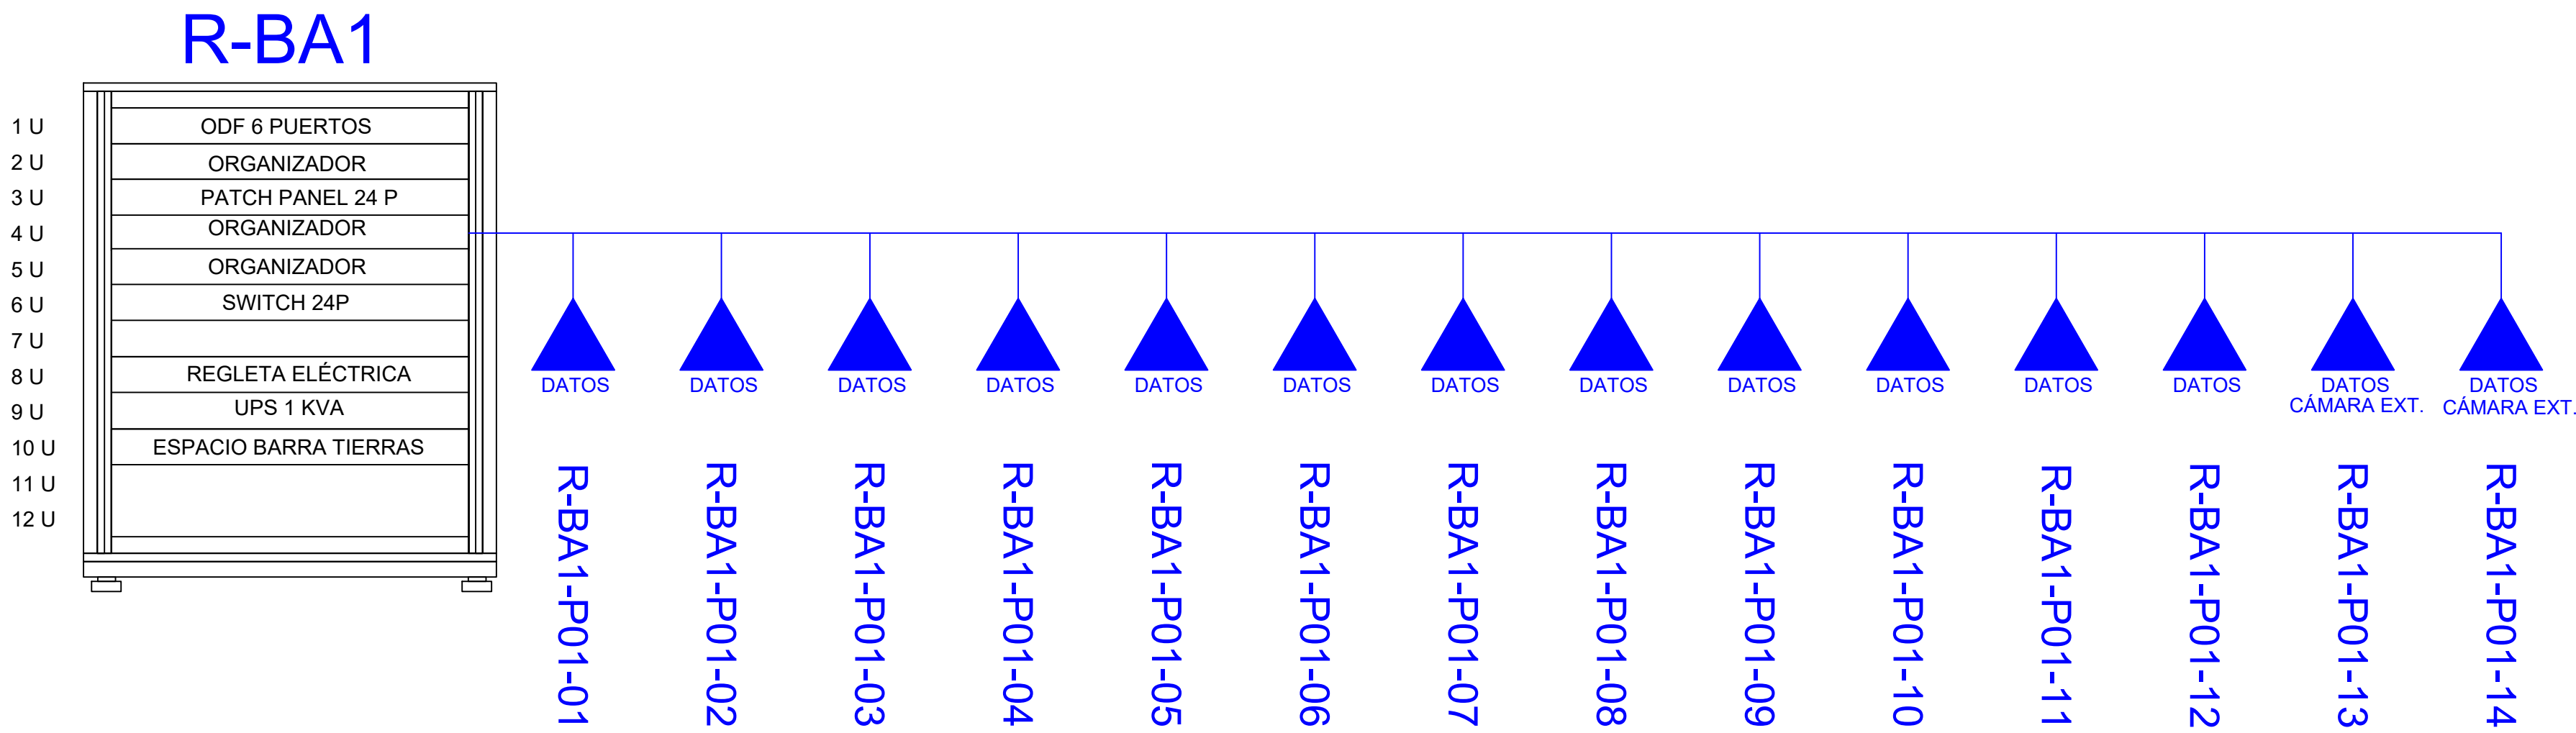

SIMBOLOGÍA		
7		SALIDA DE DATOS SIMPLE CAT 6A
-		SALIDA DE DATOS SIMPLE CAT 6A EN ESCRITORIO
-		TELÉFONO IP
-		EQUIPO WIRELESS / ACCESS POINT
-		SALIDA DE DATOS PARA CCTV
-		Monitor CCTV
1		Pozo de revisión
6		SALIDA HDMI
-		BANDEJA METÁLICA POR PISO
12m		BANDEJA METÁLICA POR TUMBADO
1		RACK DE COMUNICACIONES
15m		TUBERÍA PVC 3/4"
2		CAJA DE PASO 30x20x15cm
-		Cámara IP
45		Funda sellada 1/2 "
-		CAJA DE PASO 10x10 cm

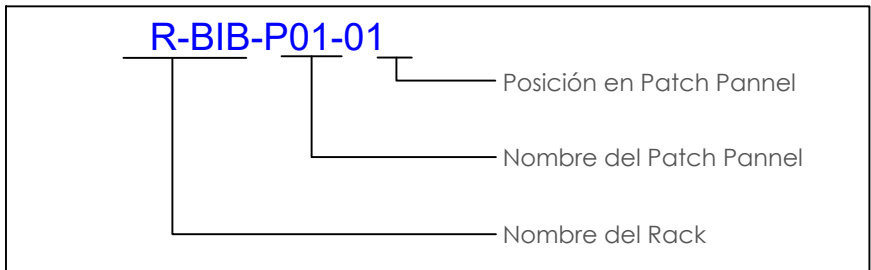

MINISTERIO DE EDUCACIÓN



RESPONSABLES:

ARQ. PABLO ESTEBAN OCHOA  
DIRECTOR DE PROYECTO  
SONDEOS, ESTRUCTURAS Y  
GEOTECNIA S.A. - ECUADOR  
SEG INGENIERIA - ECUADOR

HERNÁN ERAZO VILLACRESES  
ADMINISTRADOR DE CONTRATO  
# BIRF-8542-SBCC-CF-2018-018

ING. LUIS CALAHORRANO  
ESP. CORRIENTES DÉBILES  
SONDEOS, ESTRUCTURAS Y  
GEOTECNIA S.A. - ECUADOR  
SEG INGENIERIA - ECUADOR

ING. RAUL ESTEBAN CHILUISA  
ESPECIALISTA ELECTRONICO  
MINEDUC

ESQUEMA DEL PROYECTO:



PROYECTO:

BIRF-8542-SBCC-CF-2018-018

" CONSULTORÍA PARA INTERVENCIÓN EN LA INFRAESTRUCTURA EXISTENTE  
Y PROPUESTA PARA LA REPOTENCIACIÓN DE LA UNIDAD EDUCATIVA 23  
DE JUNIO, UBICADA EN EL CANTÓN BABA, PROVINCIA DE LOS RÍOS "

UNIDAD EDUCATIVA:

UNIDAD EDUCATIVA 23 DE JUNIO

CANTÓN:

BABA

PROVINCIA:

LOS RÍOS

CONTIENE:

CABLEADO ESTRUCTURADO Y PUNTOS HDMI  
BLOQUES DE AULAS 1  
PLANTA BAJA

ESCALA:

SE

FECHA:

2019

LÁMINA N.º

ELT- CE - 01

SELLOS MUNICIPALES: