



SIMBOLOGÍA

AGUA POTABLE	
	TUBERIA PVC EXTREMO ROSCADO
	TEE
	CODO 90°
	VALVULA DE COMPUERTA
	REDUCCION
	MONTANTE

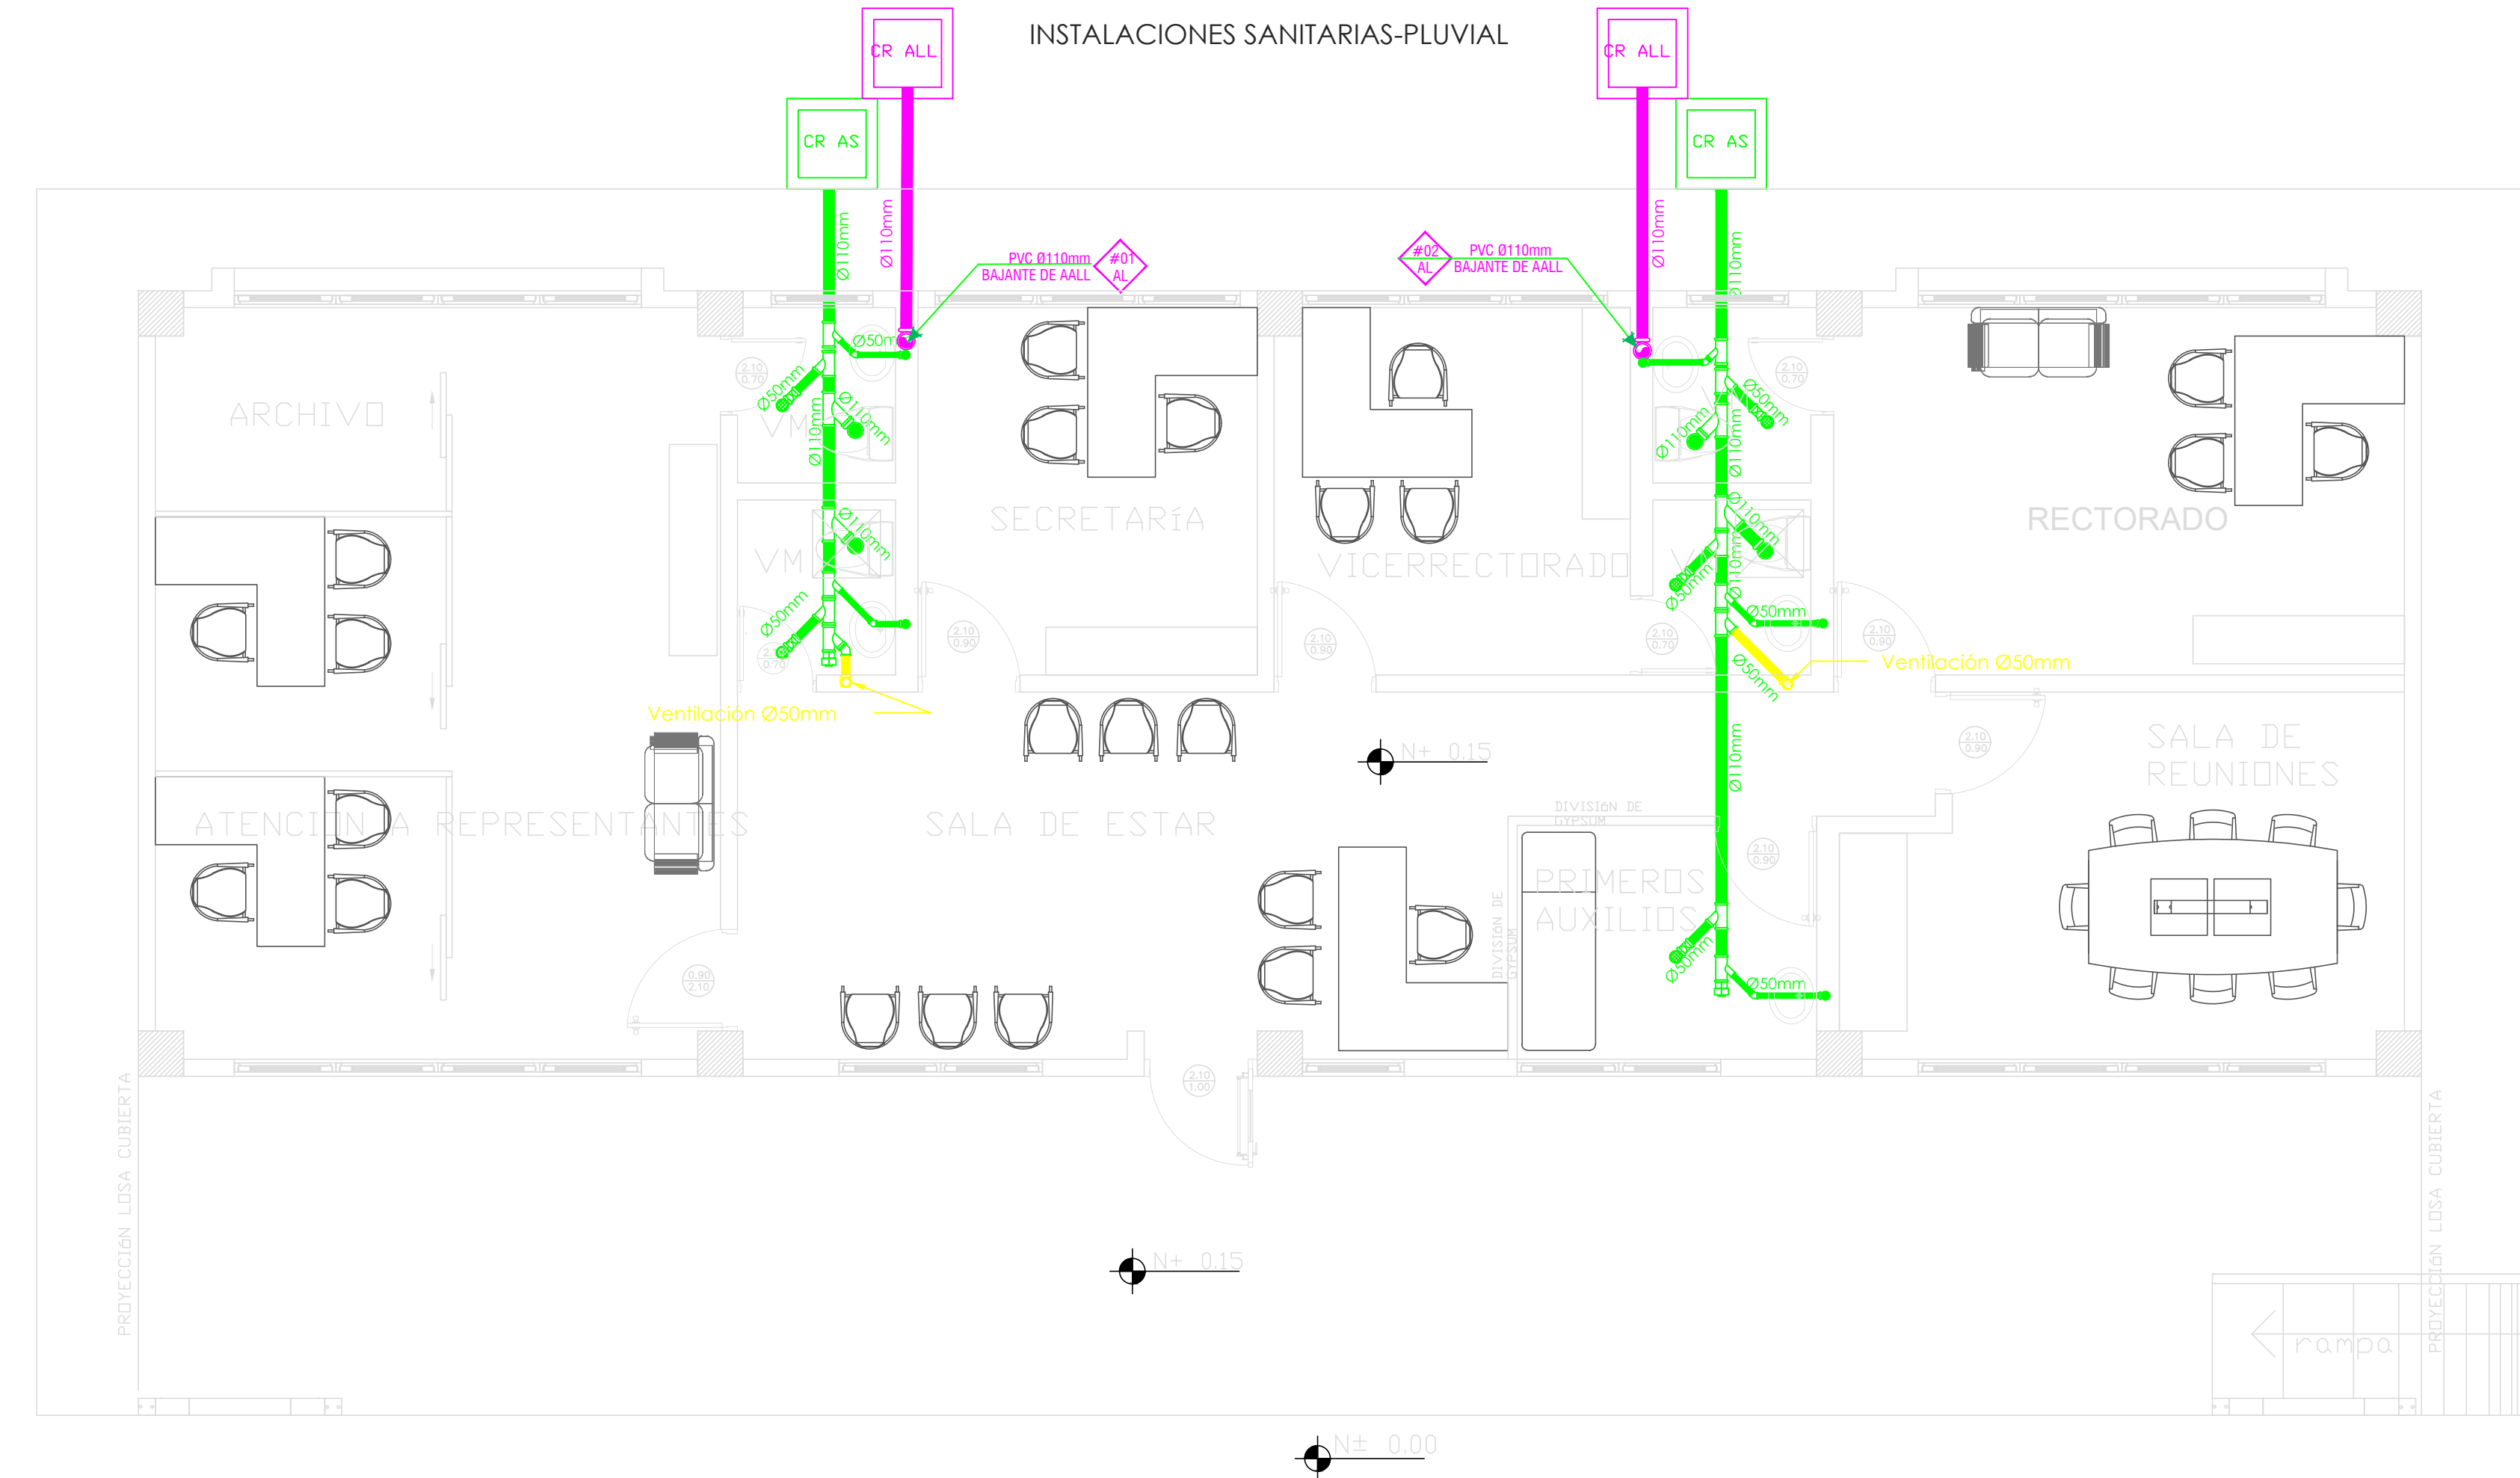


SIMBOLOGÍA

AGUAS LLUVIAS Y SERVIDAS	
	TUBERIA DE PVC DN DRENAJE DE AASS
	TUBERIA DE PVC DN DRENAJE DE AALL
	TUBERIA DE PVC DN VENTILACIÓN
	BAIANTE DE AASS DE PVC DN
	BAIANTE DE AALL DE PVC DN
	VENTILACIÓN
	SUMIDERO DE AALL Y TRAMPA DE PISO
	YEE REDUCTORA
	YEE
	CODO 45°
	TAPON DE REGISTRO
	NO. DE COLUMNA DE DESAGUE DE AASS
	NO. DE COLUMNA DE DESAGUE DE AALL
	NO. DE COLUMNA DE DESAGUE DE VEN
	CAJA DE REGISTRO DE AA.SS.
	CAJA DE REGISTRO DE AA.LL.

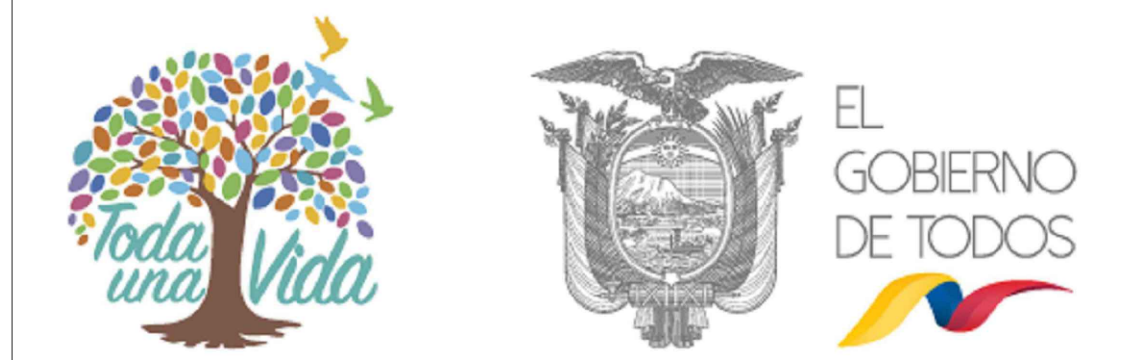

RESPONSABLES:

ARQ. PABLO ESTEBAN OCHOA DIRECTOR DE PROYECTO SONDEOS, ESTRUCTURAS Y GEOTÉCNIA S.A. - ECUADOR SEG INGENIERIA - ECUADOR	ING. HERNÁN ERAZO VILLACRESES ADMINISTRADOR DE CONTRATO # BIRF-8542-SBCC-CF-2018-018
ING. RODRIGO SÁNCHEZ MIÑO CONSULTOR HIDROSANITARIO SENESCYT No. 1027-02-309773	ING. JORGE LUIS GÓMEZ ESPECIALISTA HIDROSANITARIO MINEDUC

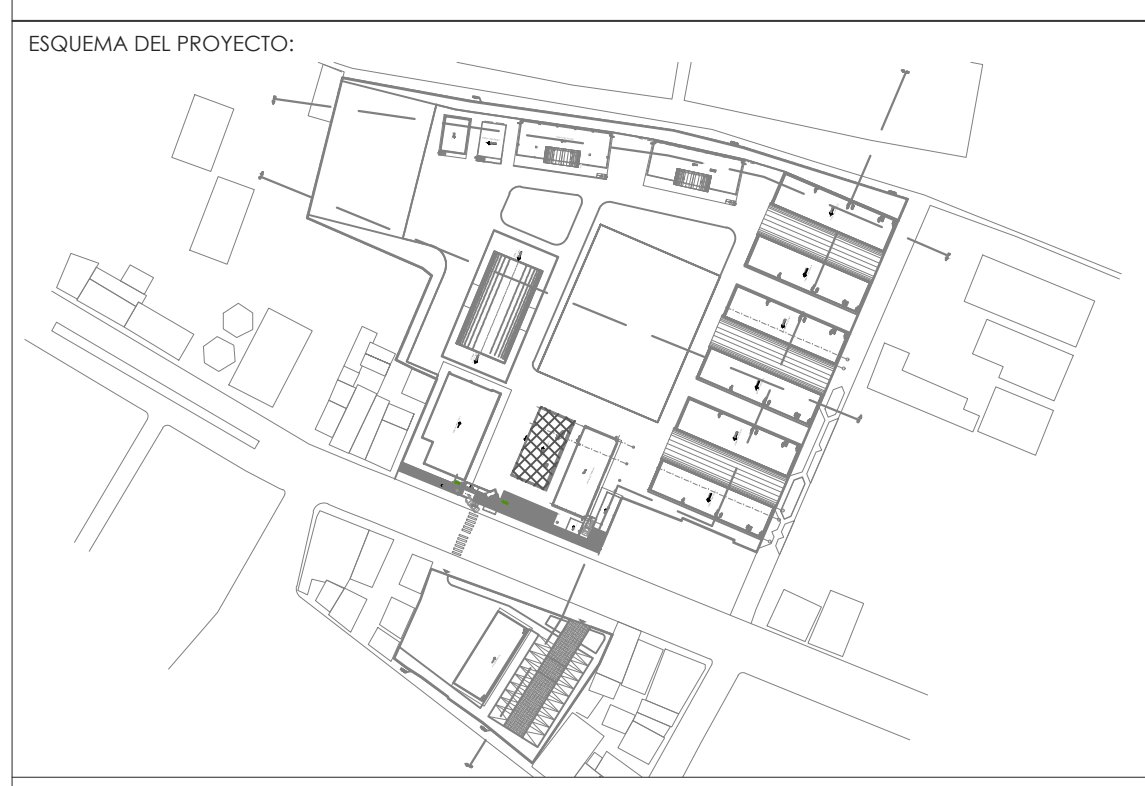

PROYECTO: BIRF-8542-SBCC-CF-2018-018

" CONSULTORÍA PARA INTERVENCIÓN EN LA INFRAESTRUCTURA EXISTENTE Y PROPUESTA PARA LA REPOTENCIACIÓN DE LA UNIDAD EDUCATIVA 23 DE JUNIO, UBICADA EN EL CANTÓN BABA, PROVINCIA DE LOS RÍOS "

UNIDAD EDUCATIVA: UNIDAD EDUCATIVA 23 DE JUNIO

CANTÓN: BABA	PROVINCIA: LOS RÍOS
--------------	---------------------

CONTIENE:

BLOQUE ADMINISTRATIVO:
RED INTERNA DE AGUA POTABLE
RED INTERNA SANITARIA
RED INTERNA PLUVIAL

ESCALA: 1:50	FECHA: 20-12-2019	LÁMINA N.º HS-ED-06
--------------	-------------------	---------------------

SELLOS MUNICIPALES: