



BLIBLIOTECA
INSTALACIONES AGUA POTABLE

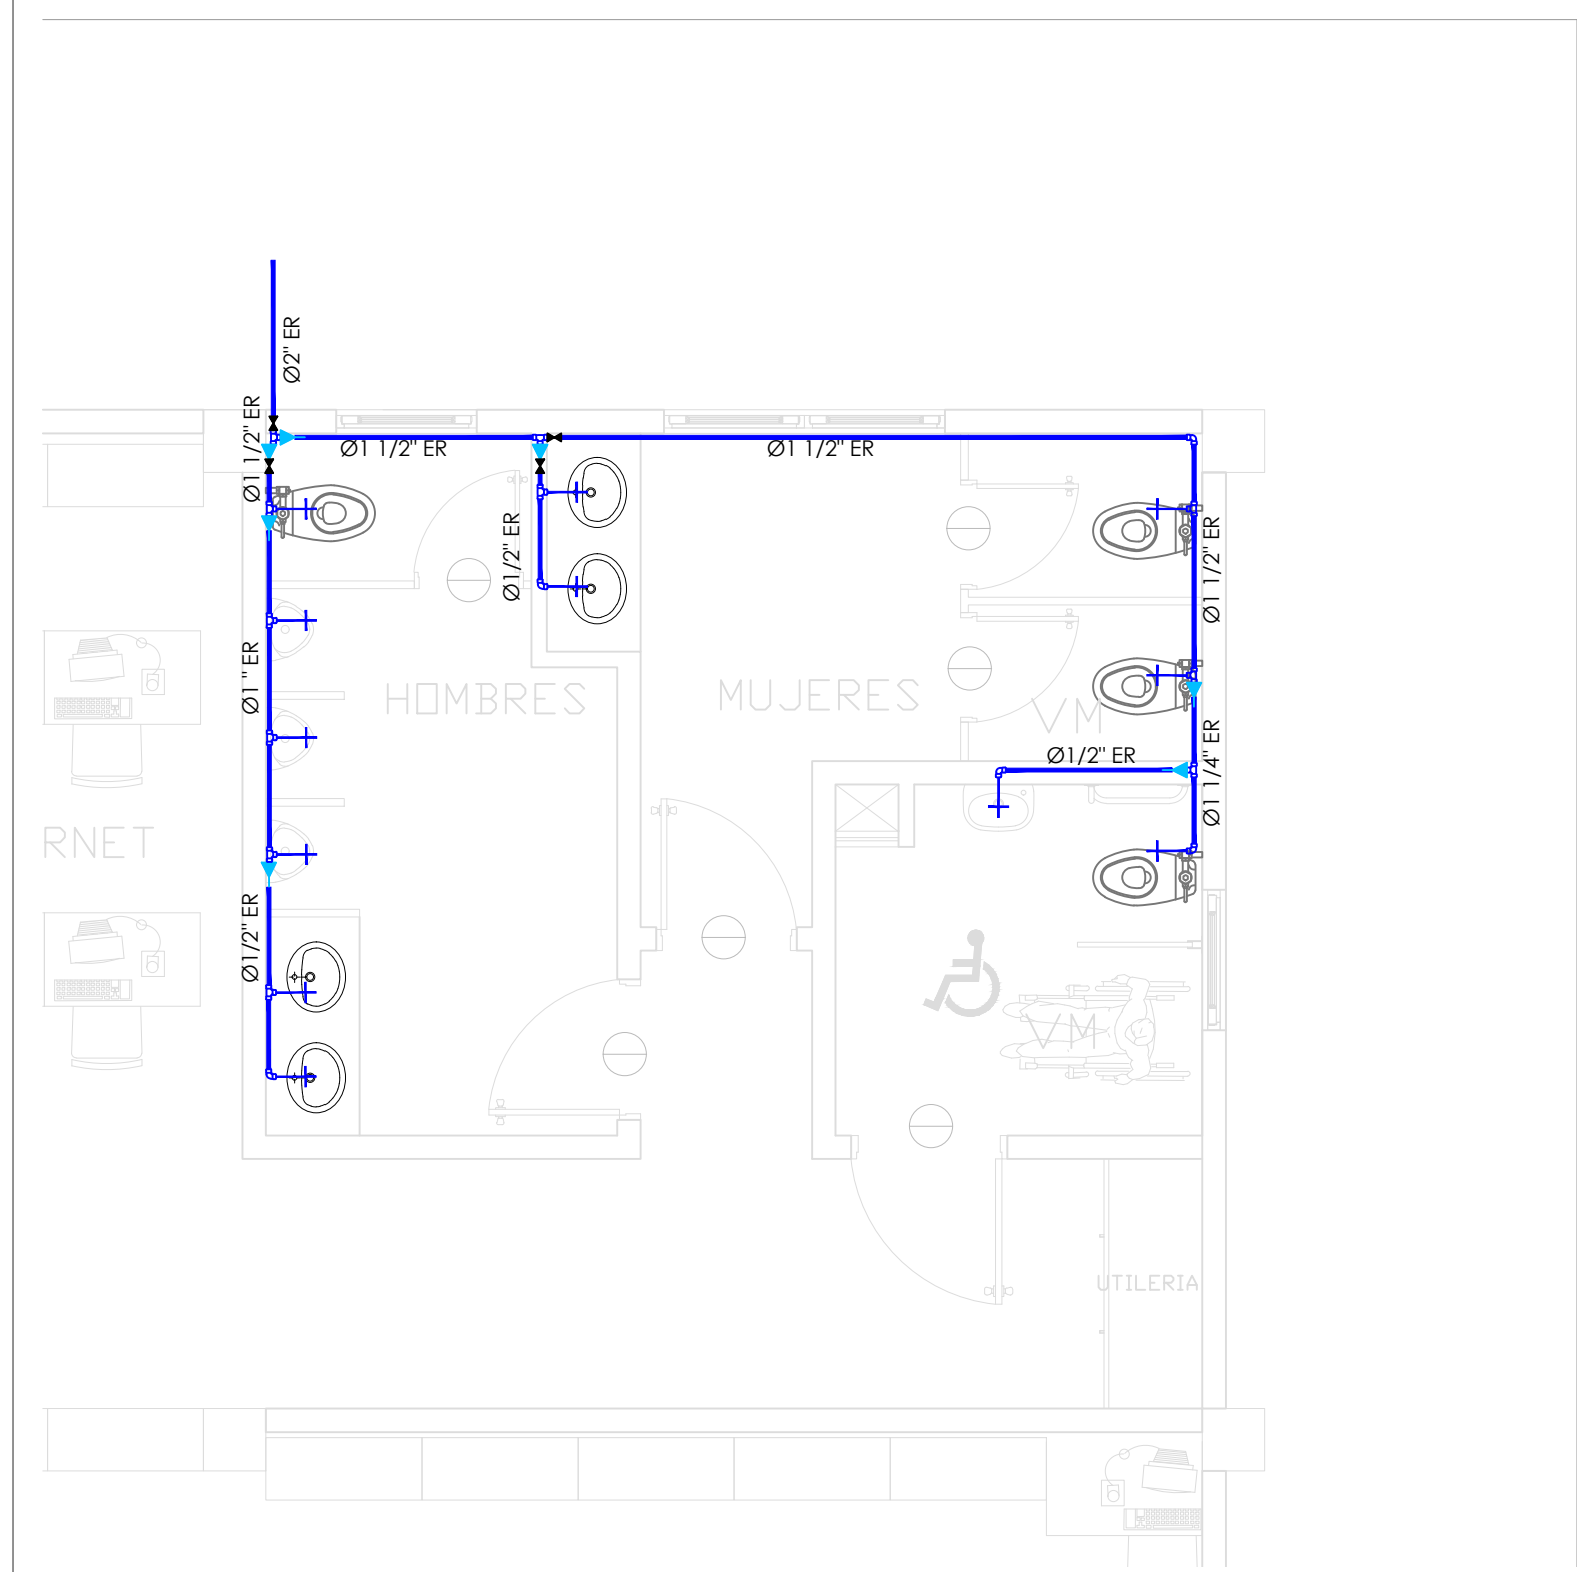


SIMBOLOGÍA	
AGUA POTABLE	
	TUBERIA PVC EXTREMO ROSCADO
	TEE
	CODO 90°
	VALVULA DE COMPUERTA REDUCCION
	MONTANTE

BLIBLIOTECA
INSTALACIONES SANITARIAS-PLUVIAL
DESAGÜE (AIRE ACONDICIONADO)

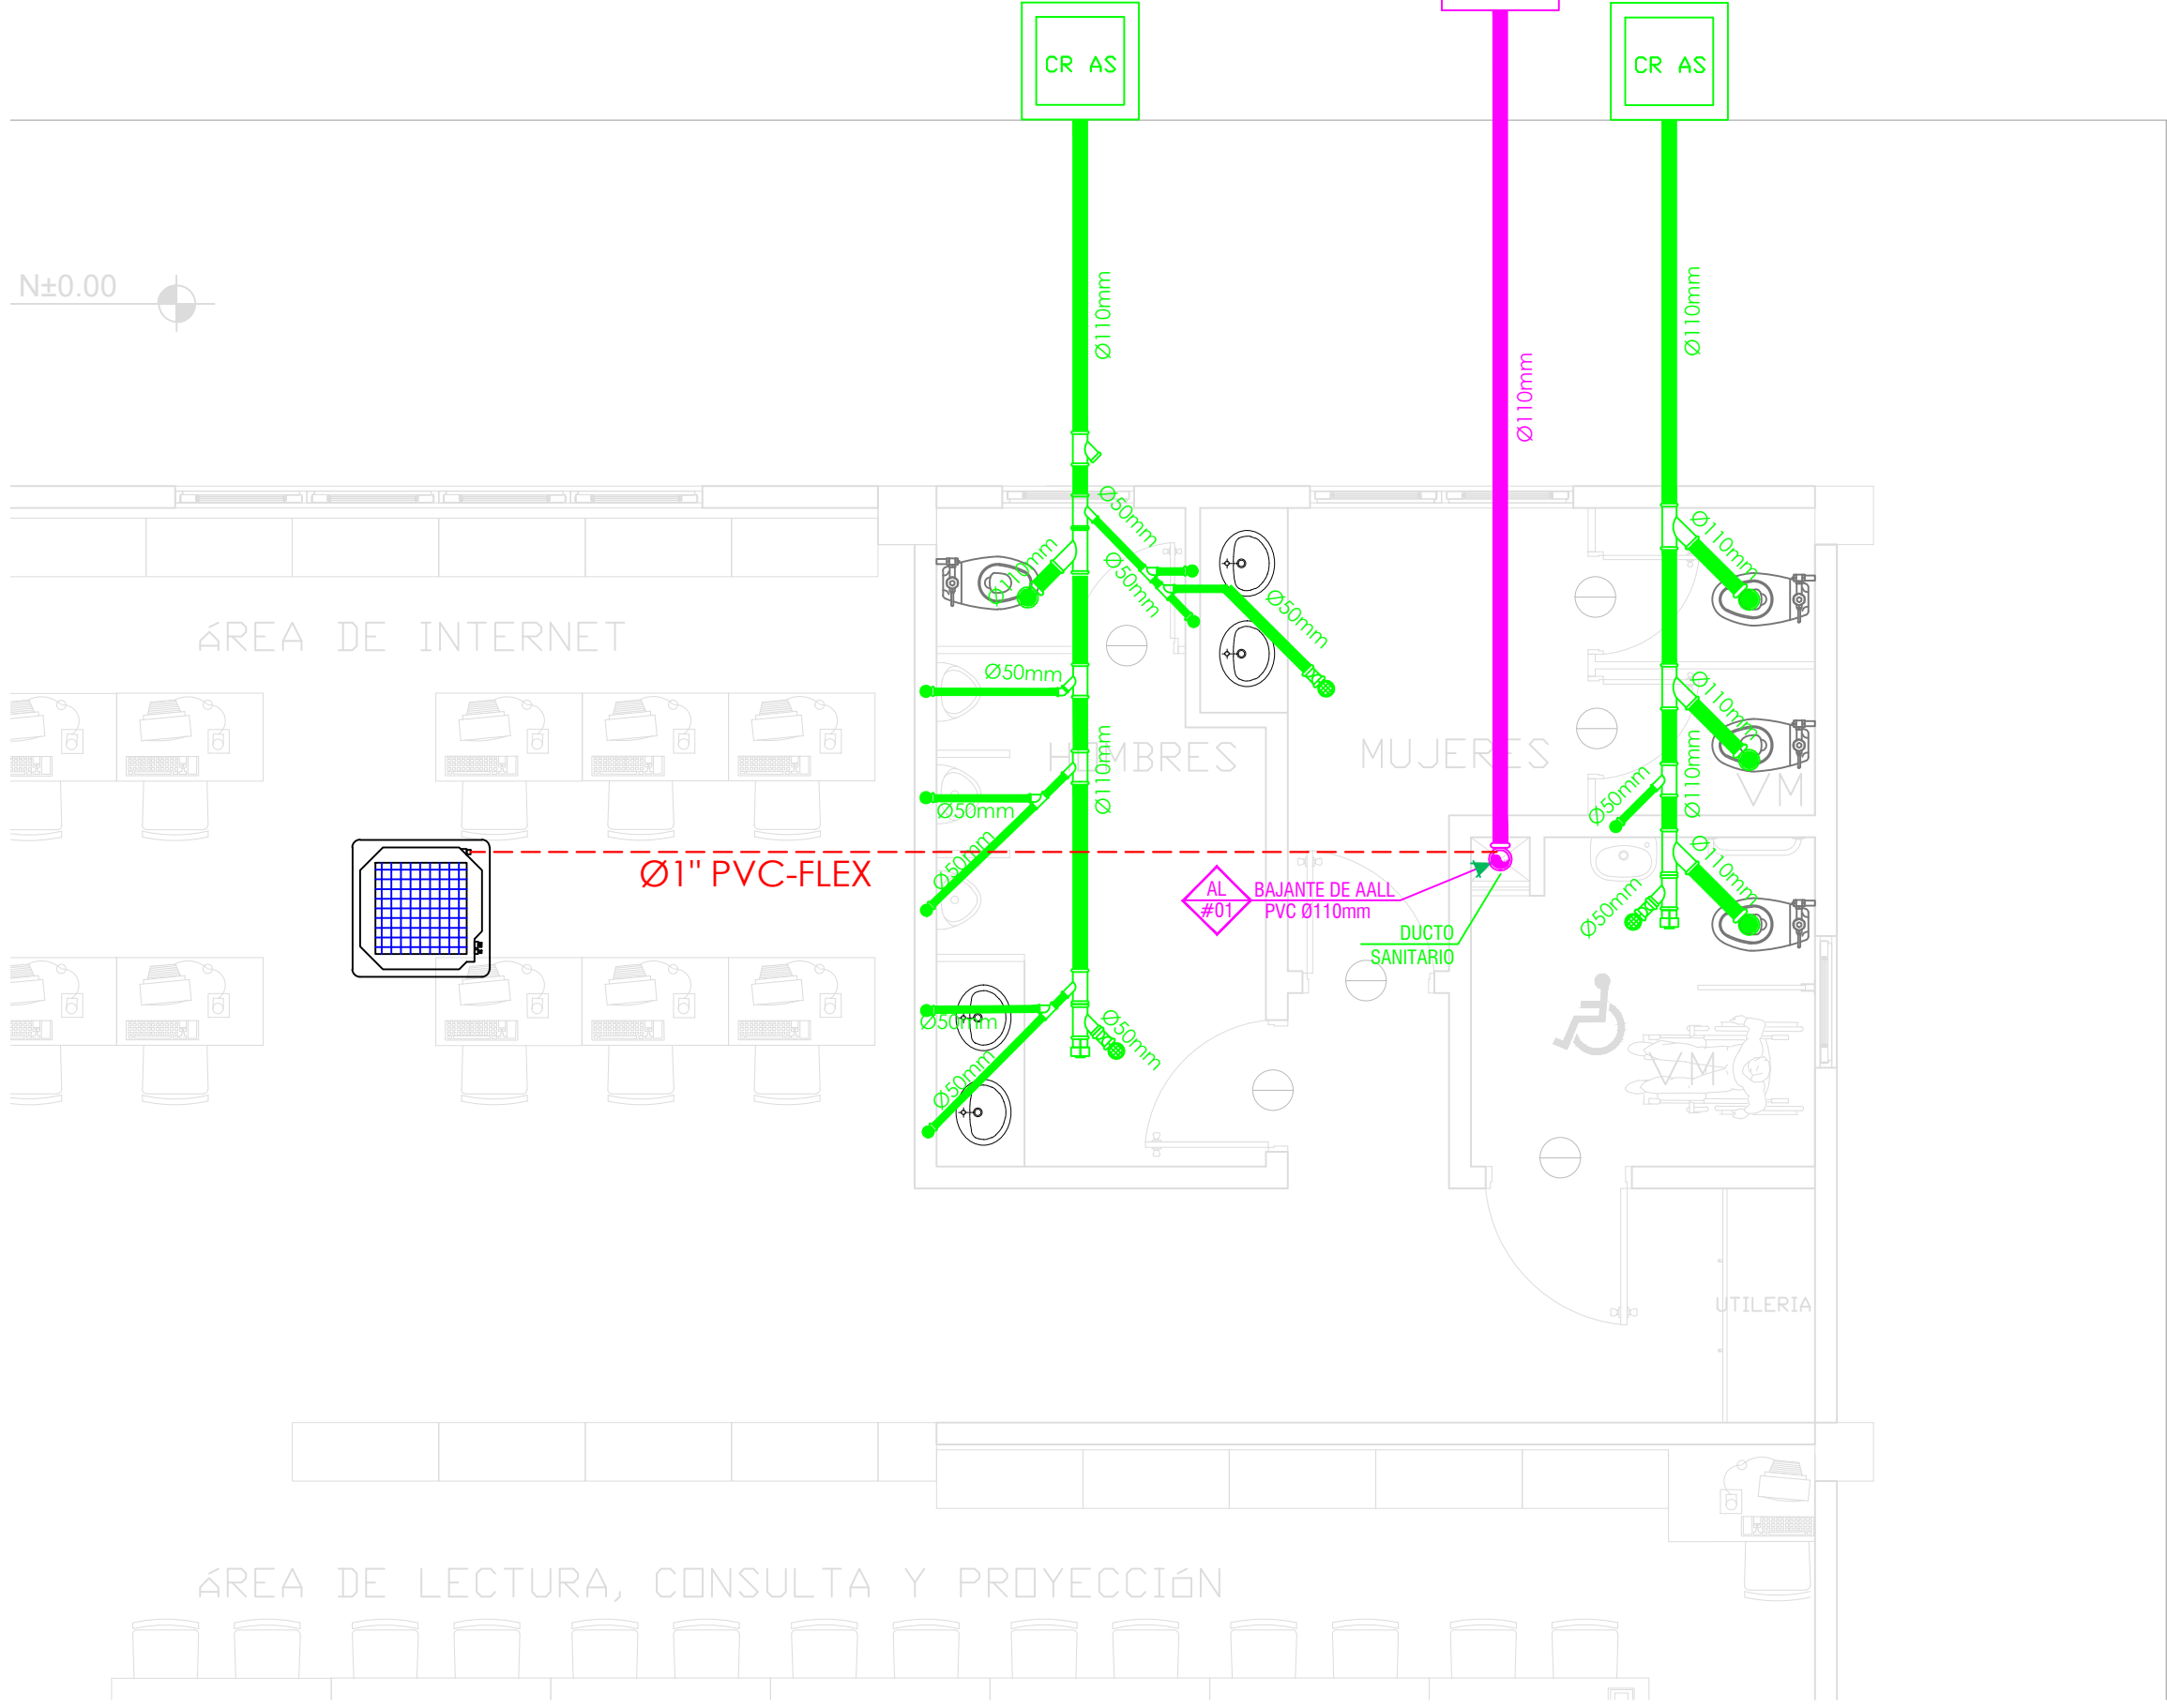

SIMBOLOGÍA	
AGUAS LLUVIAS Y SERVIDAS	
	TUBERIA DE PVC DIN DRENAJE DE AASS
	TUBERIA DE PVC DIN DRENAJE DE AALL
	BAIANTE DE AASS DE PVC DIN
	BAIANTE DE AALL DE PVC DIN
	VENTILACION
	SUMIDERO DE AALL Y TRAMPA DE PISO
	YEE REDUCTORA
	CODO 45°
	TAPON DE REGISTRO
	NO. DE COLUMNA DE DESAGUE DE AASS
	NO. DE COLUMNA DE DESAGUE DE AALL
	UNIDAD EVAPORADORA
	TUBERIA PVC FLEX 1"
	CAJA DE REGISTRO DE AA SS.
	CAJA DE REGISTRO DE AALL

BLIBLIOTECA
INSTALACIONES SANITARIAS-PLUVIAL
DESAGÜE (AIRE ACONDICIONADO)

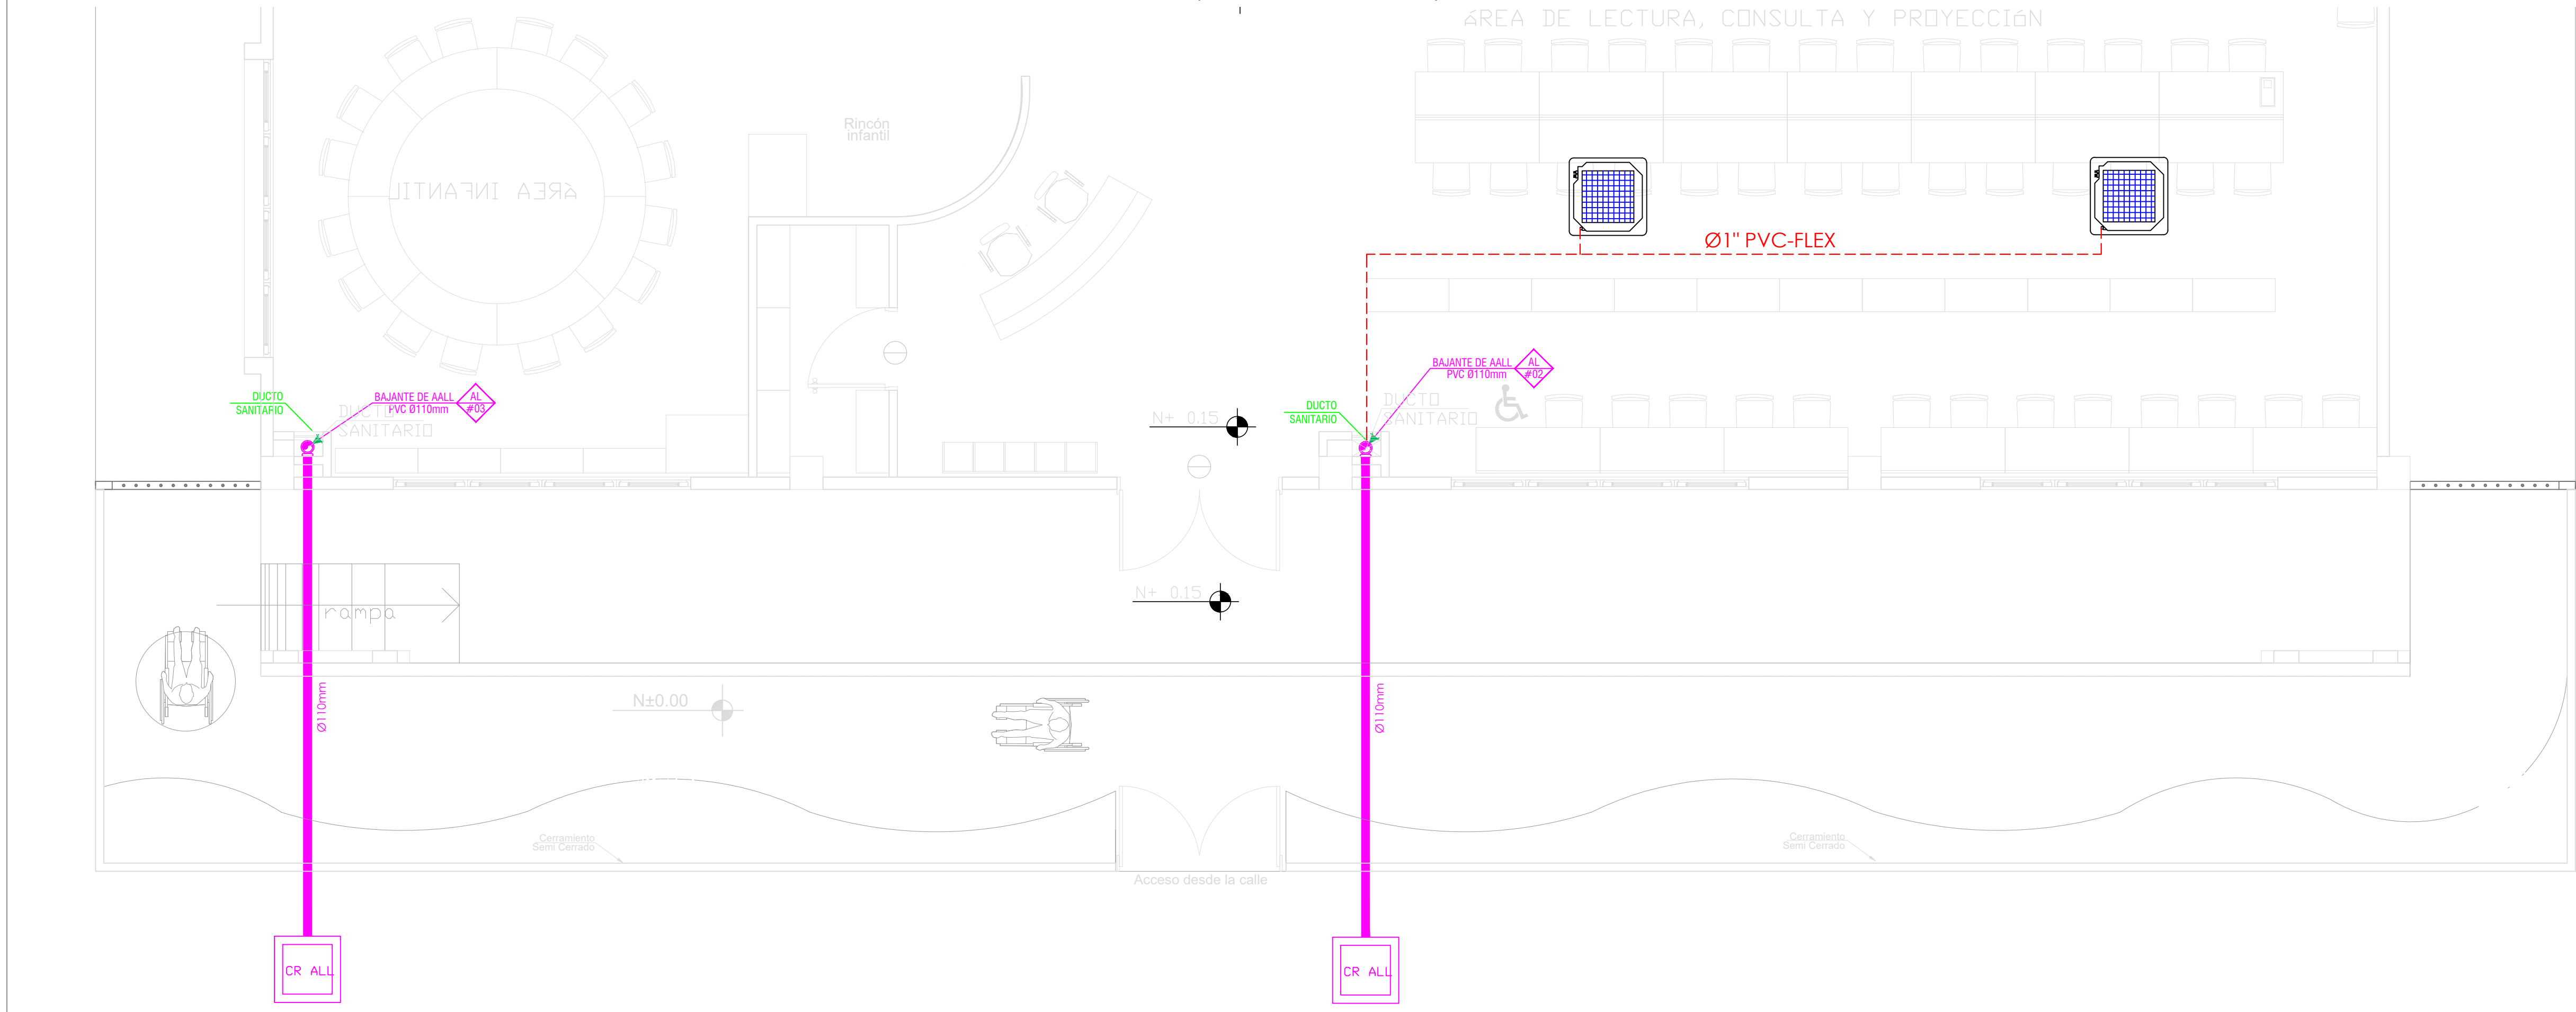

MINISTERIO DE EDUCACIÓN




RESPONSABLES:

ARQ. PABLO ESTEBAN OCHOA
DIRECTOR DE PROYECTO
SONDEOS, ESTRUCTURAS Y
GEOTECNIA S.A. - ECUADOR
SEG INGENIERIA - ECUADOR

ING. HERNÁN ERAZO VILLACRESES
ADMINISTRADOR DE CONTRATO
BIRF-8542-SBCC-CF-2018-018

ING. RODRIGO SÁNCHEZ MIÑO
CONSULTOR HIDROSANITARIO
SENESCYT No. 1027-02-309773

ING. JORGE LUIS GÓMEZ
ESPECIALISTA HIDROSANITARIO
MINEDUC

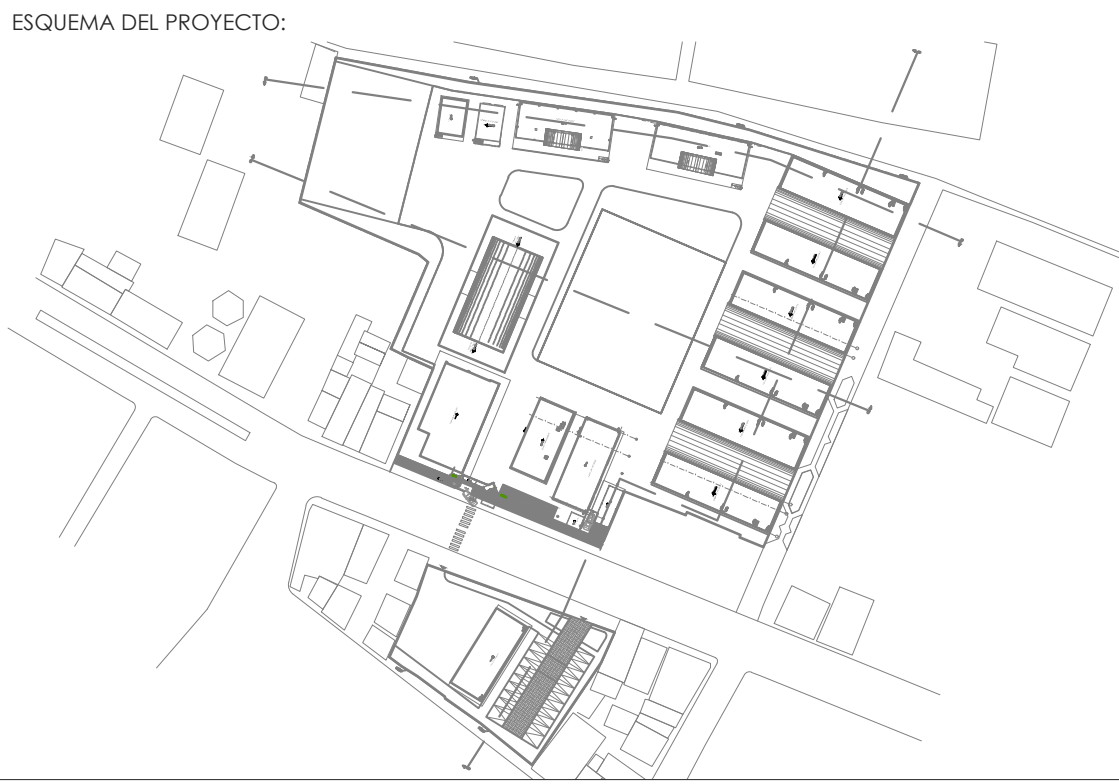

PROYECTO:

BIRF-8542-SBCC-CF-2018-018

" CONSULTORÍA PARA INTERVENCIÓN EN LA INFRAESTRUCTURA EXISTENTE
Y PROPUESTA PARA LA REPOTENCIACIÓN DE LA UNIDAD EDUCATIVA 23
DE JUNIO, UBICADA EN EL CANTÓN BABA, PROVINCIA DE LOS RÍOS "

UNIDAD EDUCATIVA:

UNIDAD EDUCATIVA 23 DE JUNIO

CANTÓN:

BABA

PROVINCIA:

LOS RÍOS

CONTIENE:

BIBLIOTECA:
RED INTERNA DE AGUA POTABLE
RED INTERNA SANITARIA
RED INTERNA PLUVIAL
DESAGÜE (AIRE ACONDICIONADO)

ESCALA:

1:50

FECHA:

20-12-2019

LÁMINA N.º

HS-ED-08

SELLOS MUNICIPALES: