




GARITA  
INSTALACIONES AGUA POTABLE

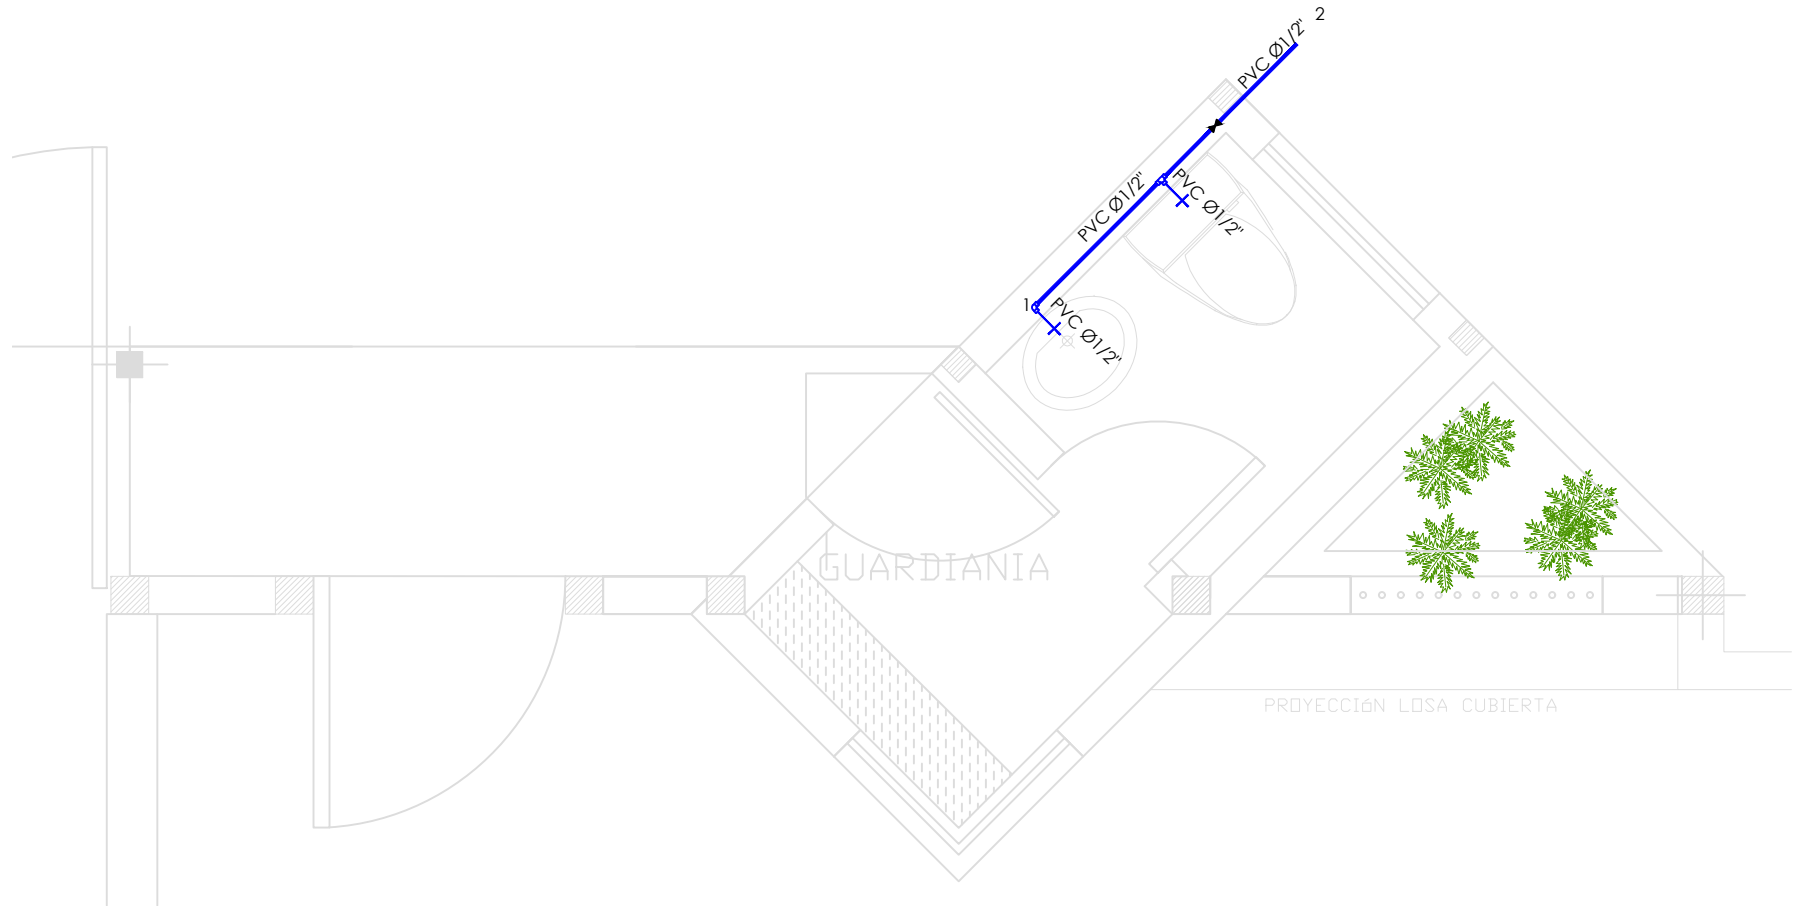


GARITA  
INSTALACIÓN PLUVIAL  
CUBIERTA

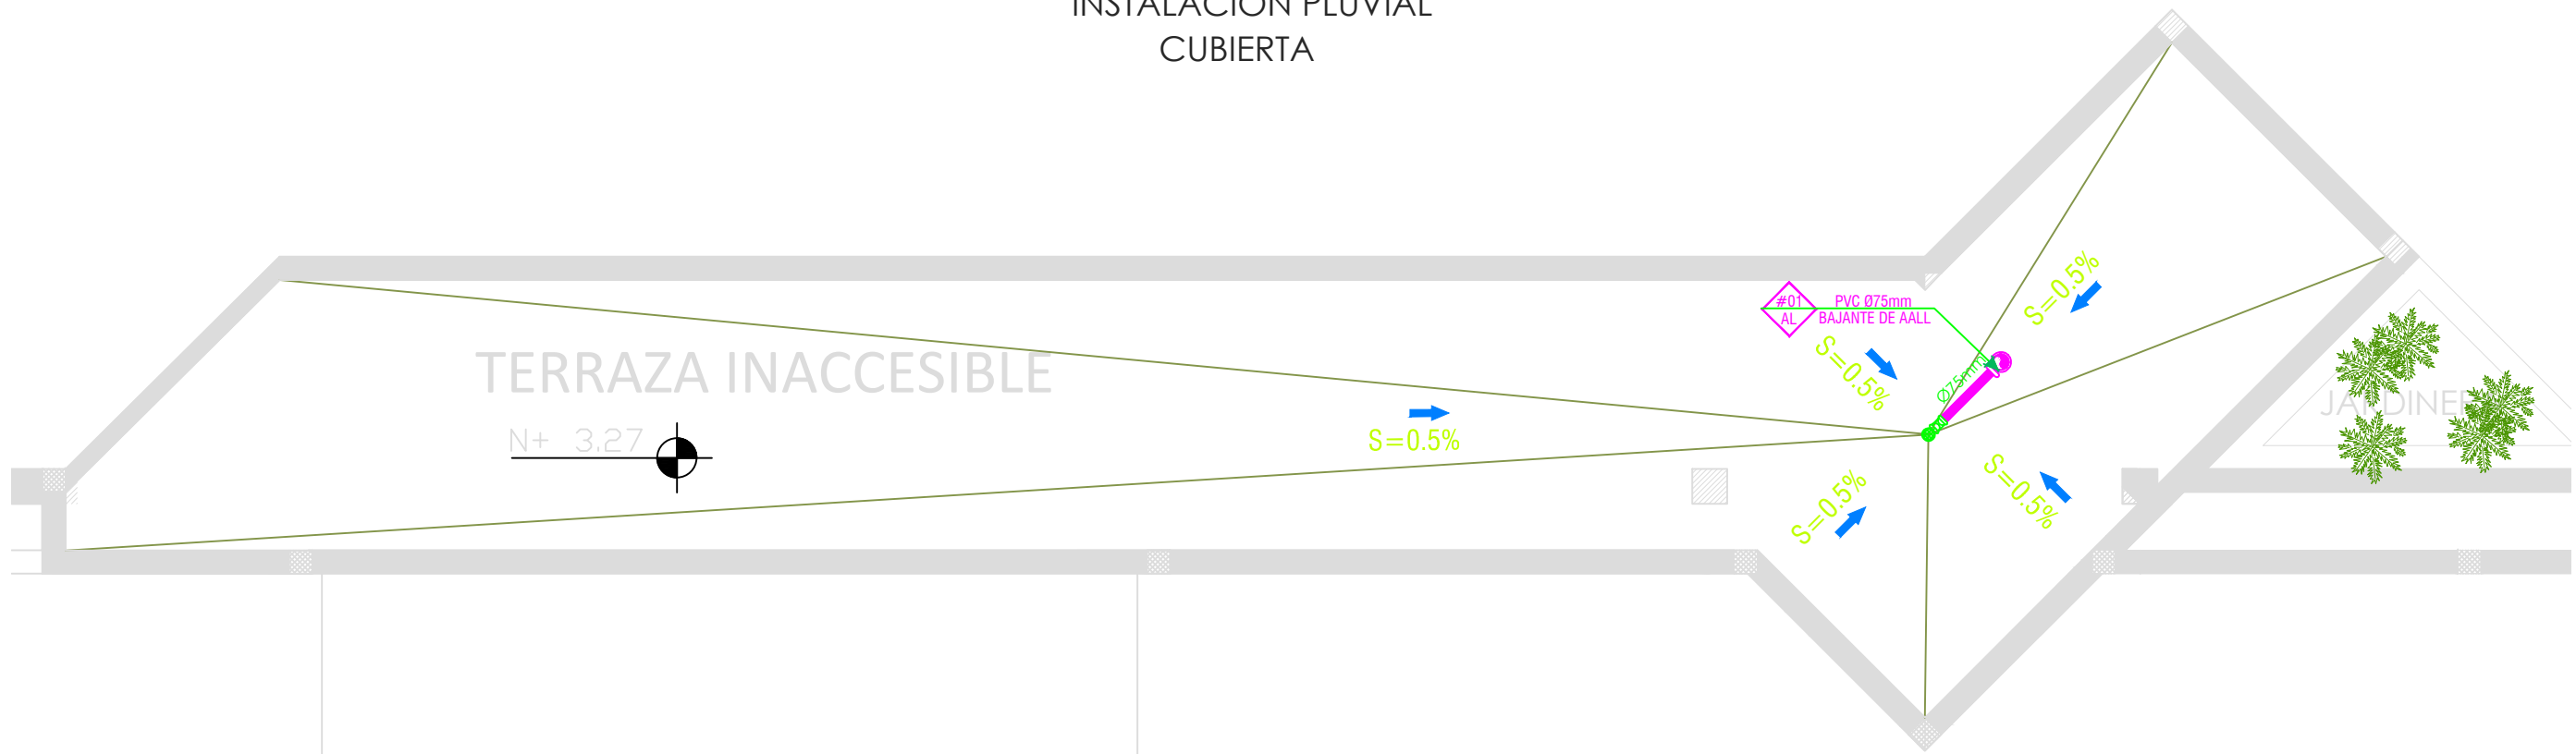


GARITA  
INSTALACIONES SANITARIA-PLUVIAL

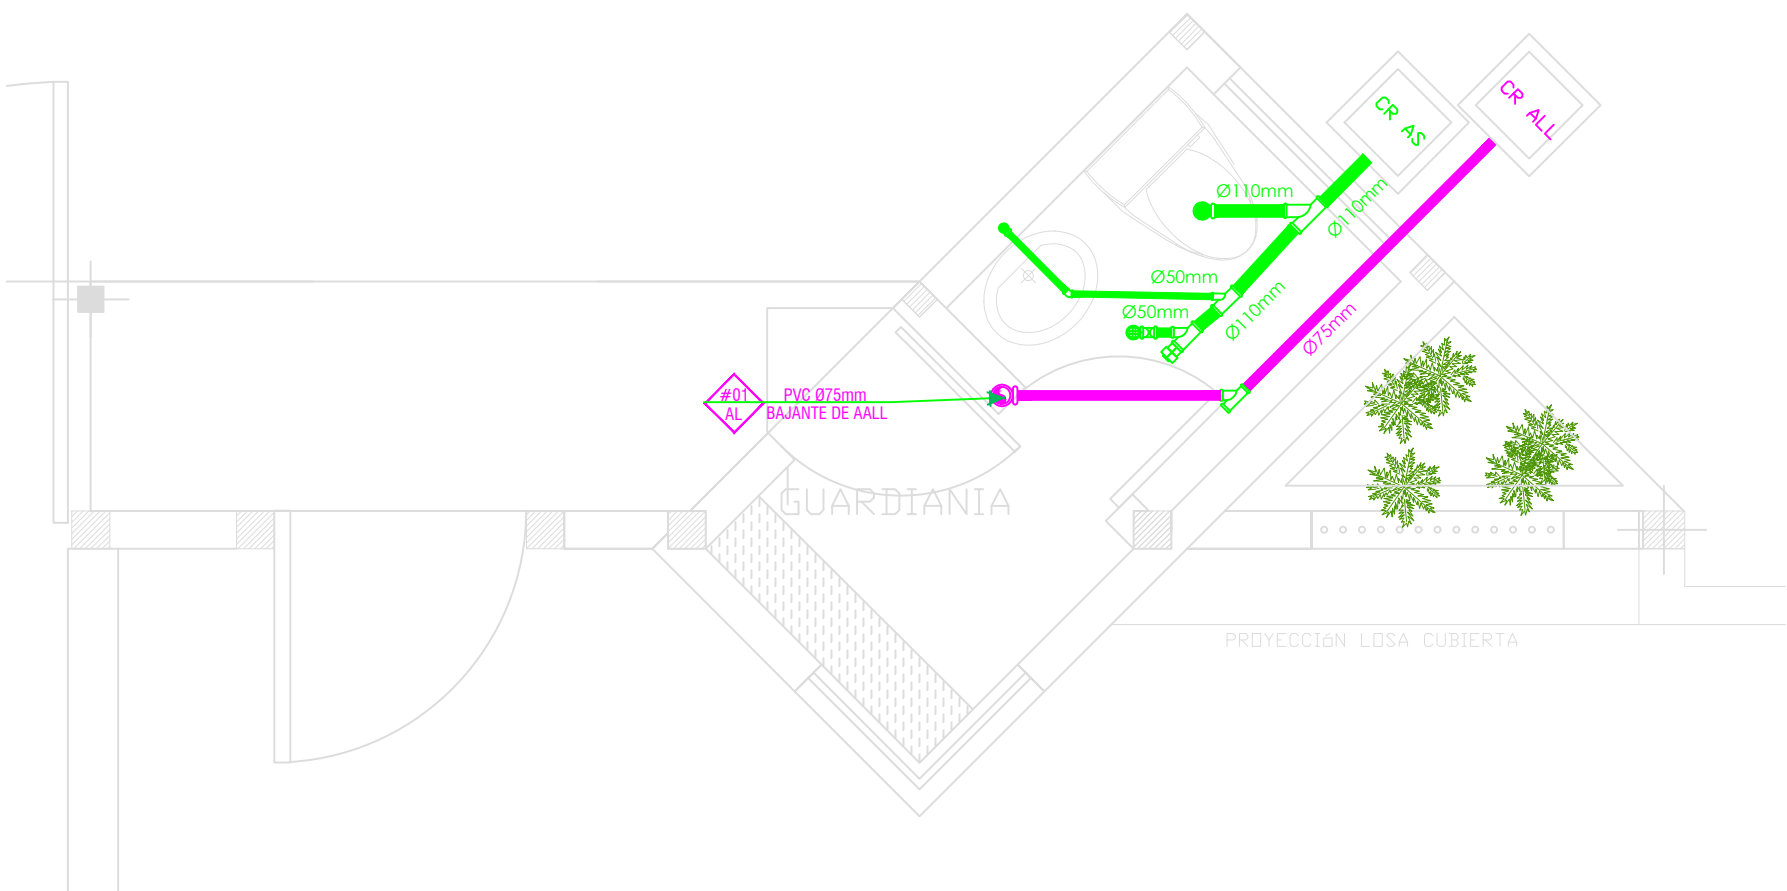

CUARTO DE BOMBAS-CISTERNA  
INSTALACIÓN PLUVIAL  
CUBIERTA

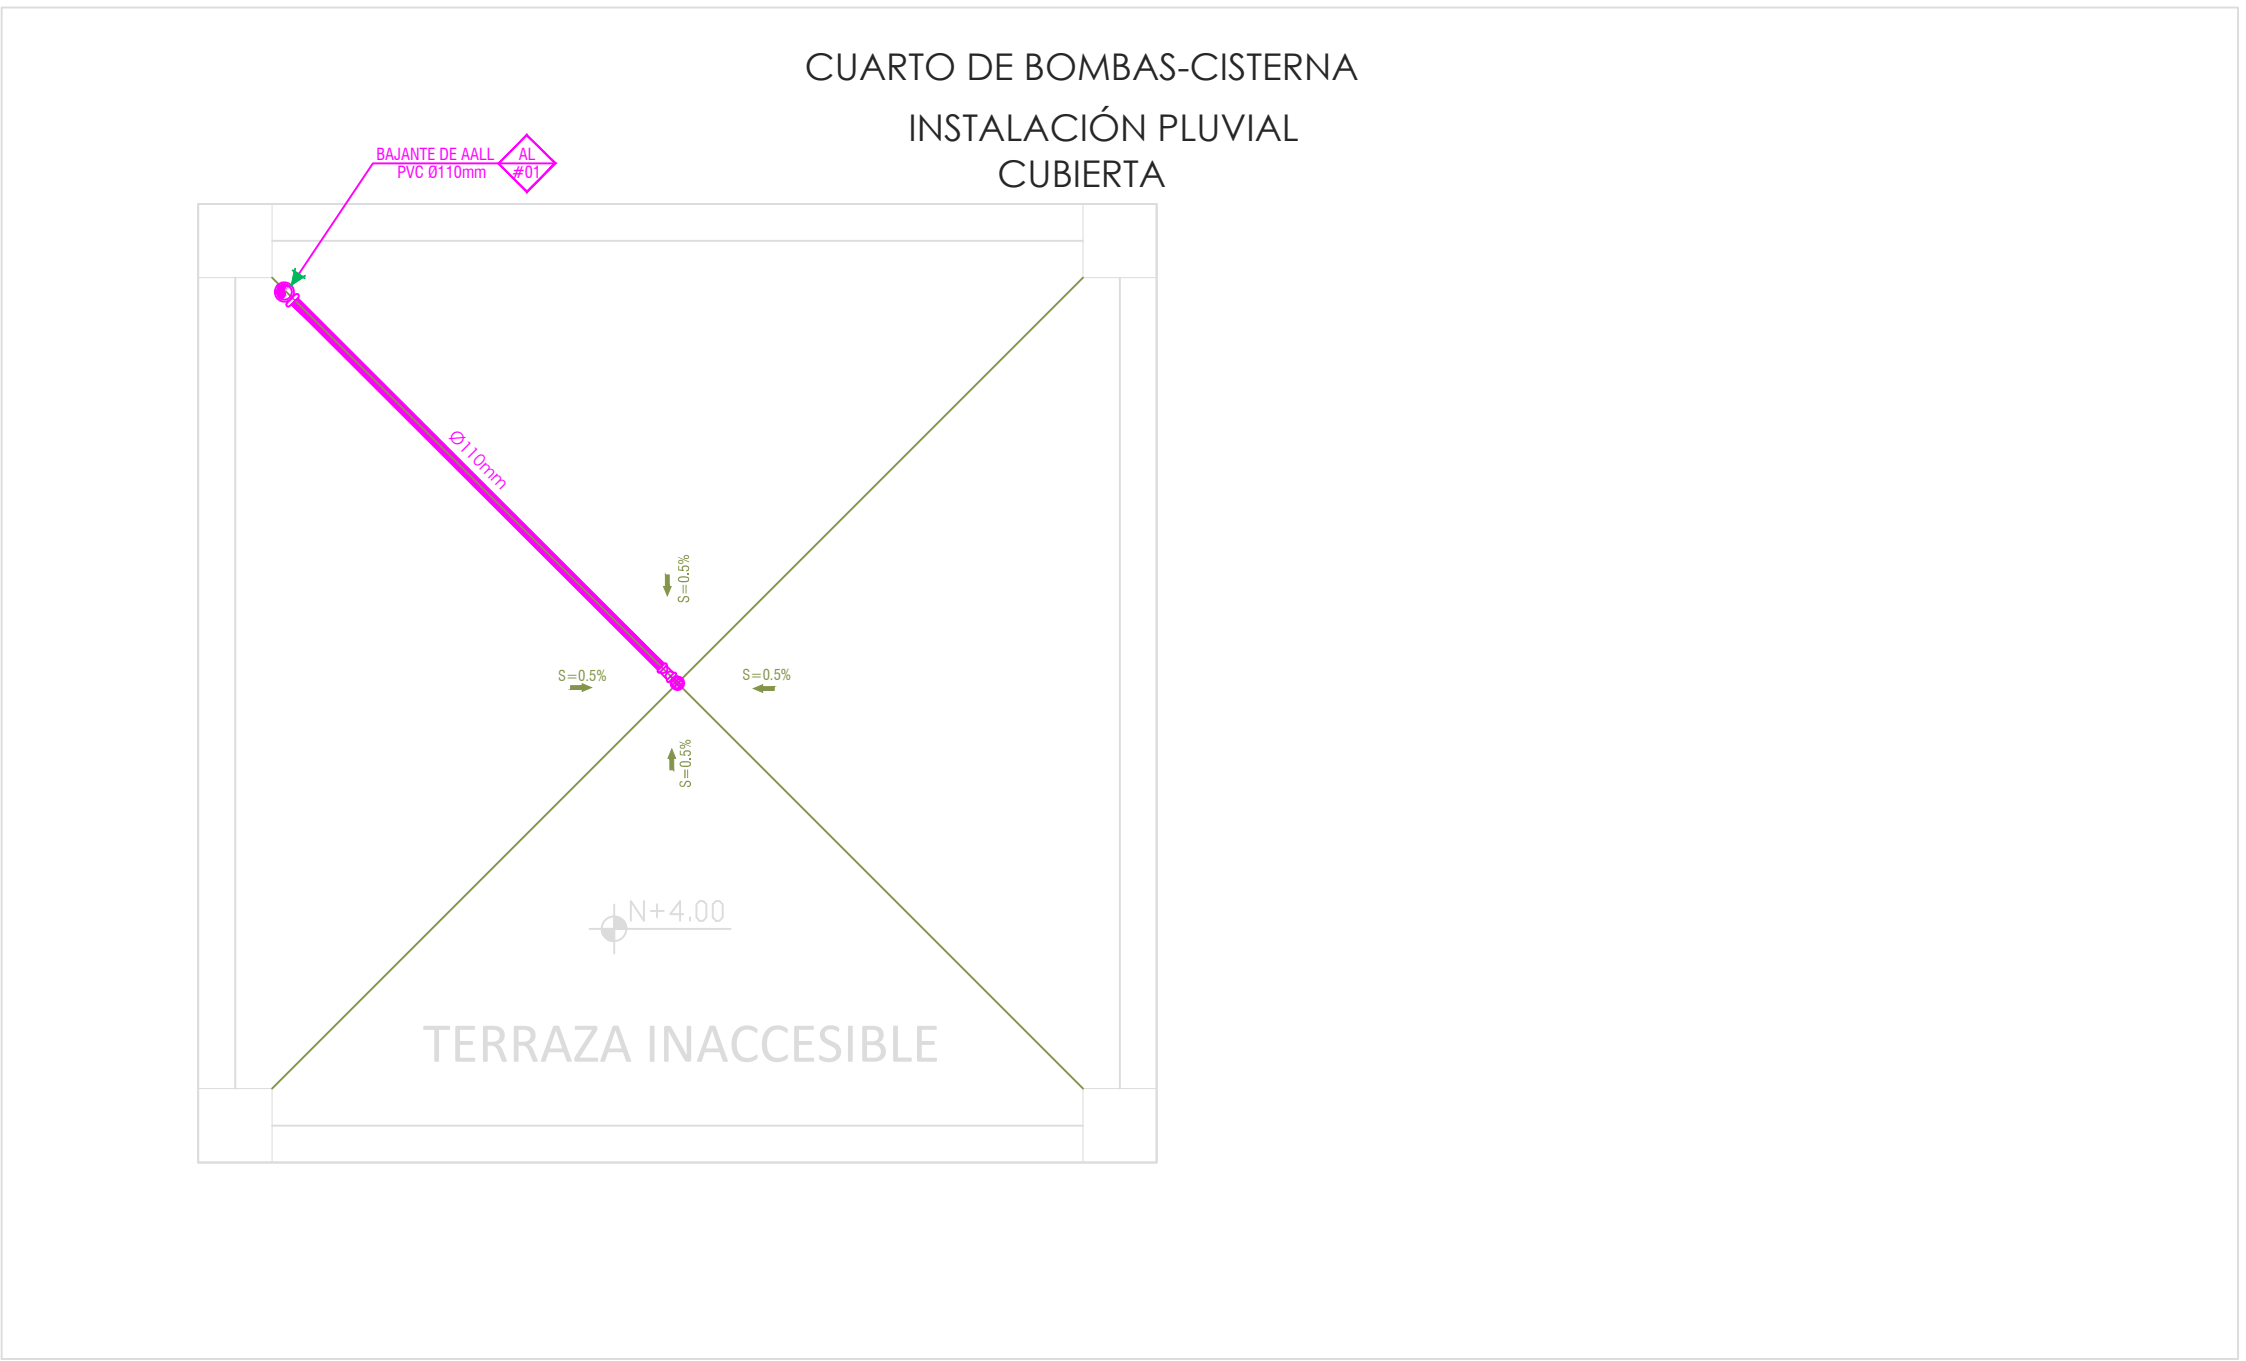

CUARTO DE BOMBAS-CISTERNA  
INSTALACIONES SANITARIAS-PLUVIAL

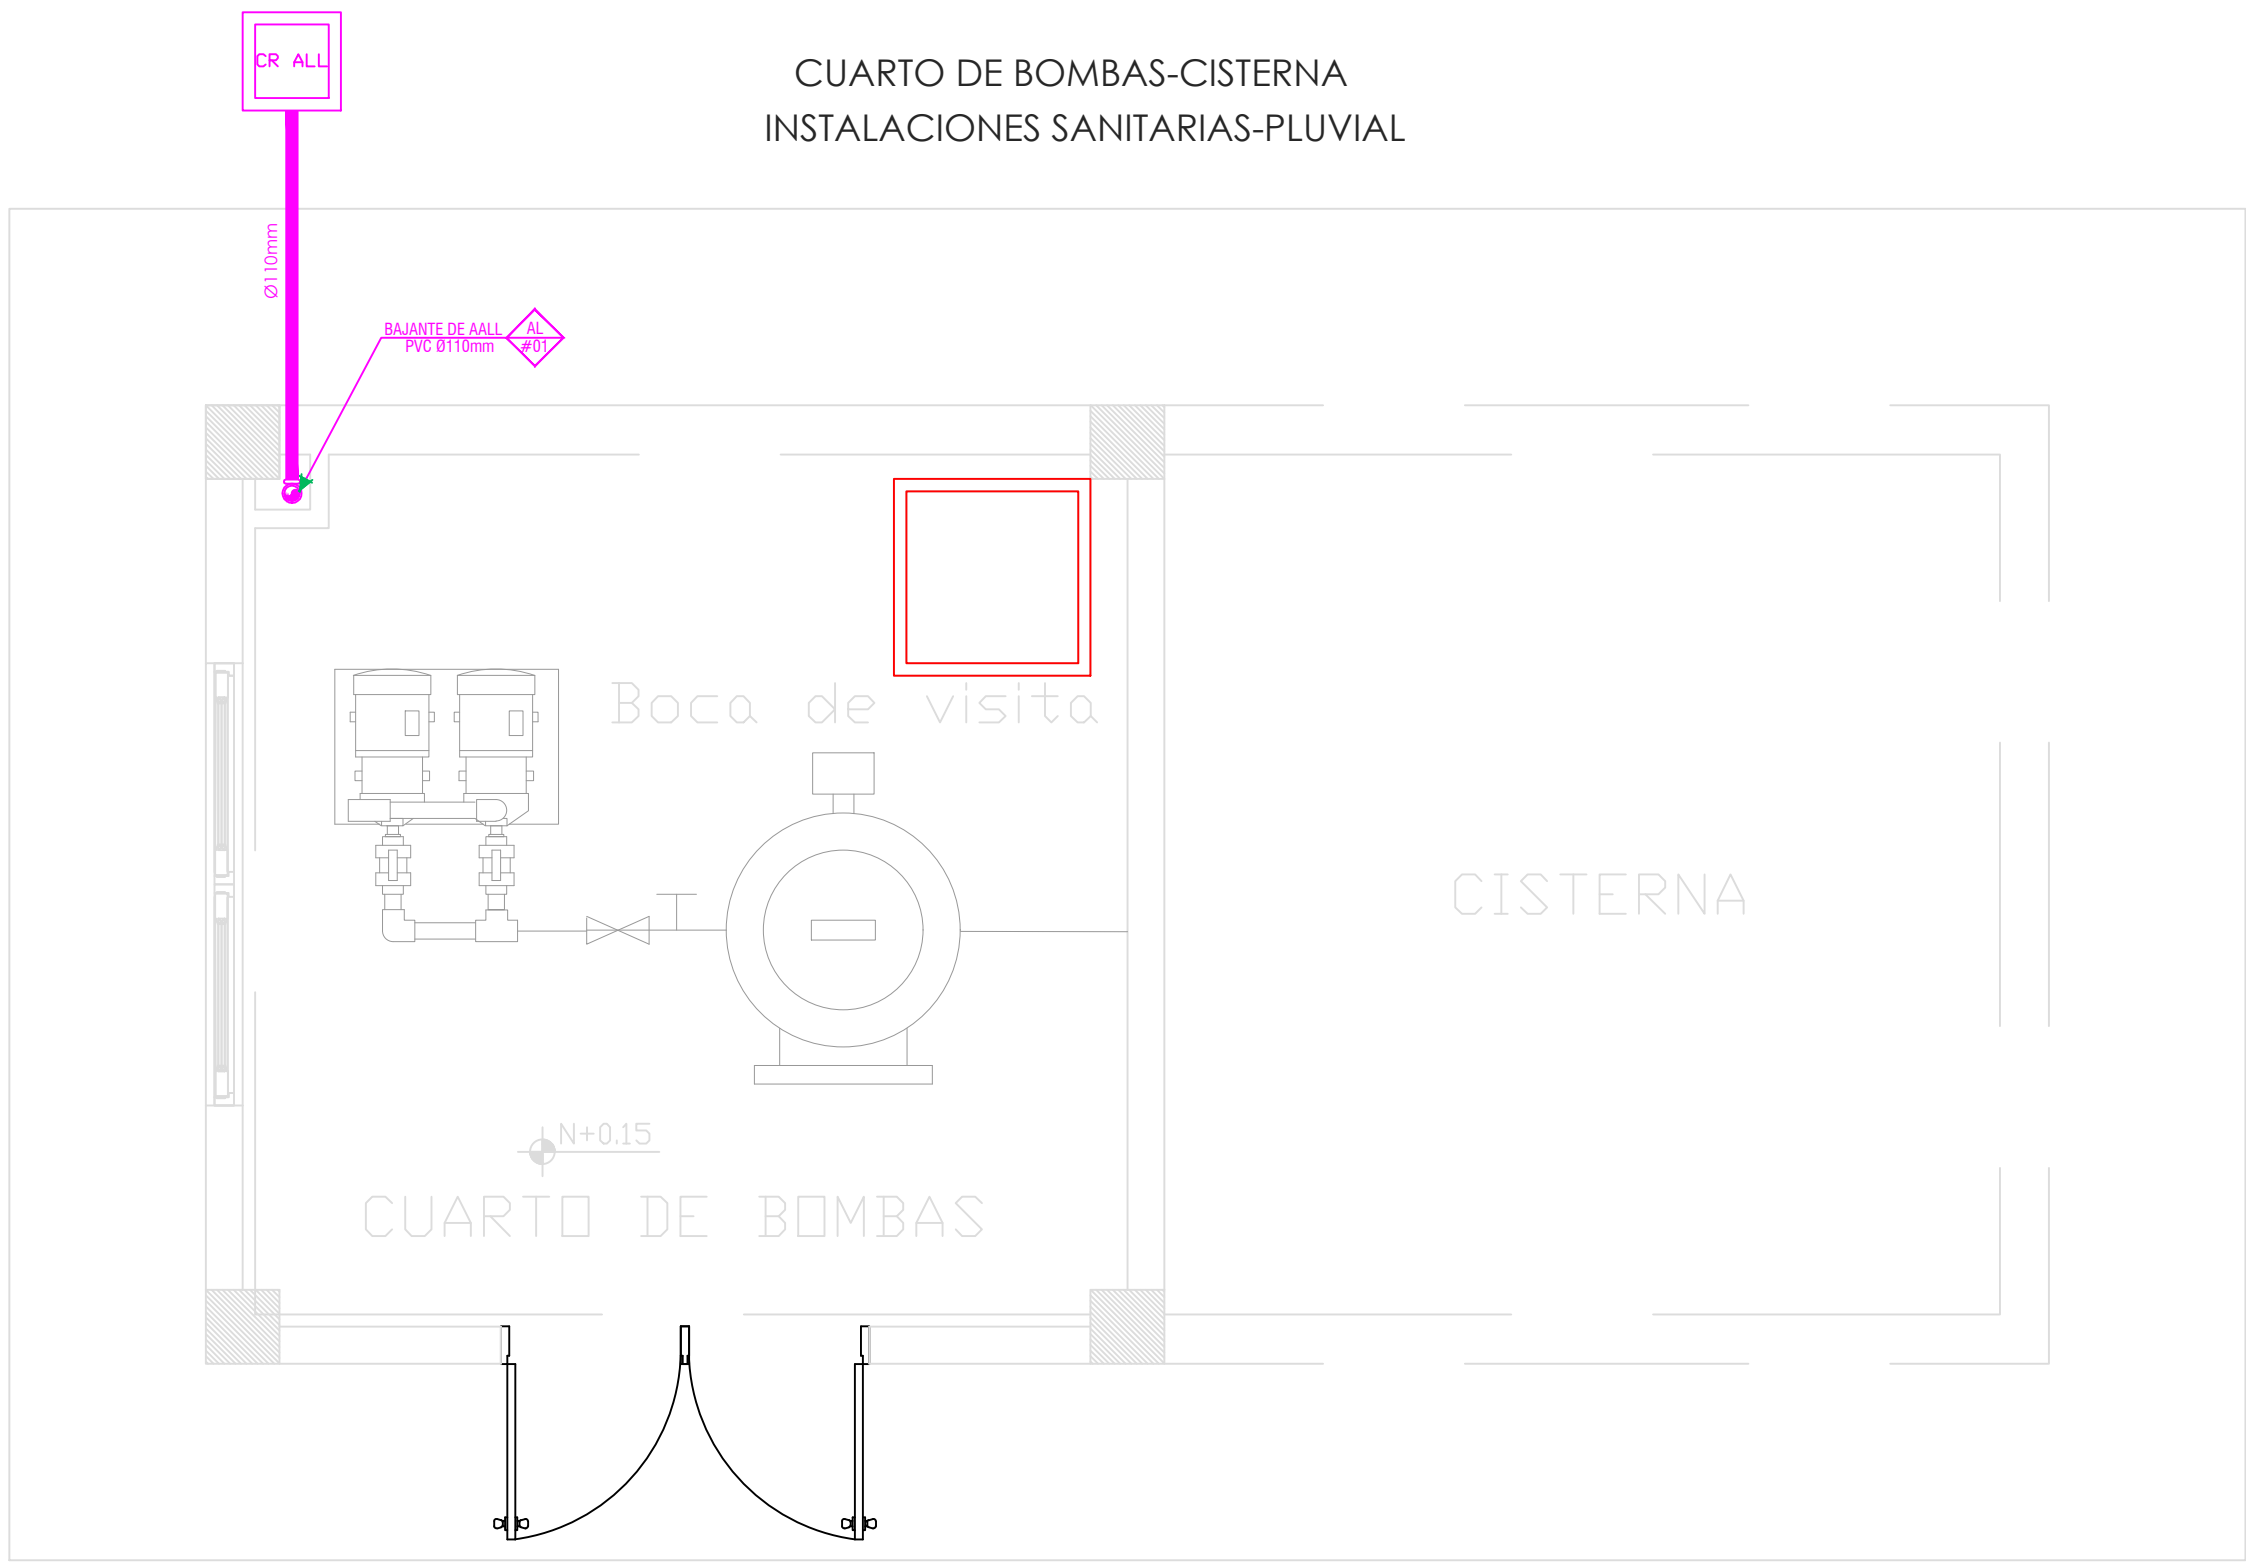

SIMBOLOGÍA

AGUAS LLUVIAS Y SERVIDAS	
	TUBERIA DE PVC DIN DRENAJE DE AASS
	TUBERIA DE PVC DIN DRENAJE DE AALL
	TUBERIA DE PVC DIN VENTILACIÓN
	BAIANTE DE AASS DE PVC DIN
	BAIANTE DE AALL DE PVC DIN
	VENTILACIÓN
	SUMIDERO DE AALL Y TRAMPA DE PISO
	YEE REDUCTORA
	YEE
	CODO 45°
	TAPON DE REGISTRO
	NO. DE COLUMNA DE DESAGUE DE AASS
	NO. DE COLUMNA DE DESAGUE DE AALL
	NO. DE COLUMNA DE DESAGUE DE VEN
	CAJA DE REGISTRO DE A.A.S.S.
	CAJA DE REGISTRO DE A.A.L.L.

SIMBOLOGÍA

AGUA POTABLE	
	TUBERIA PVC EXTREMO ROSCADO
	TEE
	CODO 90°
	VALVULA DE COMPUERTA
	REDUCCION
	MONTANTE

MINISTERIO DE EDUCACIÓN



RESPONSABLES:

ARQ. PABLO ESTEBAN OCHOA  
DIRECTOR DE PROYECTO  
SONDEOS, ESTRUCTURAS Y  
GEOTÉCNIA S.A. - ECUADOR  
SEG INGENIERIA - ECUADOR

ING. HERNÁN ERAZO VILLACRESES  
ADMINISTRADOR DE CONTRATO  
# BIRF-8542-SBCC-CF-2018-018

ING. RODRIGO SÁNCHEZ MIÑO  
CONSULTOR HIDROSANITARIO  
SENESCYT No. 1027-02-309773

ING. JORGE LUIS GÓMEZ  
ESPECIALISTA HIDROSANITARIO  
MINEDUC

ESQUEMA DEL PROYECTO:



PROYECTO:

BIRF-8542-SBCC-CF-2018-018

" CONSULTORÍA PARA INTERVENCIÓN EN LA INFRAESTRUCTURA EXISTENTE  
Y PROPUESTA PARA LA REPOTENCIACIÓN DE LA UNIDAD EDUCATIVA 23  
DE JUNIO, UBICADA EN EL CANTÓN BABA, PROVINCIA DE LOS RÍOS "

UNIDAD EDUCATIVA:

UNIDAD EDUCATIVA 23 DE JUNIO

CANTÓN:

BABA

PROVINCIA:

LOS RÍOS

CONTIENE:

GARITA - CUARTO DE BOMBAS:  
RED INTERNA AGUA POTABLE  
RED INTERNA SANITARIA  
RED INTERNA PLUVIAL (CUBIERTA)

ESCALA:

1:25

FECHA:

20-12-2019

LÁMINA N.º

HS-ED-20

SELLOS MUNICIPALES: