




RESPONSABLES:

ARQ. PABLO ESTEBAN OCHOA  
DIRECTOR DE PROYECTO  
SONDEOS, ESTRUCTURAS Y  
GEOTÉCNIA S.A. - ECUADOR  
SEG INGENIERIA - ECUADOR

ING. HERNÁN ERAZO VILLACRESES  
ADMINISTRADOR DE CONTRATO  
# BIRF-8542-SBCC-CF-2018-018

ING. RODRIGO SÁNCHEZ MIÑO  
CONSULTOR HIDROSANITARIO  
SENESCYT No. 1027-02-309773

ING. JORGE LUIS GÓMEZ  
ESPECIALISTA HIDROSANITARIO  
MINEDUC

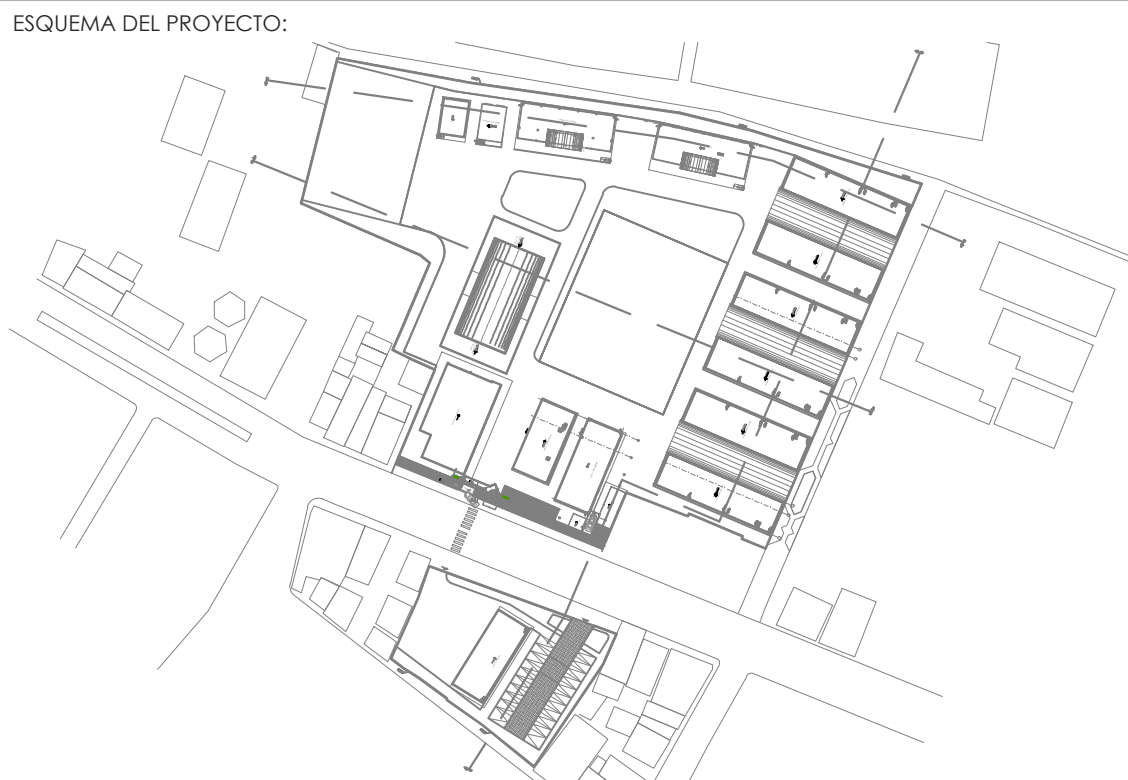

PROYECTO: BIRF-8542-SBCC-CF-2018-018

" CONSULTORÍA PARA INTERVENCIÓN EN LA INFRAESTRUCTURA EXISTENTE Y PROPUESTA PARA LA REPOTENCIACIÓN DE LA UNIDAD EDUCATIVA 23 DE JUNIO, UBICADA EN EL CANTÓN BABA, PROVINCIA DE LOS RÍOS "

UNIDAD EDUCATIVA: UNIDAD EDUCATIVA 23 DE JUNIO


CANTÓN: BABA PROVINCIA: LOS RÍOS

CONTIENE: COMEDOR:  
RED INTERNA SANITARIA  
RED INTERNA PLUVIAL  
DESAGÜE (AIRE ACONDICIONADO)

ESCALA: 1:75 FECHA: 20-12-2019 LÁMINA N.º HS-ED-11

SELLOS MUNICIPALES:

COMEDOR  
INSTALACIONES SANITARIAS-PLUVIAL  
DESAGÜE (AIRE ACONDICIONADO)

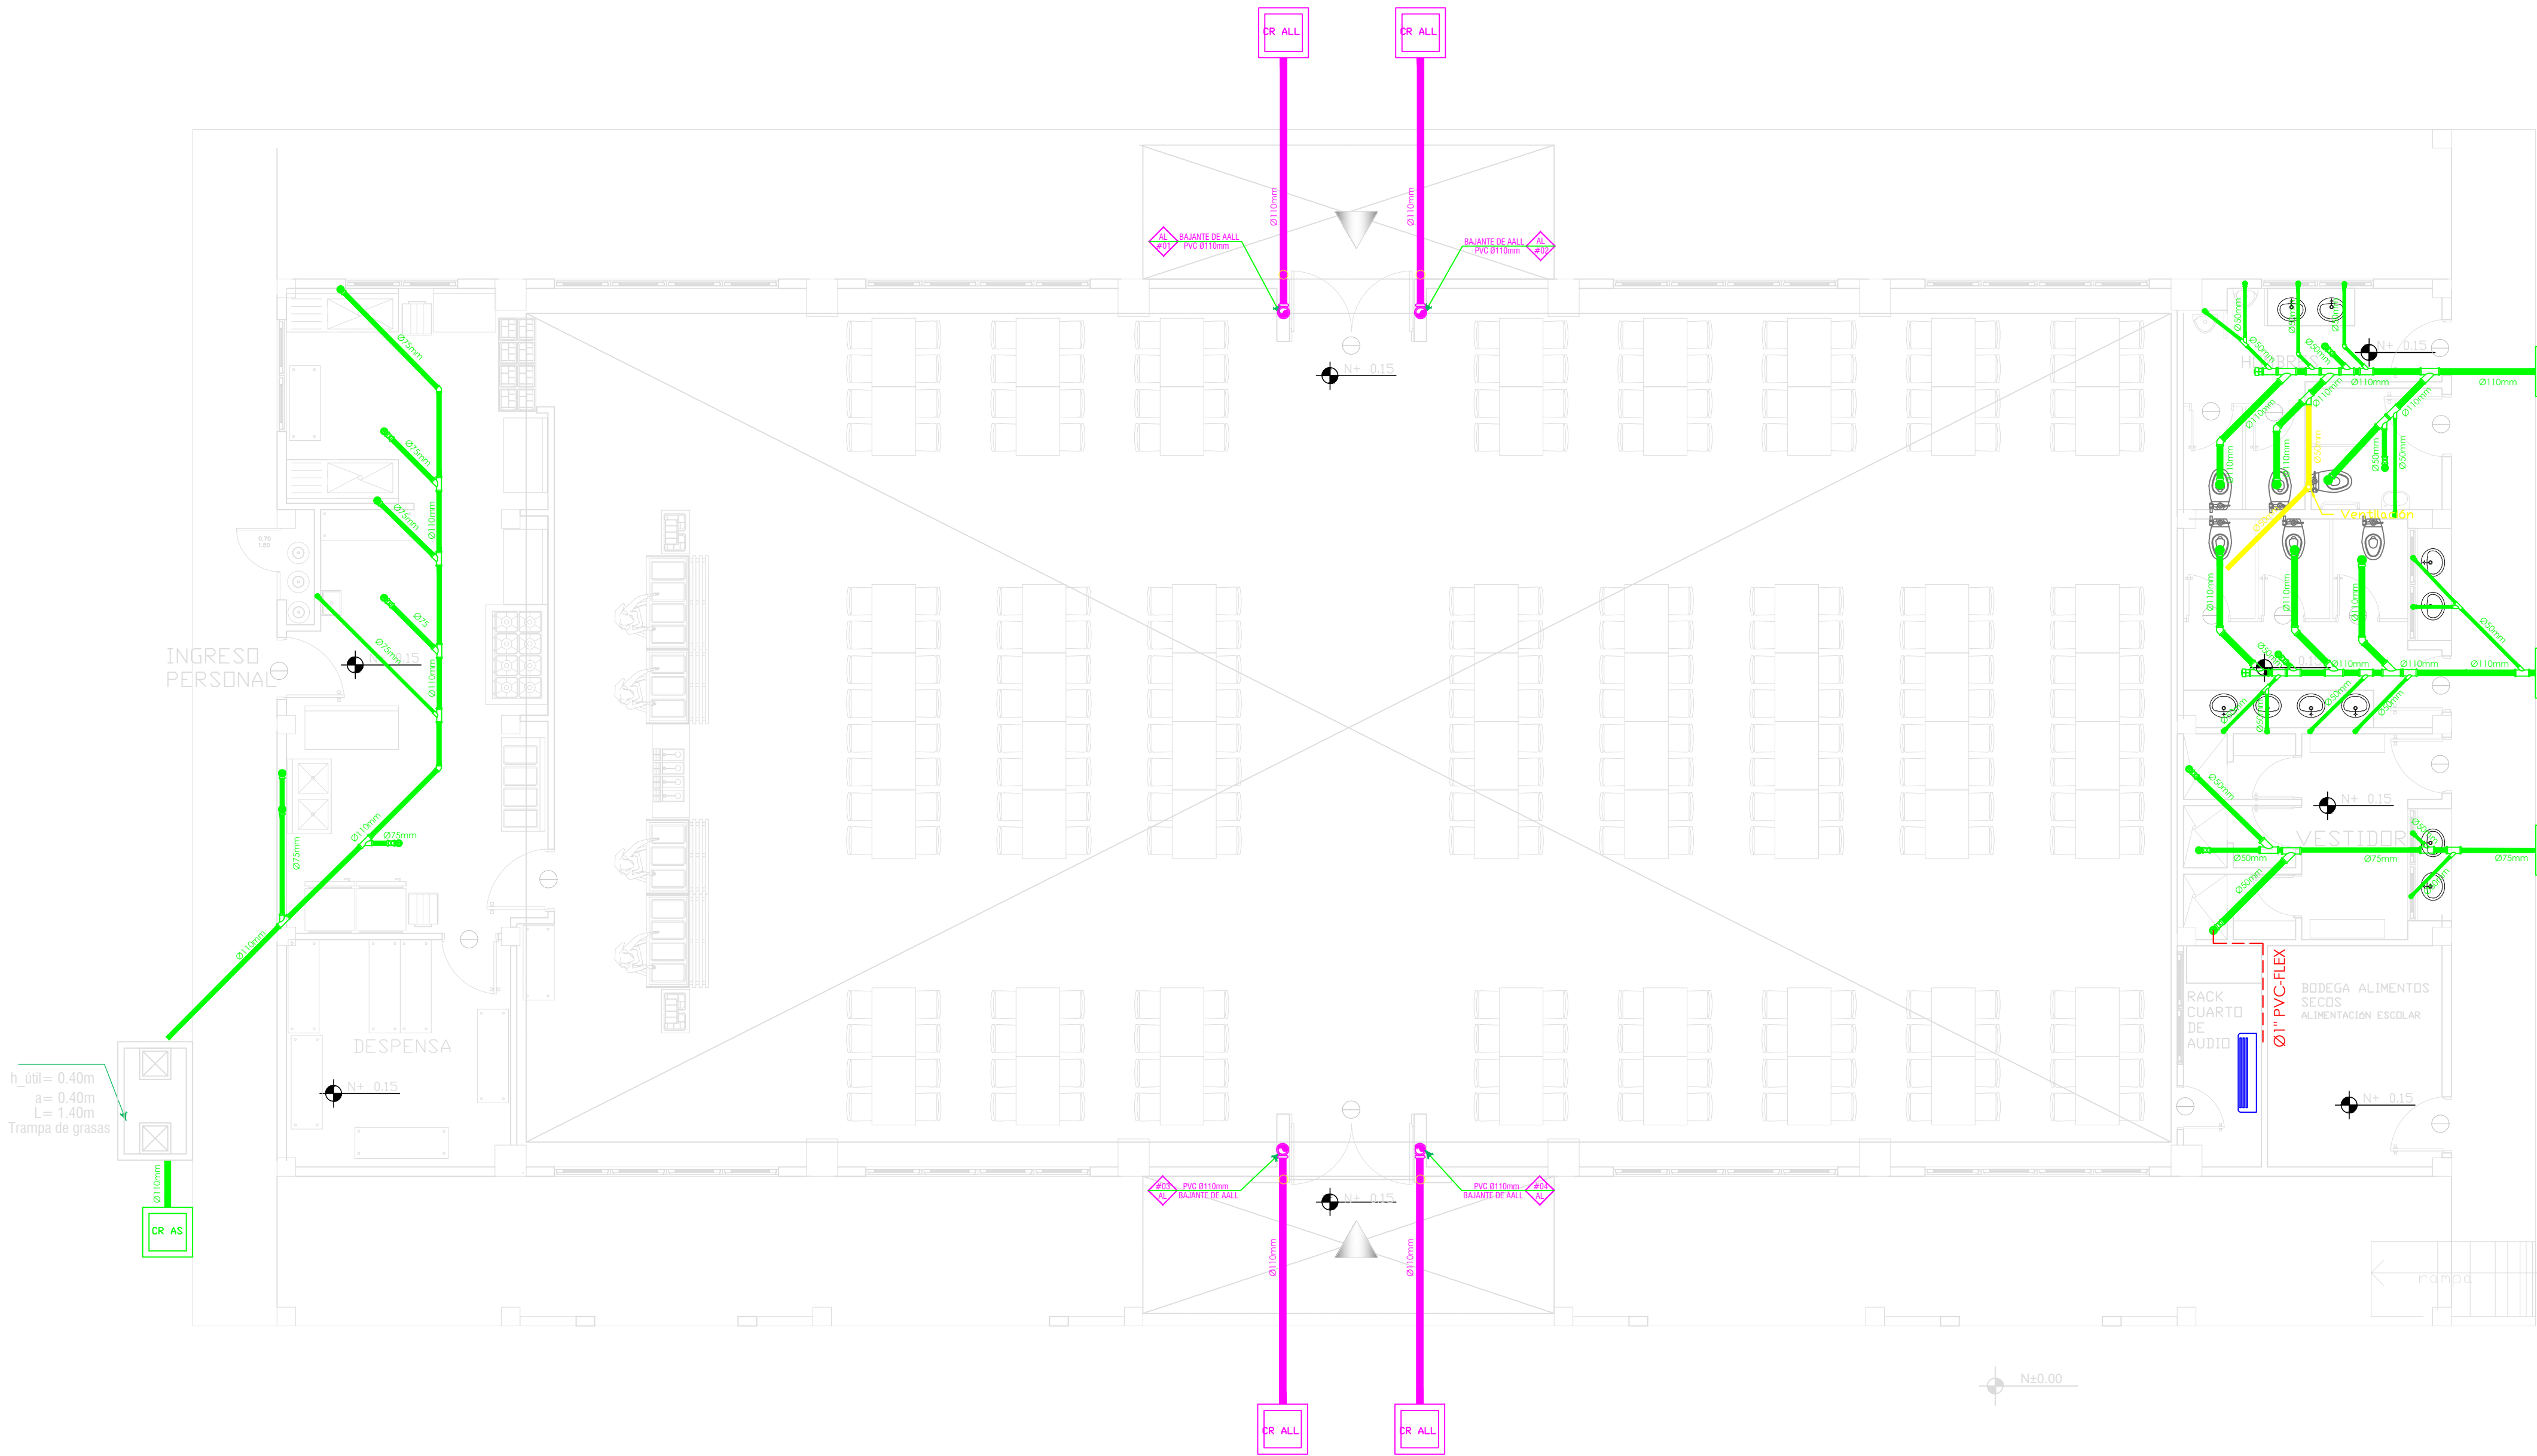

SIMBOLOGÍA

AGUAS LLUVIAS Y SERVIDAS

- TUBERIA DE PVC DN DRENAJE DE AASS
- TUBERIA DE PVC DN DRENAJE DE AALL
- TUBERIA DE PVC DN VENTILACIÓN
- BAJANTE DE AASS DE PVC DN
- BAJANTE DE AALL DE PVC DN
- VENTILACIÓN
- SUMIDERO DE AALL Y TRAMPA DE PISO
- YEE REDUCTORA
- YEE
- CODO 45°
- TAPON DE REGISTRO
- NO. DE COLUMNA DE DESAGUE DE AASS
- NO. DE COLUMNA DE DESAGUE DE AALL
- UNIDAD CONDENSADORA
- TUBERIA PVC FLEX 1"
- CAJA DE REGISTRO DE AASS.
- CAJA DE REGISTRO DE AALL.