

Simbología	
	Extintor portátil de pólvora ABC (10B)
	Extintor de anhídrido carbónico (CO2-10B)
	Luminaria de emergencia (Lámpara Bifocal)
	Luz Estroboscópica
	Señalización con auto iluminación (Medios de evacuación)
	Boca de incendio equipada, pñón 1 1/2"
	Disfraz de sonido óptico acústico (Luz estroboscópica con sirena)
	Detector Humo óptico
	Detector temperatura
	Ruta de Evacuación
	Grupo de Presión 8 HP
	Prohibido Fumar

MINISTERIO DE EDUCACIÓN




RESPONSABLES:

ARQ. PABLO ESTEBAN OCHOA
DIRECTOR DE PROYECTO
SONDEOS, ESTRUCTURAS Y
GEOTECNIA S.A. - ECUADOR
SEG INGENIERIA - ECUADOR

HERNÁN ERAZO VILLACRESES
ADMINISTRADOR DE CONTRATO
BIRF-8542-SBCC-CF-2018-018

ING. RODRIGO SÁNCHEZ MIÑO
CONSULTOR HIDROSANITARIO
SENESCYT No. 1027-02-309773

ING. JORGE LUIS GÓMEZ
ESPECIALISTA HIDROSANITARIO
MINEDUC

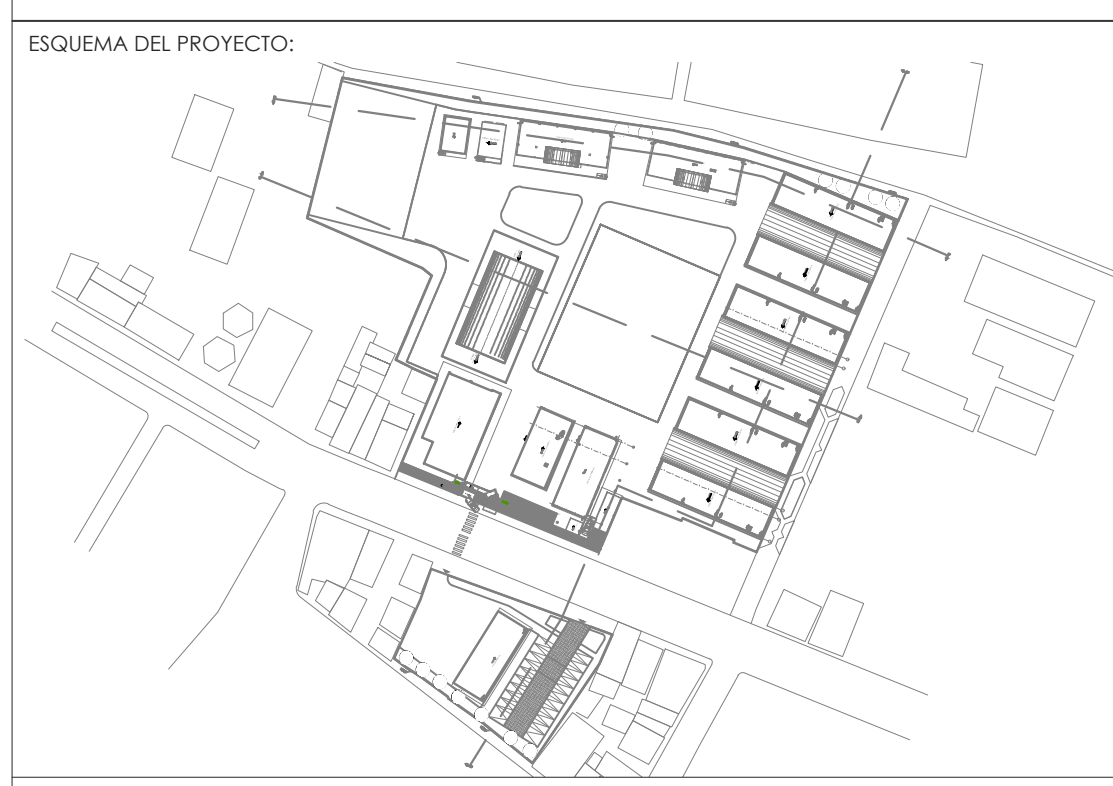

PROYECTO: BIRF-8542-SBCC-CF-2018-018

" CONSULTORÍA PARA INTERVENCIÓN EN LA INFRAESTRUCTURA EXISTENTE Y PROPUESTA PARA LA REPOTENCIACIÓN DE LA UNIDAD EDUCATIVA 23 DE JUNIO, UBICADA EN EL CANTÓN BABA, PROVINCIA DE LOS RÍOS "

UNIDAD EDUCATIVA: UNIDAD EDUCATIVA 23 DE JUNIO

CANTÓN: BABA PROVINCIA: LOS RÍOS

CONTIENE: COMEDOR, CUARTO DE GENERADOR Y CUARTO DE BOMBAS: SISTEMA CONTRA INCENDIOS RUTA DE EVACUACIÓN

ESCALA: 1:60 FECHA: 20-12-2019 LÁMINA N.º HS-ED-28

SELLOS MUNICIPALES: