

MINISTERIO DE EDUCACIÓN




RESPONSABLES:

ARQ. PABLO ESTEBAN OCHOA
DIRECTOR DE PROYECTO
SONDEOS, ESTRUCTURAS Y
GEOTÉCNIA S.A. - ECUADOR
SEG INGENIERIA - ECUADOR

HERNÁN ERAZO VILLACRESES
ADMINISTRADOR DE CONTRATO
BIRF-8542-SBCC-CF-2018-018

ING. RODRIGO SÁNCHEZ MIÑO
CONSULTOR HIDROSANITARIO
SENESCYT No. 1027-02-309773

ING. JORGE LUIS GÓMEZ
ESPECIALISTA HIDROSANITARIO
MINEDUC

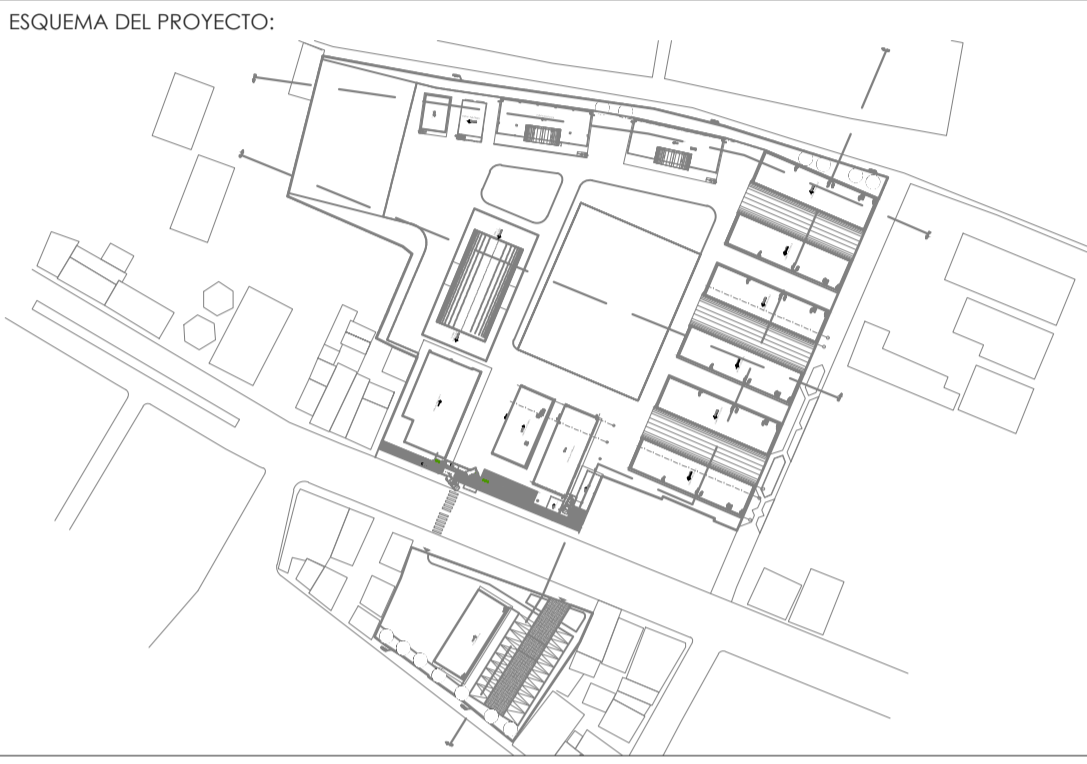

PROYECTO: BIRF-8542-SBCC-CF-2018-018

" CONSULTORÍA PARA INTERVENCIÓN EN LA INFRAESTRUCTURA EXISTENTE Y PROPUESTA PARA LA REPOTENCIACIÓN DE LA UNIDAD EDUCATIVA 23 DE JUNIO, UBICADA EN EL CANTÓN BABA, PROVINCIA DE LOS RÍOS "

UNIDAD EDUCATIVA: UNIDAD EDUCATIVA 23 DE JUNIO

CANTÓN: BABA PROVINCIA: LOS RÍOS

CONTIENE: BLOQUE DE AULAS TIPO (PLANTA BAJA)
SISTEMA CONTRA INCENDIOS
RUTA DE EVACUACIÓN

ESCALA: 1:60 FECHA: 20-12-2019 LÁMINA N.º HS-ED-25

SELLOS MUNICIPALES: