


SISTEMA DE ILUMINACIÓN

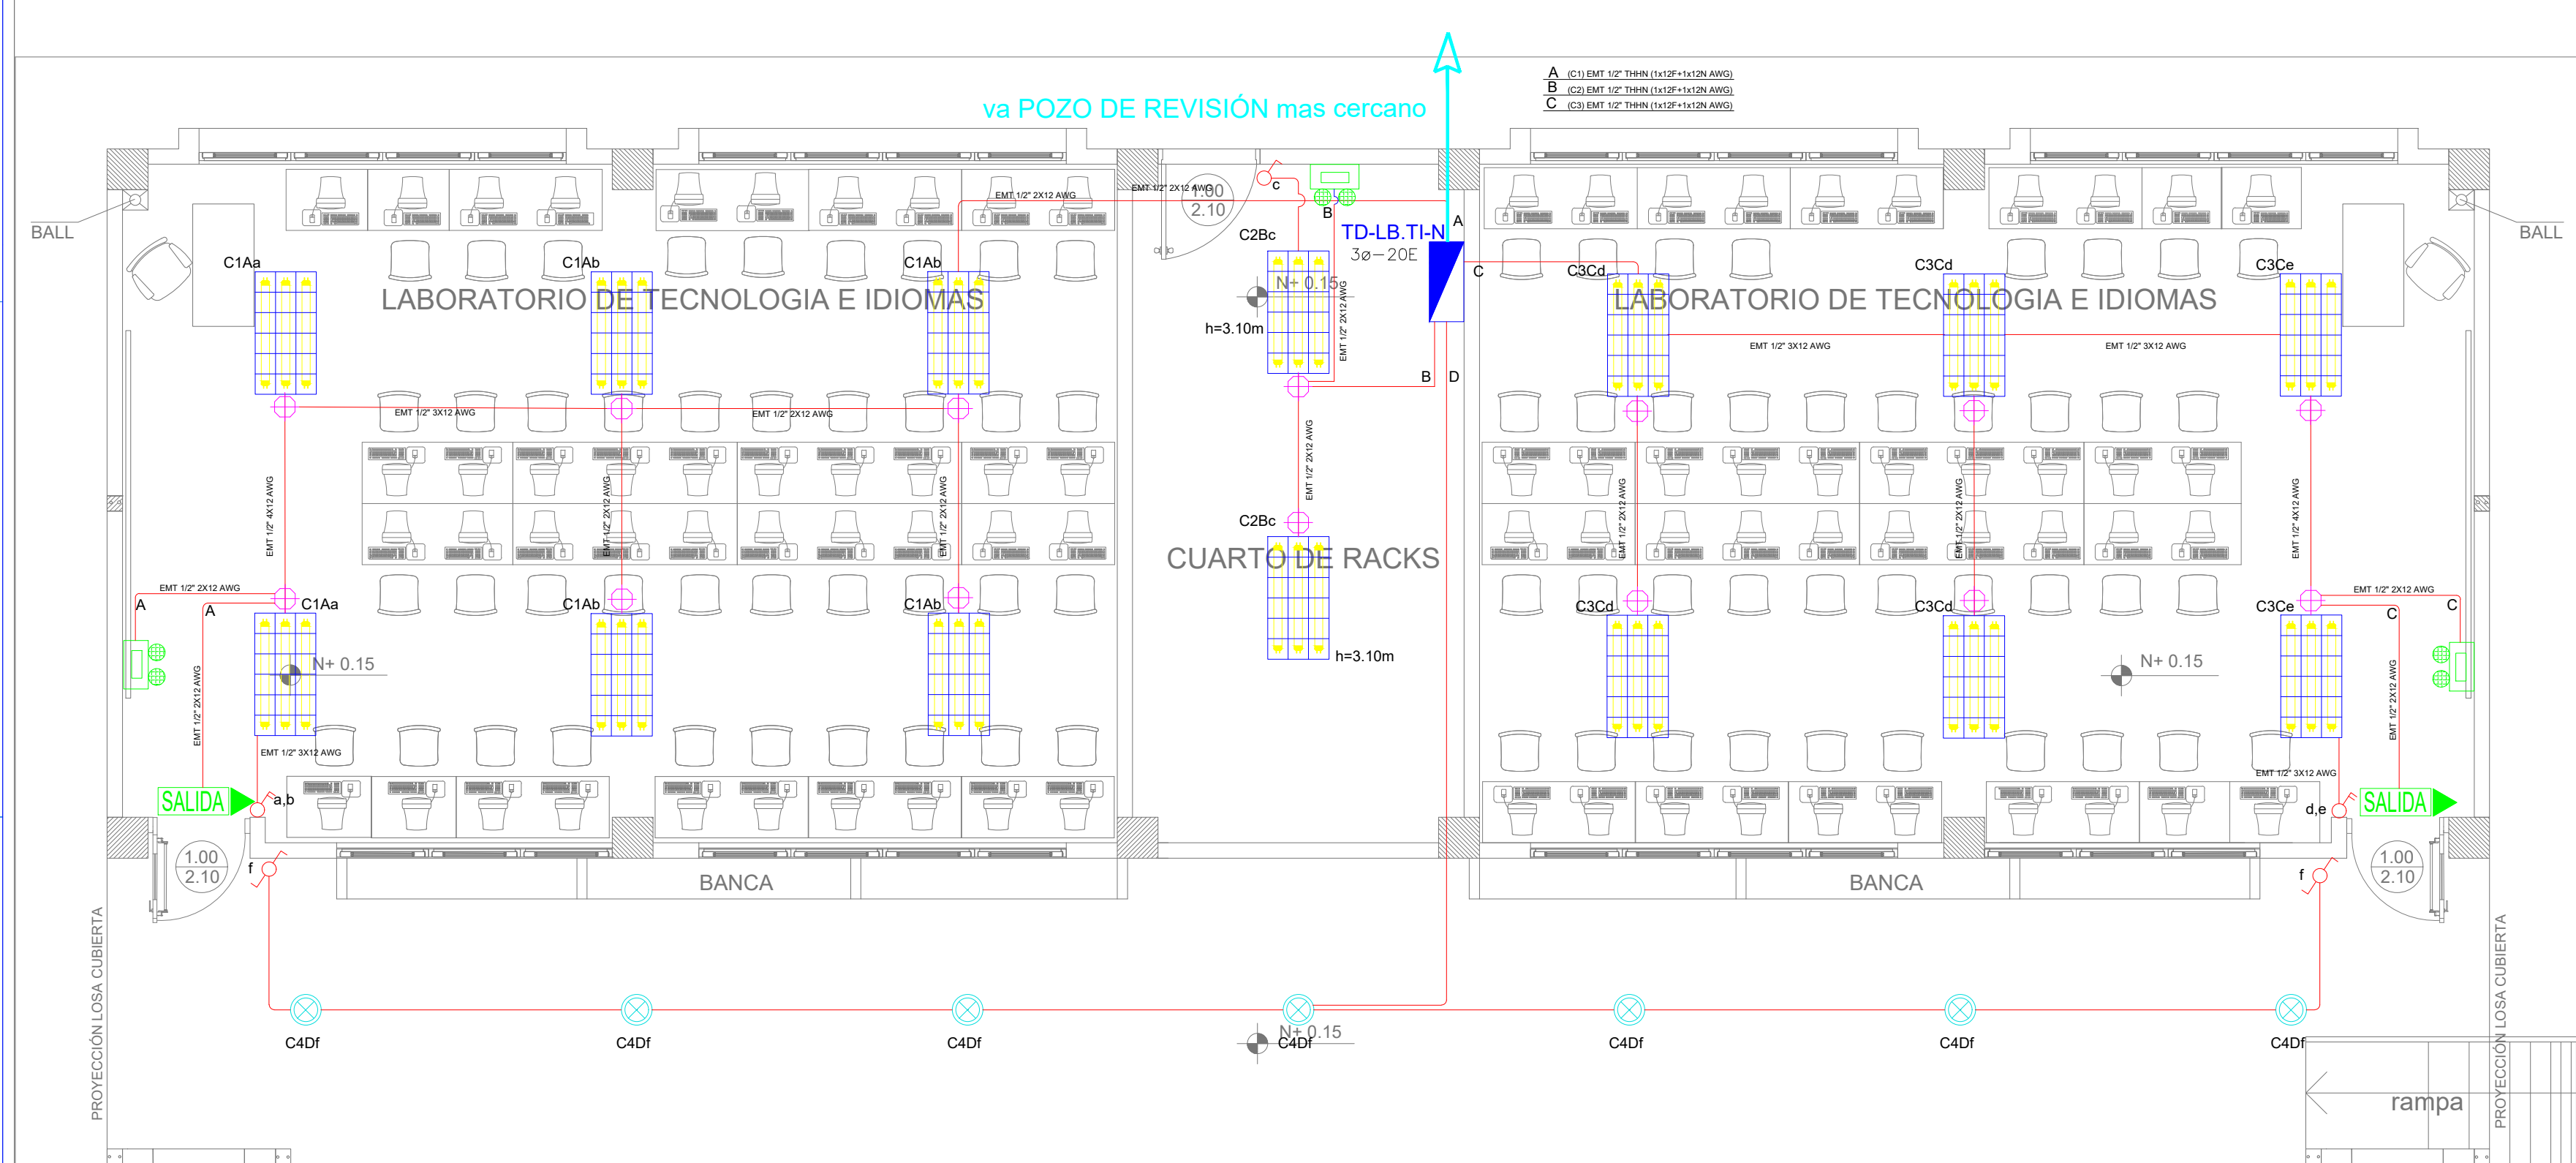

PLANTA BAJA

ESCALA 1:100

SIMBOLOGÍA ILUMINACIÓN		
ELEMENTO	DESCRIPCIÓN	CANTIDAD
	Interruptor Simple	1
	Interruptor Doble	2
	Conmutador Simple	2
	Tablero centro de carga xø-xxE : #fases - #Espacios	3
	Luminaria Led 3x18W 120V, empotrado.	14
	Luminaria Tipo Plafón LED 1x24W/120V.	-
	Luminaria Tipo Ojo de Buey LED 1x18W/120V.	7
	Aplic de pared LED 2x5W	-
	Sensor de movimiento 360° - PIR	-
	Sensor de movimiento 180°-PIR	-
	Tubería EMT 1x12F+1x12N	-
	Caja de paso 10x10cm	-
	Extractor de baño	-
	Aplic de pared LED 2x5W interior	-
	Caja de octogonal	14
	Lampara de Emergencia	3
	Letrero de Salida	2

SISTEMA DE FUERZA



PLANTA BAJA

MINISTERIO DE EDUCACIÓN



RESPONSABLES:

ARQ. CRISTINA ORTIZ
DIRECTORA DE PROYECTO
ECCOL CIA. LTDA.

ING. HERNÁN ERAZO VILLACRES
ADMINISTRADOR DE CONTRATO
BIRF-8542-SBCC-CF-2018-027

ING. CRISTINA MORENO PÉREZ
INGENIERA ELÉCTRICA
ECCOL CIA. LTDA.

ING. KLÉBER VINICIO ITAZ
ESPECIALISTA
MINISTERIO DE EDUCACIÓN

PROYECTO:

BIRF-8542-SBCC-CF-2018-026

"CONSULTORIA DE INTERVENCIÓN EN LA INFRAESTRUCTURA
EXISTENTE Y PROPUESTA PARA LA REPOTENCIACIÓN DE LA
UNIDAD EDUCATIVA INTERCULTURAL BILINGÜE SURUPUCYU
UBICADA EN EL CANTÓN GUARANDA, PROVINCIA DE BOLÍVAR"

UBICACIÓN EN IMPLANTACIÓN:



UNIDAD EDUCATIVA:

UNIDAD EDUCATIVA INTERCULTURAL BILINGÜE
SURUPUCYU

CANTÓN:

GUARANDA

PROVINCIA:

BOLÍVAR

CONTIENE:

LABORATORIO - TECNOLOGÍA E IDIOMAS

SISTEMA DE ILUMINACIÓN
SISTEMA DE FUERZA

ESCALAS:

INDICADAS

FECHA:

Junio 2020

LAMINA N°:

EL-12.1

SELLOS MUNICIPALES / APROBACIÓN: