


BLOQUE 1 DE 12 - PLANTA ALTA SISTEMA DE FUERZA

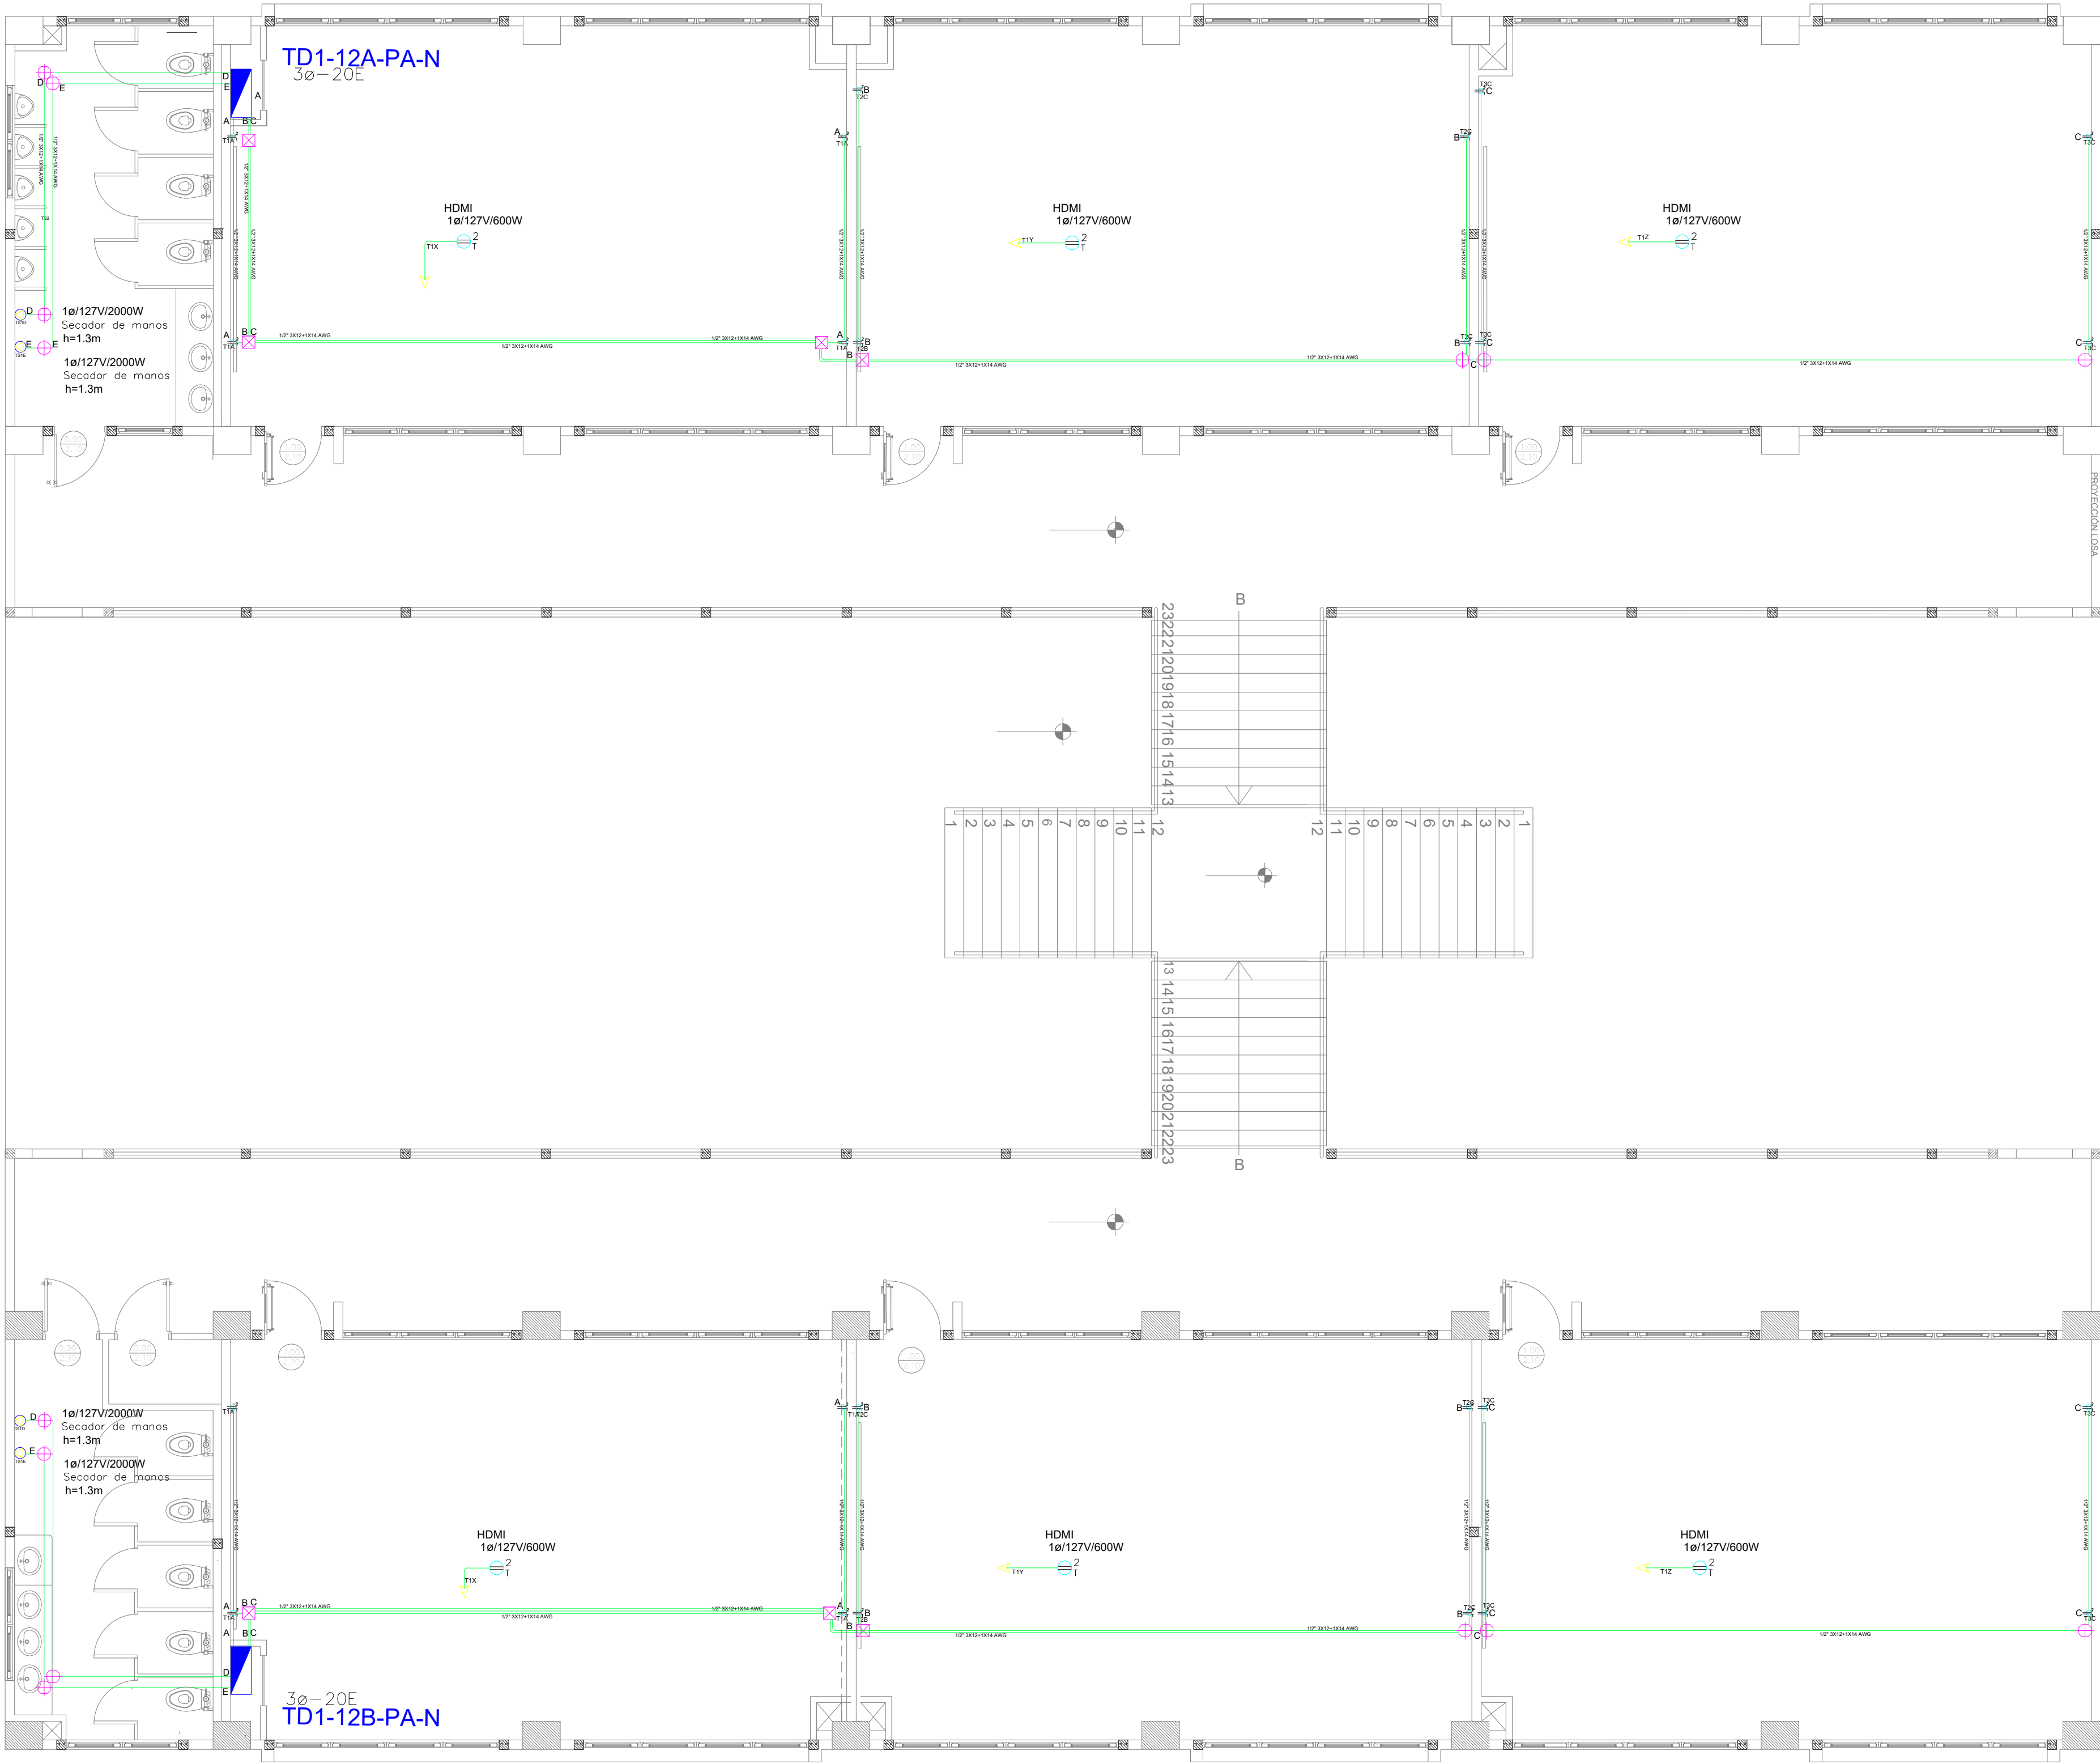

PLANTA ALTA

ESCALA 1:100

SIMBOLOGÍA SISTEMA FUERZA NORMAL		
ELEMENTO	DESCRIPCIÓN	CANTIDAD
	Tomacorriente doble polarizado con tierra	24
	Tomacorriente doble polarizado con tierra de piso	-
	Tomacorriente doble polarizado con tierra para techo	6
	Tomacorriente doble polarizado con tierra sobre mason	-
	Tablero centro de carga - Sistema normal xx-xxE - #fases - #Espacios	2
	Tubería 1/2" Conduit EMT o Manguera negra 1/2" por techo o pared.	-
	Tubería 1/2" Conduit EMT o manguera negra 1/2" por piso.	-
	Caja de paso 10x10cm	6
	Salida especial	4

MINISTERIO DE EDUCACIÓN



RESPONSABLES:

ARQ. CRISTINA ORTIZ
DIRECTORA DE PROYECTO
ECCOL CIA. LTDA.

ING. HERNÁN ERAZO VILLACRESES
ADMINISTRADOR DE CONTRATO
BIRF-8542-SBCC-CF-2018-027

ING. CRISTINA MORENO PÉREZ
INGENIERA ELÉCTRICA
ECCOL CIA. LTDA.


ING. KLÉBER VINICIO ITAZ
ESPECIALISTA
MINISTERIO DE EDUCACIÓN

PROYECTO:

BIRF-8542-SBCC-CF-2018-026

"CONSULTORÍA DE INTERVENCIÓN EN LA INFRAESTRUCTURA
EXISTENTE Y PROPUESTA PARA LA REPOTENCIACIÓN DE LA
UNIDAD EDUCATIVA INTERCULTURAL BILINGÜE SURUPUCYU
UBICADA EN EL CANTÓN GUARANDA, PROVINCIA DE BOLÍVAR"

UBICACIÓN EN IMPLANTACIÓN:

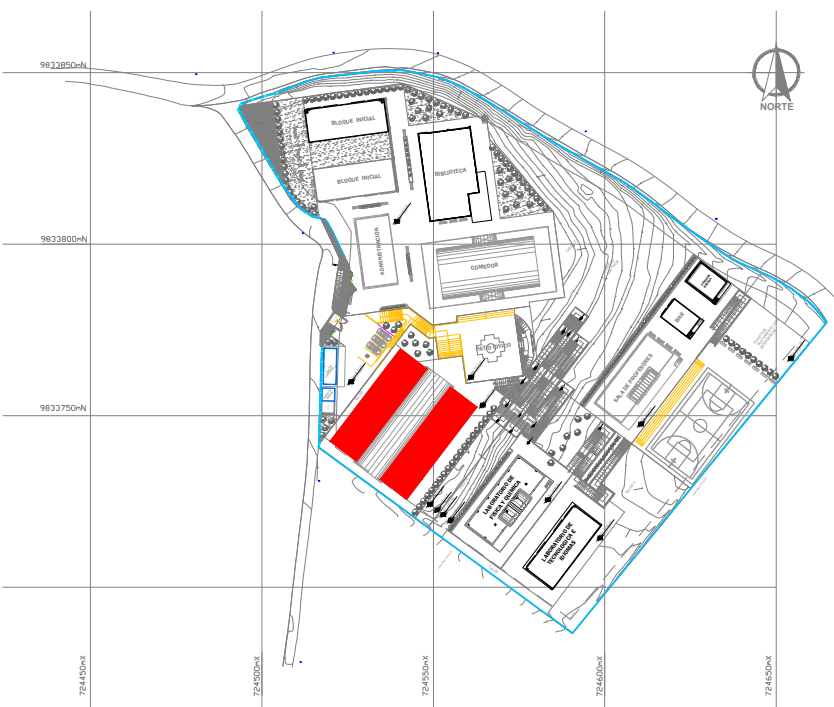

UNIDAD EDUCATIVA:

UNIDAD EDUCATIVA INTERCULTURAL BILINGÜE
SURUPUCYU

CANTÓN:

GUARANDA

PROVINCIA:

BOLÍVAR

CONTIENE:

BLOQUE 1 DE 12
PLANTA ALTA
SISTEMA DE FUERZA

ESCALAS:

INDICADAS

FECHA:

Junio 2020

LAMINA N°:

EL-04

SELLOS MUNICIPALES / APROBACIÓN:

EL-04

NÚMERO

ECCOL 2020 ELÉCTRICO