


COMEDOR - SALÓN DE USOS MÚLTIPLES - SISTEMA MECÁNICO


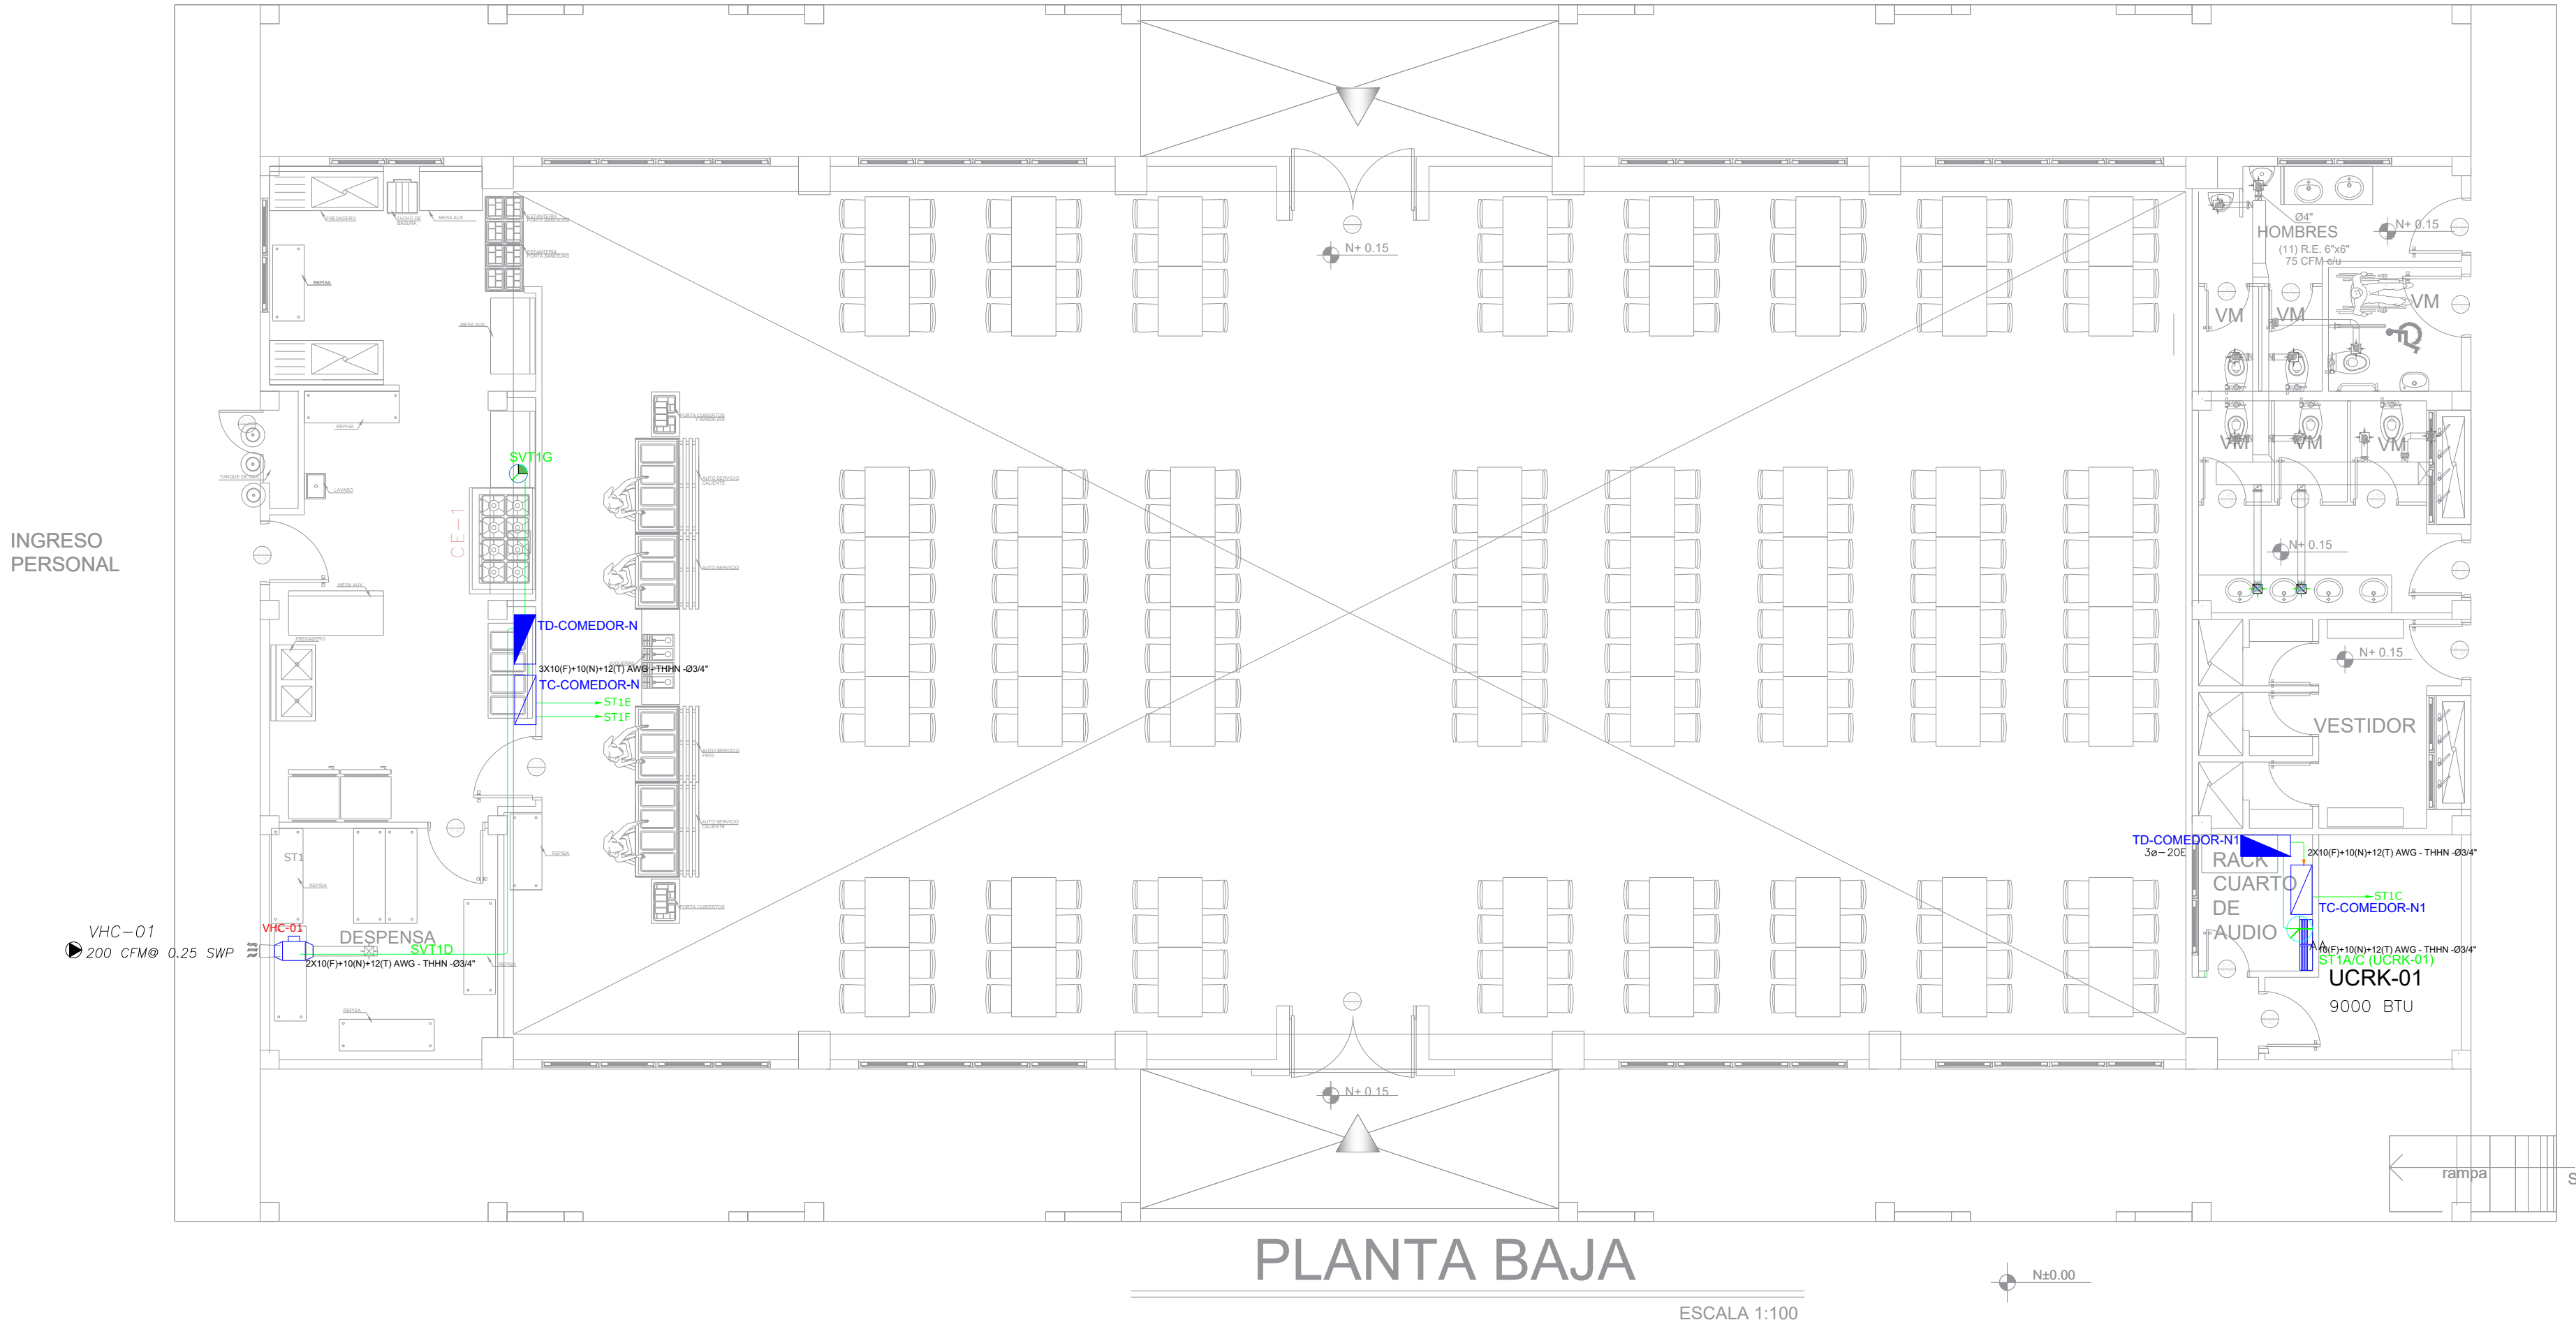


SIMBOLOGÍA CLIMATIZACIÓN Y VENTILACIÓN		
ELEMENTO	DESCRIPCIÓN	CANTIDAD
	Salida especial para evaporadoras.	1
	Salida especial para ventilador.	-
	Salida especial para condensadoras, caja IP 65 20X20 cm.	1
	Ventilador helicocentrífugo	1
	Unidad evaporadora-Split de consola	-
	Unidad condensadora	-
	Ventilador evaporadora-Cassette de ámbros	-
	Ventilador de extracción tipo hongo	1
	Ventilador centrífugo (VE)	2
	Tablero de control x-xE : #fases - #Espacios	1


Va a TD-COMEDOR-N1

Tablero 3ø

TC-COMEDOR-N1

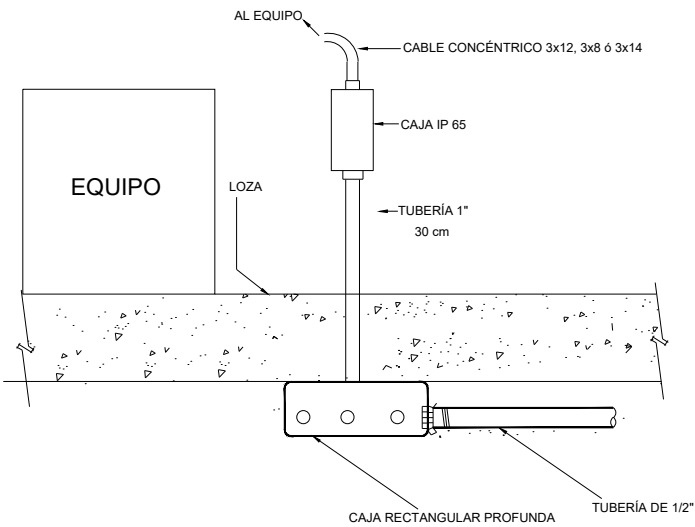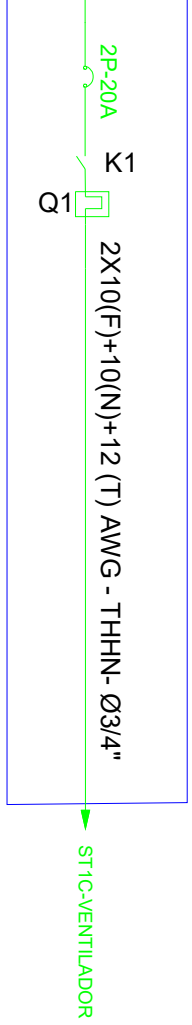

SIMBOLOGÍA CLIMATIZACIÓN Y VENTILACIÓN	
ELEMENTO	DESCRIPCIÓN
	Contactor, 220V, AC3-18 A
	Relé de sobrecarga, regulación 5.5 - 8.0 A

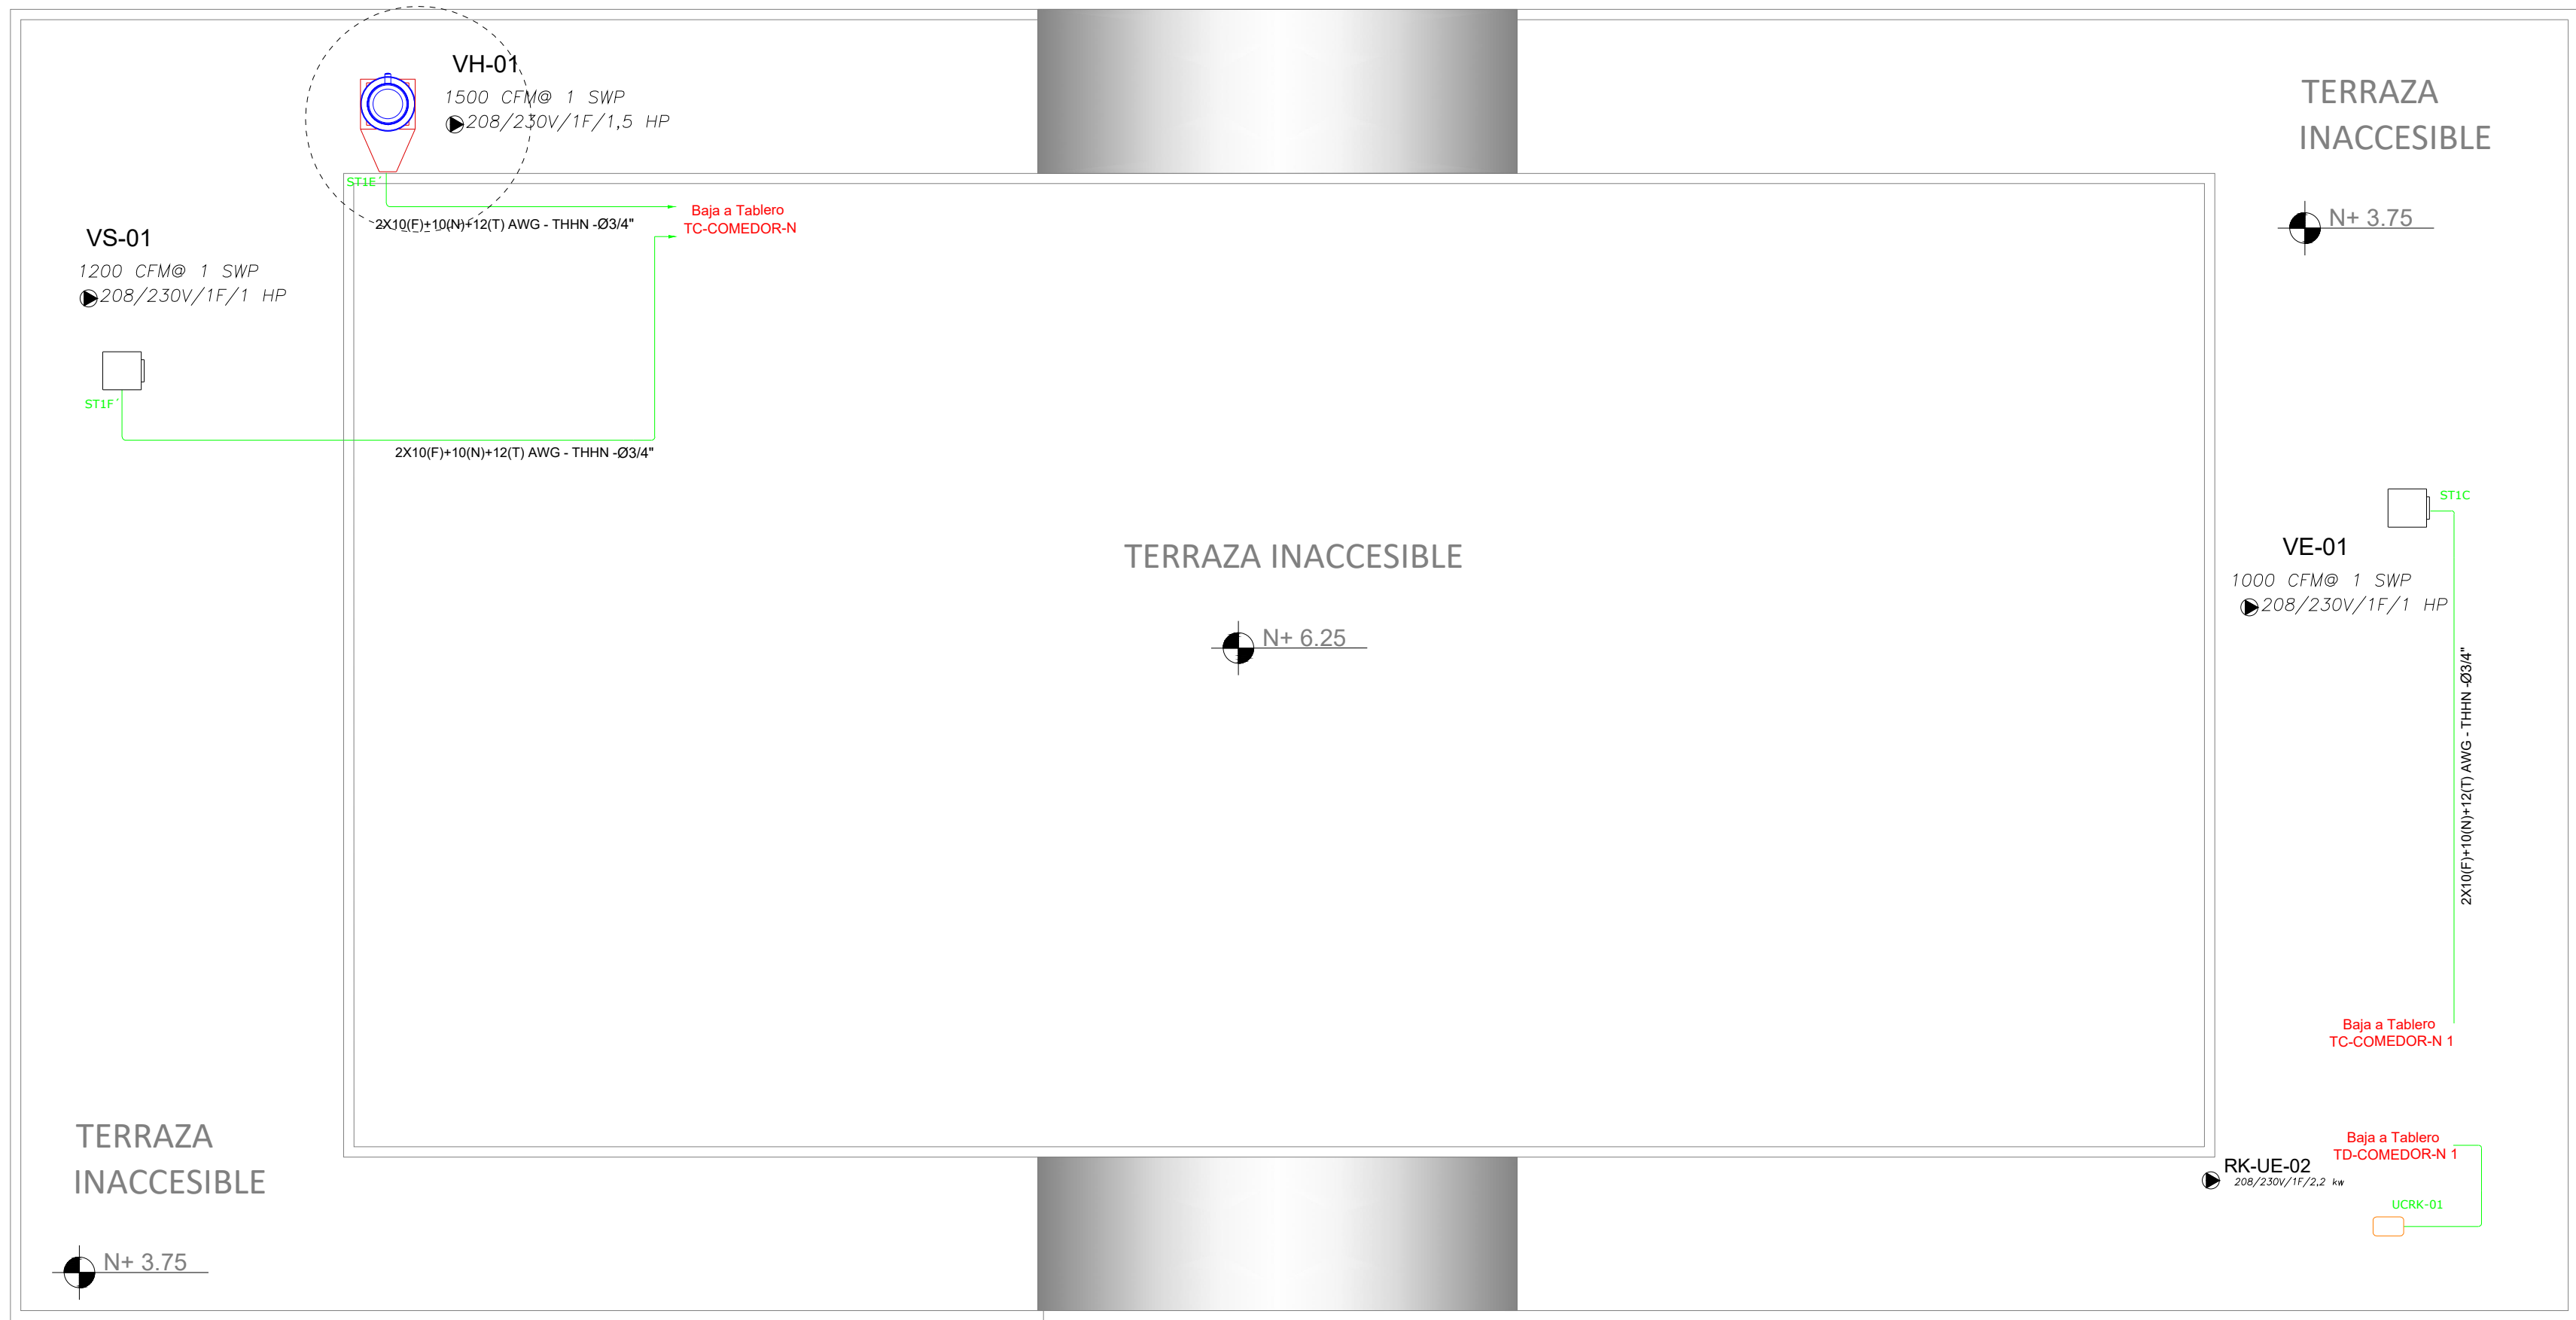

PLANTA DE CUBIERTA

ESCALA 1:100

MINISTERIO DE EDUCACIÓN



RESPONSABLES:

ARQ. CRISTINA ORTIZ
DIRECTORA DE PROYECTO
ECCOL CIA. LTDA.

ING. HERNÁN ERAZO VILLACRESES
ADMINISTRADOR DE CONTRATO
BIRF-8542-SBCC-CF-2018-027

ING. CRISTINA MORENO PÉREZ
INGENIERA ELÉCTRICA
ECCOL CIA. LTDA.

ING. KLÉBER VINICIO ITAZ
ESPECIALISTA
MINISTERIO DE EDUCACIÓN

PROYECTO:

BIRF-8542-SBCC-CF-2018-026

"CONSULTORIA DE INTERVENCIÓN EN LA INFRAESTRUCTURA
EXISTENTE Y PROPUESTA PARA LA REPOTENCIACIÓN DE LA
UNIDAD EDUCATIVA INTERCULTURAL BILINGÜE SURUPUCYU
UBICADA EN EL CANTÓN GUARANDA, PROVINCIA DE BOLÍVAR"

UBICACIÓN EN IMPLANTACIÓN:



UNIDAD EDUCATIVA:

UNIDAD EDUCATIVA INTERCULTURAL BILINGÜE
SURUPUCYU

CANTÓN:

GUARANDA

PROVINCIA:

BOLÍVAR

CONTIENE:

COMEDOR -SALÓN DE USOS MÚLTIPLE
SISTEMA DE FUERZA - MECÁNICO

ESCALAS:

INDICADAS

FECHA:

Junio 2020

LAMINA Nº:

EL-09

SELLOS MUNICIPALES / APROBACIÓN:

CUADRO DE EQUIPOS DE AIRE ACONDICIONADO Y VENTILACIÓN											
ITEM	DENOMINACIÓN	CANTIDAD	TIPO	CARACTERÍSTICAS MECÁNICAS				CARACTERÍSTICAS ELÉCTRICAS			
				CAP. BTU/H	CFM	PRESENCIA	FILTRO	NIVEL DE RUIDO (dB)	HP	Ø V	Hz
UCRK-01	UNIDAD SPLIT DE PARED	1	EVAPORADORA	9000	300	-	-	35	-	-	-
			CONDENSADORA	-	-	-	-	47	1	220V	60
VE-01	VENTILADOR DE EXTRACCIÓN	1	Tipo Centrífugo	-	1000	1	-	55	1	220V	60
VH-01	VENTILADOR DE EXTRACCIÓN	1	Tipo Hongo	-	1500	1	-	55	1.5	220V	60
VHC-01	VENTILADOR DE EXTRACCIÓN	1	Tipo helicocentrífugo	-	200	0.25	-	30	-	1	220V
VE-07	VENTILADOR DE SUMINISTRO	1	Tipo Centrífugo	-	1200	1	MERV 8	55	1	220V	60