




PLANTA TIPO

ESCALA 1:100

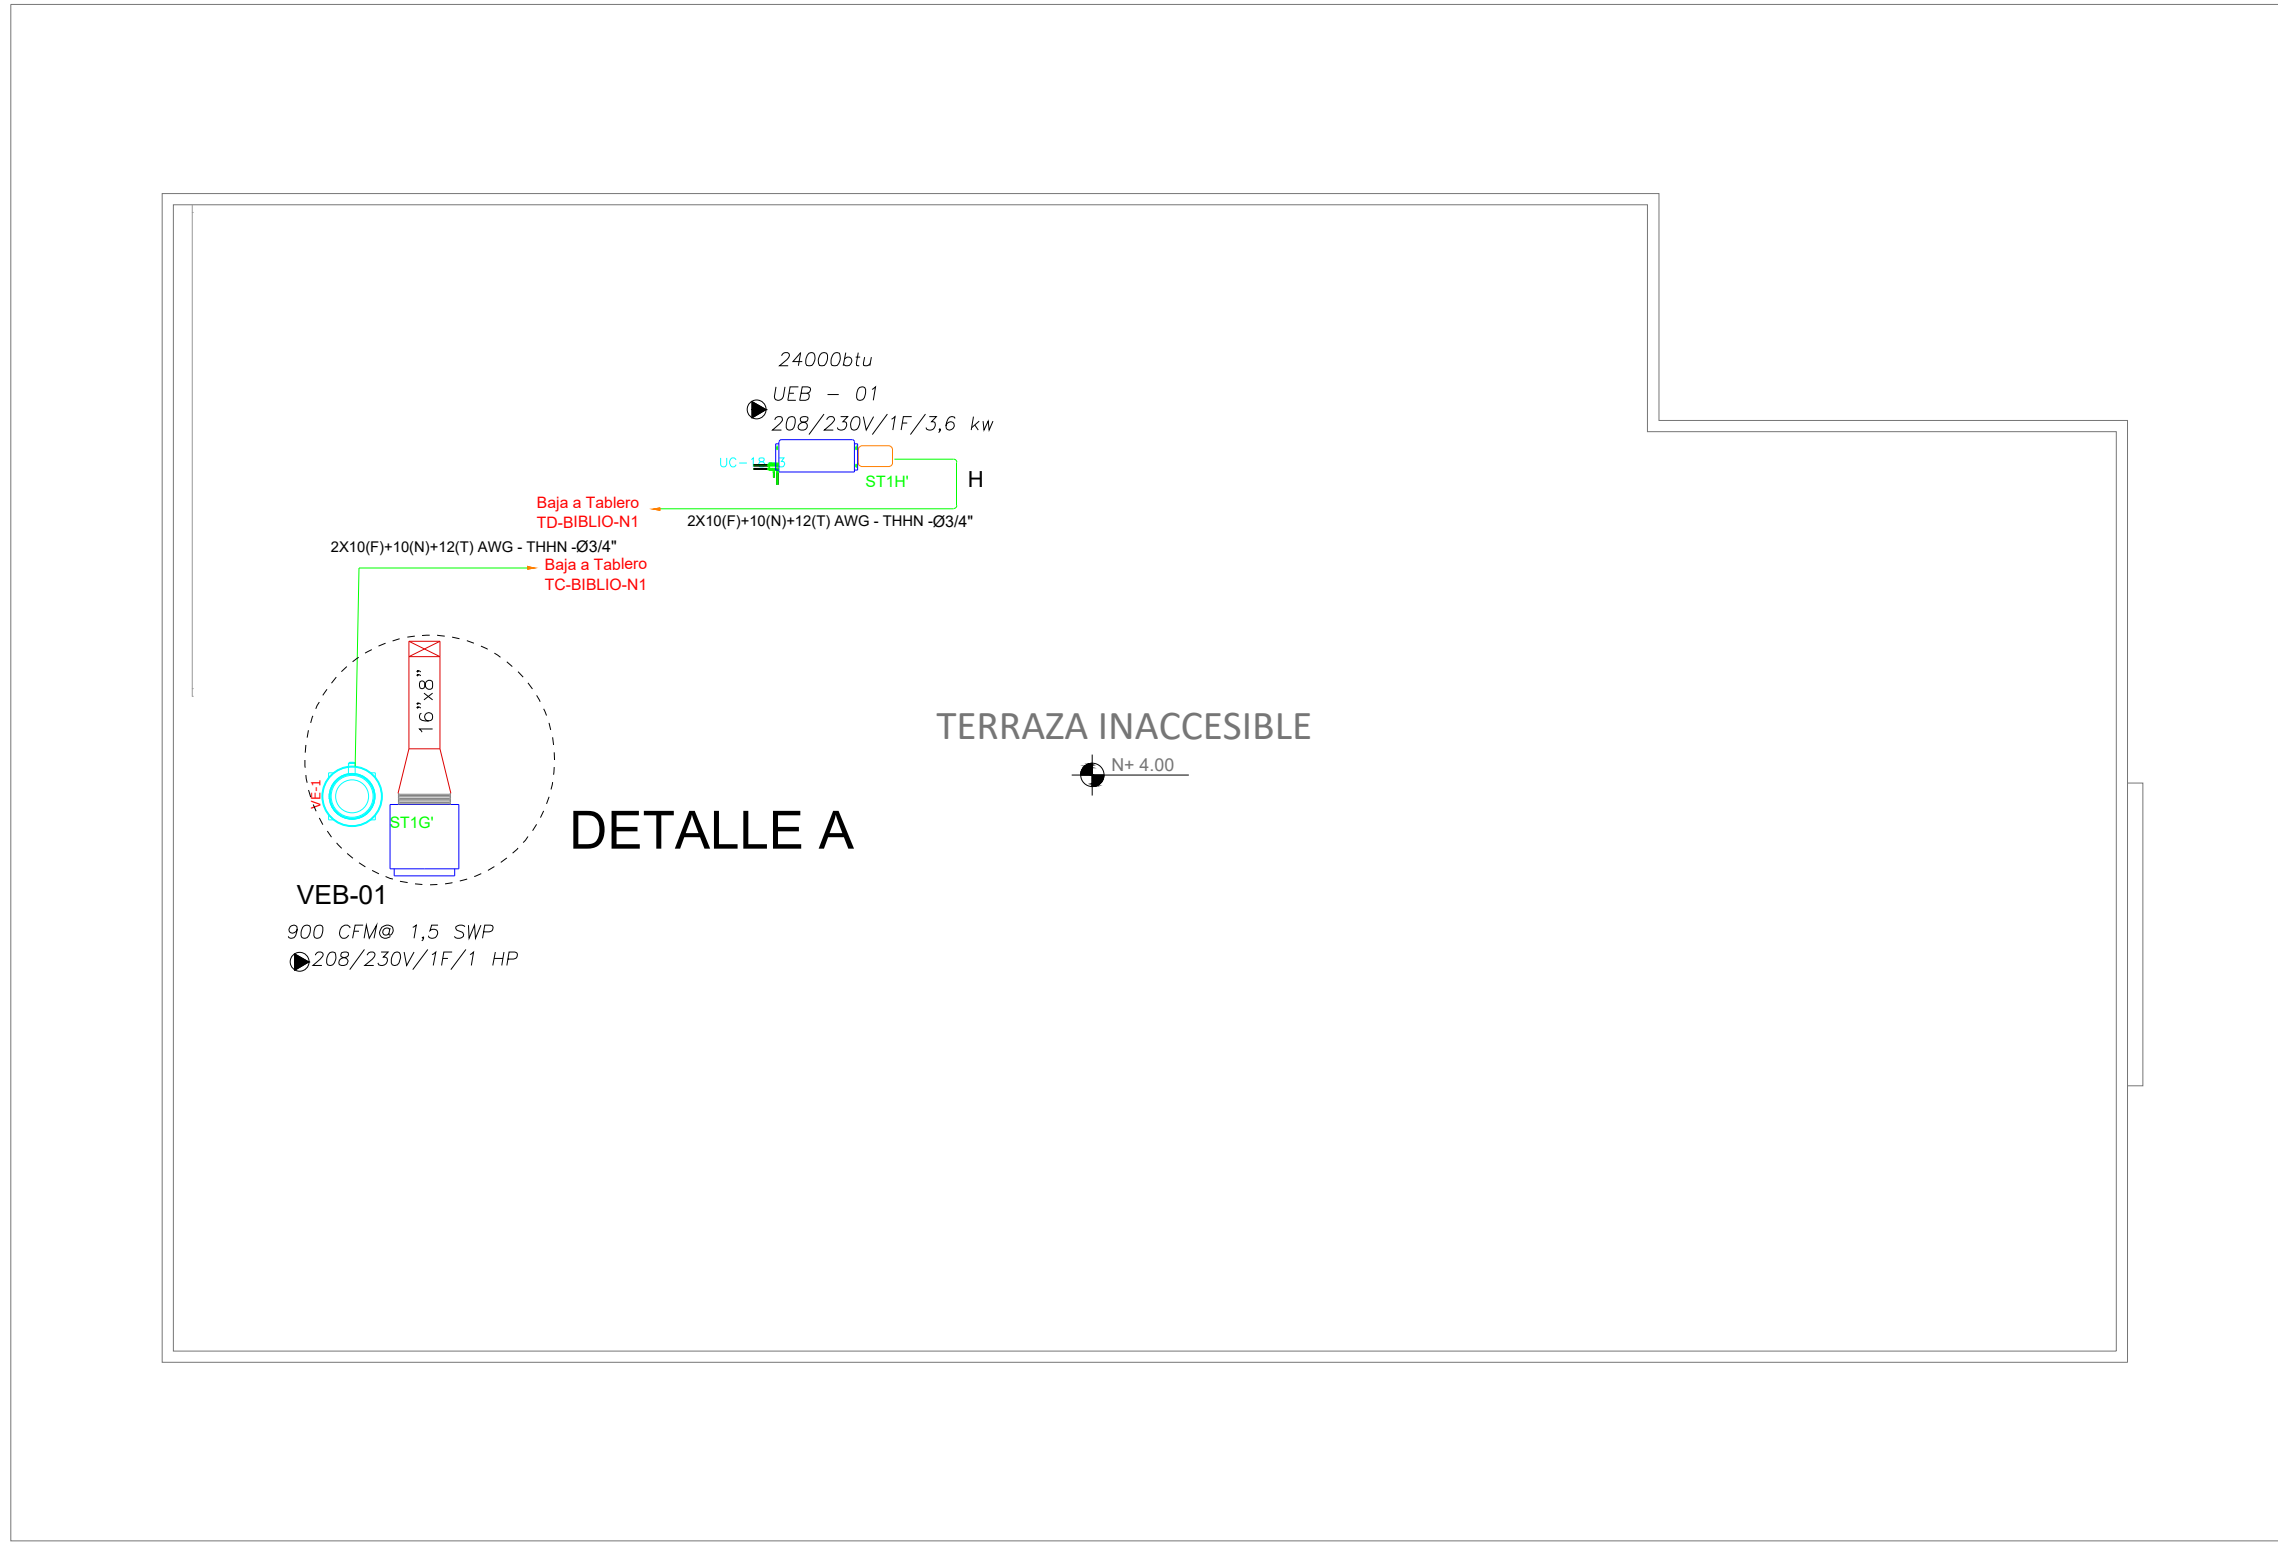


DETALLE A


PLANTA DE CUBIERTA

ESCALA 1:100

# BIBLIOTECA OPCIÓN 1 - SISTEMA MECÁNICO

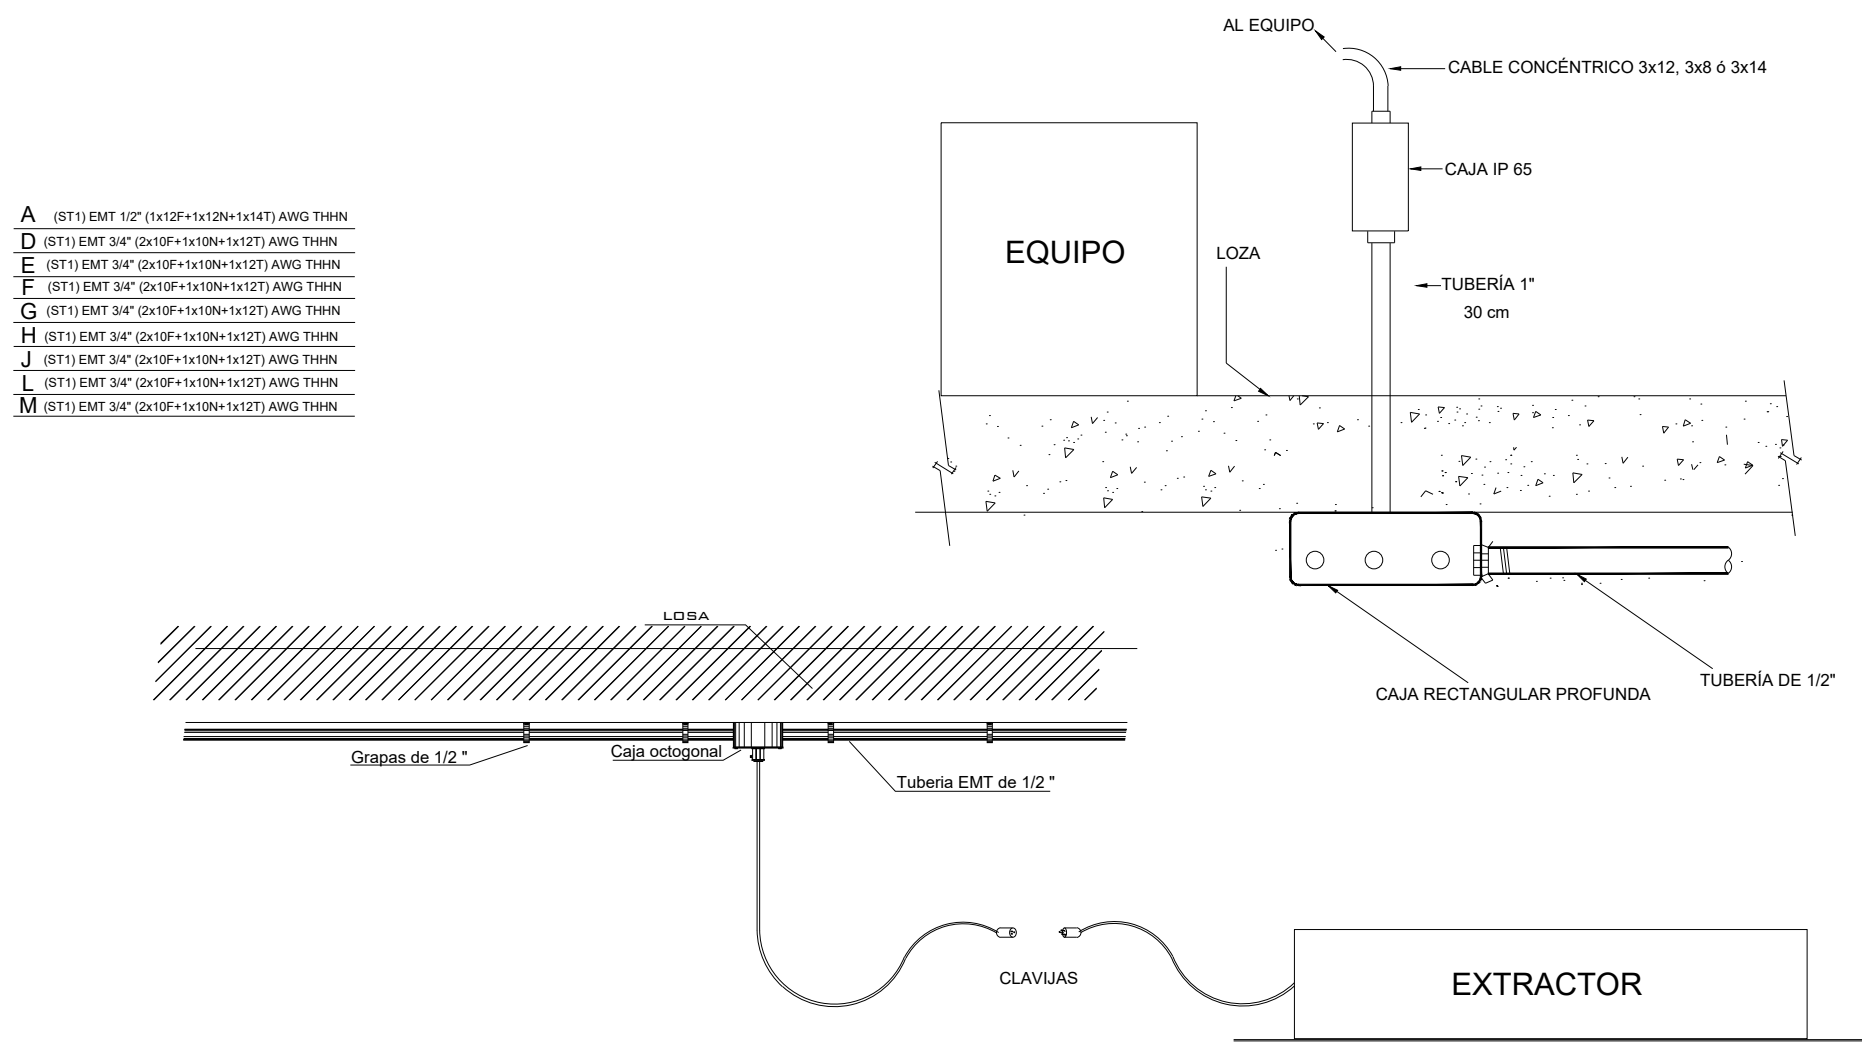

## DIAGRAMA UNIFILAR

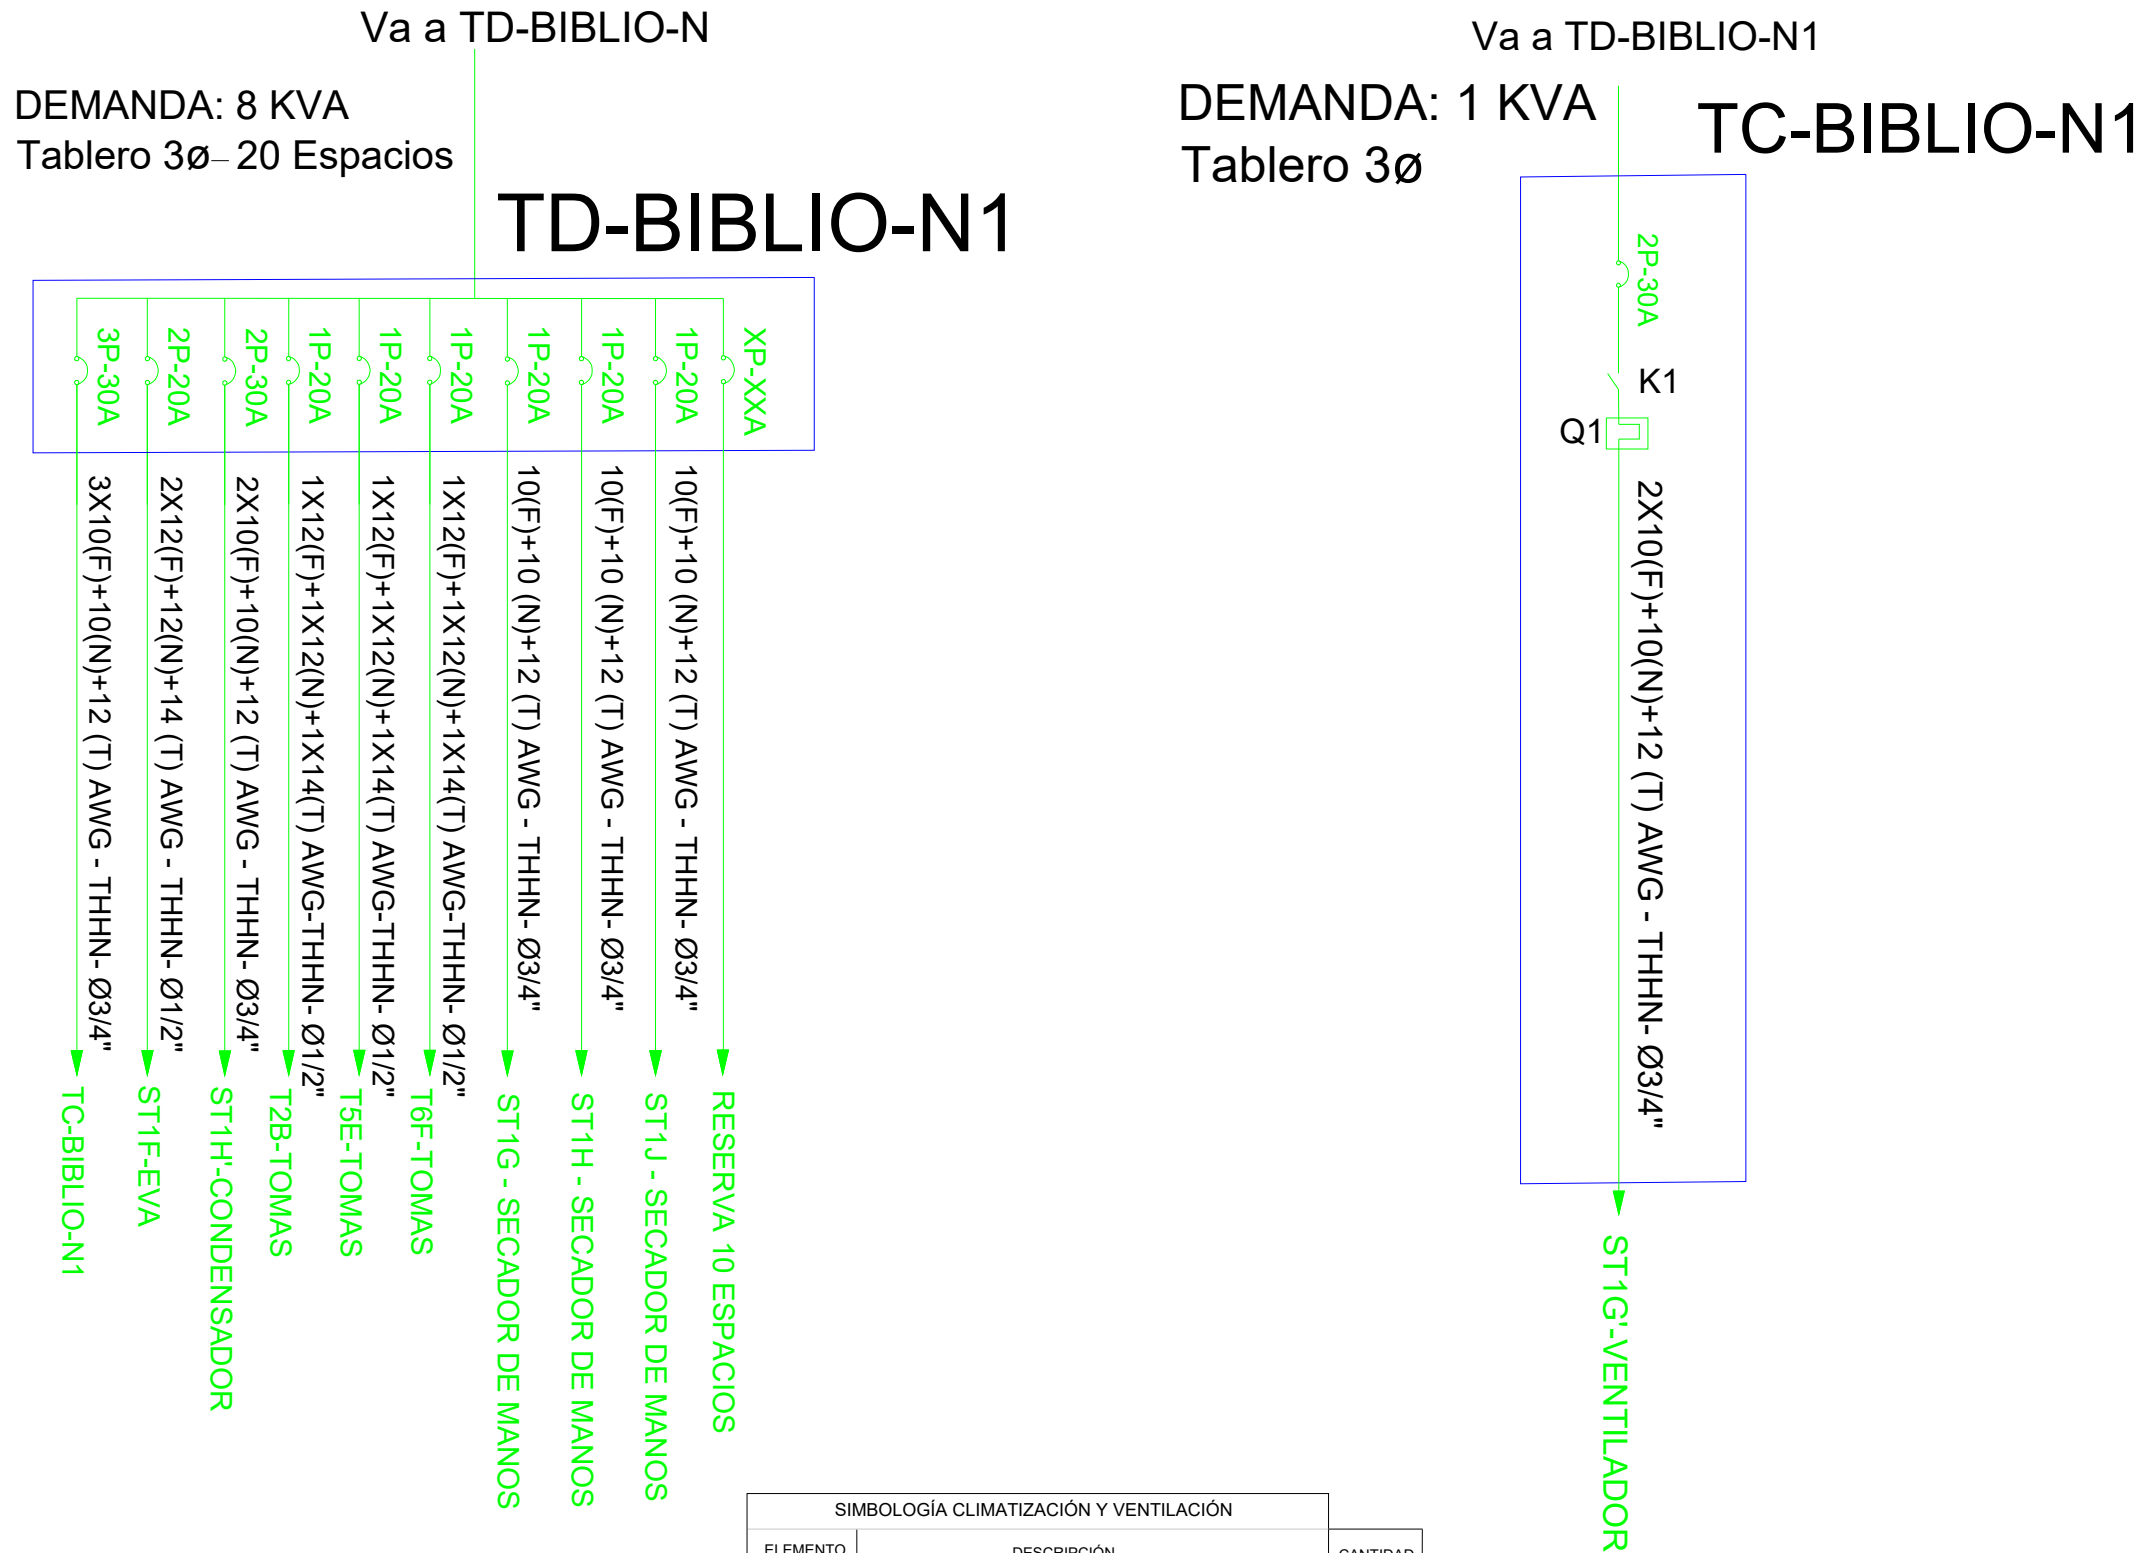

CUADRO DE EQUIPOS DE AIRE ACONDICIONADO Y VENTILACIÓN																
ITEM	DENOMINACION	CANTIDAD	TIPO	CAP. BTU/H	CARACTERÍSTICAS MECÁNICAS					CARACTERÍSTICAS ELÉCTRICAS					OBSERVACION	
					CFM	PRESIÓN ESTÁTICA	FILTRO	NIVEL DE RUIDO dBA	pot HP	Ø FASE	V Volt	Hz Frecuencia	A Amp	Pot kW		
UCLC-01	UNIDAD TIPO CASSETTE	1	EVAPORADORA CONDENSADORA	24000	800	—	—	30	—	—	1	220	60	—	2.4	Inverter/R-410
VEB-01	VENTILADOR DE EXTRACCIÓN	1	Tipo Centrifugo	—	900	1.5	—	30	1	1	220	60	—	—	—	
EB	VENTILADOR DE BAÑO	1	Tipo plafón	—	100	0.25	—	—	—	1	110	60	—	—	—	

MINISTERIO DE EDUCACIÓN



RESPONSABLES:

ARQ. CRISTINA ORTIZ  
DIRECTORA DE PROYECTO  
ECCOL CIA. LTDA.

ING. HERNÁN ERAZO VILLACRESES  
ADMINISTRADOR DE CONTRATO  
BIRF-8542-SBCC-CF-2018-027

ING. CRISTINA MORENO PÉREZ  
INGENIERA ELÉCTRICA  
ECCOL CIA. LTDA.


ING. KLÉBER VINICIO ITAZ  
ESPECIALISTA  
MINISTERIO DE EDUCACIÓN

PROYECTO:

BIRF-8542-SBCC-CF-2018-026

"CONSULTORIA DE INTERVENCIÓN EN LA INFRAESTRUCTURA EXISTENTE Y PROPUESTA PARA LA REPOTENCIACIÓN DE LA UNIDAD EDUCATIVA INTERCULTURAL BILINGÜE SURUPUCYU UBICADA EN EL CANTÓN GUARANDA, PROVINCIA DE BOLÍVAR"

UBICACIÓN EN IMPLANTACIÓN:

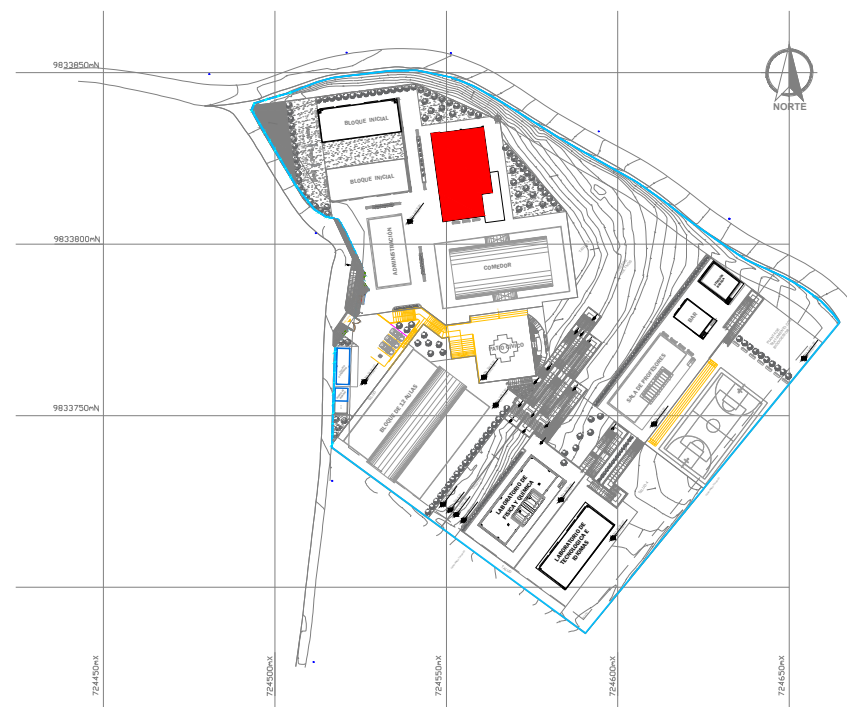

UNIDAD EDUCATIVA:

UNIDAD EDUCATIVA INTERCULTURAL BILINGÜE  
SURUPUCYU

CANTÓN:

GUARANDA

PROVINCIA:

BOLÍVAR

CONTIENE:

BIBLIOTECA OPCIÓN 1  
SISTEMA DE FUERZA - MECÁNICO

ESCALAS:

INDICADAS

FECHA:

Junio 2020

LAMINA Nº:

EL-17

SELLOS MUNICIPALES / APROBACIÓN: