



Gabinete para equipo
contra incendio en planta baja

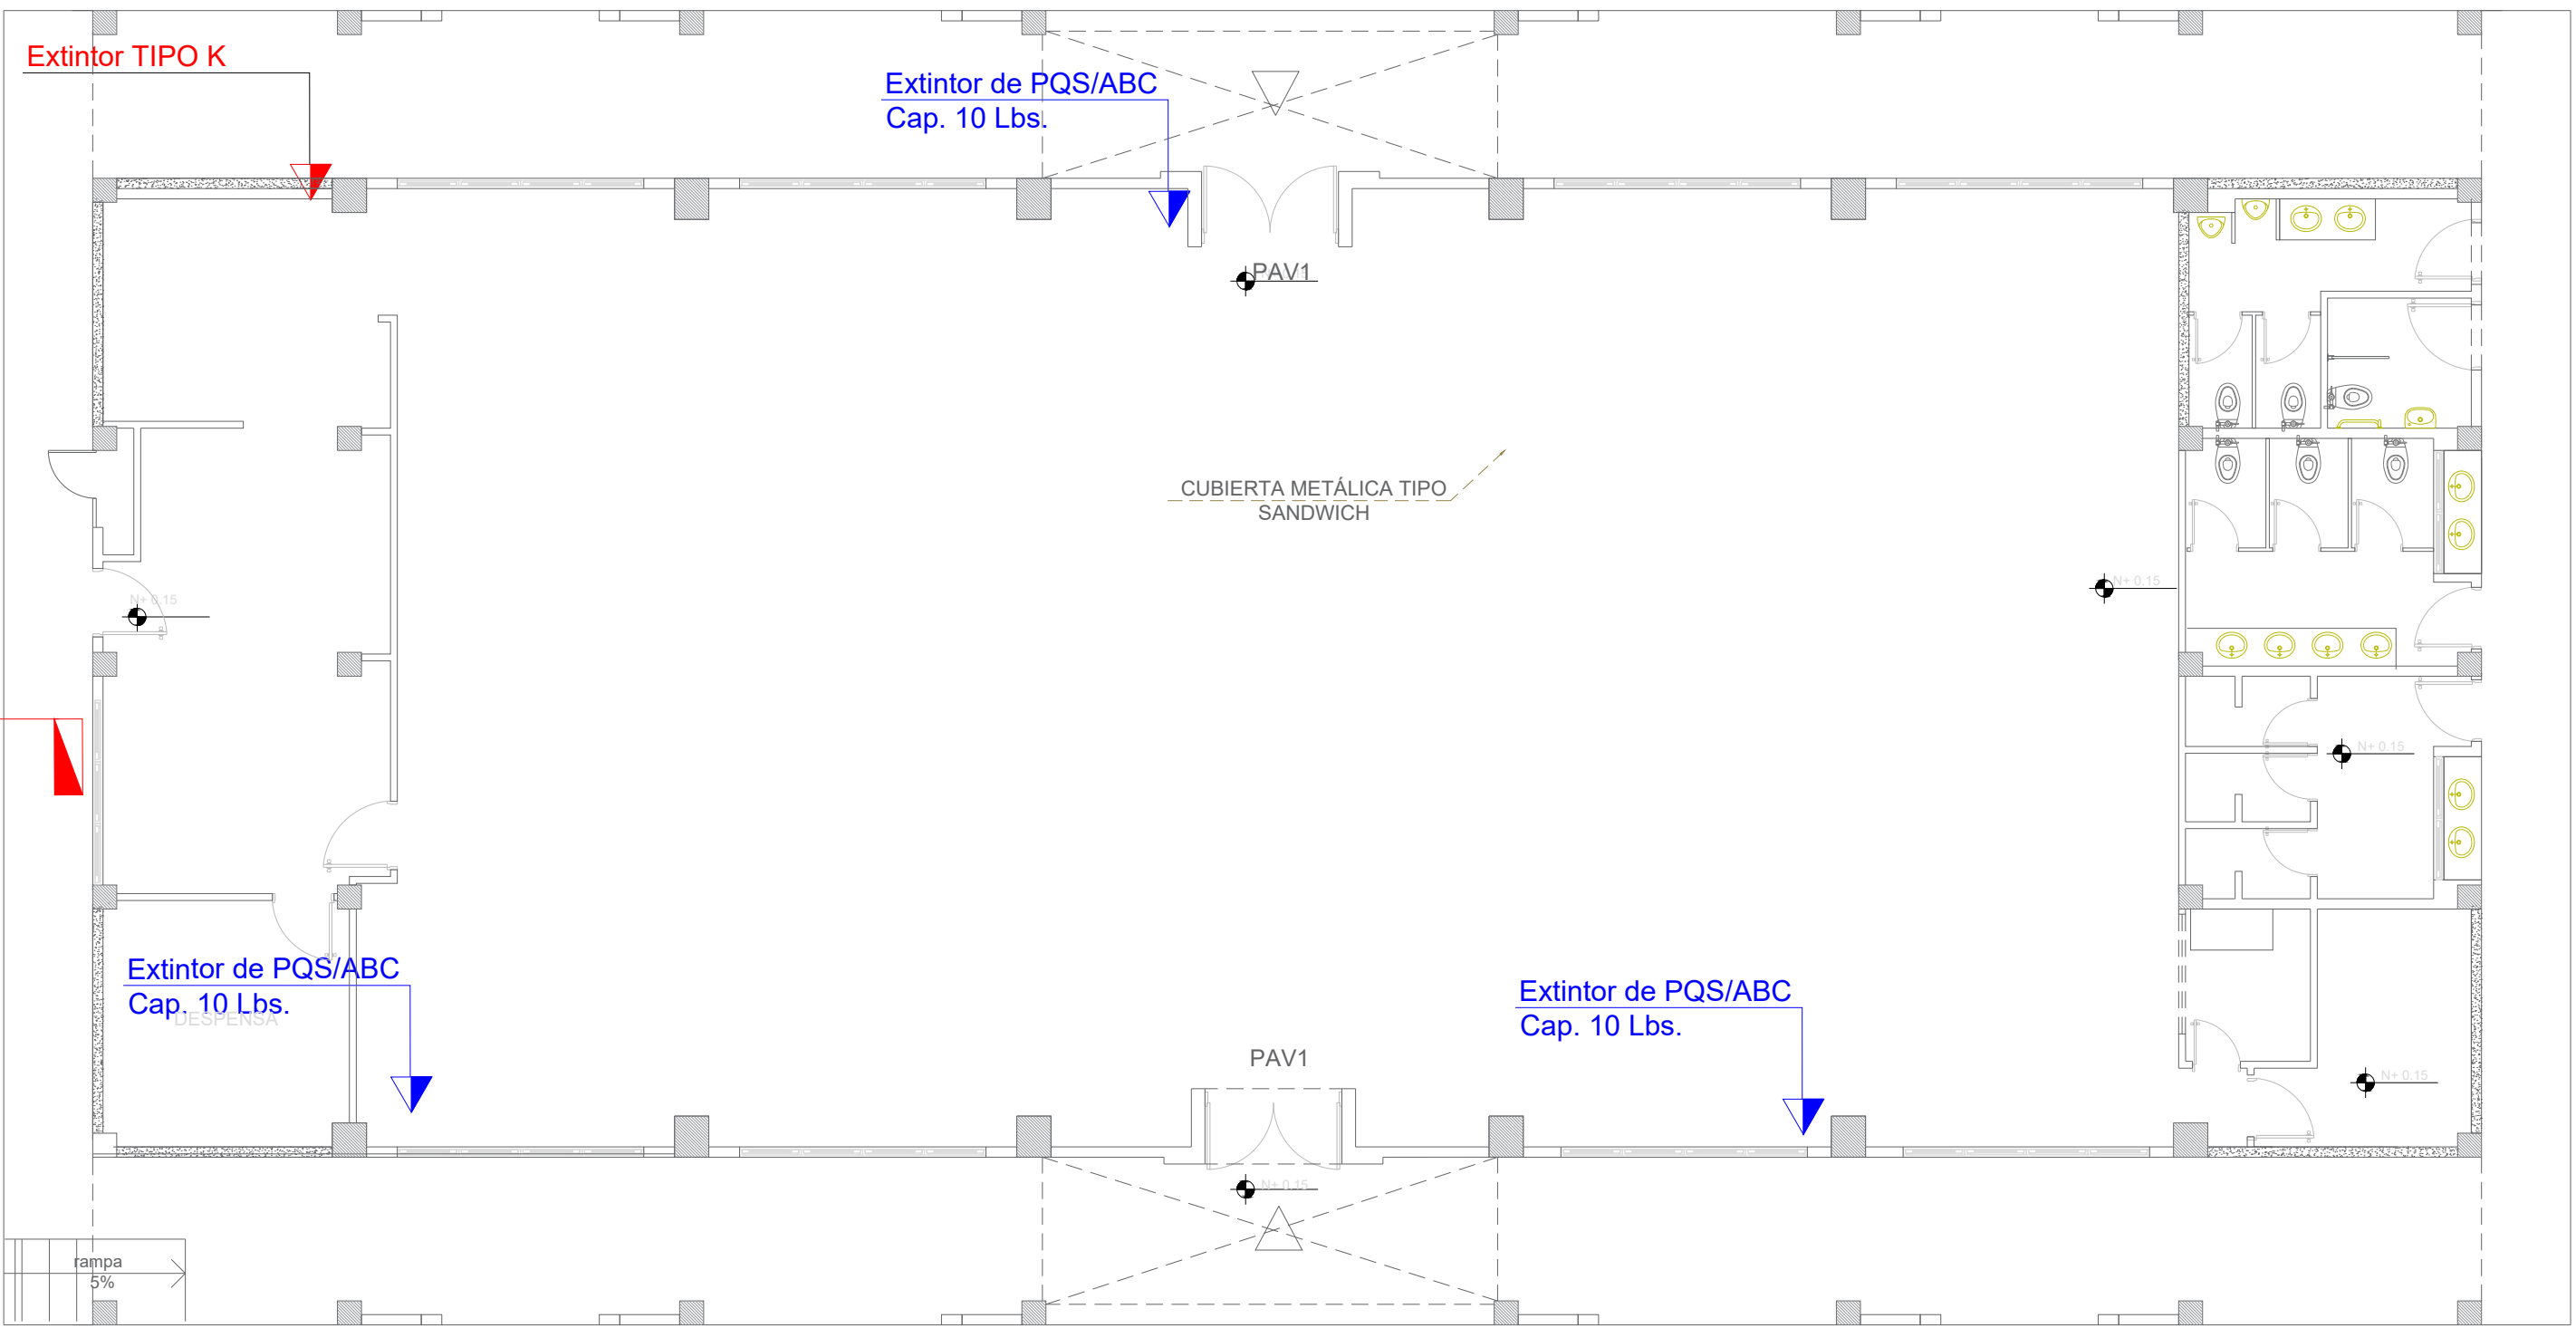

SISTEMA CONTRA INCENDIOS
ESCALA 1:100
COMEDOR

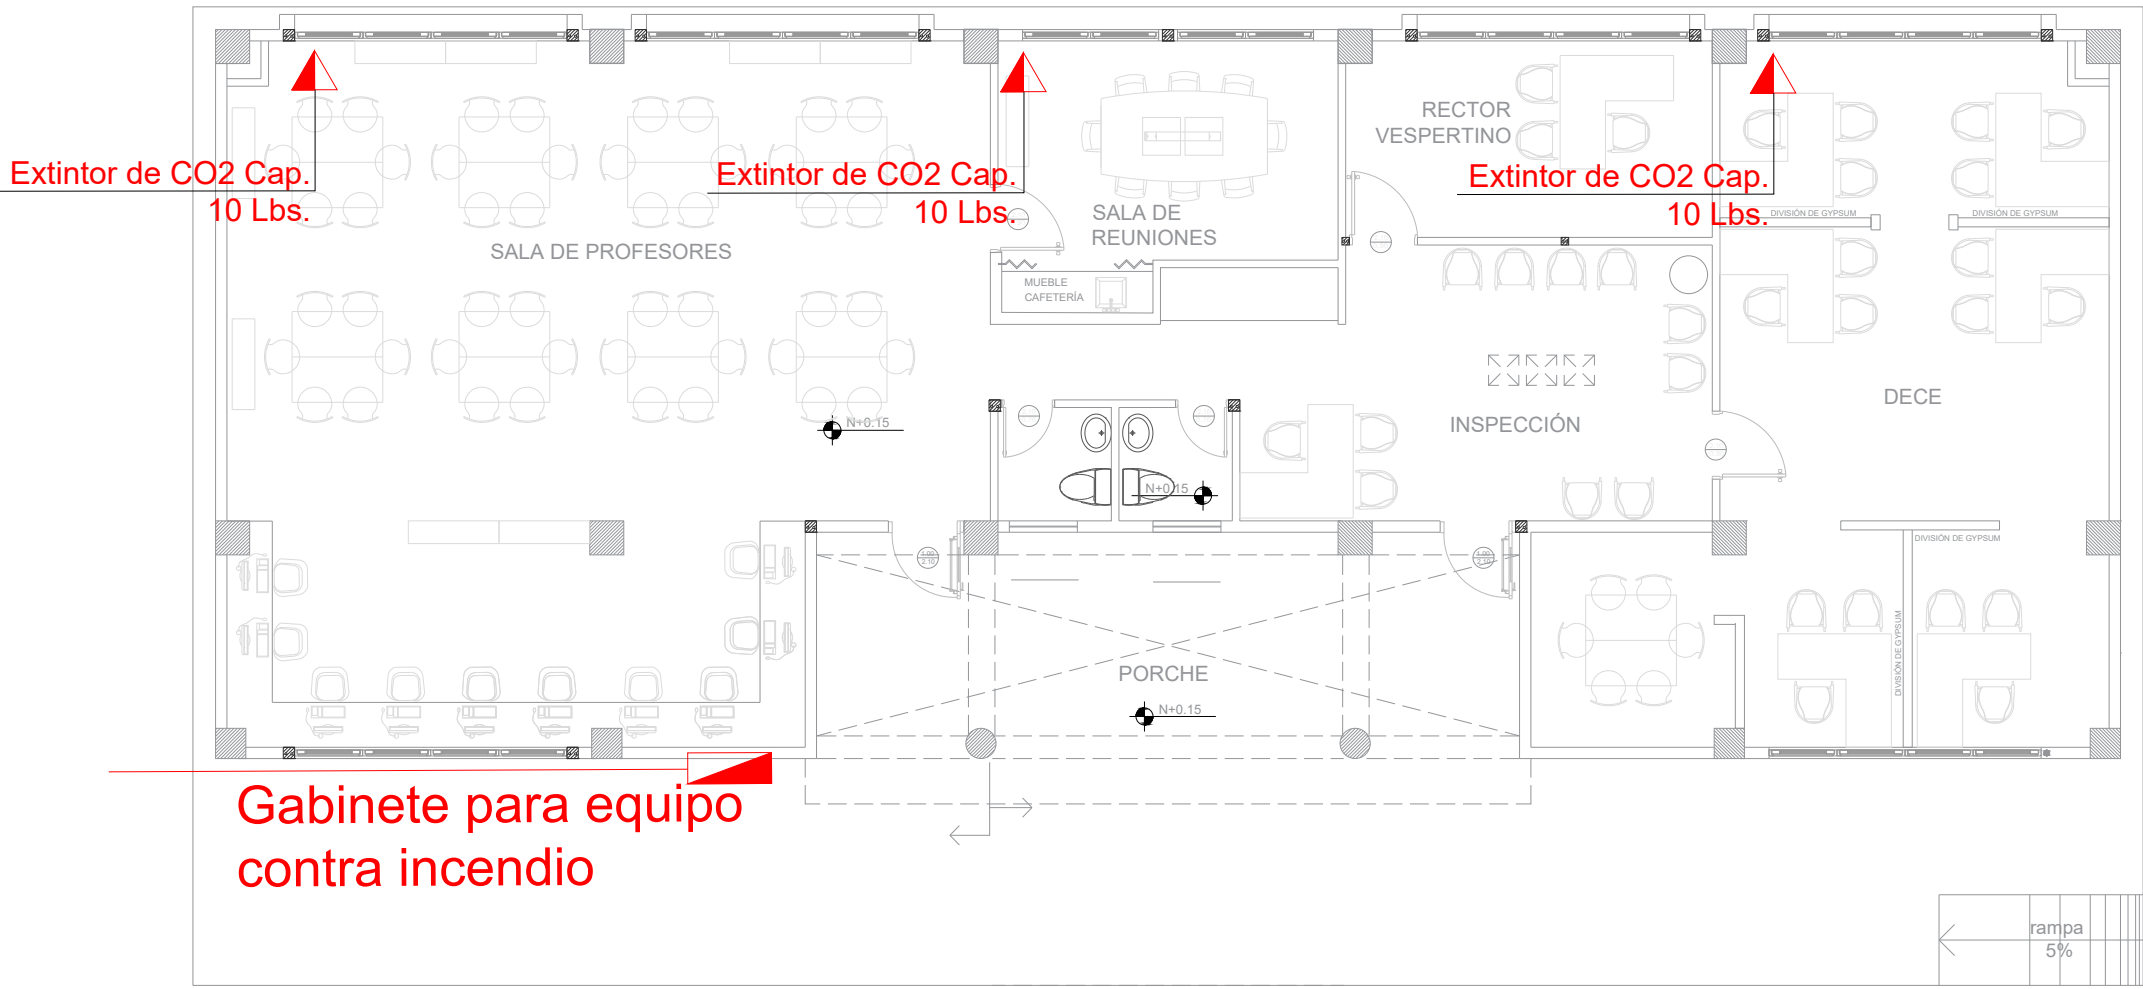

Gabinete para equipo
contra incendio

SISTEMA CONTRA INCENDIOS
ESCALA 1:100
SALA DE PROFESORES

NOMENCLATURA

	CAJETIN CONTRA INCENDIOS
	TUBERIA PVC PRESION
	SIAMESA
	Extintor de CO2 Cap. 10 Lbs.
	Extintor de PQS/ABC Cap. 10 Lbs.
	NODO

MINISTERIO DE EDUCACIÓN



RESPONSABLES:

ARQ. CRISTINA ORTIZ
DIRECTORA DEL PROYECTO
ECCOL CIA. LTDA.

ING. HERNAN ERAZO VILLACRES
ADMINISTRADOR DE CONTRATO
BIRF-8542-SBCC-CF-2018-026

ING. DIEGO GUACHAMIN
DISEÑADOR
ECCOL CIA. LTDA.

ING. JORGE GOMEZ
ESPECIALISTA
MINISTERIO DE EDUCACIÓN

PROYECTO:

BIRF-8542-SBCC-CF-2018-026

"CONSULTORÍA DE INTERVENCIÓN EN LA INFRAESTRUCTURA
EXISTENTE Y PROPUESTA PARA LA REPOTENCIACIÓN DE LA
UNIDAD EDUCATIVA INTERCULTURAL BILINGUE SURUPUCYU,
UBICADA EN EL CANTÓN GUARANDA, PROVINCIA DE BOLIVAR"

UBICACIÓN EN IMPLANTACIÓN:



UNIDAD EDUCATIVA:

UNIDAD EDUCATIVA INTERCULTURAL BILINGUE
SURUPUCYU

CANTON:

GUARANDA

PROVINCIA:

BOLIVAR

CONTIENE:

COMEDOR Y SALA DE PROFESORES
SISTEMA CONTRA INCENDIOS

ESCALAS:

INDICADAS

FECHA:

MAYO 2020

LAMINA N°:

EE-002

SELLOS MUNICIPALES / APROBACIÓN: