


LABORATORIOS PLANTA ALTA SISTEMA DE FUERZA REGULADA

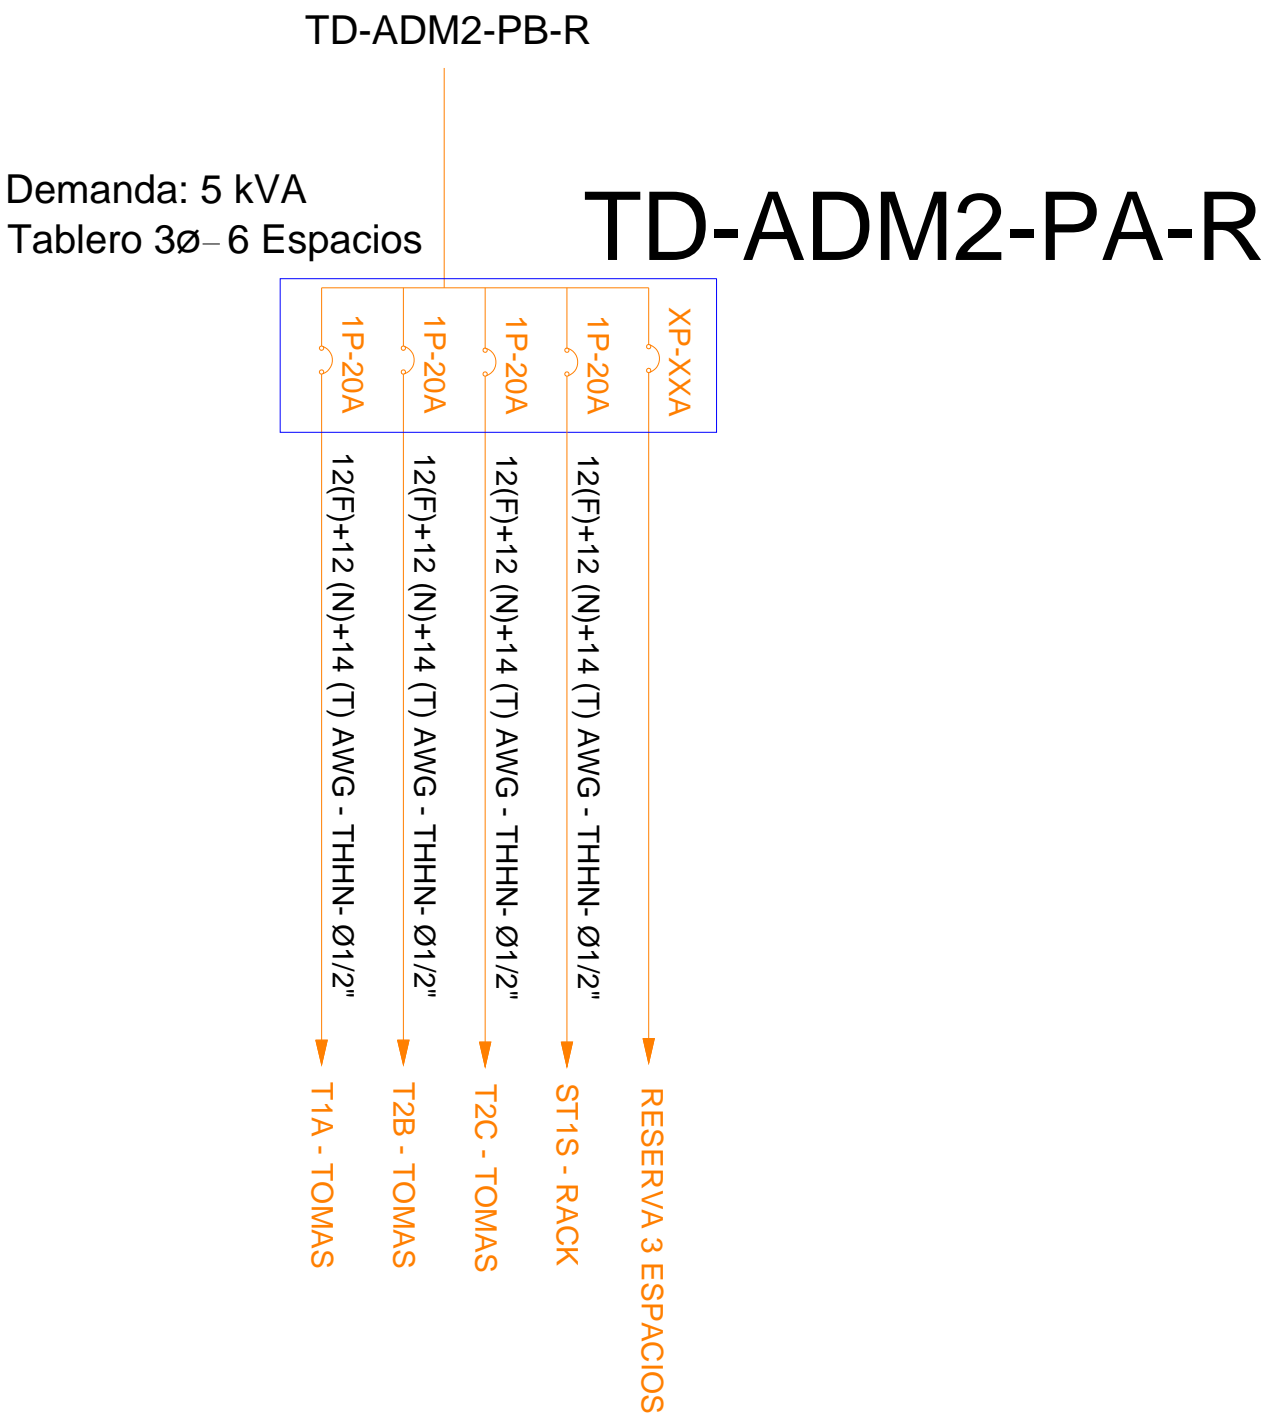

A. (TIA) EMT 1/2" (1x12F+1x12N+1x14T) AWG THHN.
B. (TIB) EMT 1/2" (1x12F+1x12N+1x14T) AWG THHN.
C. (TIC) EMT 1/2" (1x12F+1x12N+1x14T) AWG THHN.
D. (TID) EMT 1/2" (1x12F+1x12N+1x14T) AWG THHN.

SIMBOLOGÍA SISTEMA FUERZA REGULADO		
ELEMENTO	DESCRIPCIÓN	CANTIDAD
	Tomacorriente doble polarizado con tierra	-
	Tomacorriente doble polarizado con tierra de piso, regulado	-
	Tomacorriente doble polarizado con tierra para techo, regulado	-
	Tomacorriente doble polarizado con tierra sobre mesón, regulado	18
	Tablero centro de carga - Sistema normal x=xxE : #fases - #Espacios	1
	Tubería 1/2" Conduit EMT o Manguera negra 1/2" por techo o pared.	-
	Tubería 1/2" Conduit EMT o manguera negra 1/2" por piso.	-
	Caja de paso 10x10cm	-
	Salida especial	1



MINISTERIO DE EDUCACIÓN



EL GOBIERNO DE TODOS

RESPONSABLES:


ARQ. ANTONIO GUZMÁN DÁVILA
DIRECTOR DEL PROYECTO
GYPSICONS CIA. LTDA.

ING. ALVIN GUAIPATÍN G.
INGENIERO ELÉCTRICO
GYPSICONS CIA. LTDA.

ING. HERNÁN ERAZO VILLACRESES
ADMINISTRADOR DEL CONTRATO
#BIRF-8542-SBCC-CF-2018-032

ING. VINICIO ITAZ
ESPECIALISTA ELÉCTRICO
MINEDUC

UBICACIÓN:

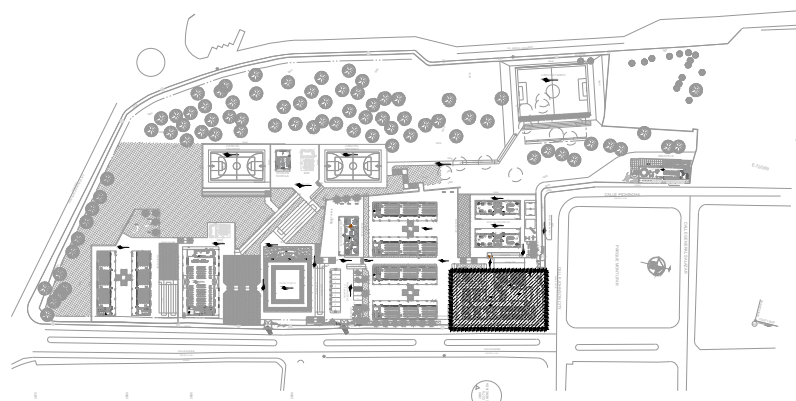

PROYECTO:

BIRF-8542-SBCC-CF-2018-032
"INTERVENCIÓN EN LA INFRAESTRUCTURA EXISTENTE Y PROPUESTA PARA LA REPOENCIACIÓN DE LA UNIDAD EDUCATIVA ÁNGEL POLIBIO CHÁVEZ, UBICADA EN EL CANTÓN GUARANDA PROVINCIA DE BOLÍVAR."

UNIDAD EDUCATIVA:

UNIDAD EDUCATIVA ÁNGEL POLIBIO CHÁVEZ

CANTÓN:

GUARANDA

PROVINCIA:

BOLÍVAR

CONTIENE:

LABORATORIO DE TECNOLOGÍAS E IDIOMAS
PLANTA ALTA
SISTEMA DE FUERZA REGULADO

ESCALA:

1:100

FECHA:

AGOSTO 2020

LÁMINA:

EL-24

SELLOS MUNICIPALES: