

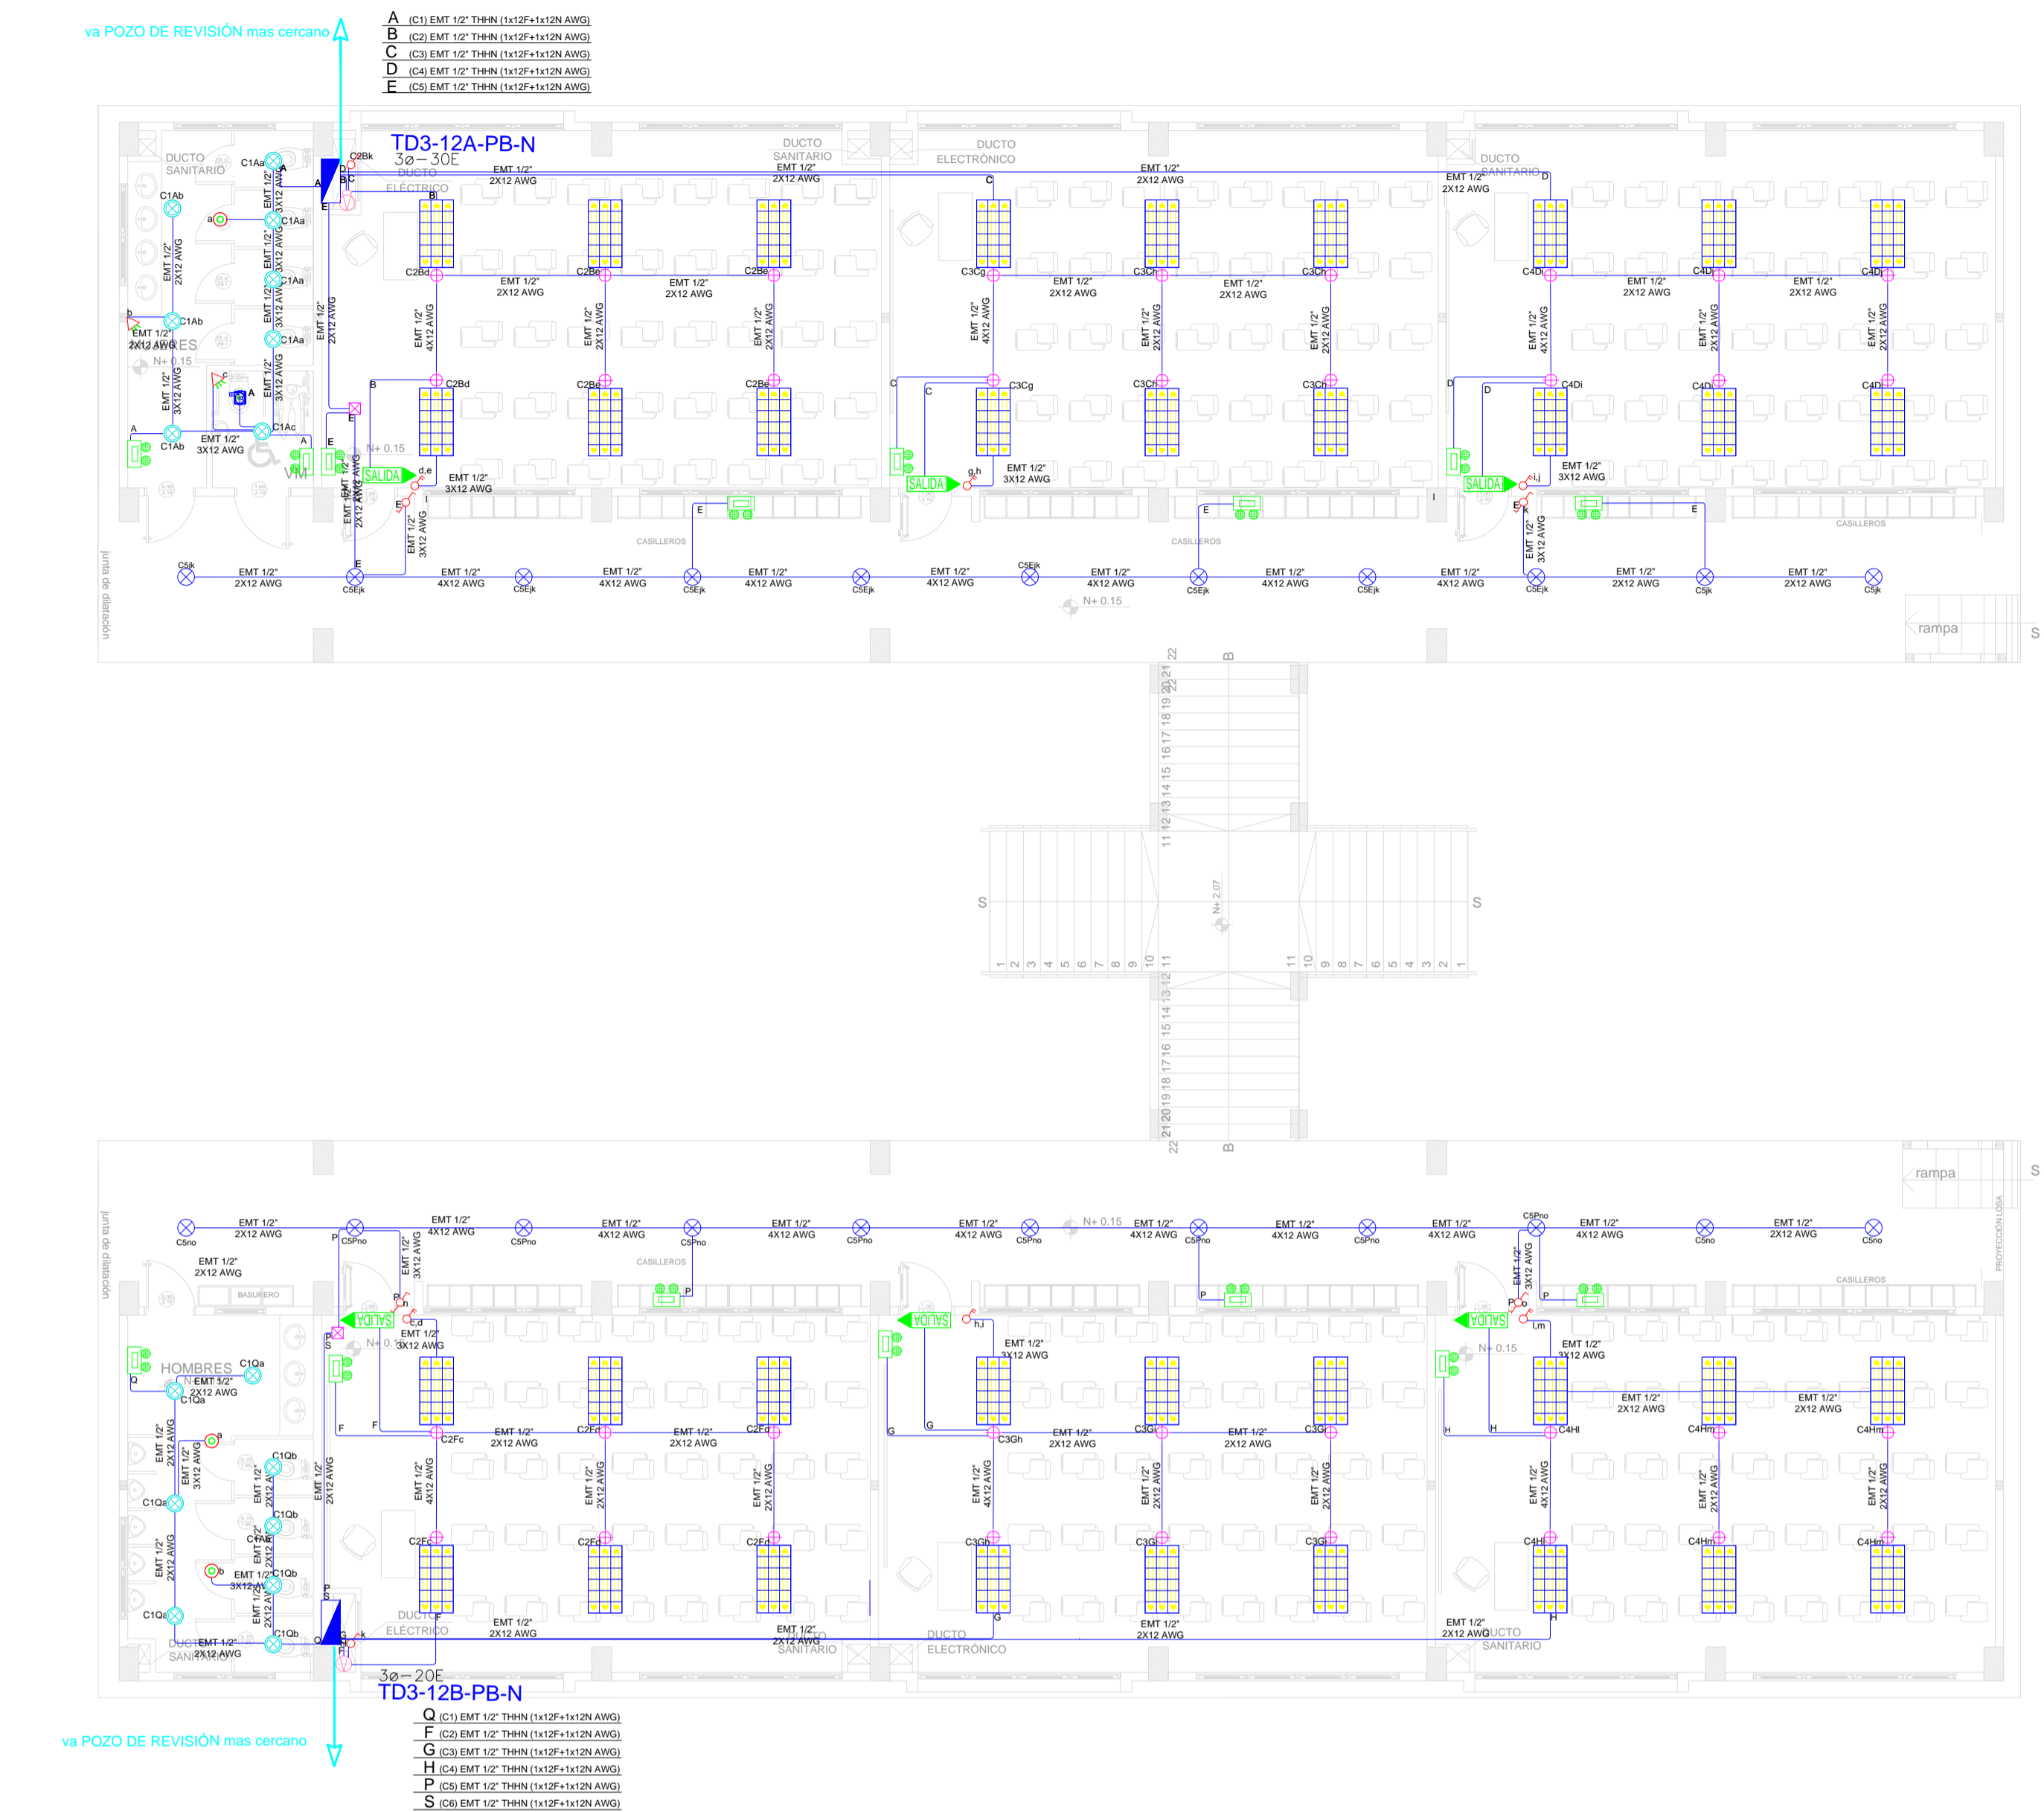


BLOQUE 3 DE 12 - PLANTA BAJA SISTEMA DE ILUMINACIÓN

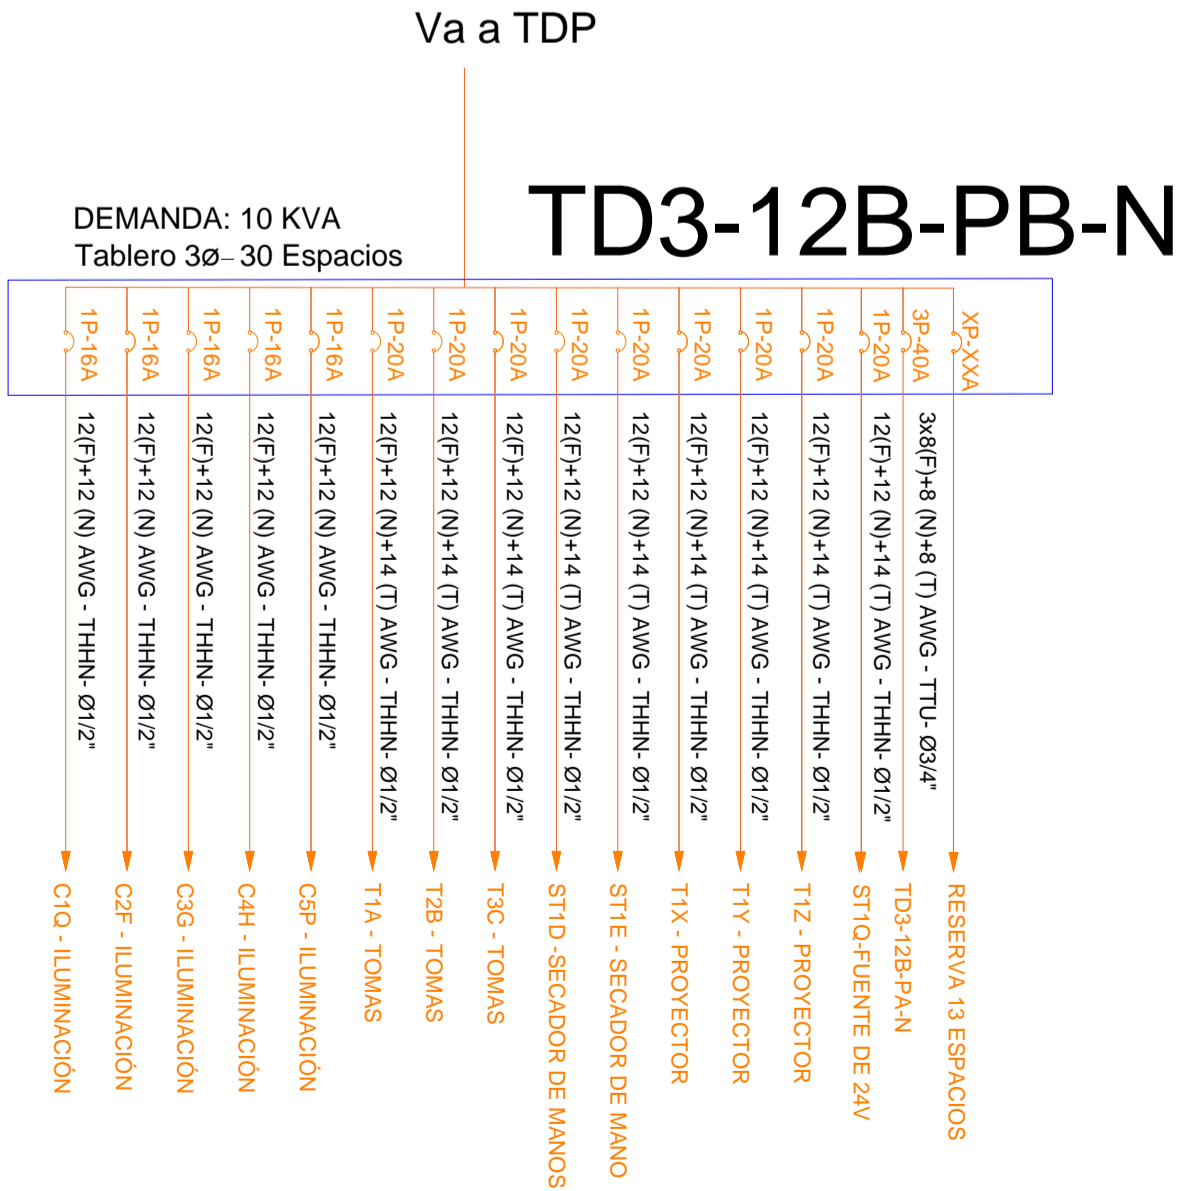

SIMBOLOGÍA ILUMINACIÓN		
ELEMENTO	DESCRIPCIÓN	CANTIDAD
	Interruptor Simple	2
	Interruptor Doble	6
	Commutador Simple	4
	Tablero centro de carga xp-xSE : #fases - #Espacios	2
	Luminaria Led 3x18W 120V, empotrado.	36
	Luminaria Led circular empotrable 24W	22
	Luminaria Led circular empotrable 18W	16
	Aplicle de pared LED 2x5W	-
	Sensor de movimiento 360° - PIR	3
	Sensor de movimiento 180° PIR	2
	Tuberia EMT 1x12F+1x12N	-
	Caja de paso 10x10cm	2
	Extractor de baño	1
	Aplicle de pared 1x20W interior	2
	Caja de octogonal	-
	Lampara de Emergencia	15
	Letrero de Salida	6

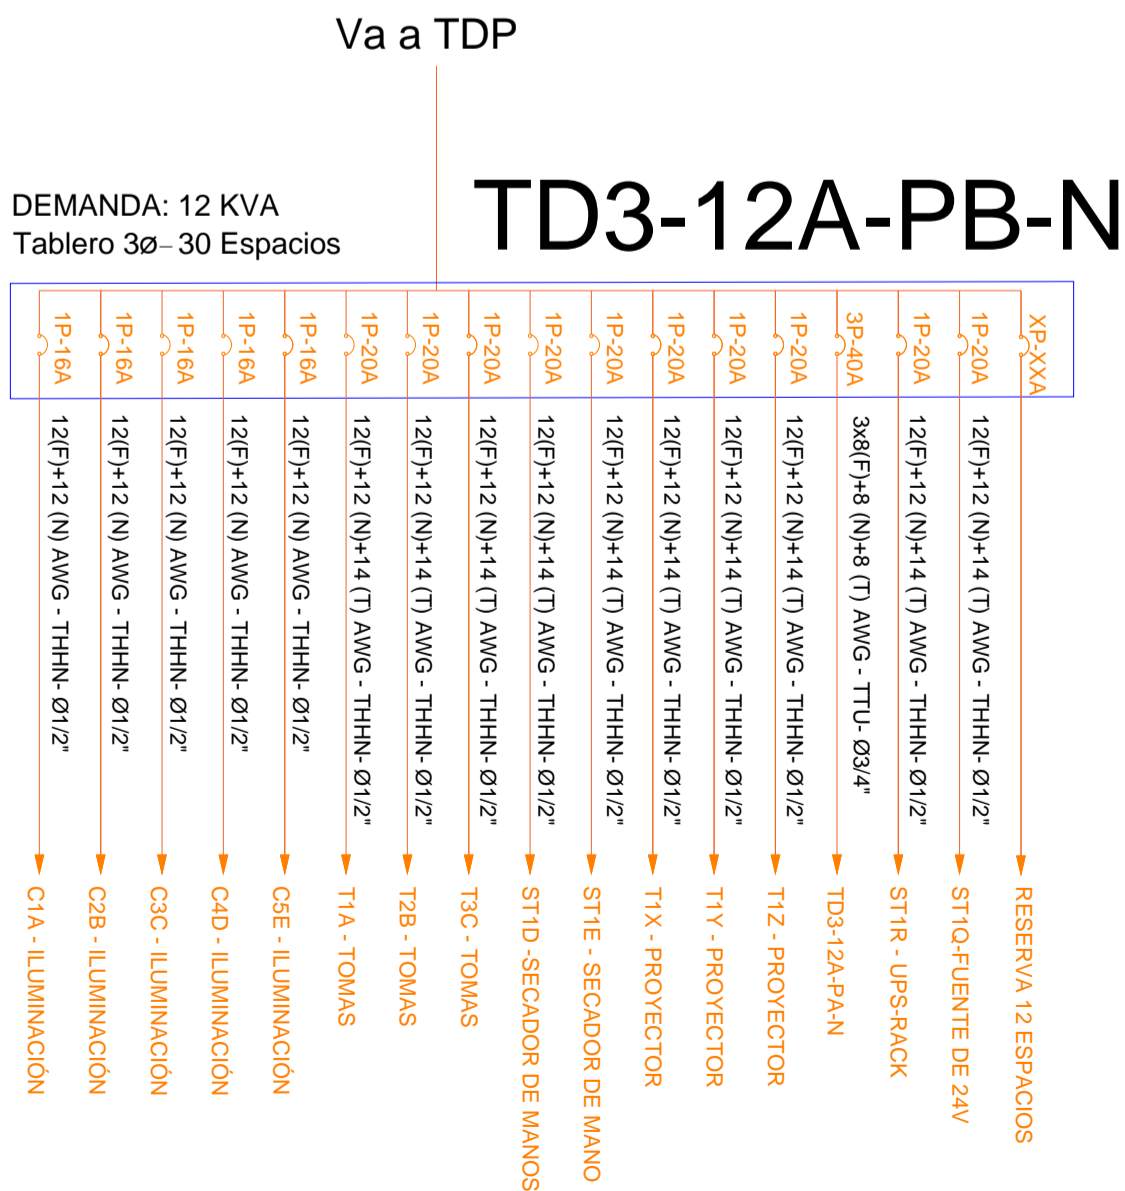

MINISTERIO DE EDUCACIÓN



RESPONSABLES:


ARQ. ANTONIO GUZMÁN DÁVILA  
DIRECTOR DEL PROYECTO  
GYPSICONS CIA. LTDA.

ING. HERNÁN ERAZO VILLACRESES  
ADMINISTRADOR DEL  
CONTRATO  
#BIRF-8542-SBCC-CF-2018-032

ING. ALVIN GUAIPATÍN G.  
INGENIERO ELÉCTRICO  
GYPSICONS CIA. LTDA.

ING. VINICIO ITAZ  
ESPECIALISTA ELÉCTRICO  
MINEDUC

UBICACIÓN:

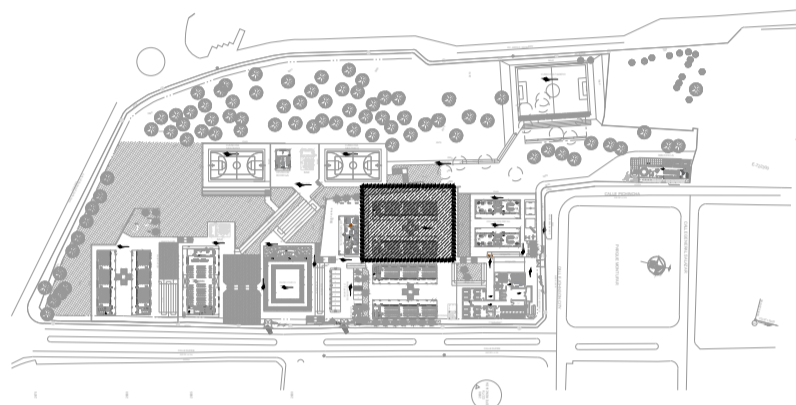

PROYECTO:

BIRF-8542-SBCC-CF-2018-032  
" INTERVENCIÓN EN LA INFRAESTRUCTURA EXISTENTE Y PROPUESTA  
PARA LA REPOENCIACIÓN DE LA UNIDAD EDUCATIVA ÁNGEL  
POLIBIO CHÁVEZ, UBICADA EN EL CANTÓN GUARANDA PROVINCIA  
DE BOLÍVAR."

UNIDAD EDUCATIVA:

UNIDAD EDUCATIVA ÁNGEL POLIBIO CHÁVEZ

CANTÓN:

GUARANDA

PROVINCIA:

BOLÍVAR

CONTIENE:

BLOQUE 3 DE 12  
PLANTA BAJA  
SISTEMA DE ILUMINACIÓN

ESCALA:

1:100

FECHA:

AGOSTO 2020

LÁMINA:

EL-09

SELLOS MUNICIPALES: