


BLOQUE 1 DE 12 - PLANTA ALTA SISTEMA DE ILUMINACIÓN

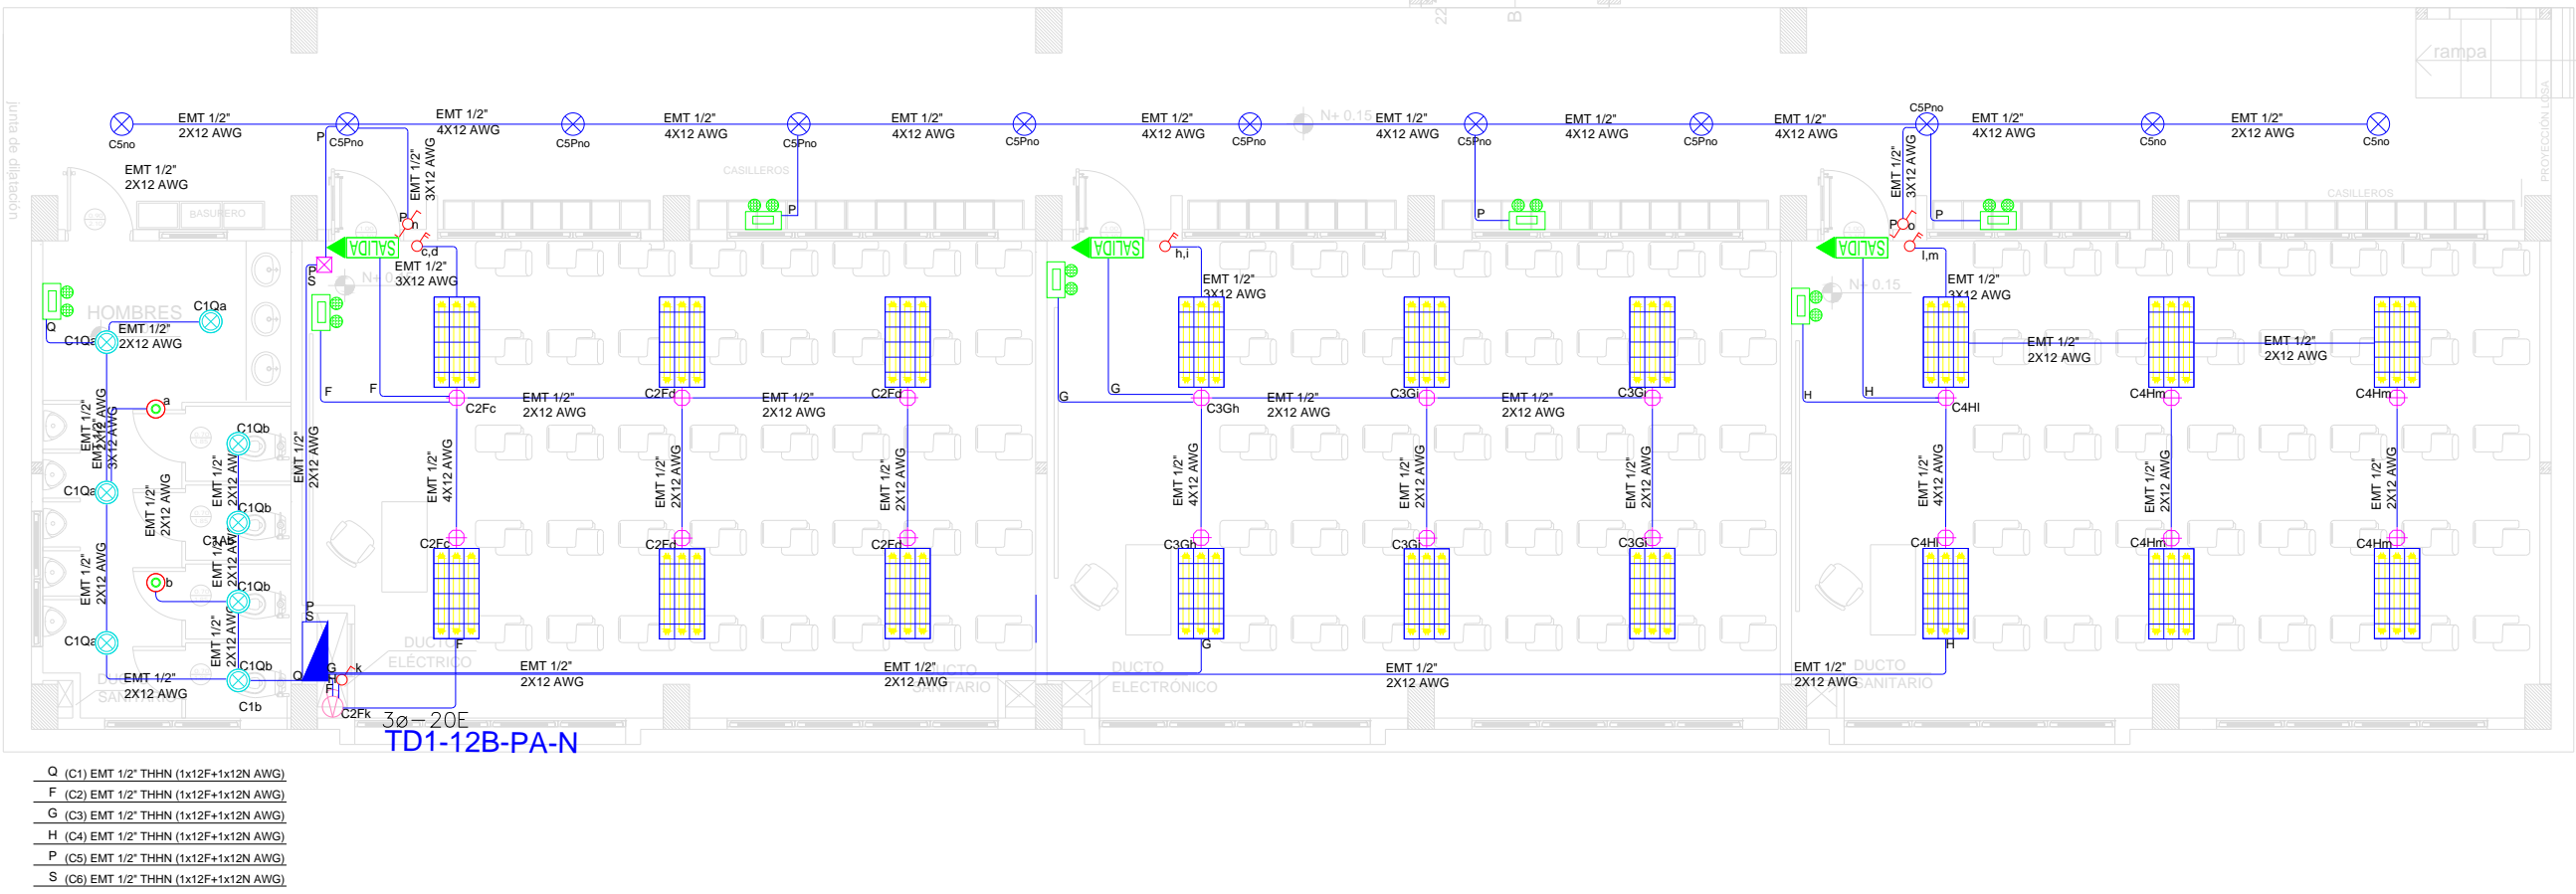

SIMBOLOGÍA ILUMINACIÓN		
ELEMENTO	DESCRIPCIÓN	CANTIDAD
	Interruptor Simple	3
	Interruptor Doble	6
	Conmutador Simple	4
	Tablero centro de carga xx-xE : #Espaces	2
	Luminaria Led 3x18W 120V, empotrada	36
	Luminaria Led circular empotrable 24W	22
	Luminaria Led circular empotrable 18W	16
	Aplique de pared LED 2x5W	-
	Sensor de movimiento 360° - PIR	3
	Sensor de movimiento 180° - PIR	1
	Tubería EMT 1x12F+1x12N	-
	Caja de paso 10x10cm	2
	Extractor de baño	-
	Aplique de pared 1x26W interior	2
	Caja octogonal	-
	Lámpara de Emergencia	14
	Letrero de Salida	6




Va a TD1-12A-PB-N

Va a TD1-12B-PB-N


DEMANDA: 5 KVA
Tablero 3ø - 20 Espacios

TD1-12A-PA-N

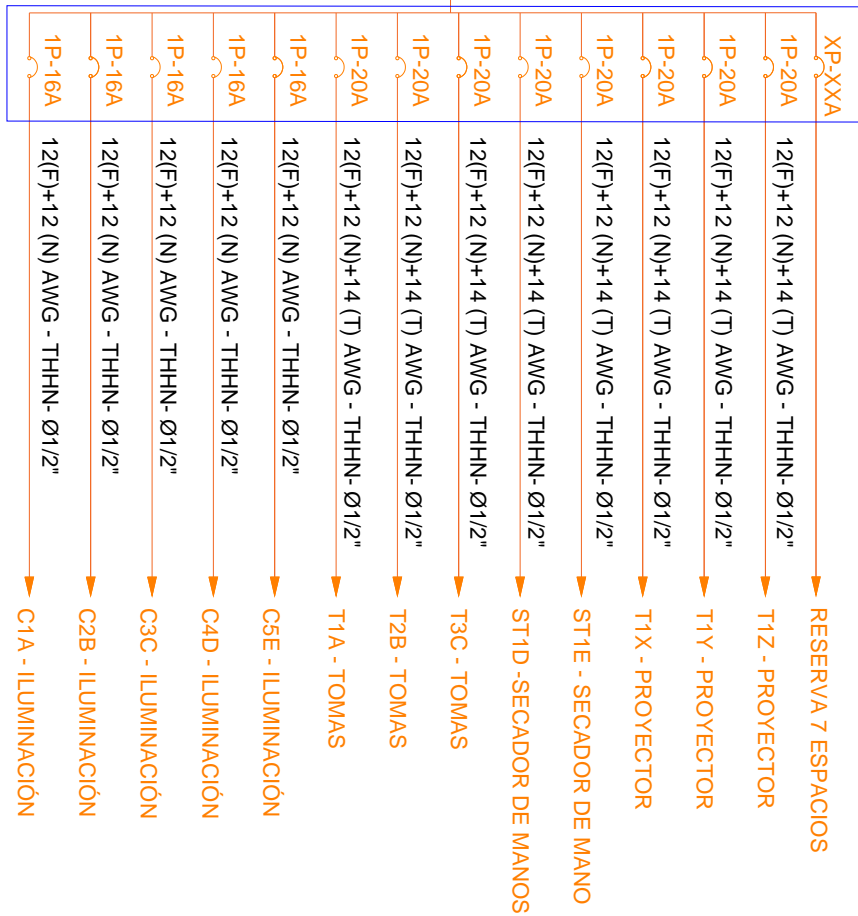

DEMANDA: 5KVA
Tablero 3ø - 20 Espacios

TD1-12B-PA-N

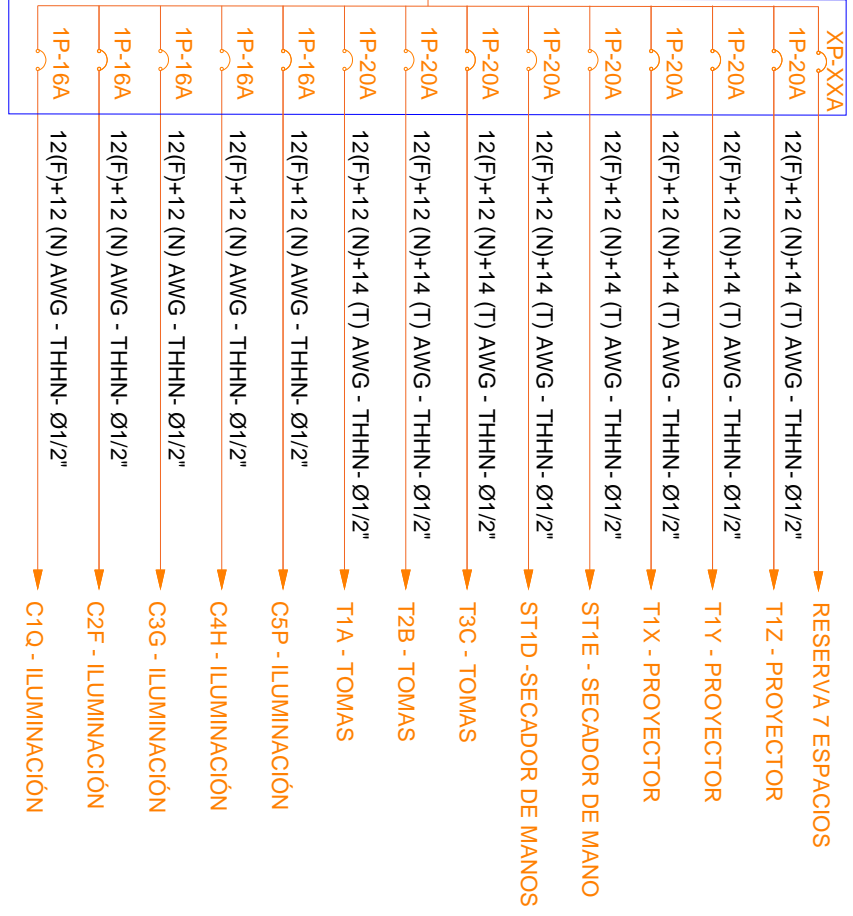

MINISTERIO DE EDUCACIÓN



EL GOBIERNO DE TODOS

RESPONSABLES:


ARQ. ANTONIO GUZMÁN DÁVILA
DIRECTOR DEL PROYECTO
GYPSICONS CIA. LTDA.

ING. HERNÁN ERAZO VILLACRESES
ADMINISTRADOR DEL
CONTRATO
#BIRF-8542-SBCC-CF-2018-032

ING. ALVIN GUAIPATÍN G.
INGENIERO ELÉCTRICO
GYPSICONS CIA. LTDA.

ING. VINICIO ITAZ
ESPECIALISTA ELÉCTRICO
MINEDUC

UBICACIÓN:

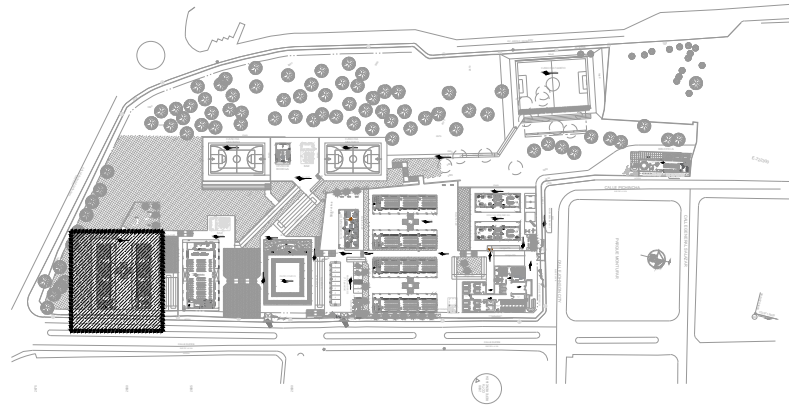

PROYECTO:

BIRF-8542-SBCC-CF-2018-032
"INTERVENCIÓN EN LA INFRAESTRUCTURA EXISTENTE Y PROPUESTA
PARA LA REPOENCIACIÓN DE LA UNIDAD EDUCATIVA ÁNGEL
POLIBIO CHÁVEZ, UBICADA EN EL CANTÓN GUARANDA PROVINCIA
DE BOLÍVAR."

UNIDAD EDUCATIVA:

UNIDAD EDUCATIVA ÁNGEL POLIBIO CHÁVEZ

CANTÓN:

GUARANDA

PROVINCIA:

BOLÍVAR

CONTIENE:

BLOQUE 1 DE 12
PLANTA ALTA
SISTEMA DE ILUMINACIÓN

ESCALA:

1:100

FECHA:

AGOSTO 2020

LÁMINA:

EL-03

SELLOS MUNICIPALES: