




PLANTA BAJA
ESCALA 1:50

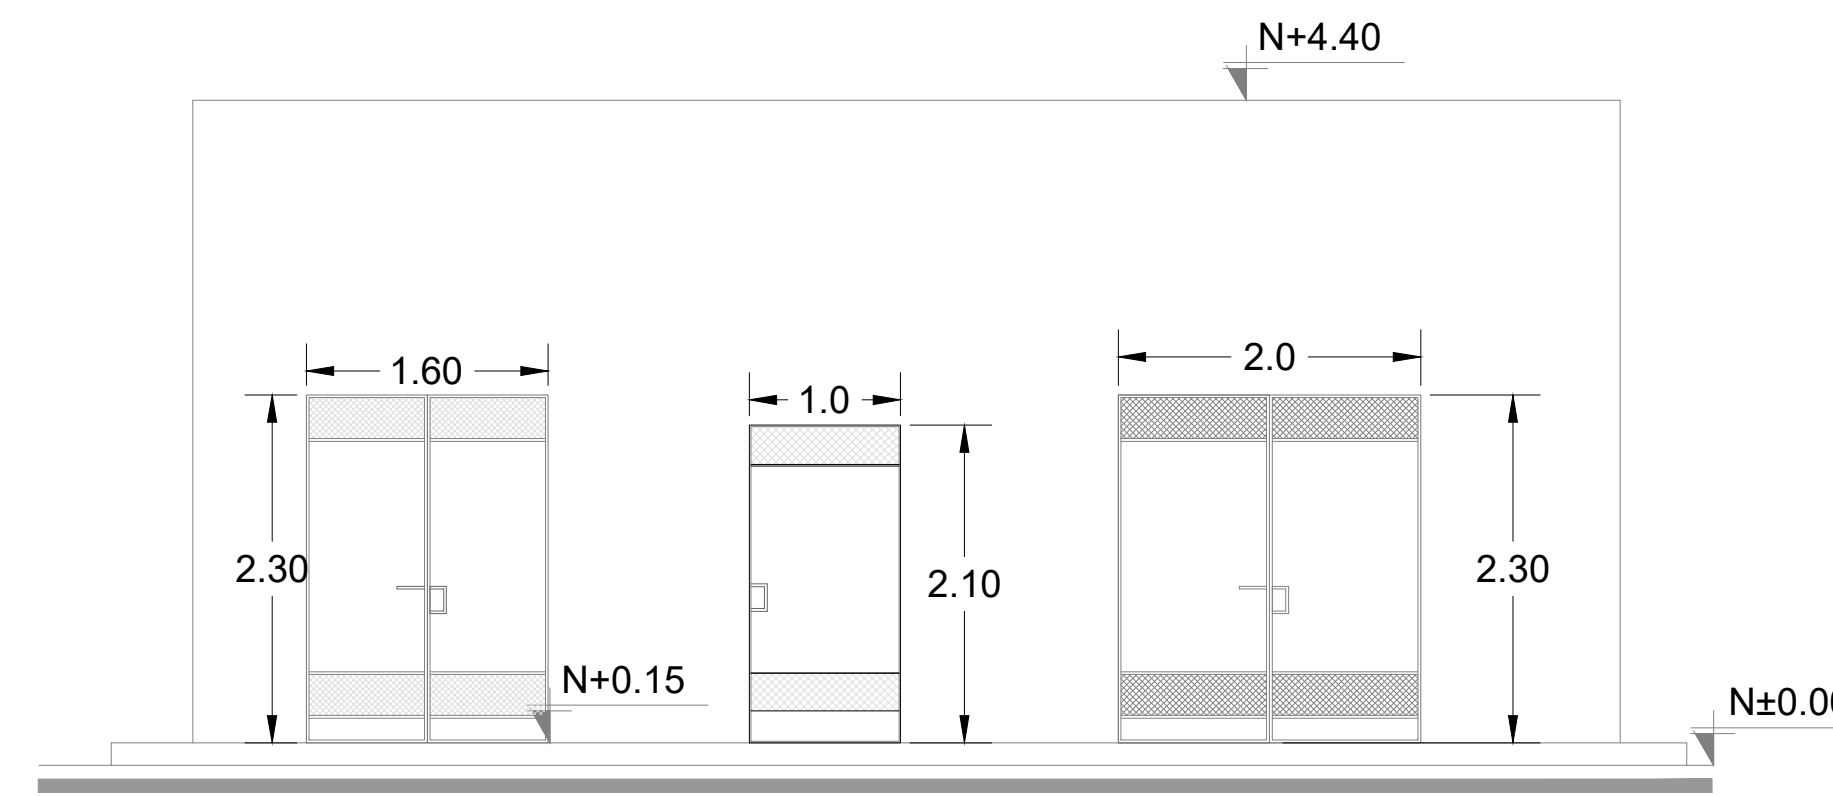


FACHADA FRONTAL
ESCALA 1:50

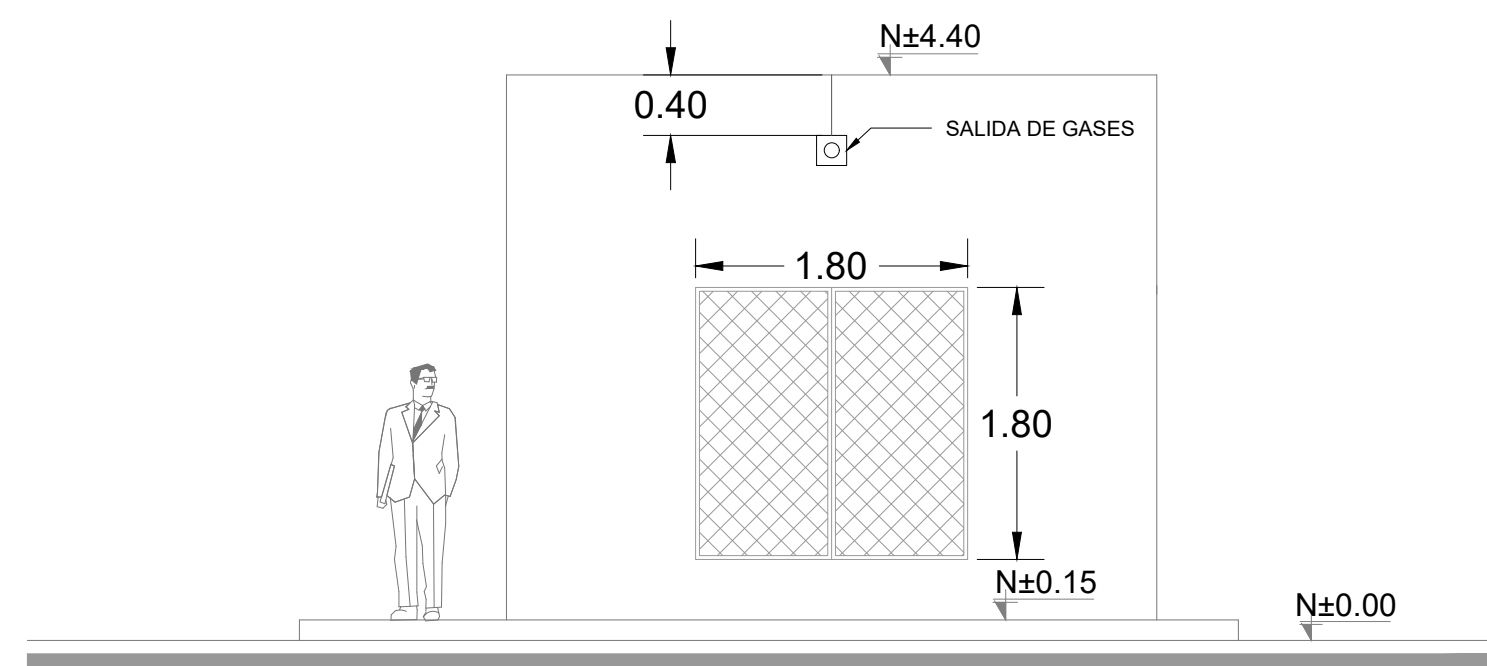


FACHADA LATERAL DERECHA
ESCALA 1:50

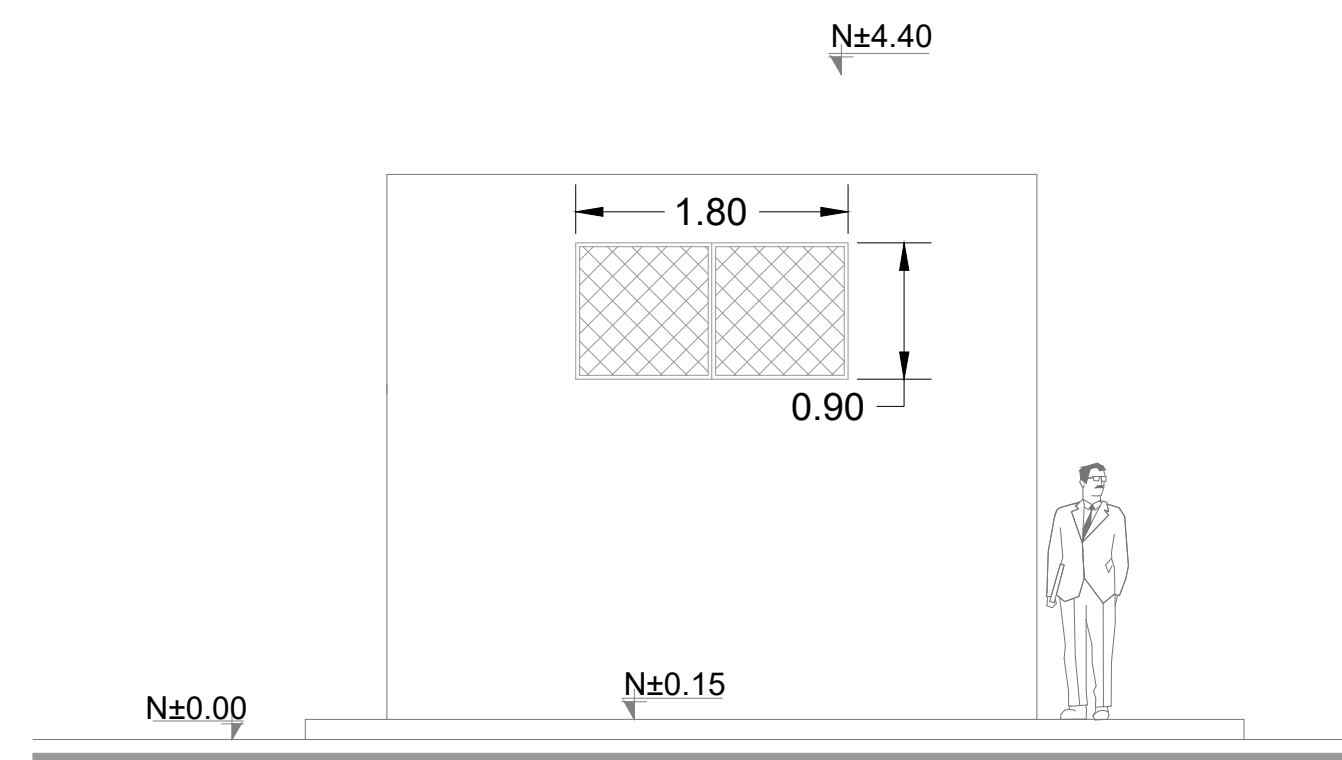

FACHADA LATERAL IZQUIERDA
ESCALA 1:50

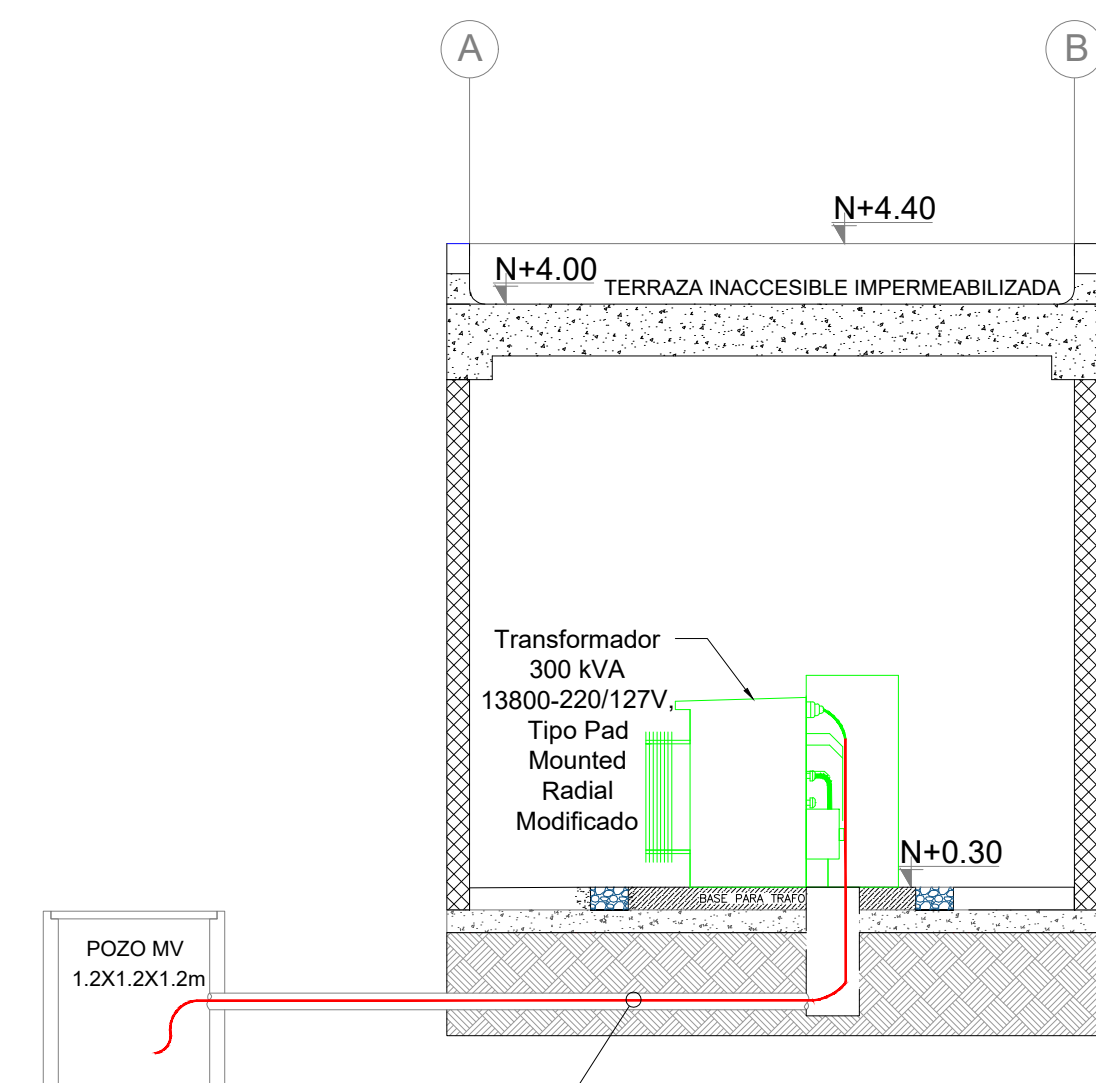

CORTE B-B'
ESCALA 1:50

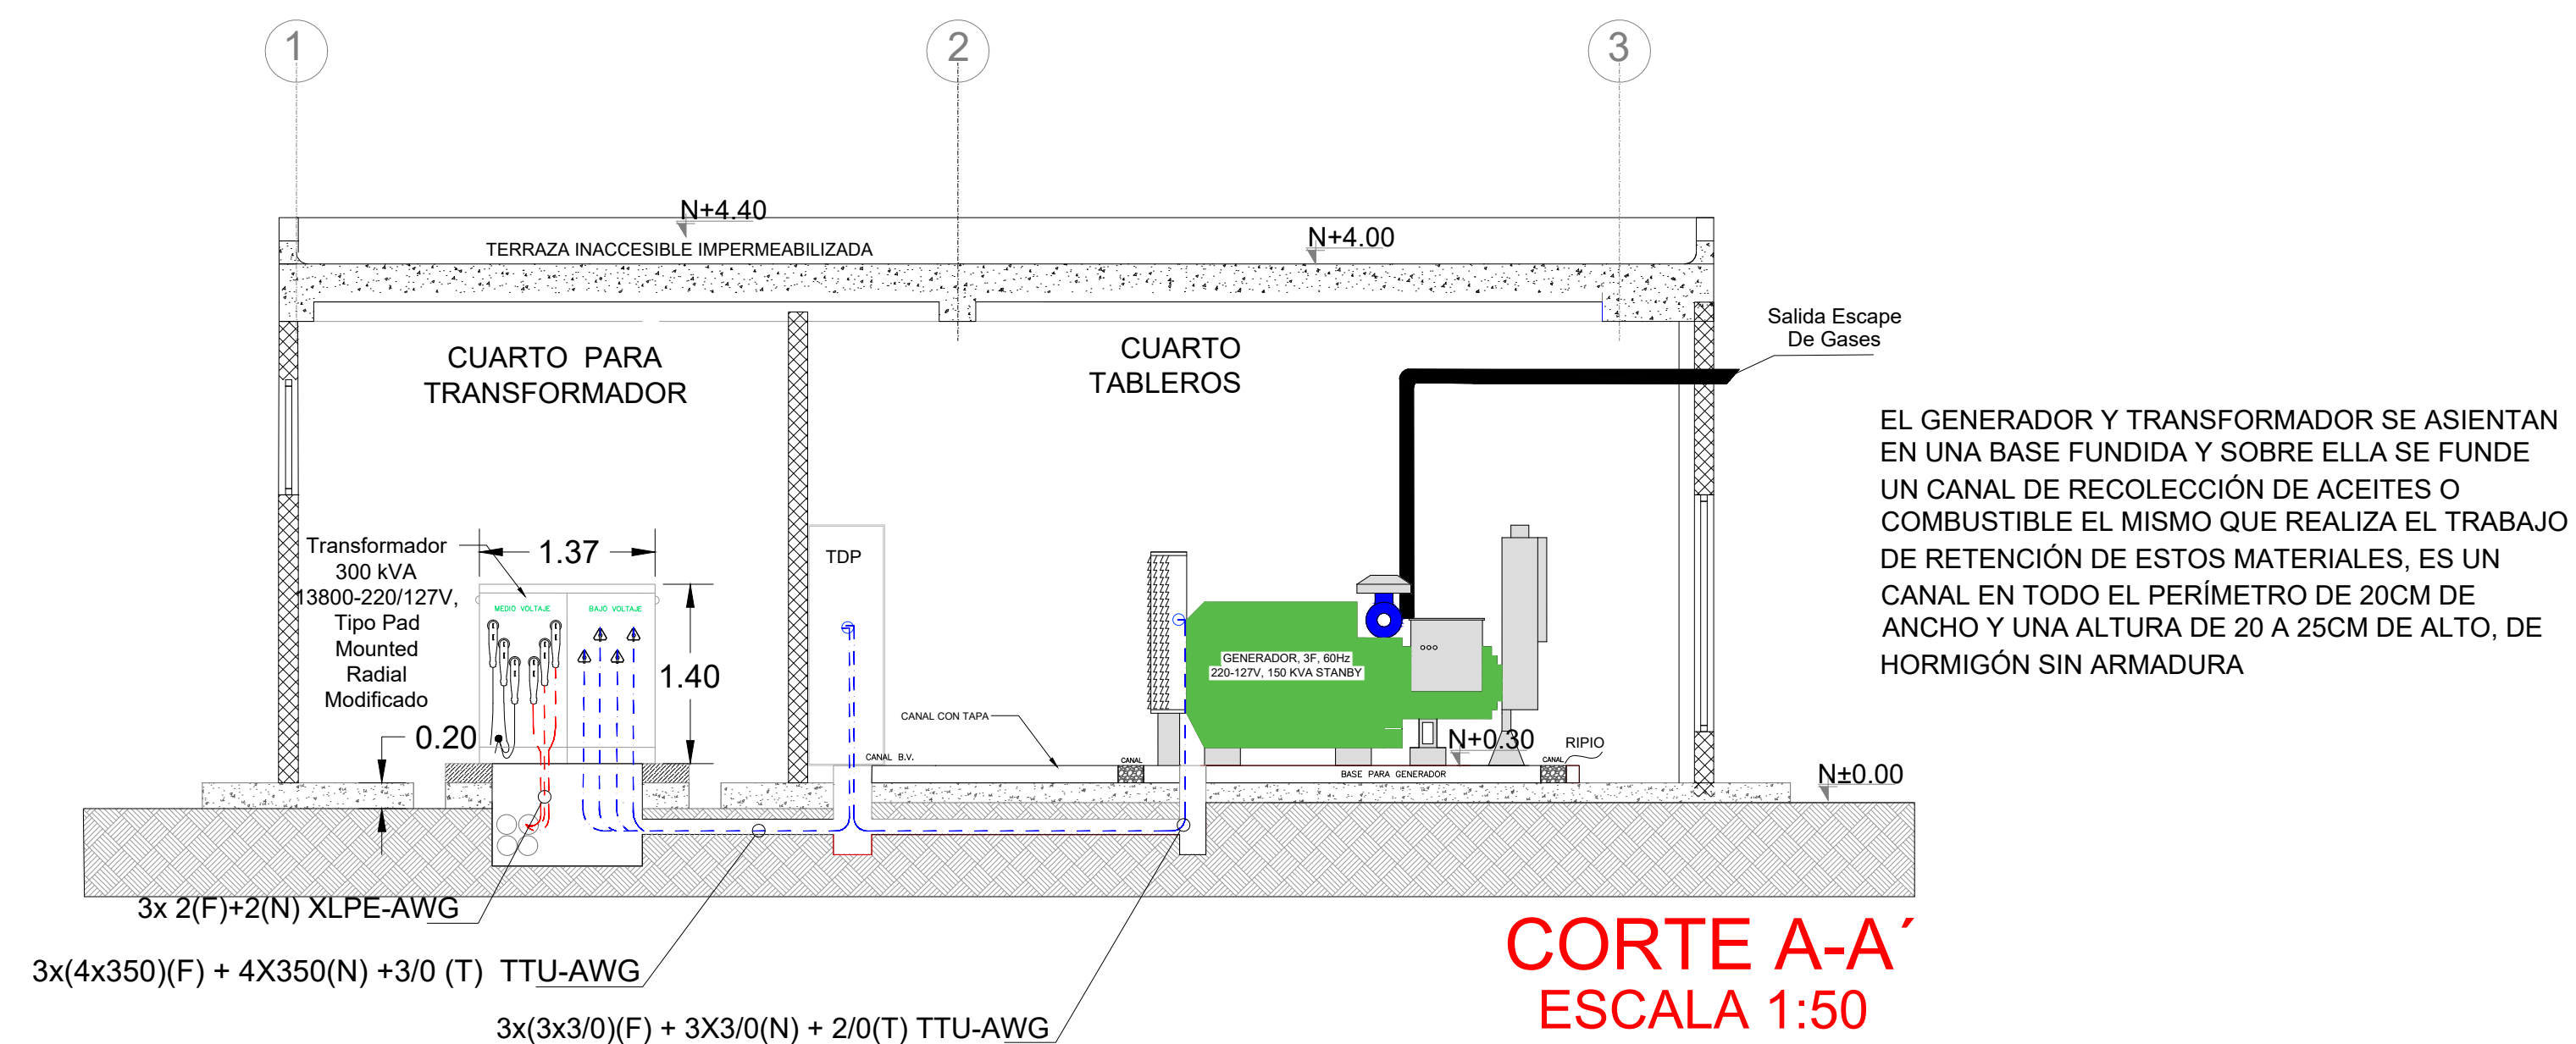

CORTE A-A'
ESCALA 1:50

RESPONSABLES:


ARQ. ANTONIO GUZMÁN DÁVILA
DIRECTOR DEL PROYECTO
GYPSICONS CIA. LTDA.

ING. HERNÁN ERAZO VILLACRESES
ADMINISTRADOR DEL CONTRATO
#BIRF-8542-SBCC-CF-2018-032

ING. ALVIN GUAIPATÍN G.
INGENIERO ELÉCTRICO
GYPSICONS CIA. LTDA.

ING. VINICIO ITAZ
ESPECIALISTA ELÉCTRICO
MINEDUC

UBICACIÓN:

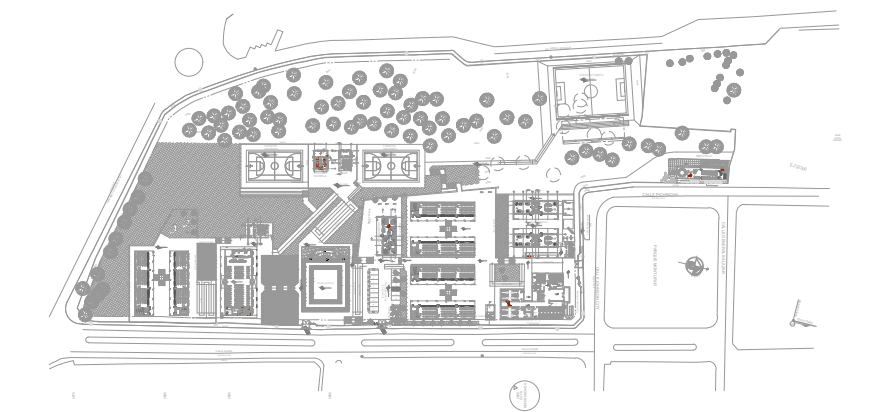

PROYECTO:

BIRF-8542-SBCC-CF-2018-032
"INTERVENCIÓN EN LA INFRAESTRUCTURA EXISTENTE Y PROPUESTA PARA LA REPOTENCIACIÓN DE LA UNIDAD EDUCATIVA ÁNGEL POLIBIO CHÁVEZ, UBICADA EN EL CANTÓN GUARANDA PROVINCIA DE BOLÍVAR."

UNIDAD EDUCATIVA:

UNIDAD EDUCATIVA ÁNGEL POLIBIO CHÁVEZ

CANTÓN:

GUARANDA

PROVINCIA:

BOLÍVAR

CONTIENE:

DETALLE CUARTO DE MÁQUINAS

ESCALA:

INDICADAS

FECHA:

AGOSTO 2020

LÁMINA:

EL-39

SELLOS MUNICIPALES: