







ADMINISTRACIÓN

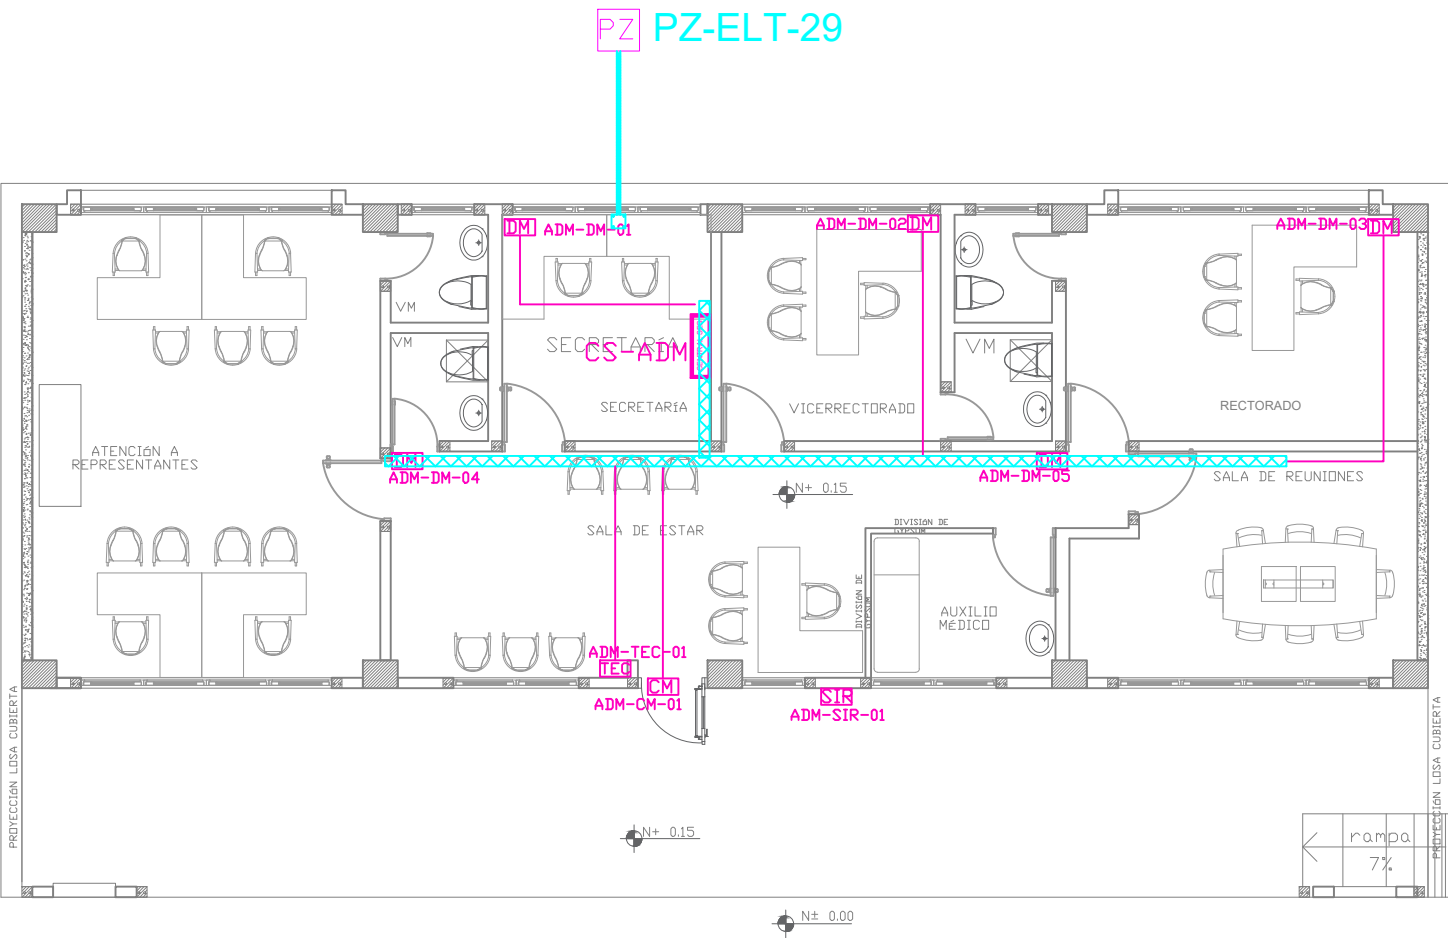

ESCALA 1:50

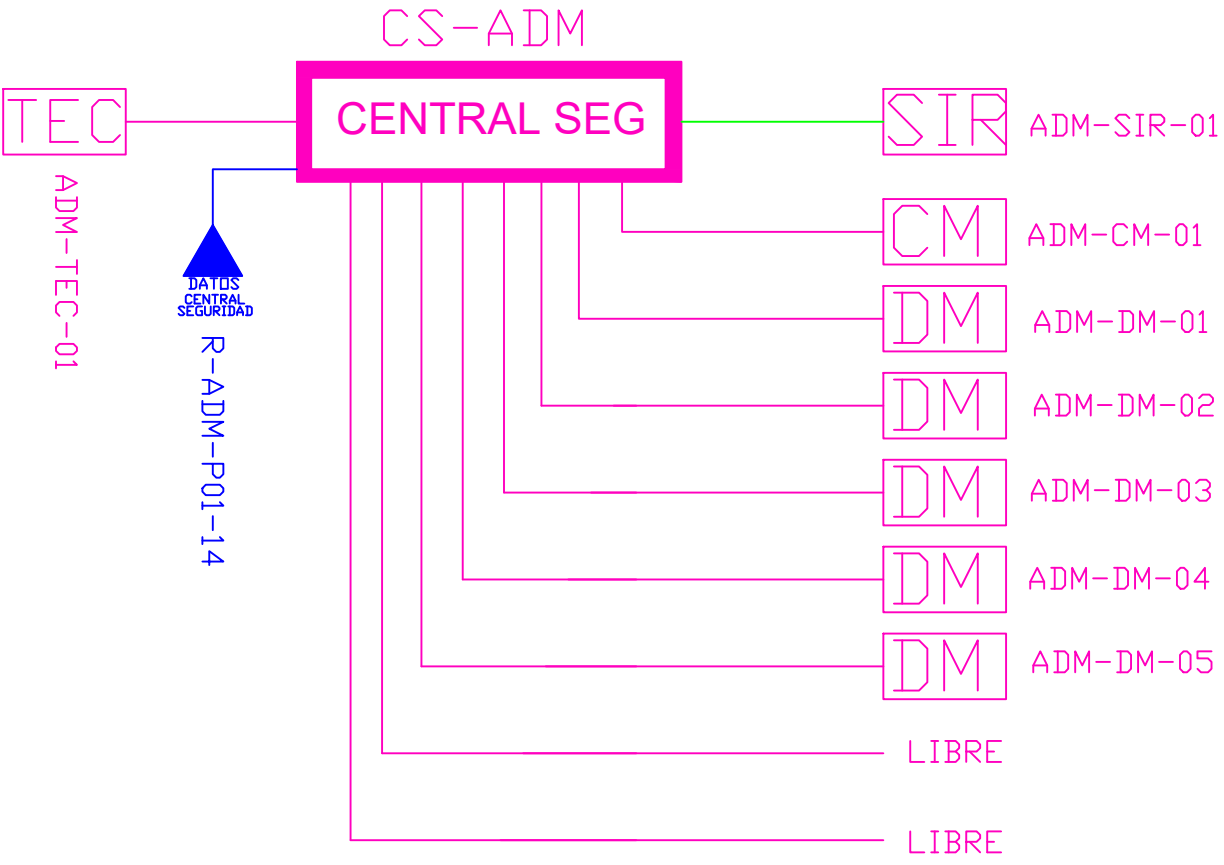

CANTIDAD	UNIDADES	SIMBOLOGIA	
01	UNIDAD	CM	Contacto Magnético
05	UNIDAD	DM	Detector de Movimiento
01	UNIDAD	TEC	Teclado Alfanumérico
00	UNIDAD	PB	Botón de Salida
00	UNIDAD	CER	Cerradura Magnética
00	UNIDAD	LEC-TAR	Lectura de Tarjeta
01	UNIDAD	SIR	Sirena con tamper
01	UNIDAD	CENTRAL SEG	Central de Seguridad
01	UNIDAD	PZ	Pozo de mano
00	METRO		Bandeja metálica por piso
15	METRO		Bandeja metálica por tumbado
72	METRO		Cable UTP CAT 5 para conexión Equipos con la Central
10	METRO		Cable 2 x 14AWG para conexión de Sirenas con la Central

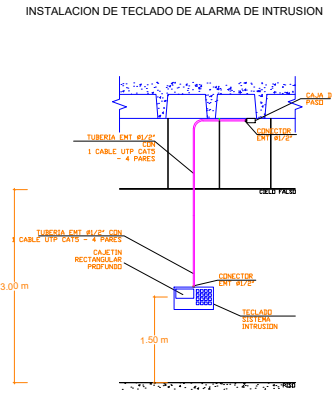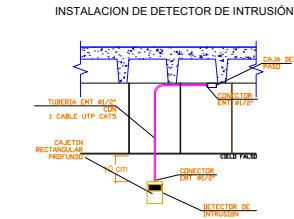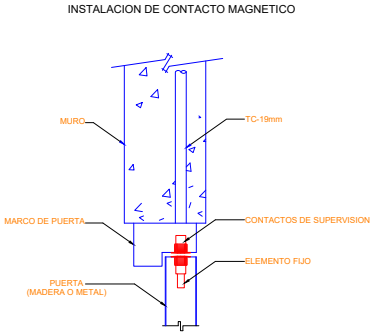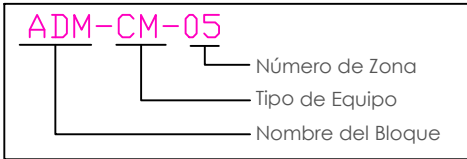

MINISTERIO DE EDUCACIÓN



RESPONSABLES:

ING. HERNÁN MANUEL ERAZO VILLACRECES
ADMINISTRADOR DEL CONTRATO
BIRF-8542-SBCC-CF-2018-02

ARQ. ANTONIO ISRAEL GUZMÁN DÁVILA
DIRECTOR DEL ESTUDIO
GYPSICONS CIA. LTDA.

ING. DANIEL VASCONEZ
INGENIERO ELECTRÓNICO
GYPSICONS CIA. LTDA.

ING. ESTEBAN CHILUISA
ESPECIALISTA ELECTRÓNICO
MINEDUC



PROYECTO: BIRF-8542-SBCC-CF-2018-032

"CONSULTORÍA PARA INTERVENCIÓN EN LA INFRAESTRUCTURA EXISTENTE Y PROPUESTA PARA LA REPOTENCIACIÓN DE LA UNIDAD EDUCATIVA ANGEL POLIBIO CHAVEZ, UBICAD EN EL CANTON GUARANDA PROVINCIA DE BOLIVAR

UNIDAD EDUCATIVA: UNIDAD EDUCATIVA ANGEL POLIBIO CHAVEZ


CANTÓN: GUARANDA PROVINCIA: BOLIVAR

CONTIENE: ADMINISTRACIÓN SISTEMA DE SEGURIDAD


ESCALA: INDICADAS FECHA: 2019 LÁMINA N.º: ELT-SE-01

SELLOS MUNICIPALES:

BIBLIOTECA
PLANTA BAJA

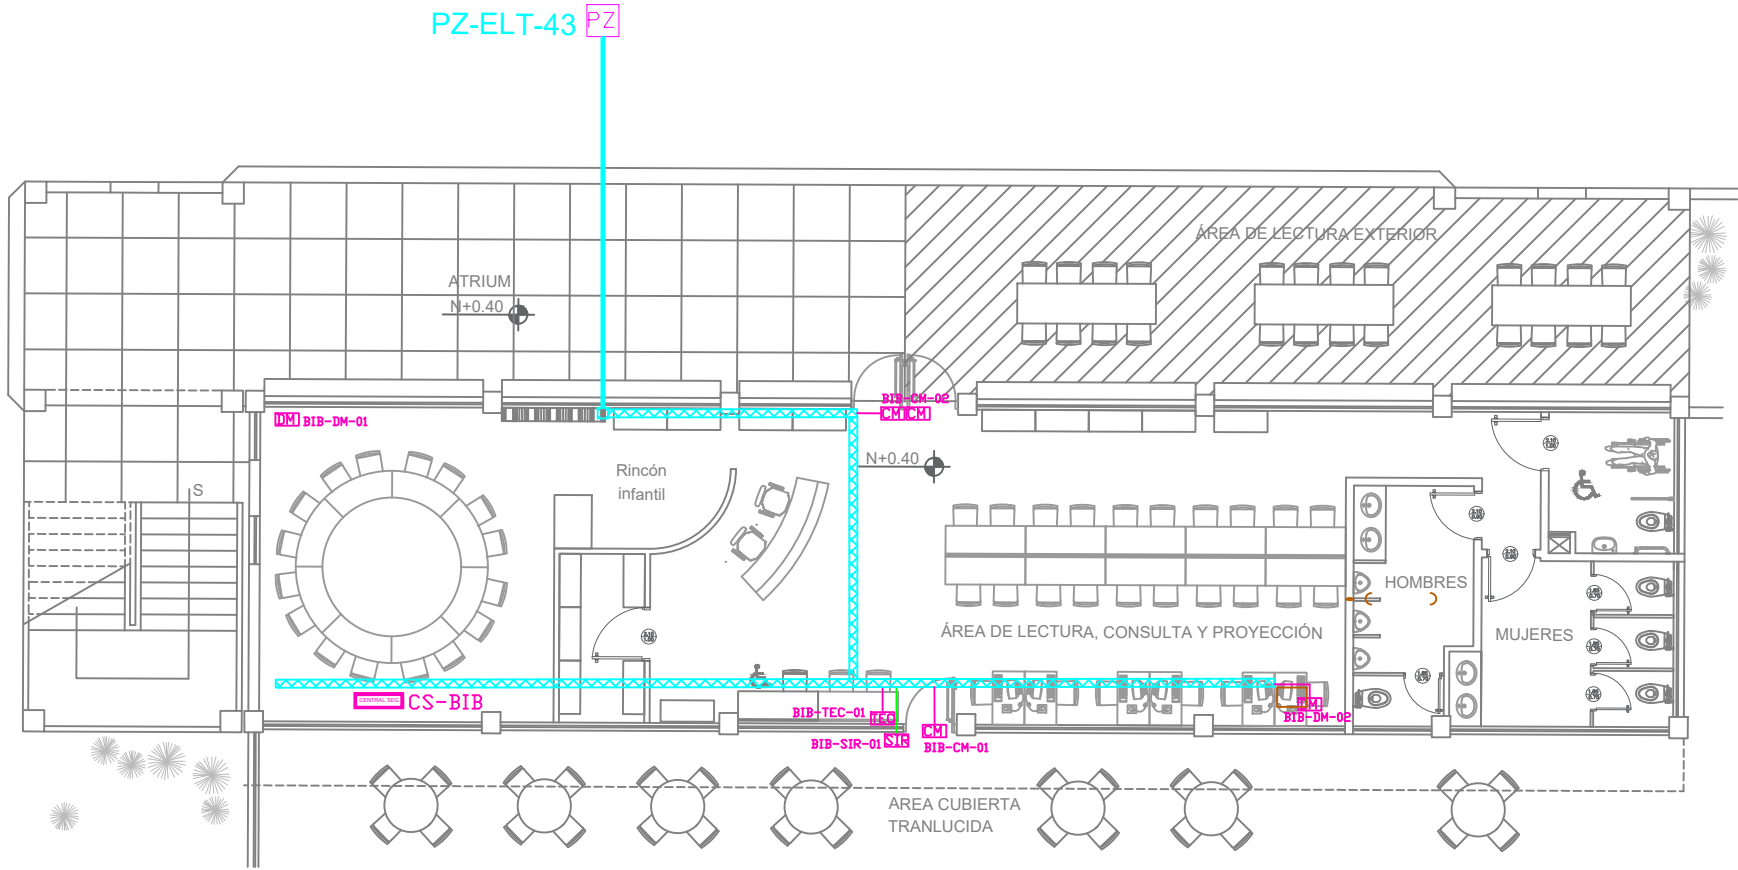

ESCALA 1:75

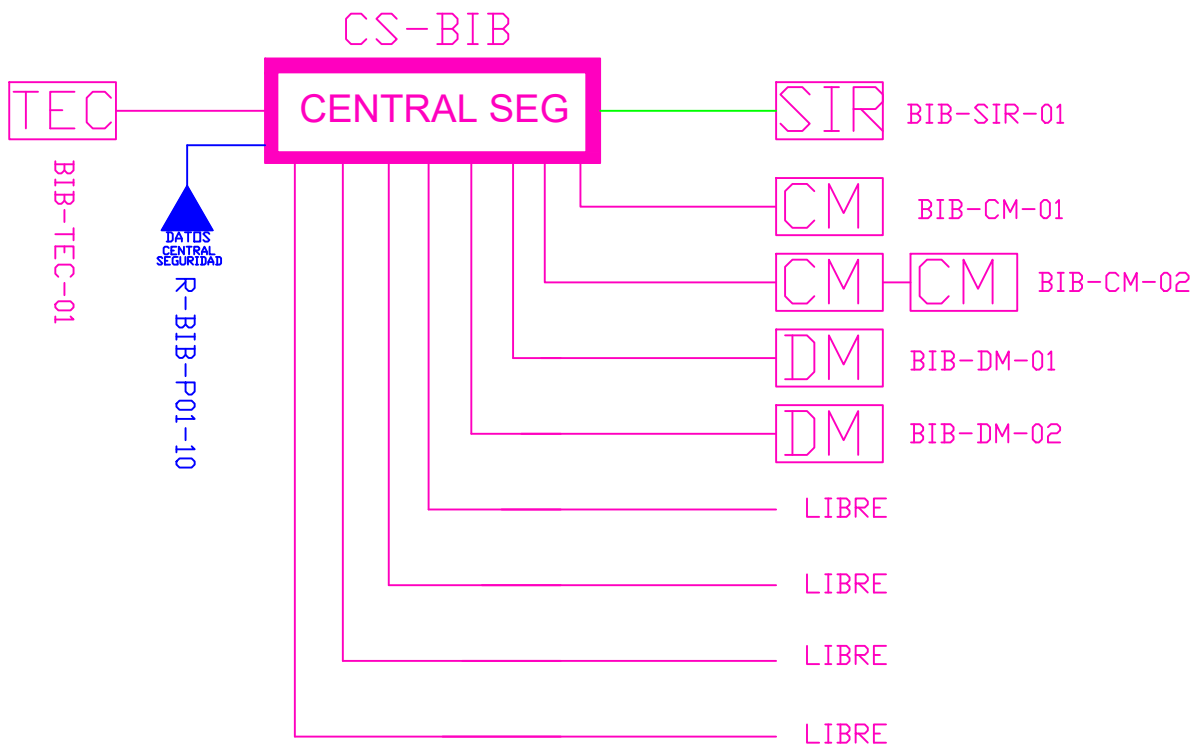




CANTIDAD	UNIDADES	SIMBOLOGIA
03	UNIDAD	CM Contacto Magnético
02	UNIDAD	DM Detector de Movimiento
01	UNIDAD	TEC Teclado Alfanumérico
00	UNIDAD	PB Botón de Salida
00	UNIDAD	CER Cerradura Magnética
00	UNIDAD	LEC-TAR Lectura de Tarjeta
01	UNIDAD	SIR Sirena con tamper
01	UNIDAD	CENTRAL SEG Central de Seguridad
01	UNIDAD	PZ Pozo de mano
00	METRO	Bandaja metálica por piso
43	METRO	Bandaja metálica por tumbado
205	METRO	Cable UTP CAT 5 para conexión Equipos con la Central
30	METRO	Cable 2 x 14AWG para conexión de Sirenas con la Central

ADM-CM-05

Número de Zona

Tipo de Equipo

Nombre del Bloque

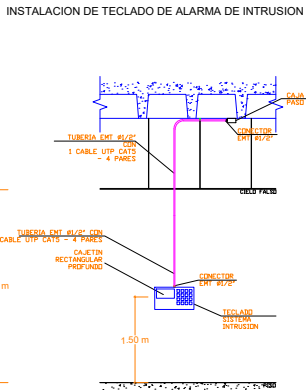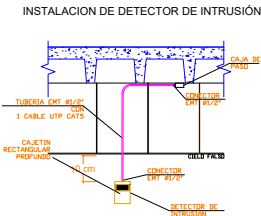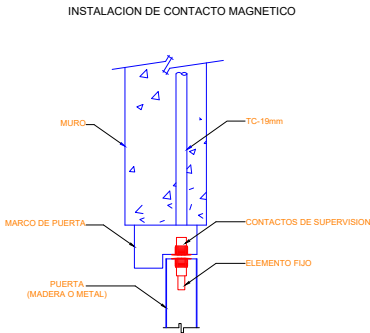

MINISTERIO DE EDUCACIÓN



RESPONSABLES:


ING. HERNÁN MANUEL ERAZO VILLACRECES
ADMINISTRADOR DEL CONTRATO
BIRF-8542-SBCC-CF-2018-032

ARQ. ANTONIO ISRAEL GUZMÁN DÁVILA
DIRECTOR DEL ESTUDIO
GYPSICONS CIA. LTDA.

ING. DANIEL VASCONEZ
INGENIERO ELECTRÓNICO
GYPSICONS CIA. LTDA.

ING. ESTEBAN CHILUISA
ESPECIALISTA ELECTRÓNICO
MINEDUC

ESQUEMA DEL PROYECTO:

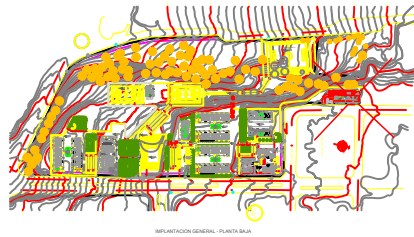

PROYECTO:

BIRF-8542-SBCC-CF-2018-032

"CONSULTORÍA PARA INTERVENCIÓN EN LA INFRAESTRUCTURA EXISTENTE Y PROPUESTA PARA LA REPOTENCIACIÓN DE LA UNIDAD EDUCATIVA ANGEL POLIBIO CHAVEZ, UBICAD EN EL CANTON GUARANDA PROVINCIA DE BOLIVAR

UNIDAD EDUCATIVA:

UNIDAD EDUCATIVA ANGEL POLIBIO CHAVEZ

CANTÓN:

GUARANDA

PROVINCIA:

BOLIVAR

CONTIENE:

BIBLIOTECA
PLANTA BAJA
SISTEMA DE SEGURIDAD

ESCALA:

INDICADAS

FECHA:


2019

LÁMINA N.º

ELT-SE-02


SELLOS MUNICIPALES:

BLOQUE DE LABORATORIOS - PROFESORES
TECNOLOGÍA E IDIOMAS
PLANTA BAJA

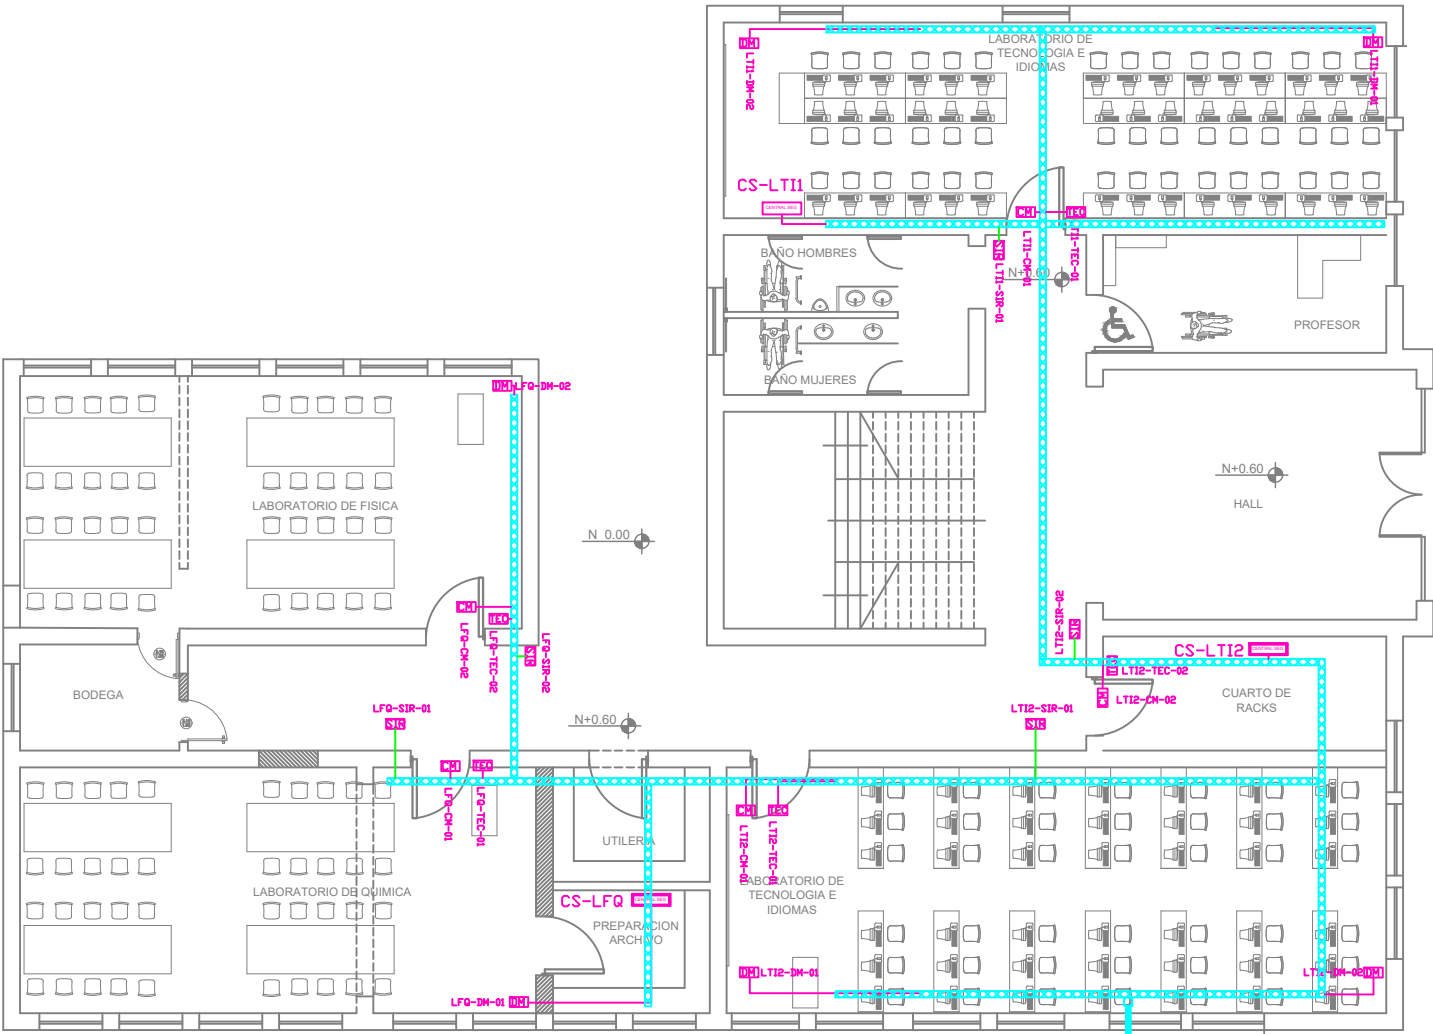

ESCALA 1:50

PZ-ELT-36

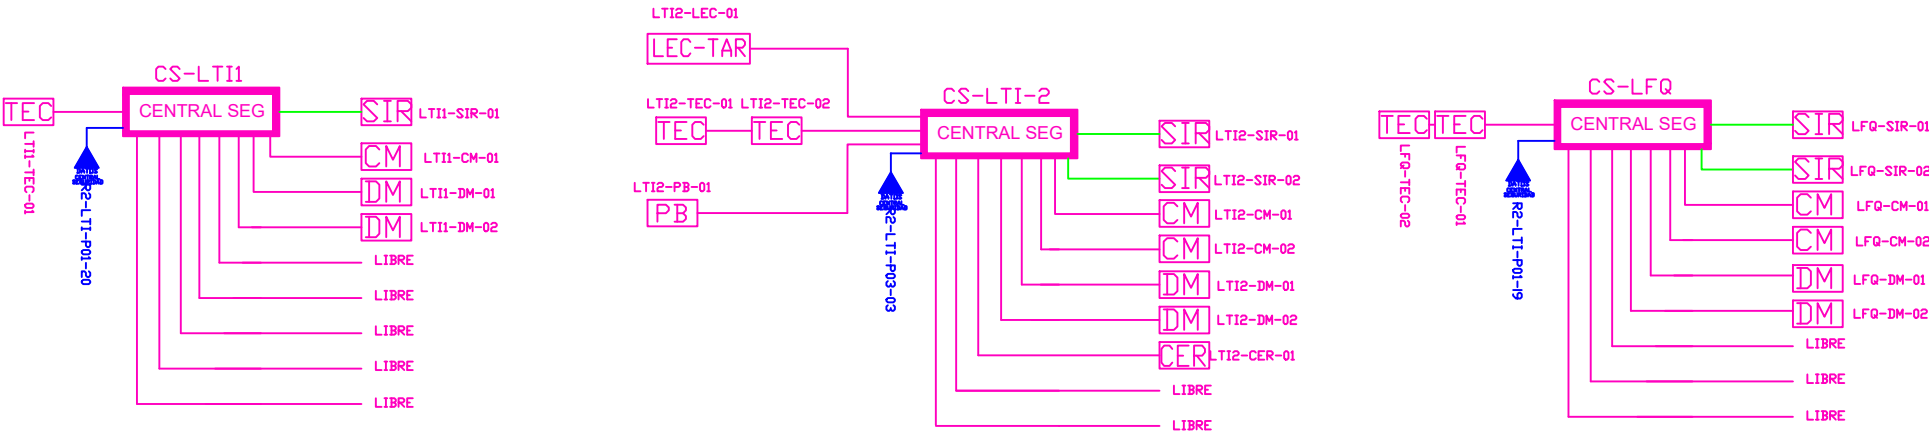


CANTIDAD	UNIDADES	SIMBOLOGIA	
05	UNIDAD	CM	Contacto Magnético
06	UNIDAD	DM	Detector de Movimiento
05	UNIDAD	TEC	Teclado Alfanumérico
01	UNIDAD	PB	Botón de Salida
01	UNIDAD	CER	Cerradura Magnética
01	UNIDAD	LEC-TAR	Lectura de Tarjeta
03	UNIDAD	SIR	Sirena con tamper
03	UNIDAD	CENTRAL SEG	Central de Seguridad
01	UNIDAD	PZ	Pozo de mano
00	METRO		Bandeja metálica por piso
100	METRO		Bandeja metálica por tumbado
300	METRO		Cable UTP CAT 5 para conexión Equipos con la Central
50	METRO		Cable 2 x 14AWG para conexión de Sirenas con la Central


ADM-CM-05

Número de Zona
Tipo de Equipo
Nombre del Bloque


INSTALACION DE CONTACTO MAGNETICO

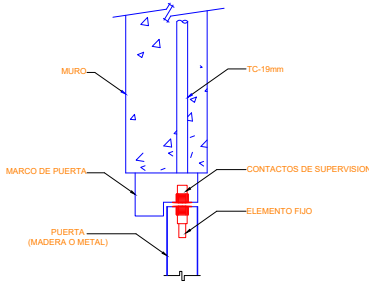

INSTALACION DE DETECTOR DE INTRUSION

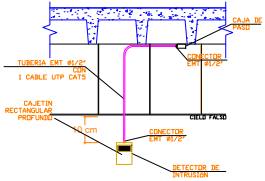

INSTALACION DE TECLADO DE ALARMA DE INTRUSION

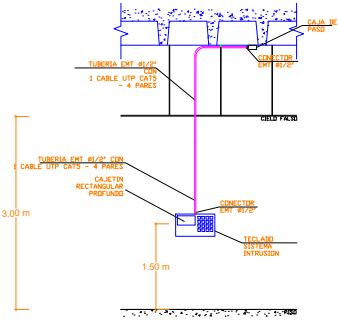

MINISTERIO DE EDUCACIÓN



RESPONSABLES:


ING. HERNÁN MANUEL ERAZO VILLACRECES
ADMINISTRADOR DEL CONTRATO
BIRF-8542-SBCC-CF-2018-032

ARQ. ANTONIO ISRAEL GUZMÁN DÁVILA
DIRECTOR DEL ESTUDIO
GYPSICONS CIA. LTDA.

ING. DANIEL VASCONEZ
INGENIERO ELECTRÓNICO
GYPSICONS CIA. LTDA.

ING. ESTEBAN CHILUISA
ESPECIALISTA ELECTRÓNICO
MINEDUC

ESQUEMA DEL PROYECTO:

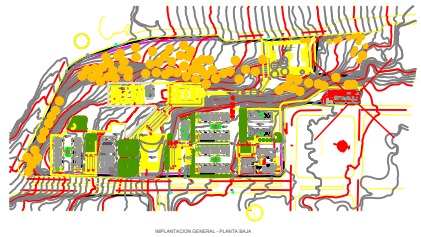

PROYECTO:

BIRF-8542-SBCC-CF-2018-032

"CONSULTORÍA PARA INTERVENCIÓN EN LA INFRAESTRUCTURA
EXISTENTE Y PROPUESTA PARA LA REPOTENCIACIÓN DE LA
UNIDAD EDUCATIVA ANGEL POLIBIO CHAVEZ, UBICAD EN EL
CANTON GUARANDA PROVINCIA DE BOLIVAR

UNIDAD EDUCATIVA:

UNIDAD EDUCATIVA ANGEL POLIBIO CHAVEZ

CANTÓN:

GUARANDA

PROVINCIA:

BOLIVAR

CONTIENE:

BLOQUE DE LABORATORIOS - PROFESORES
TECNOLOGÍA E IDIOMAS
PLANTA BAJA
CABLEADO ESTRUCTURADO

ESCALA:

INDICADAS

FECHA:

2019

LÁMINA N.º

ELT-SE-03

SELLOS MUNICIPALES: