


BLOQUE 1 DE 12 - PLANTA BAJA SISTEMA DE ILUMINACIÓN

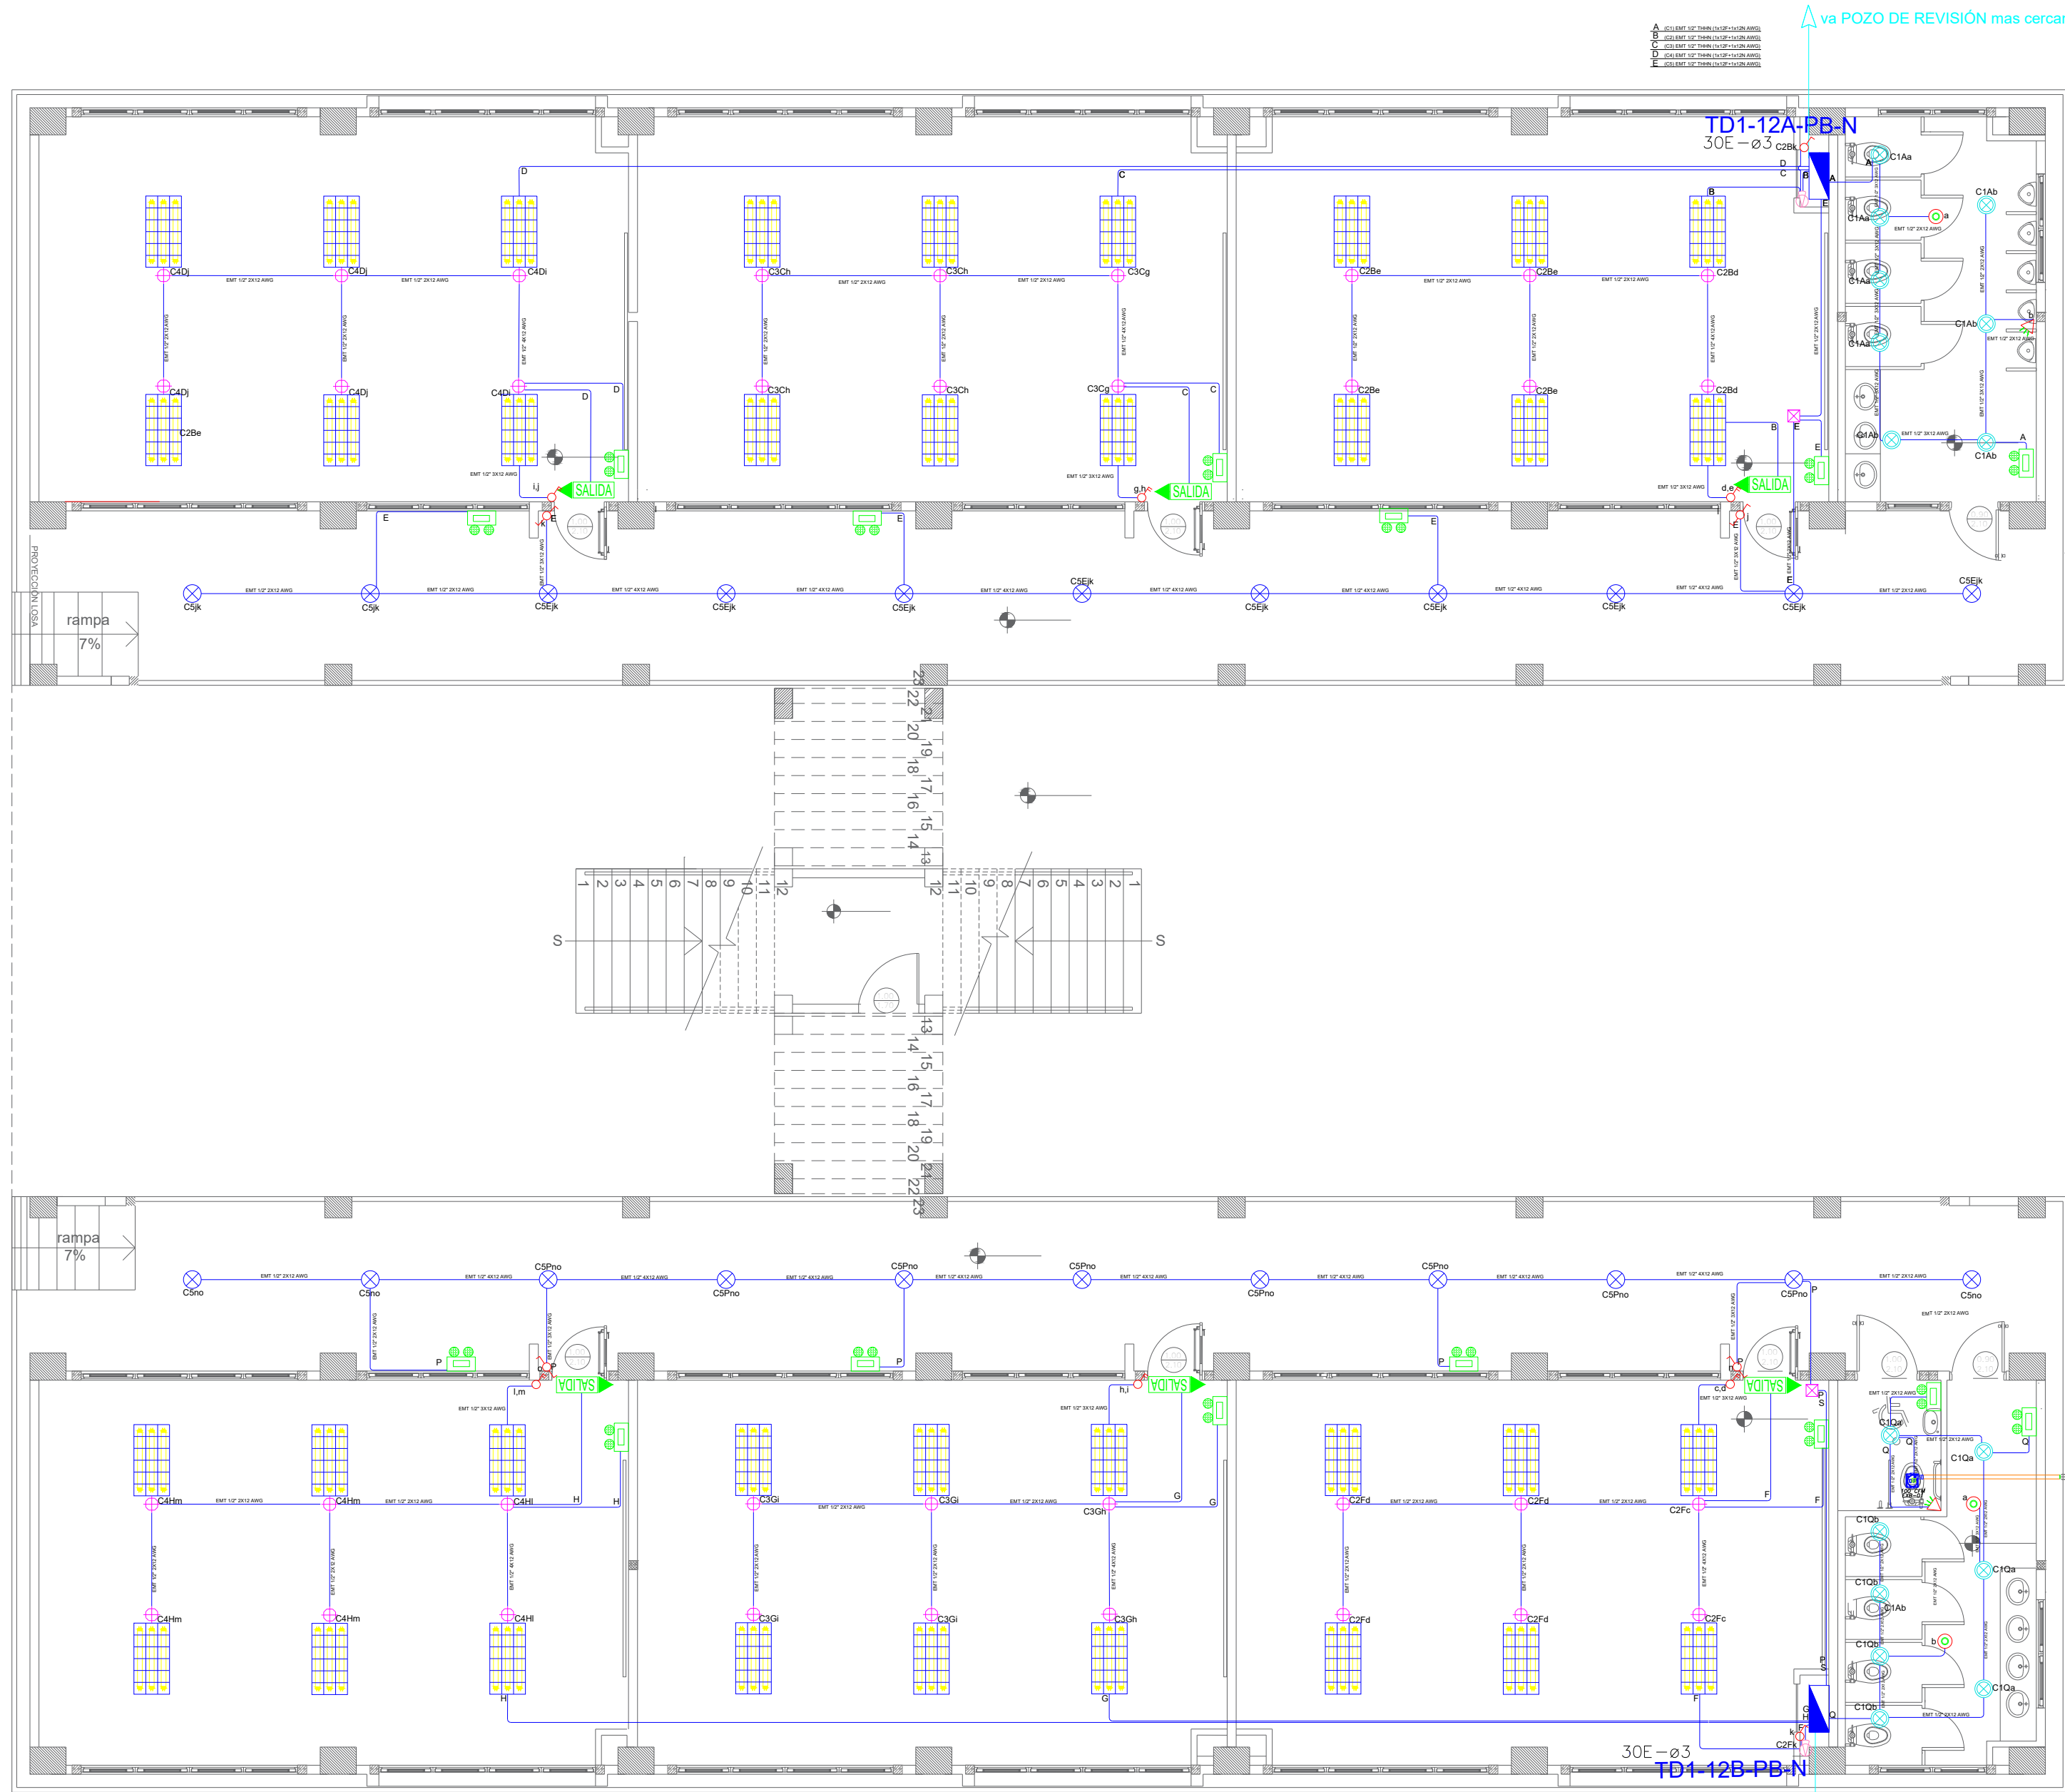


PLANTA BAJA

ESCALA 1:100

Va a TDP

DEMANDA: 9 KVA
Tablero 3ø-30 Espacios


TD1-12A-PB-N

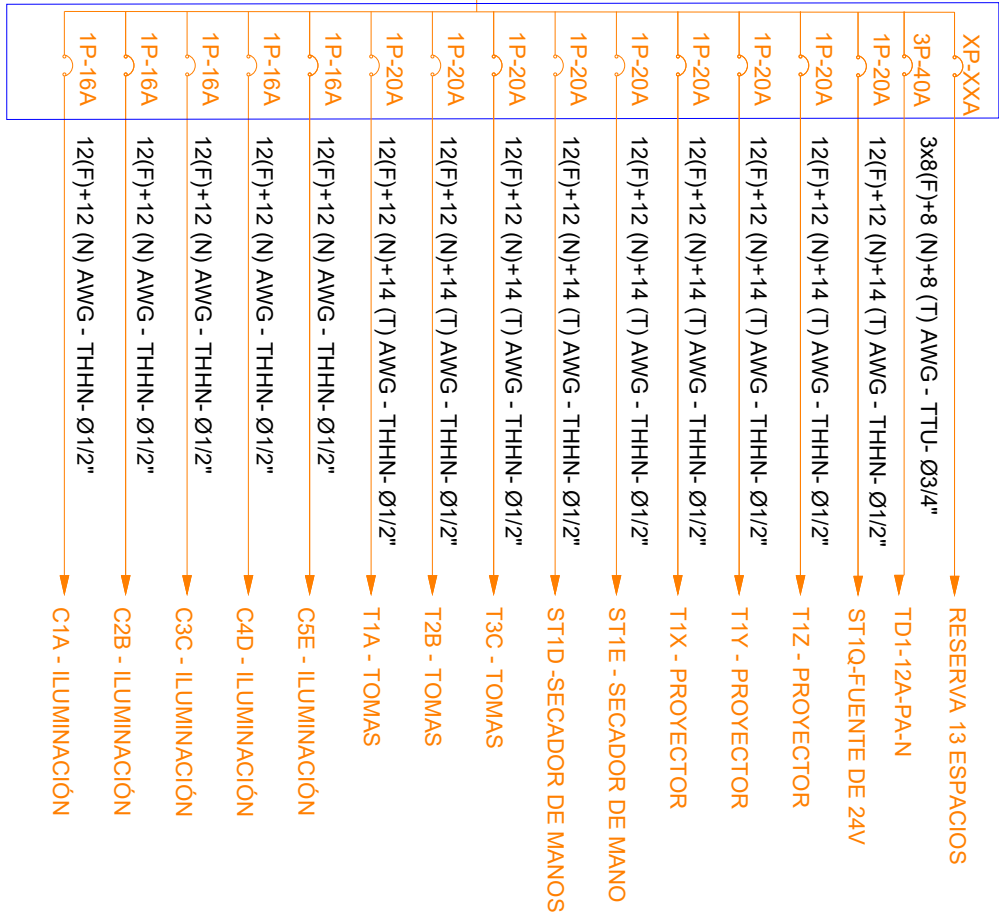

Va a TDP

DEMANDA: 12 KVA
Tablero 3ø-30 Espacios

TD1-12B-PB-N

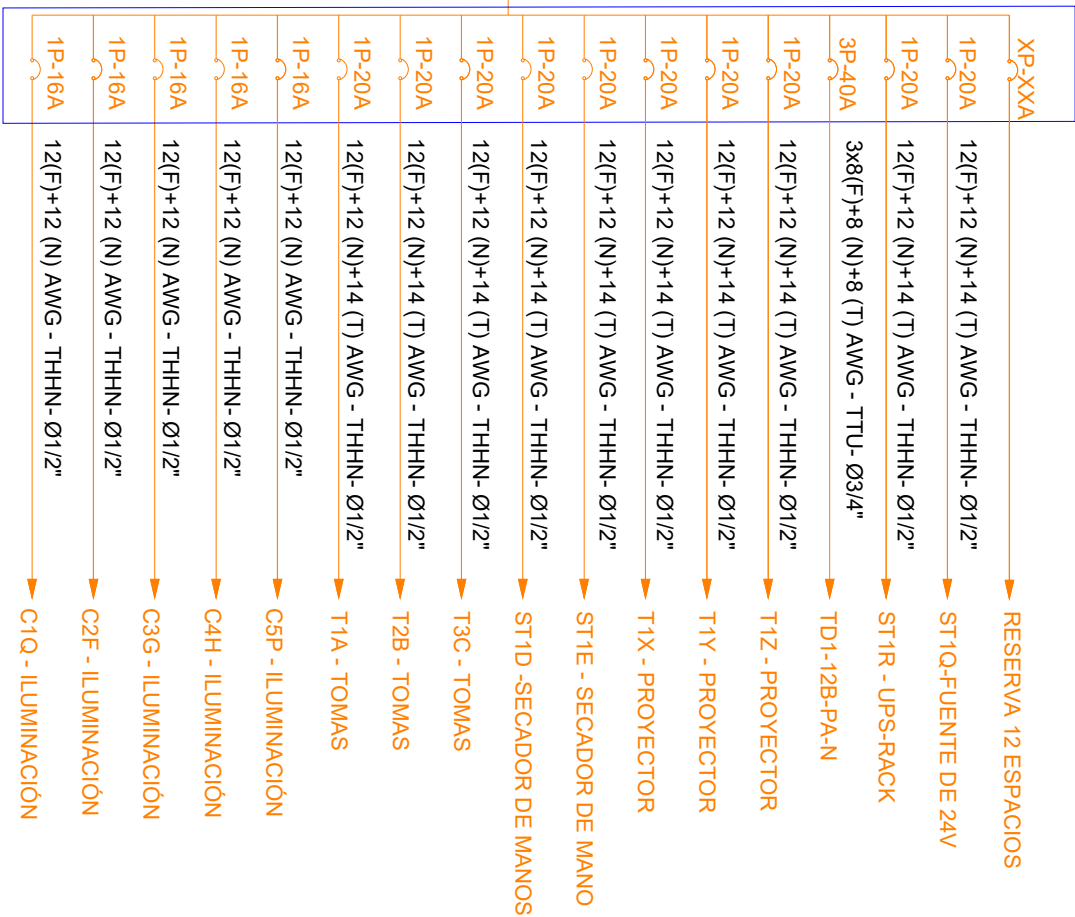

| SIMBOLOGÍA ILUMINACIÓN | | |
|------------------------|--|----------|
| ELEMENTO | DESCRIPCIÓN | CANTIDAD |
| | Interruptor Simple | 2 |
| | Interruptor Doble | 6 |
| | Commutador Simple | 4 |
| | Tablero centro de carga van-40E - 30x150mm | 2 |
| | Luminaria Led 3x18W 120V, empotrada. | 36 |
| | Luminaria Tipo Plafón LED 1x24W/120V | 22 |
| | Luminaria Tipo Ojo de Buey LED 1x18W/120V | 16 |
| | Aplicte de panel LED 2x6W | 0 |
| | Sensor de movimiento 360° - PIR | 3 |
| | Sensor de movimiento 180°-PIR | 2 |
| | Tuberle EMT 1x12F+1x12N | - |
| | Caja de paso 10x15cm | 2 |
| | Extractor de baño | 1 |
| | Aplicte de panel LED 2x6W interior | 2 |
| | Caja de octogonal | - |
| | Lampara de Emergencia | 15 |
| | Letrero de Salida | 6 |