


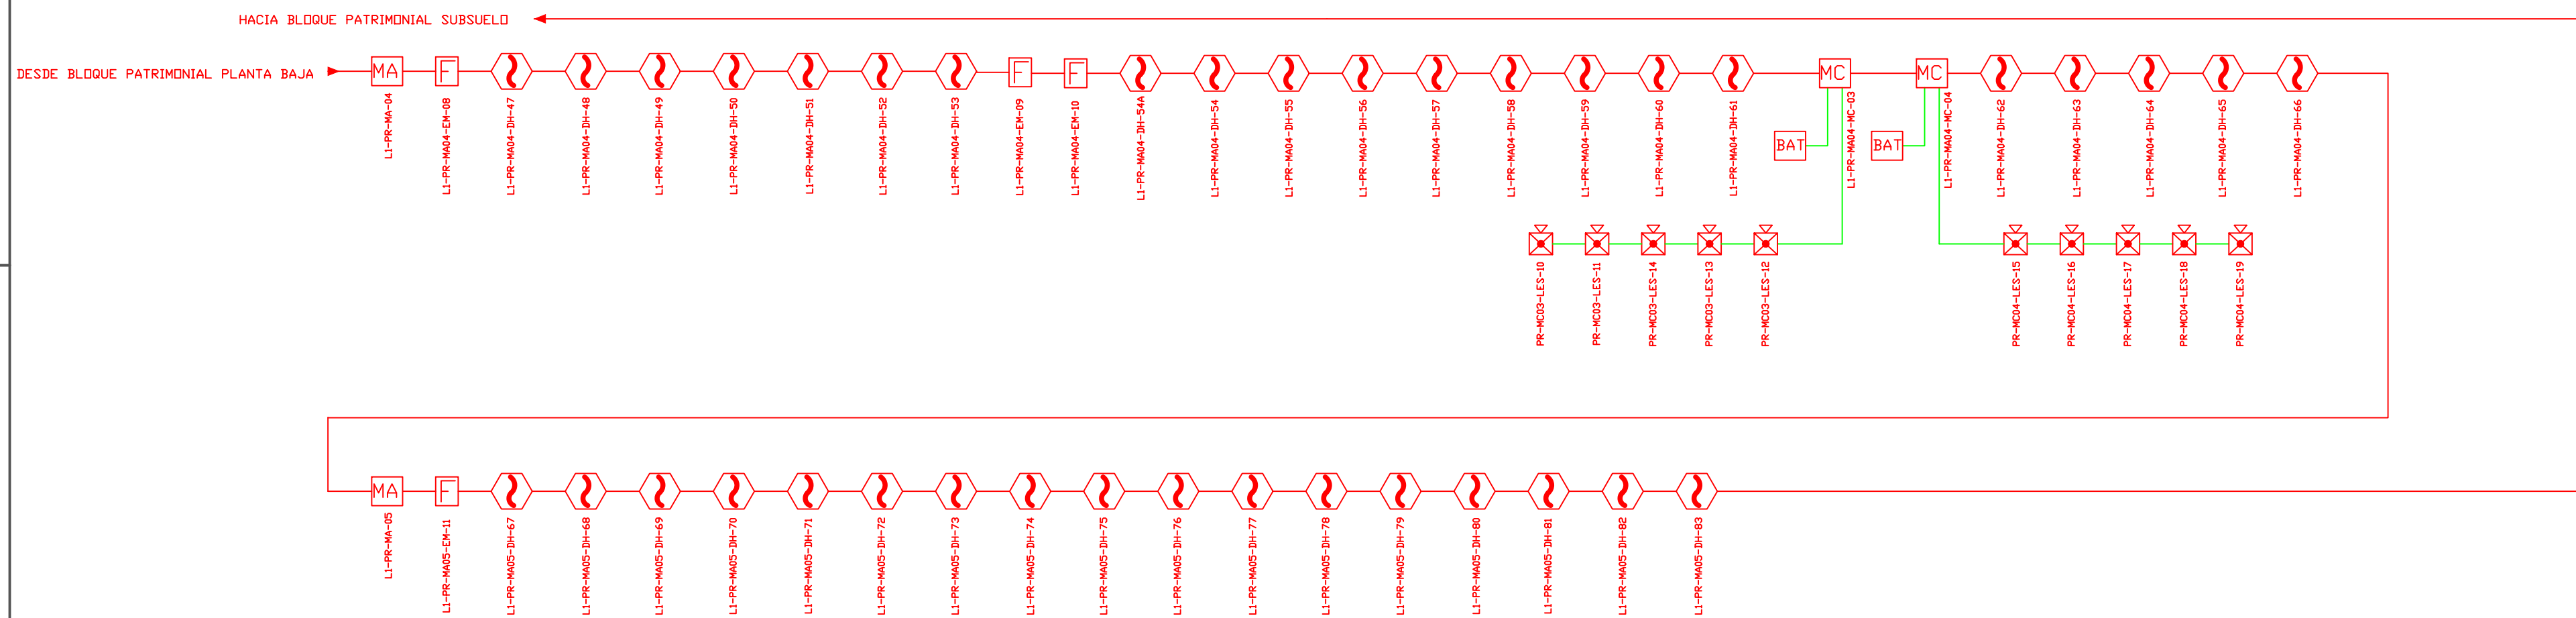






 










[illegible]

ESCALA 1:200




CANTIDAD	UNIDADES	SIMBOLOGÍA	
38	UNIDAD		Detector de Humo
--	UNIDAD		Detector de Temperatura
04	UNIDAD		Estación Manual
10	UNIDAD		Luz Estroboscópica con Sirena
02	UNIDAD		Módulo de Aislamiento
02	UNIDAD		Módulo de Control
--	UNIDAD		Módulo de Monitoreo
02	UNIDAD		Sistema Auxiliar alimentación 24Vdc
--	UNIDAD		Pozo de mano
--	METRO		Bandeja metálica por piso
--	METRO		Bandeja metálica por tumbado
--	UNIDAD		Central del Sistema de Incendios
431 m Cable	METRO		Cable 2 x 16 AWG Antiflama in Tubería 1/2" para lazo de Comunicación
574 m Tubería	METRO		Cable 2 x 16 AWG Antiflama in Tubería 1/2" para Alimentación de Luces Estroboscópicas
07	UNIDAD		Letrero de Señalización de Salida
39	UNIDAD		Lámpara de Emergencia
--	UNIDAD		Modulo de monitor inteligente
--	UNIDAD		Detector de gas metano CH4


**LX-BIB-MA01-DH-05**

- Número de Equipo dentro del Bloque
- Tipo de Equipo
- Código del Módulo de Aislamiento del Bloque
- Nombre del Bloque
- Número de Lazo de Comunicación

DETALLE PARA MONTAJE DE LOS DETECTORES EN TECHO FALSO

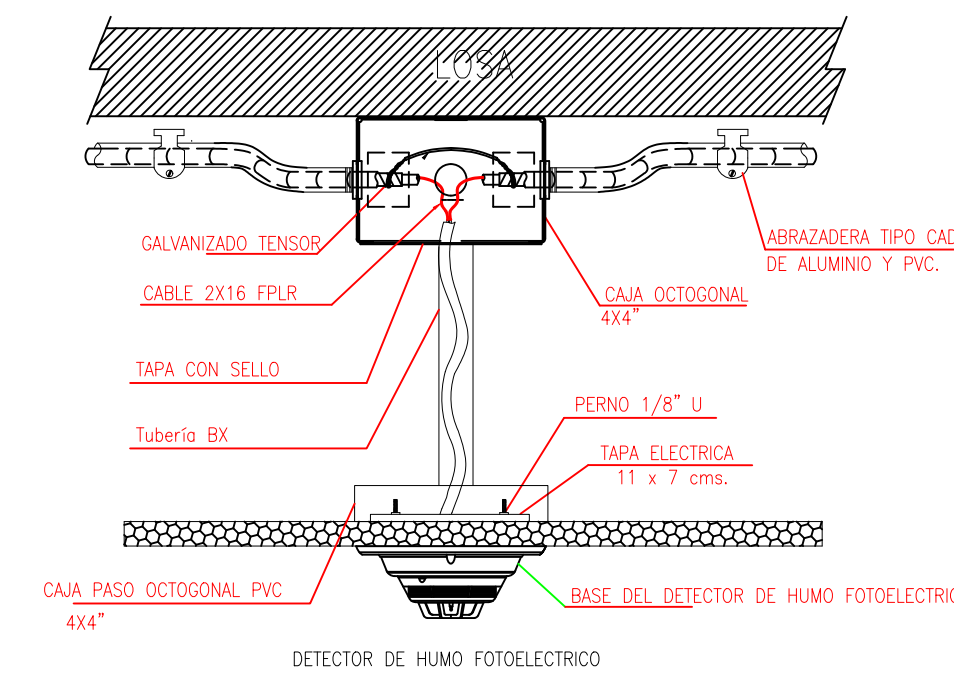

DETALLE PARA MONTAJE DE LAS ESTACIONES MANUALES Y DE LAS LUCES ESTROBOSCÓPICAS CON SU MÓDULO DE CONTROL

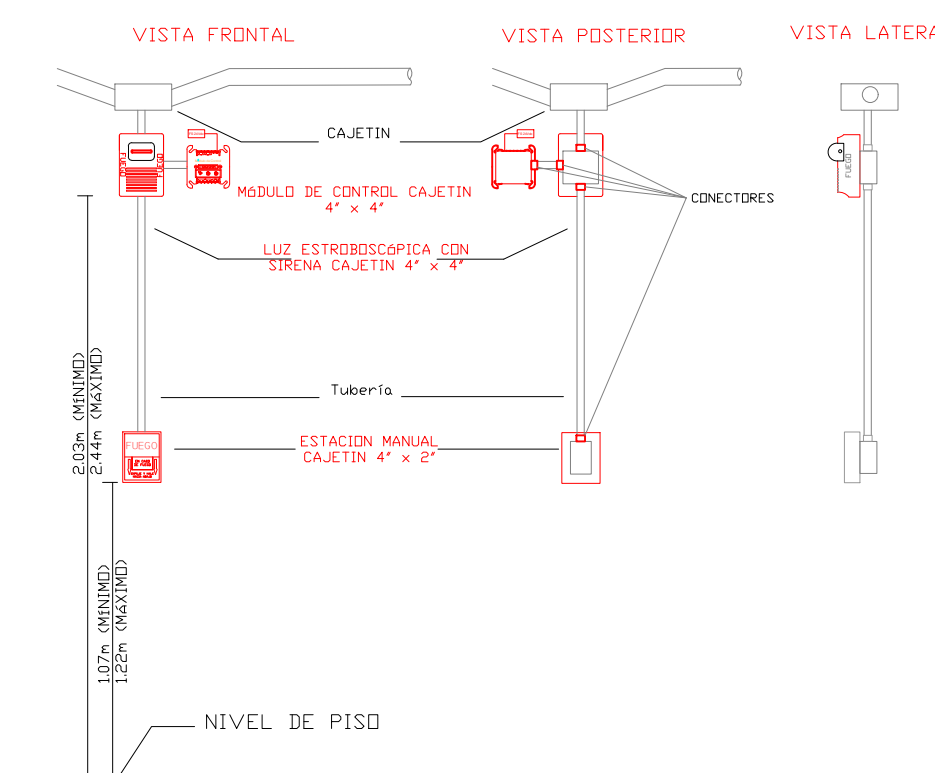

MINISTERIO DE EDUCACIÓN



RESPONSABLES:

ING. ALEXIS VELASTEGUÍ  
ANALISTA  
MINISTERIO DE EDUCACIÓN


ARQ. MAURICIO NIETO  
ANALISTA  
MINISTERIO DE EDUCACIÓN

ARQ. ALEJANDRA LARREA  
GERENTE  
NUEVA INFRAESTRUCTURA EDUCATIVA

#### PROYECTO:

**"ESTUDIOS DE INTERVENCIÓN EN LA INFRAESTRUCTURA  
EXISTENTE Y PROPUESTA PARA LA REPOTENCIACIÓN DE LA  
UNIDAD EDUCATIVA NATALIA JARRÍN, UBICADA EN EL CANTÓN  
CAYAMBE, PROVINCIA DE PICHINCHA.**

UBICACIÓN EN IMPLANTACIÓN:

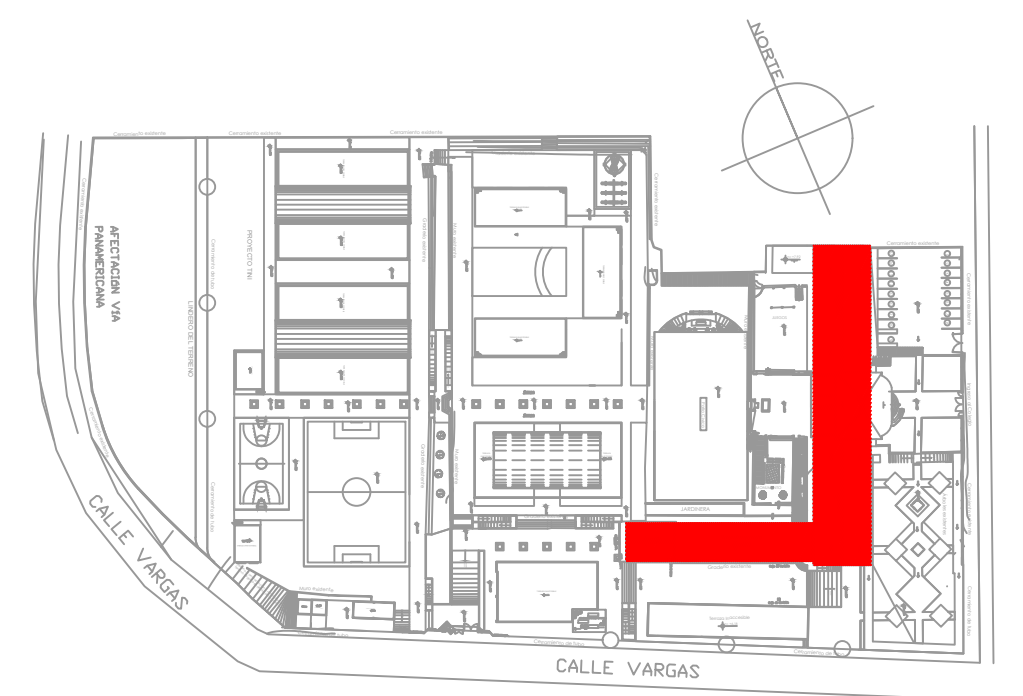

UNIDAD EDUCATIVA:

UNIDAD EDUCATIVA NATALIA JARRÍN

CANTON:

## CAYAMBE

PROVINCIA:

## PICHINCHA

CONTIENE:

BLOQUE PATRIMONIAL PLANTA BAJA  
SISTEMA DE DETECCIÓN DE INCENDIOS

ESCALAS:

INDICADAS

FECHA:

NOVIEMBRE  
2020

LAMINA N°:

ELT-SDI-15

SELLOS MUNICIPALES / APROBACIÓN: