



1500 m
40
30
20
10
0
1500 m
20
15
10
5
0
1250 m
20
15
10
5
0
1200 m
20
15
10
5
0
1100 m
10
9
8
7
6
5
4
3
2
1
1100 m
NATALIA JARRÍN
REPOTENCIACIÓN
MINEDUC

CUARTO DE MÁQUINAS Y BOMBAS
PLANTA BAJA

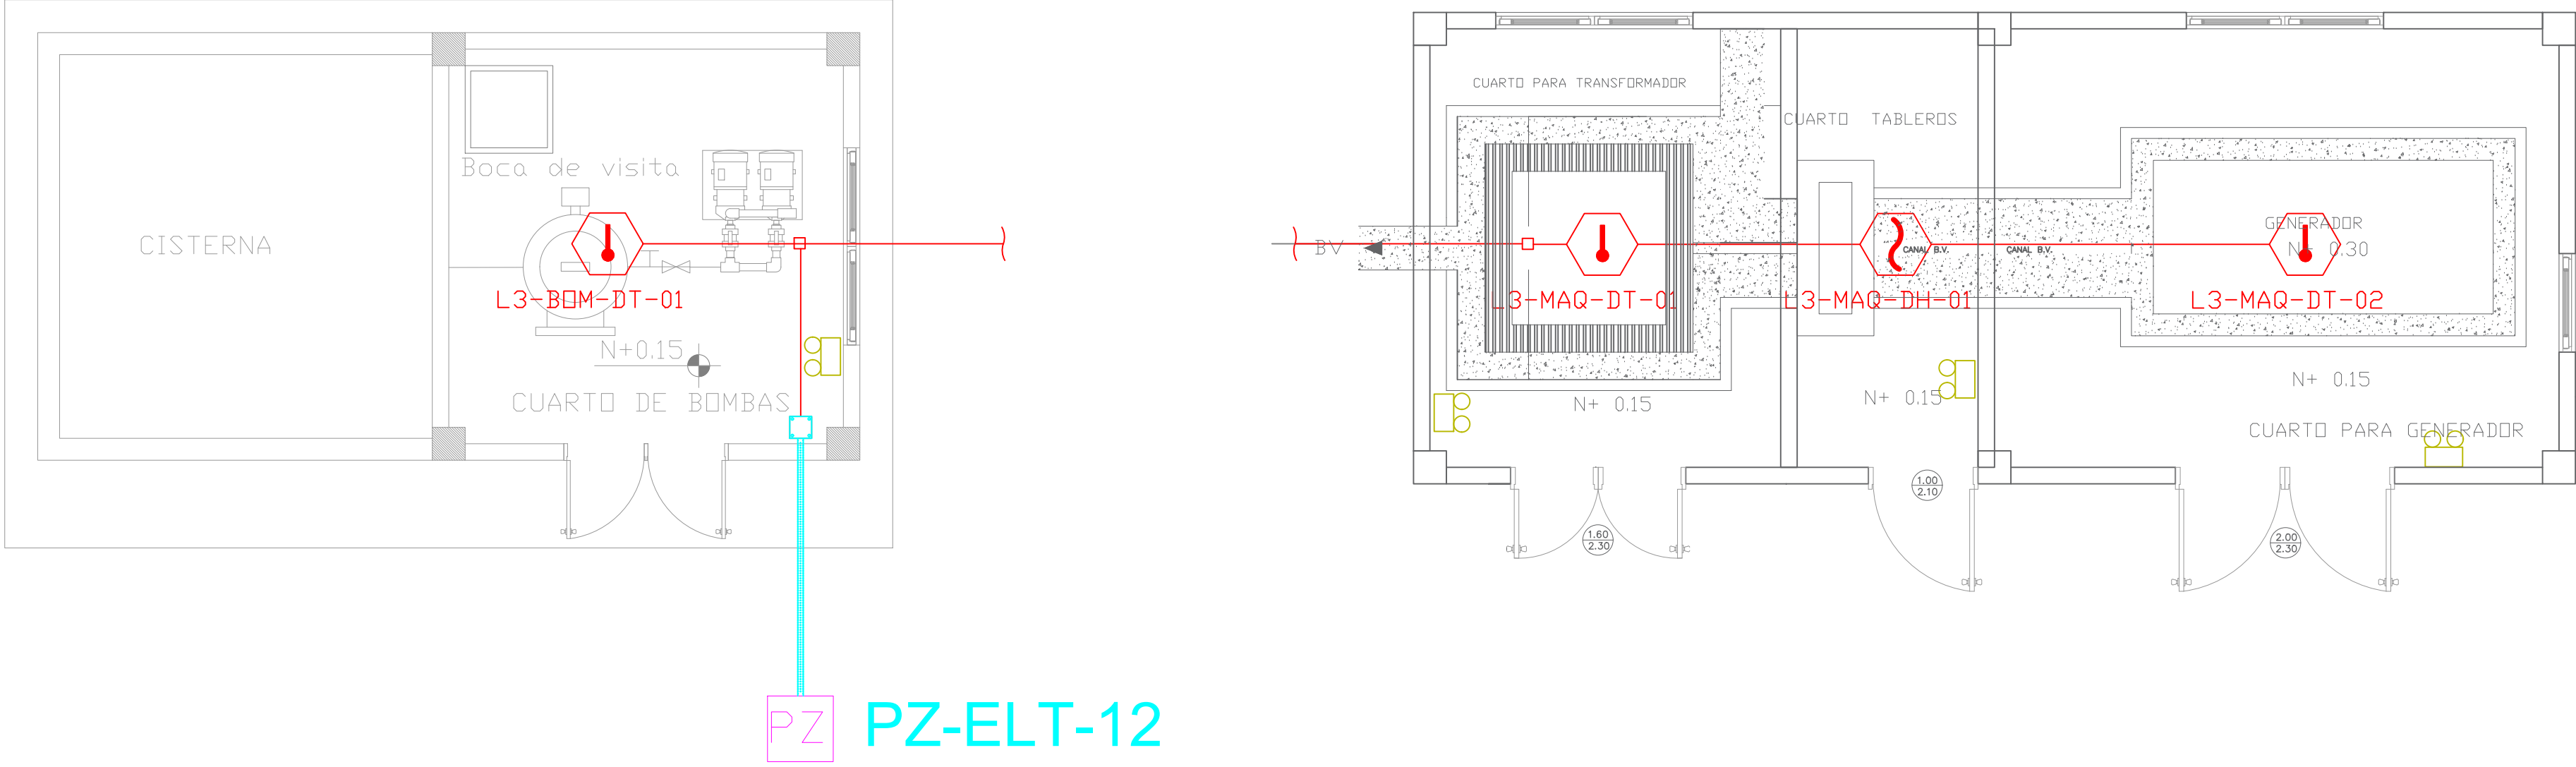

PZ PZ-ELT-12


ESCALA 1:50

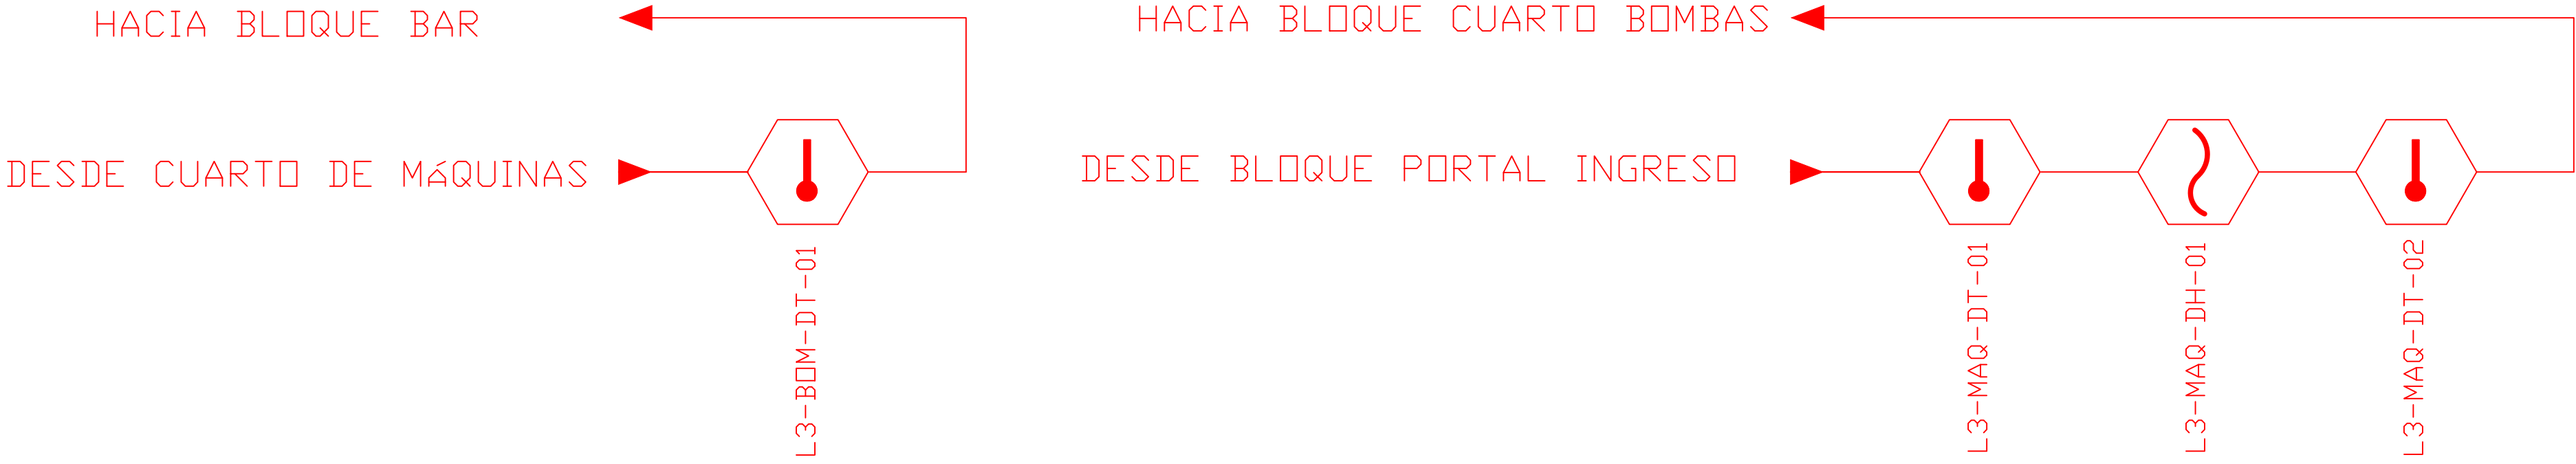


CANTIDAD	UNIDADES	SIMBOLOGÍA
01	UNIDAD	Detector de Humo
03	UNIDAD	Detector de Temperatura
--	UNIDAD	Estación Manual
--	UNIDAD	Luz Estroboscópica con Sirena
--	UNIDAD	Módulo de Aislamiento
--	UNIDAD	Módulo de Control
--	UNIDAD	Módulo de Monitoreo
--	UNIDAD	Sistema Auxiliar alimentación 24Vdc
01	UNIDAD	Paz de mano
--	METRO	Bandeja metálica por piso
--	METRO	Bandeja metálica por tumbado
--	UNIDAD	Central del Sistema de Incendios
MAQUINAS: 20.59m Cable 10.30m Tubería BOMBAS: 6.75m Cable 3.38m Tubería	METRO	Cable 2 x 16 AWG Antiflame en Tubería 1/2" para Lazo de Comunicación
	METRO	Cable 2 x 16 AWG Antiflame en Tubería 1/2" para Alimentación de Luces Estroboscópicas
--	UNIDAD	Letrero de Señalización de Salida
04	UNIDAD	Lámpara de Emergencia
--	UNIDAD	Modulo de monitor inteligente
--	UNIDAD	Detector de gas metano CH4

LX-BIB-MA01-DH-05
Número de Equipo dentro del Bloque
Tipo de Equipo
Código del Módulo de Aislamiento del Bloque
Nombre del Bloque
Número de Lazo de Comunicación


DETALLE PARA MONTAJE DE LOS DETECTORES EN TECHO FALSO

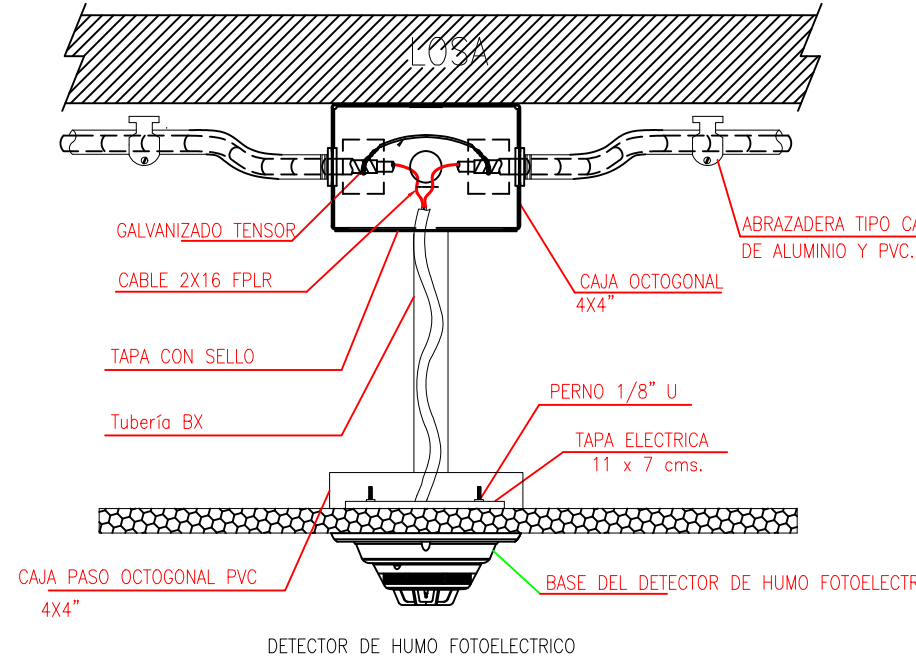

DETALLE PARA MONTAJE DE LAS ESTACIONES MANUALES Y DE LAS LUCES ESTROBOSCOPICAS CON SU MODULO DE CONTROL

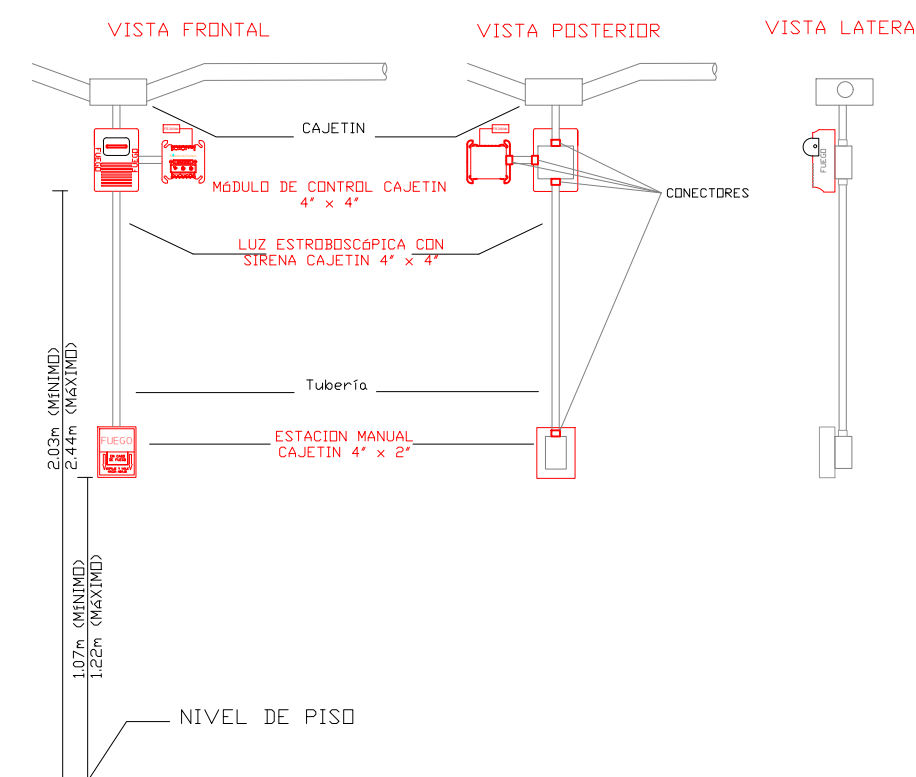

MINISTERIO DE EDUCACIÓN

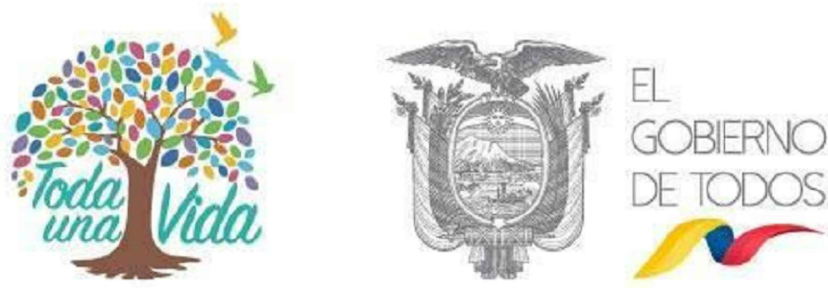

RESPONSABLES:

ING. ALEXIS VELASTEGUÍ
ANALISTA
MINISTERIO DE EDUCACIÓN


ARQ. MAURICIO NIETO
ANALISTA
MINISTERIO DE EDUCACIÓN

ARQ. ALEJANDRA LARREA
GERENTE
NUEVA INFRAESTRUCTURA EDUCATIVA

PROYECTO:

"ESTUDIOS DE INTERVENCIÓN EN LA INFRAESTRUCTURA EXISTENTE Y PROPUESTA PARA LA REPOTENCIACIÓN DE LA UNIDAD EDUCATIVA NATALIA JARRÍN, UBICADA EN EL CANTÓN CAYAMBE, PROVINCIA DE PICHINCHA.

UBICACIÓN EN IMPLANTACIÓN:

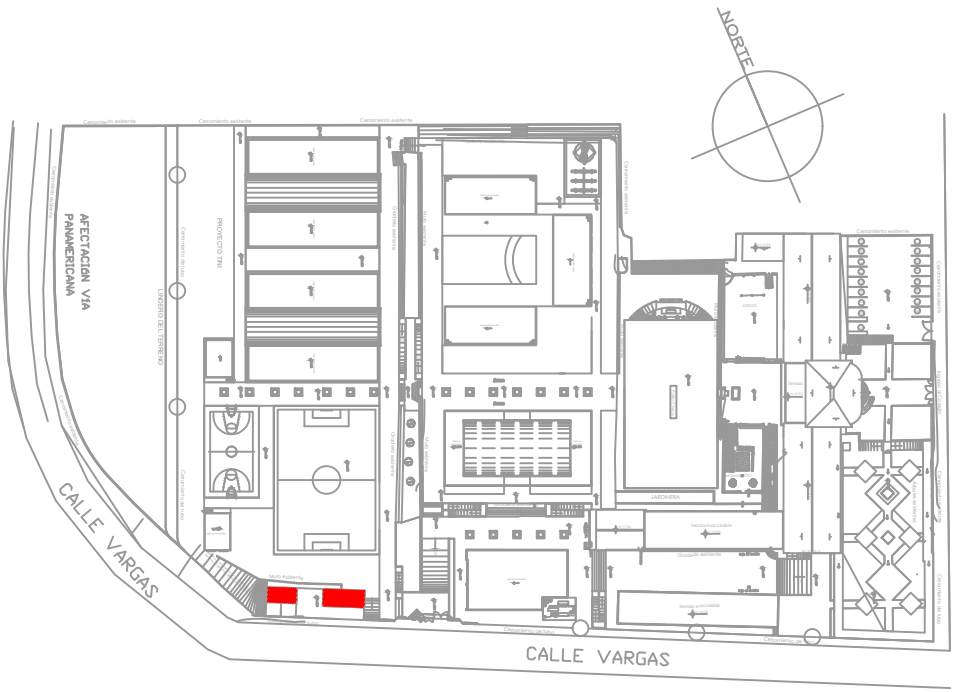

UNIDAD EDUCATIVA:

UNIDAD EDUCATIVA NATALIA JARRÍN

CANTON: CAYAMBE

PROVINCIA: PICHINCHA

CONTIENE:

BLOQUES CUARTO DE MAQUINAS / BOMBAS
SISTEMA DE DETECCIÓN DE INCENDIOS

ESCALAS: INDICADAS

FECHA: NOVIEMBRE 2020

LAMINA Nº: ELT-SDI-06

SELLOS MUNICIPALES / APROBACIÓN: