



BLOQUE PATRIMONIAL  
PLANTA BAJA

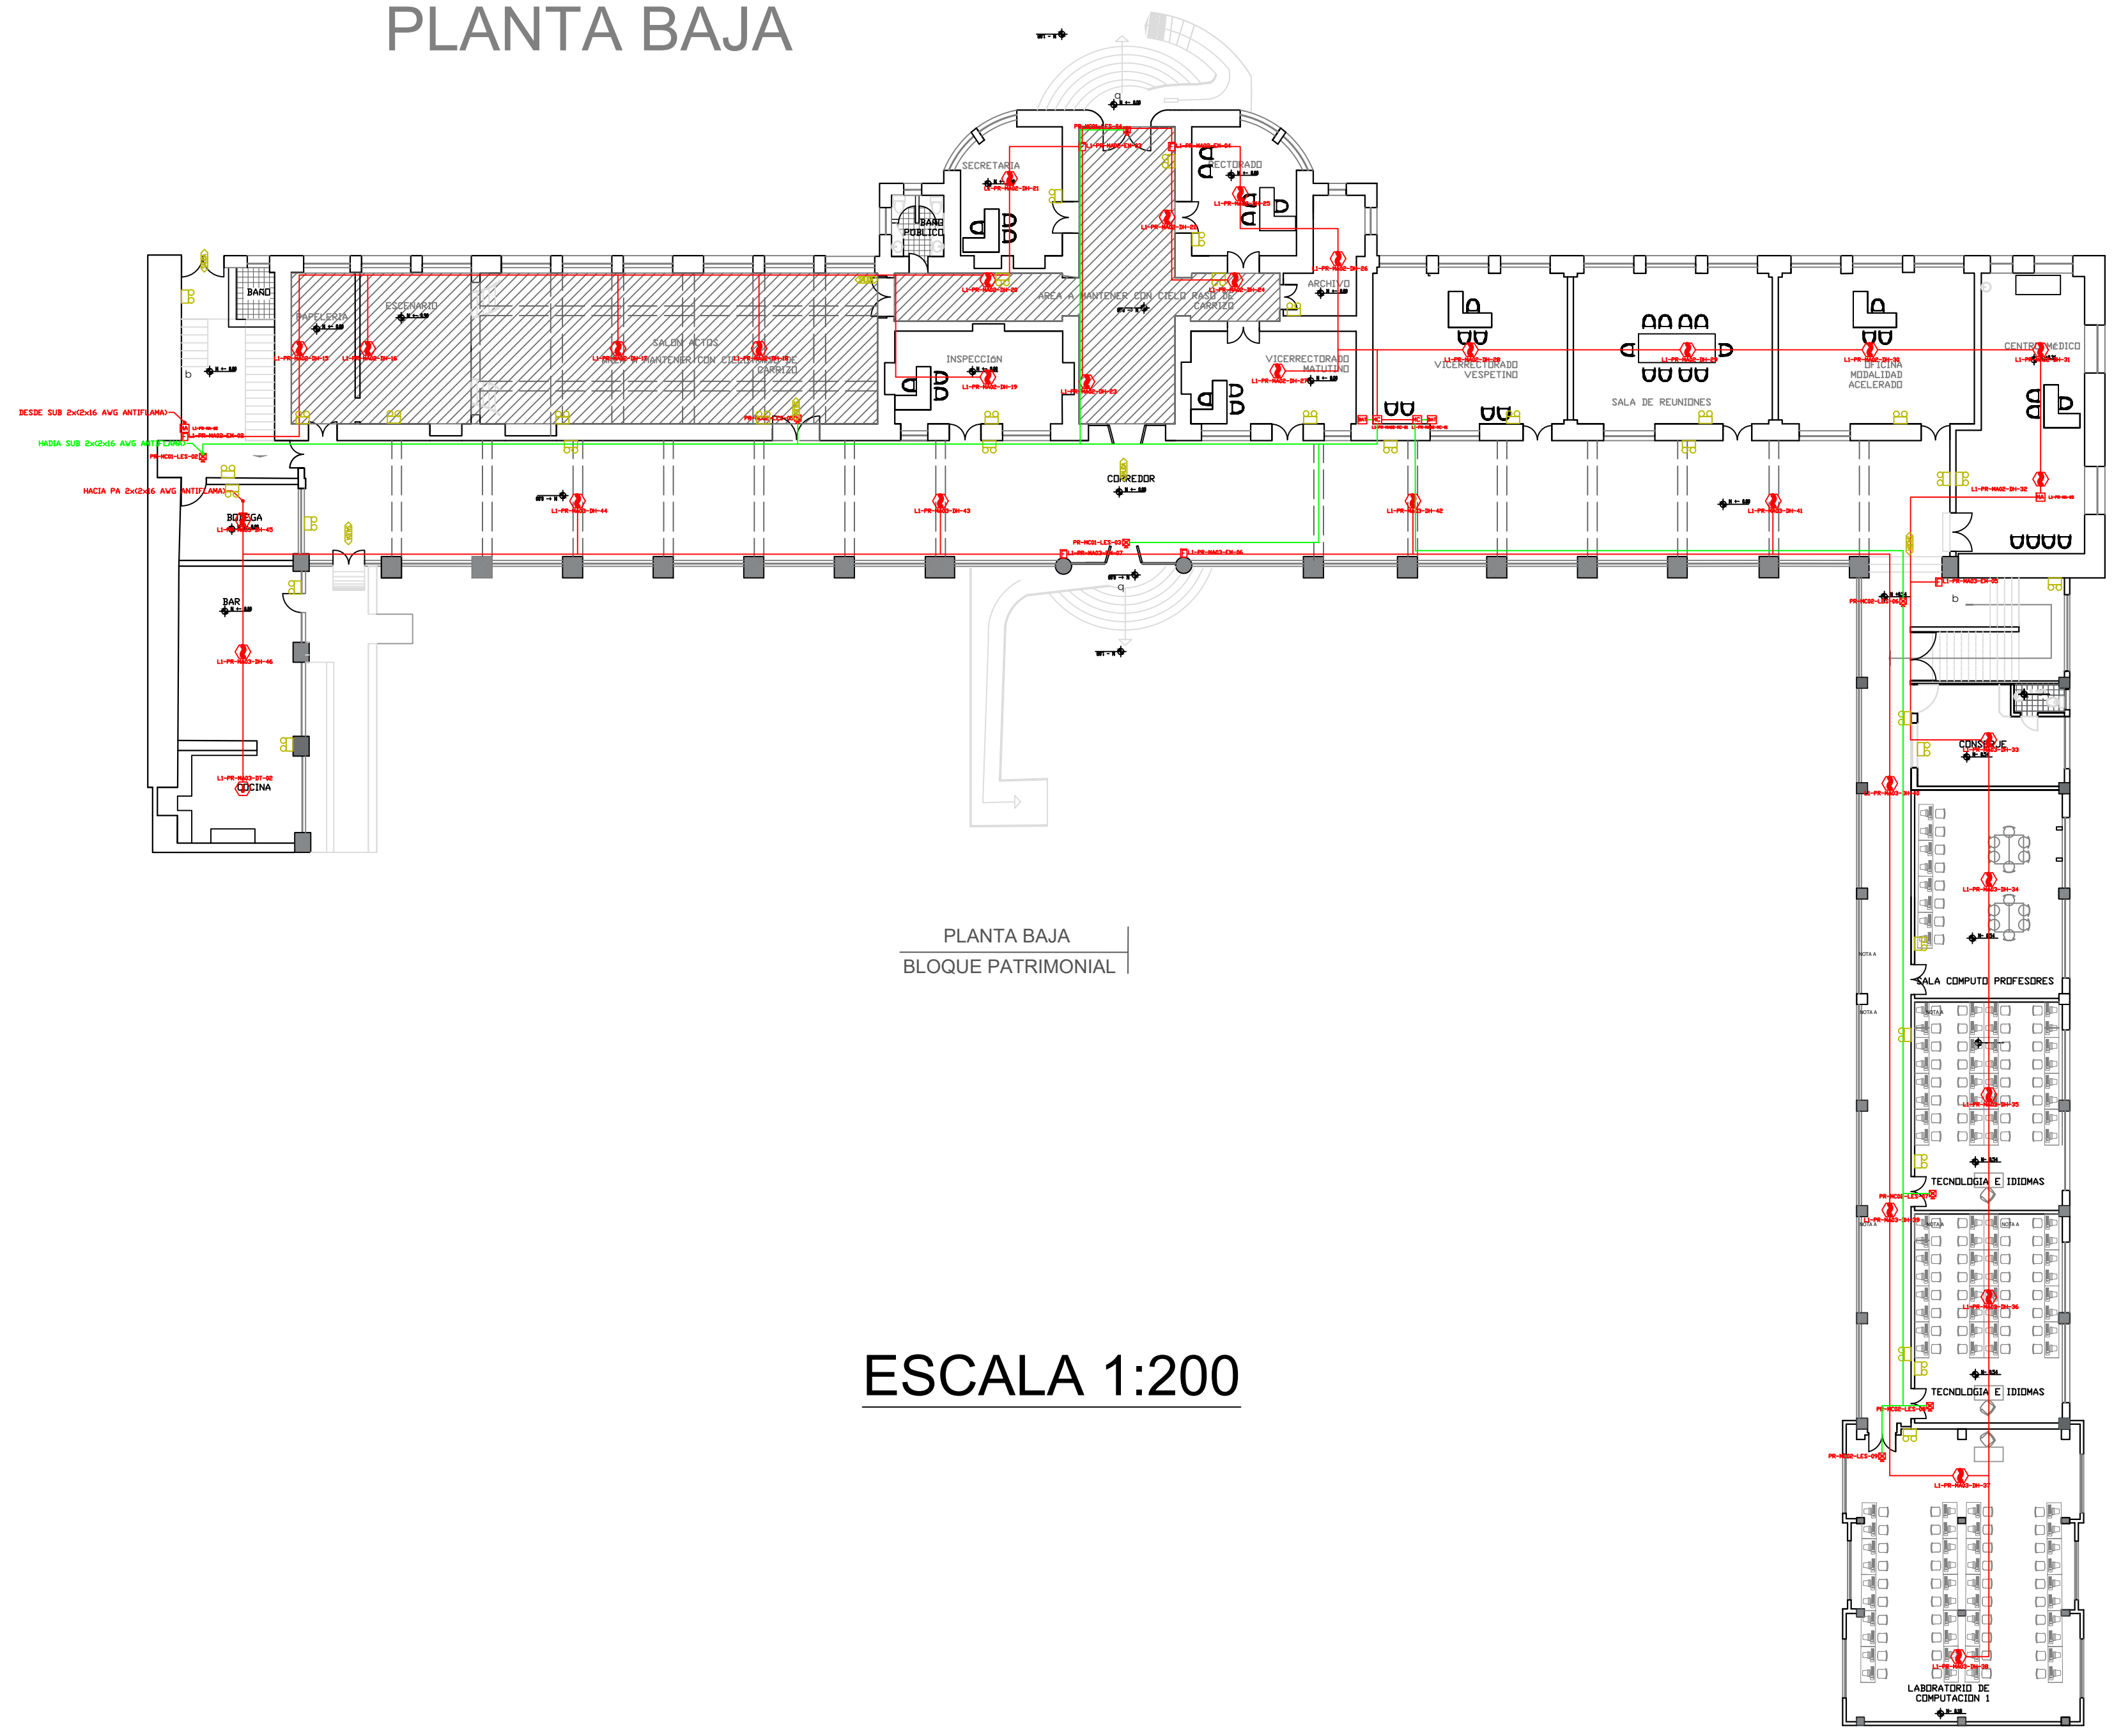

ESCALA 1:200

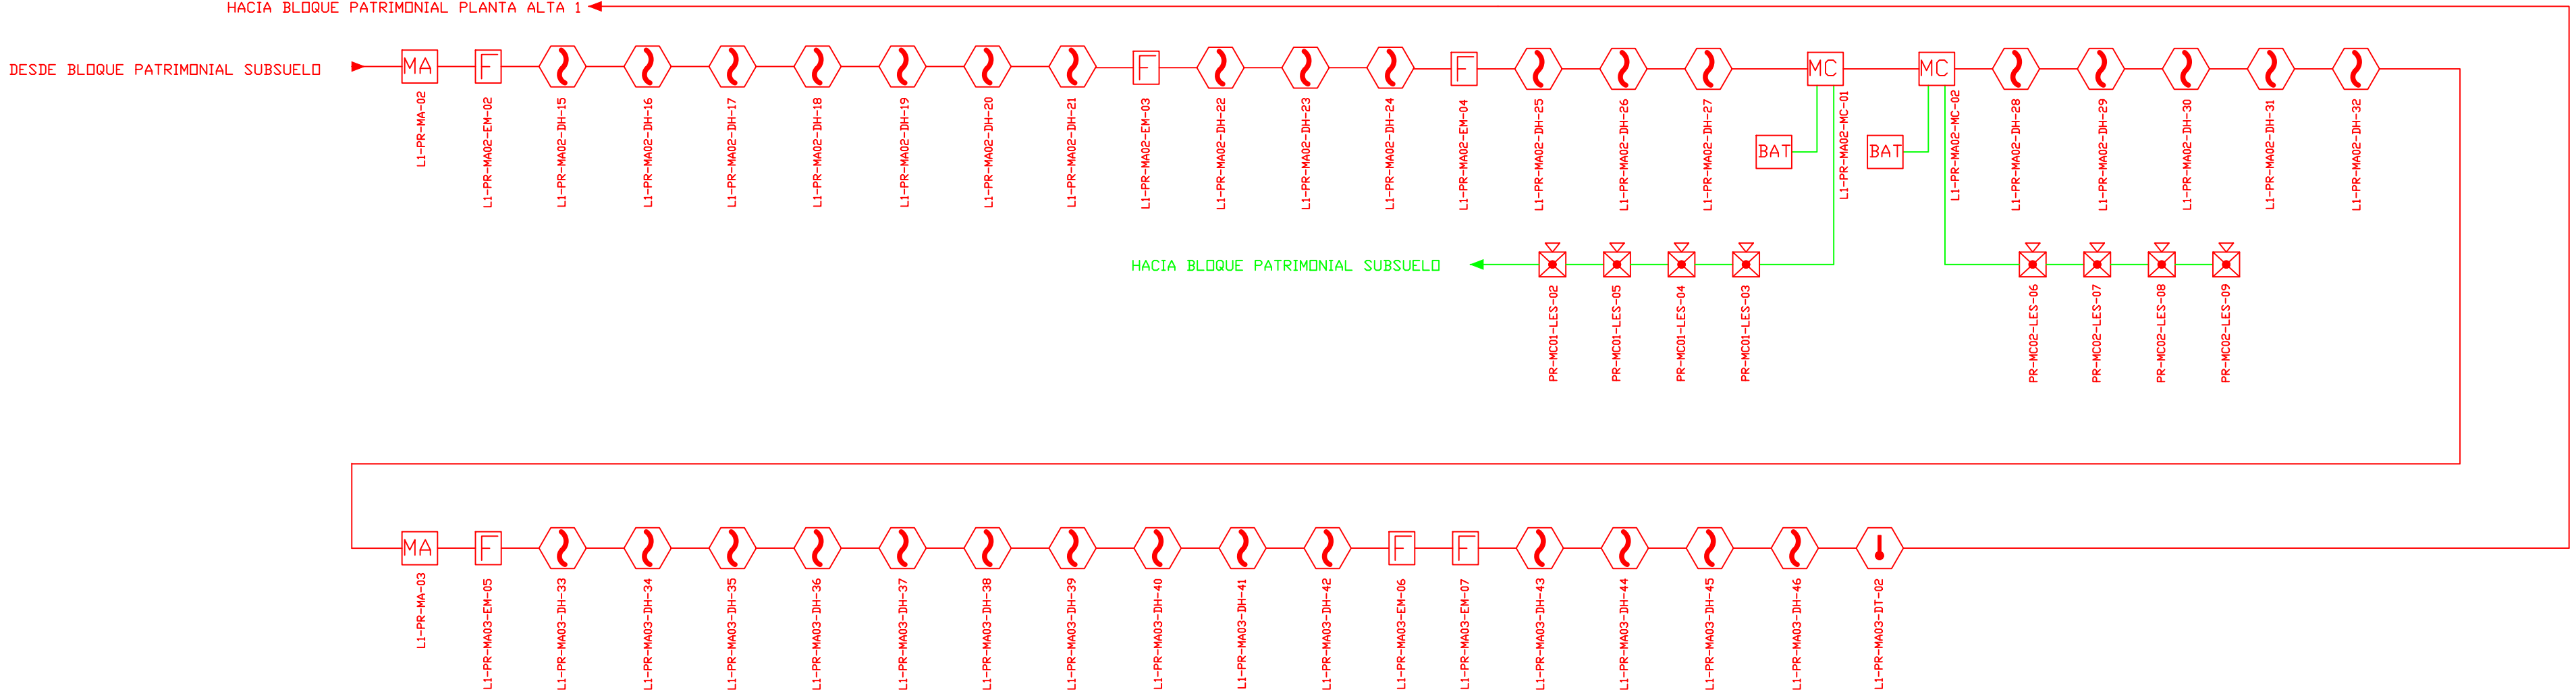


CANTIDAD	UNIDADES	SIMBOLOGÍA
32	UNIDAD	Detector de Humo
01	UNIDAD	Detector de Temperatura
06	UNIDAD	Estación Manual
08	UNIDAD	Luz Estroboscópica con Sirena
02	UNIDAD	Módulo de Aislamiento
02	UNIDAD	Módulo de Control
--	UNIDAD	Módulo de Monitoreo
02	UNIDAD	Sistema Auxiliar alimentación 24Vdc
--	UNIDAD	Pazo de mano
--	METRO	Bandeja metálica por piso
--	METRO	Bandeja metálica por tumbado
--	UNIDAD	Central del Sistema de Incendios
412 m Cable	METRO	Cable 2 x 16 AWG Antiflama en Tubería 1/2" para Lazo de Comunicación
392 m Tubería	METRO	Cable 2 x 16 AWG Antiflama en Tubería 1/2" para Alimentación de Luces Estroboscópicas
06	UNIDAD	Letrero de Señalización de Salida
36	UNIDAD	Lámpara de Emergencia
--	UNIDAD	Modulo de monitor inteligente
--	UNIDAD	Detector de gas metano CH4


LX-BIB-MA01-DH-05

Número de Equipo dentro del Bloque  
Tipo de Equipo  
Código del Módulo de Aislamiento del Bloque  
Nombre del Bloque  
Número de Lazo de Comunicación

DETALLE PARA MONTAJE DE LOS DETECTORES EN TECHO FALSO

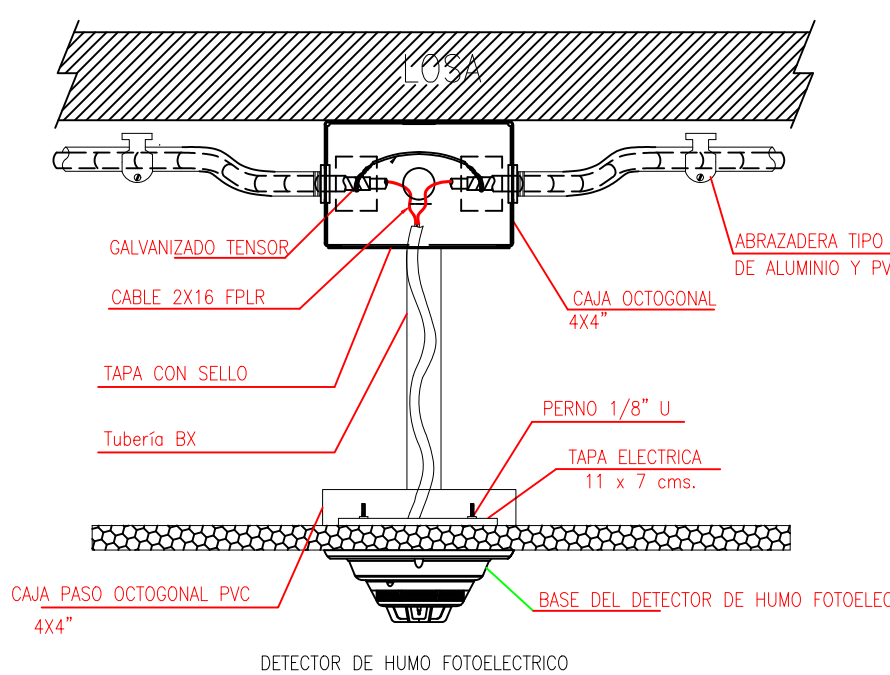

DETALLE PARA MONTAJE DE LAS ESTACIONES MANUALES Y DE LAS LUCES ESTROBOSCÓPICAS CON SU MODULO DE CONTROL

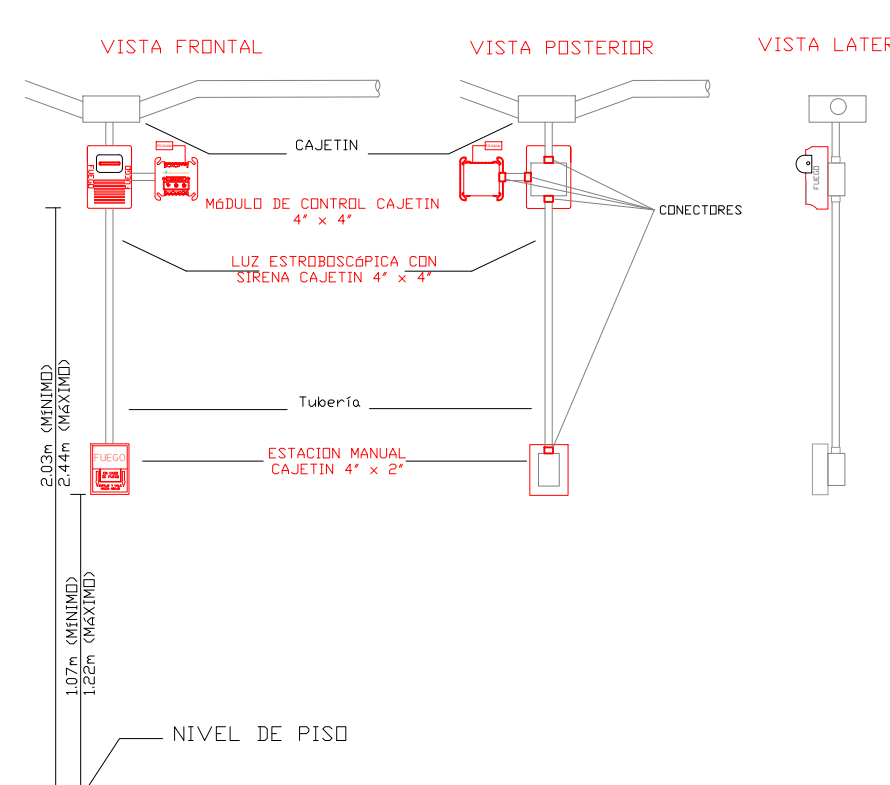

MINISTERIO DE EDUCACIÓN



RESPONSABLES:

ING. ALEXIS VELASTEGUÍ  
ANALISTA  
MINISTERIO DE EDUCACIÓN


ARQ. MAURICIO NIETO  
ANALISTA  
MINISTERIO DE EDUCACIÓN

ARQ. ALEJANDRA LARREA  
GERENTE  
NUEVA INFRAESTRUCTURA EDUCATIVA

PROYECTO:

"ESTUDIOS DE INTERVENCIÓN EN LA INFRAESTRUCTURA EXISTENTE Y PROPUESTA PARA LA REPOTENCIACIÓN DE LA UNIDAD EDUCATIVA NATALIA JARRÍN, UBICADA EN EL CANTÓN CAYAMBE, PROVINCIA DE PICHINCHA.

UBICACIÓN EN IMPLANTACIÓN:

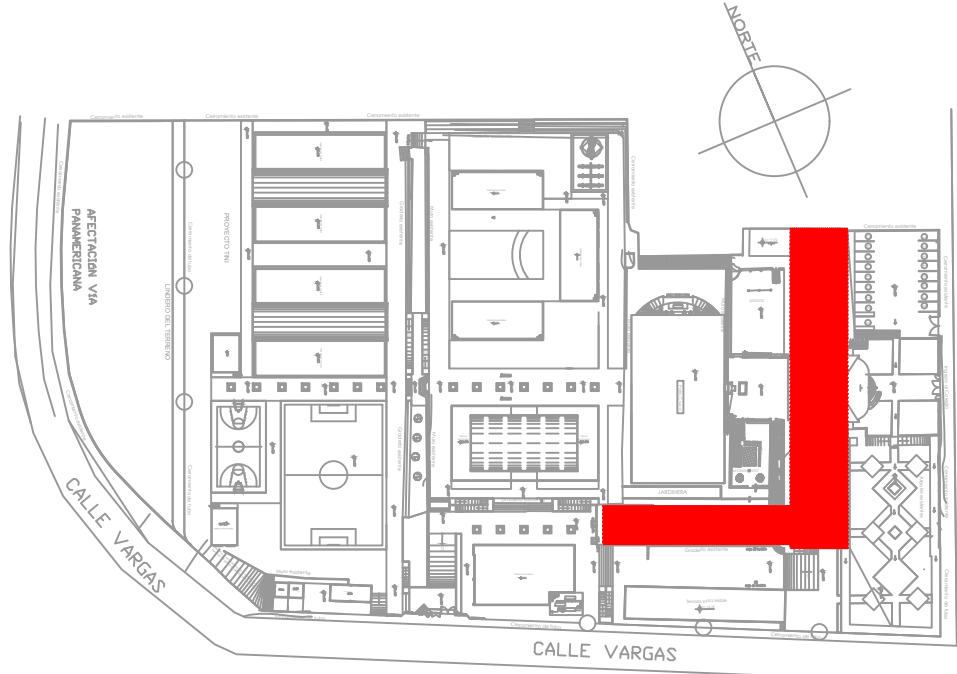

UNIDAD EDUCATIVA:

UNIDAD EDUCATIVA NATALIA JARRÍN

CANTON: CAYAMBE

PROVINCIA: PICHINCHA

CONTIENE:

BLOQUE PATRIMONIAL PLANTA BAJA  
SISTEMA DE DETECCIÓN DE INCENDIOS

ESCALAS: INDICADAS

FECHA: NOVIEMBRE 2020

LAMINA Nº: ELT-SDI-14

SELLOS MUNICIPALES / APROBACIÓN: