



BLOQUE PATRIMONIAL  
SUBSUELO

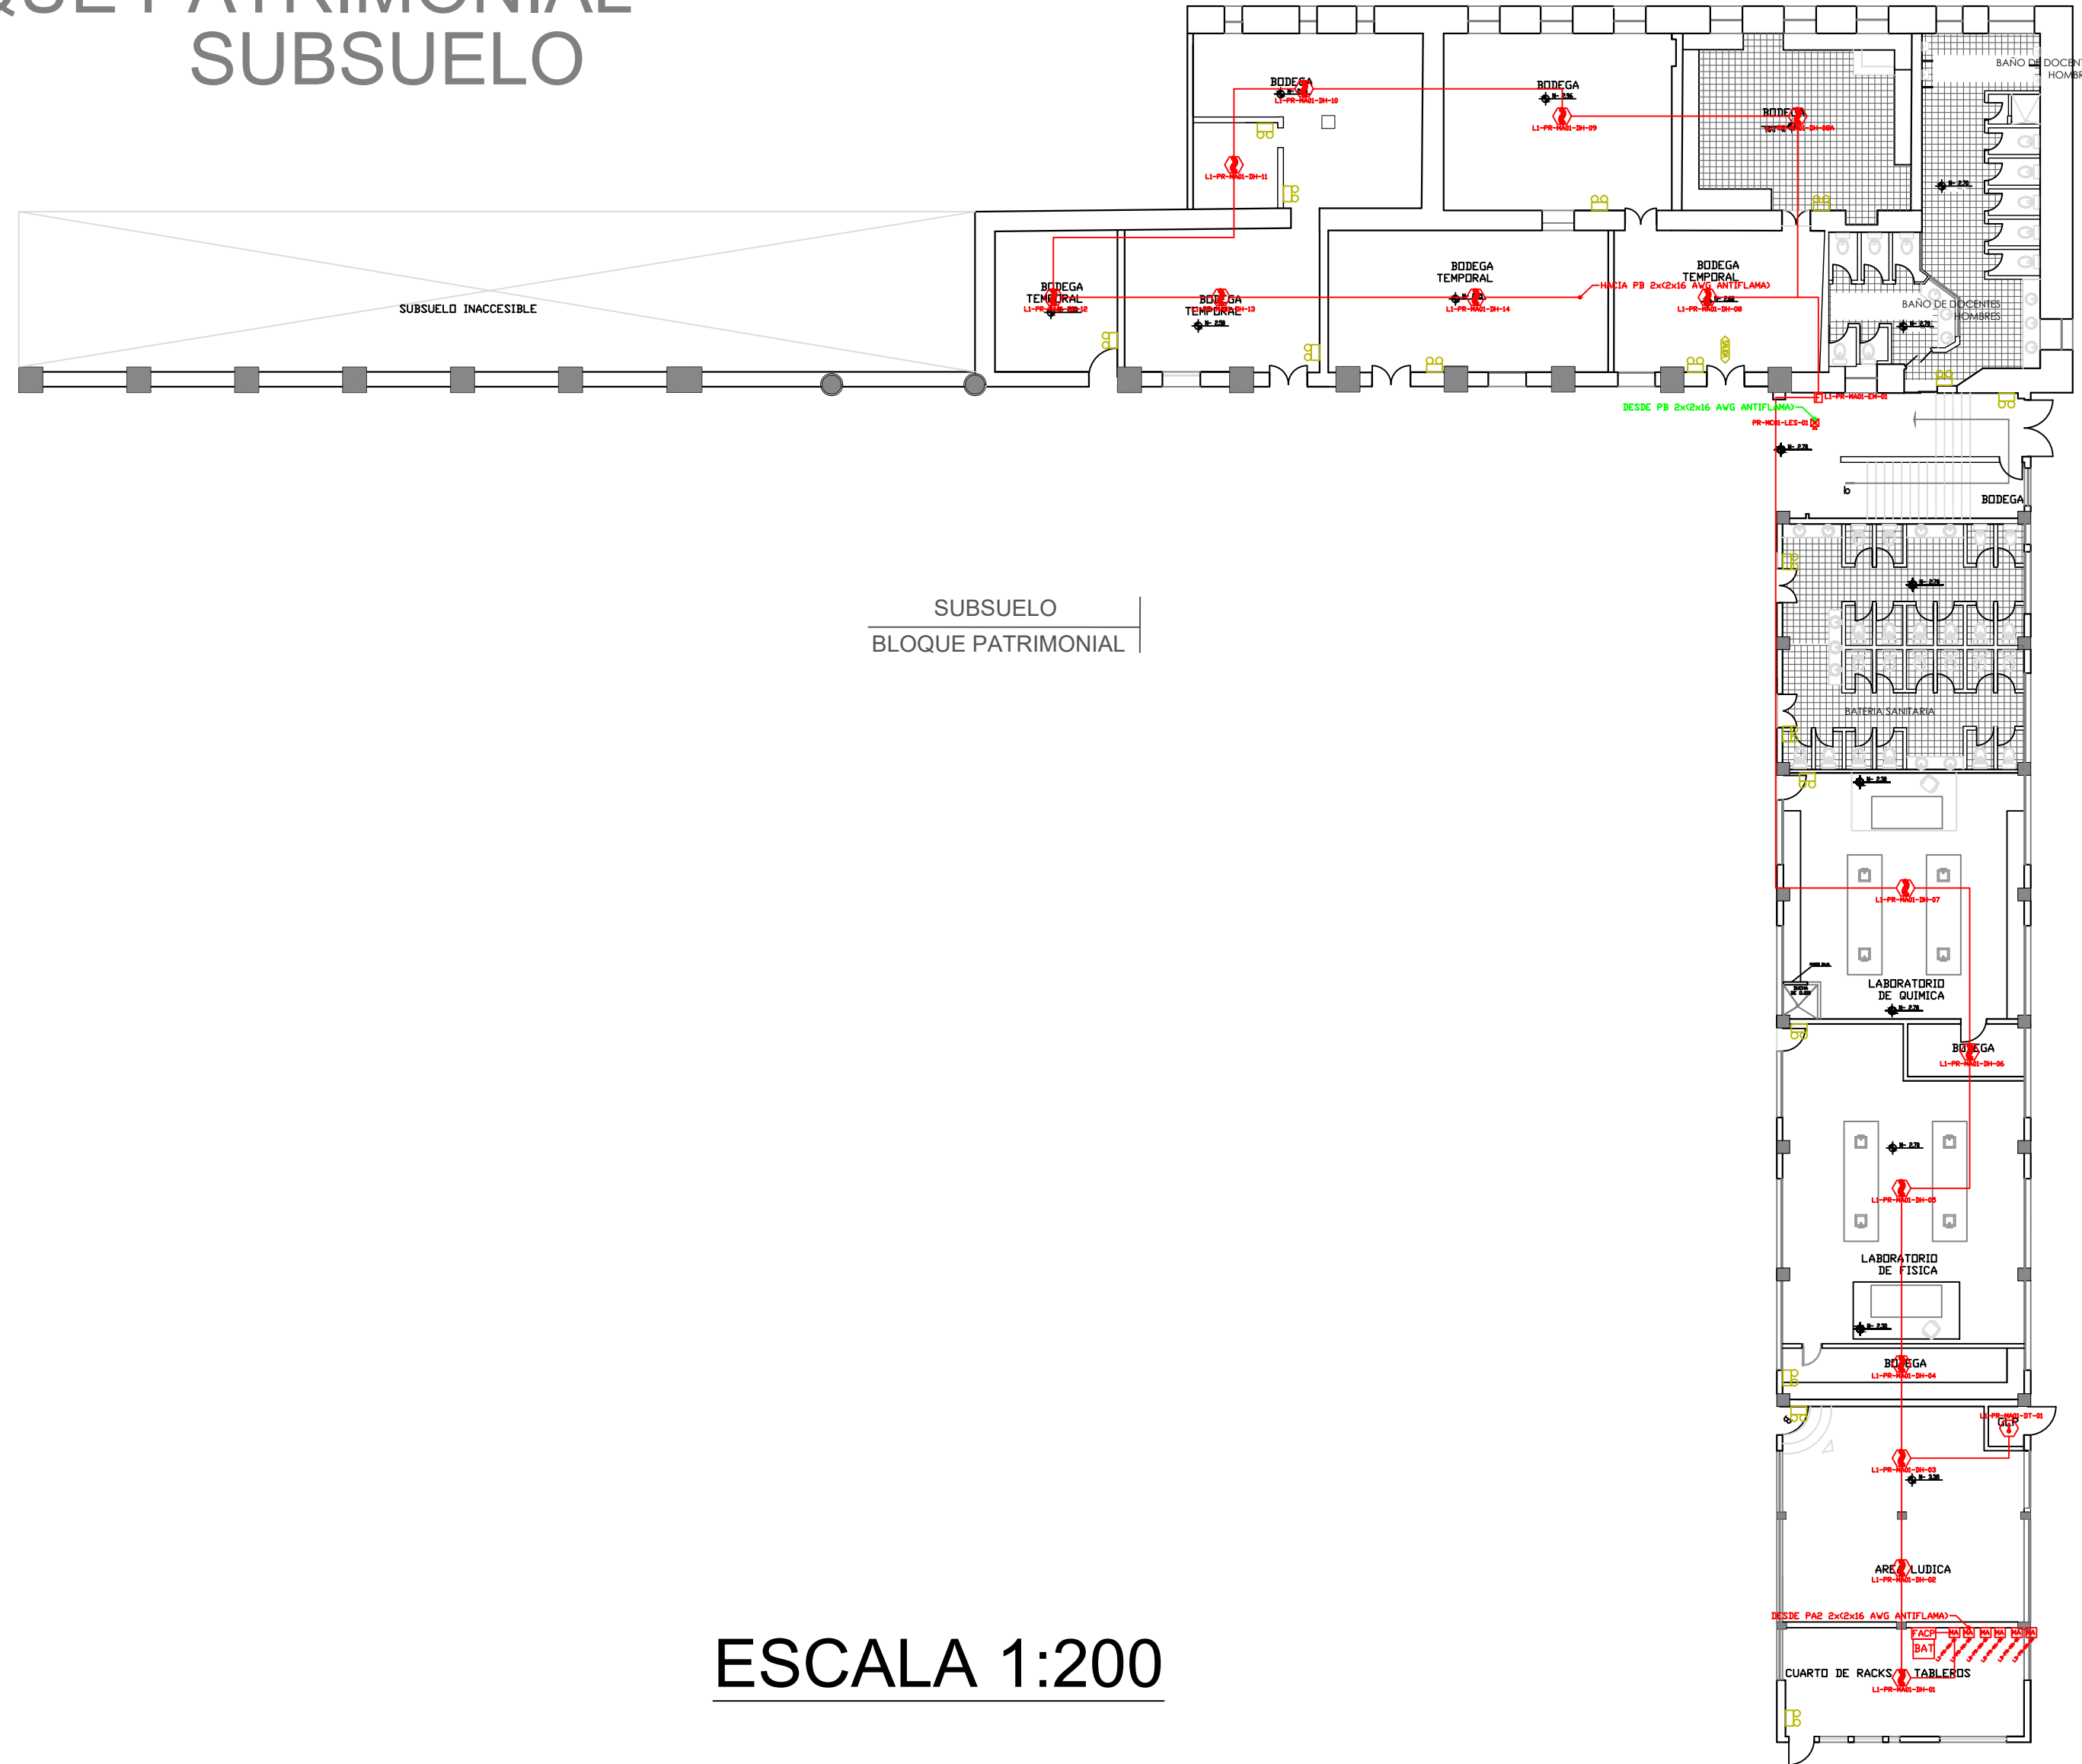

SUBSUELO  
BLOQUE PATRIMONIAL

ESCALA 1:200

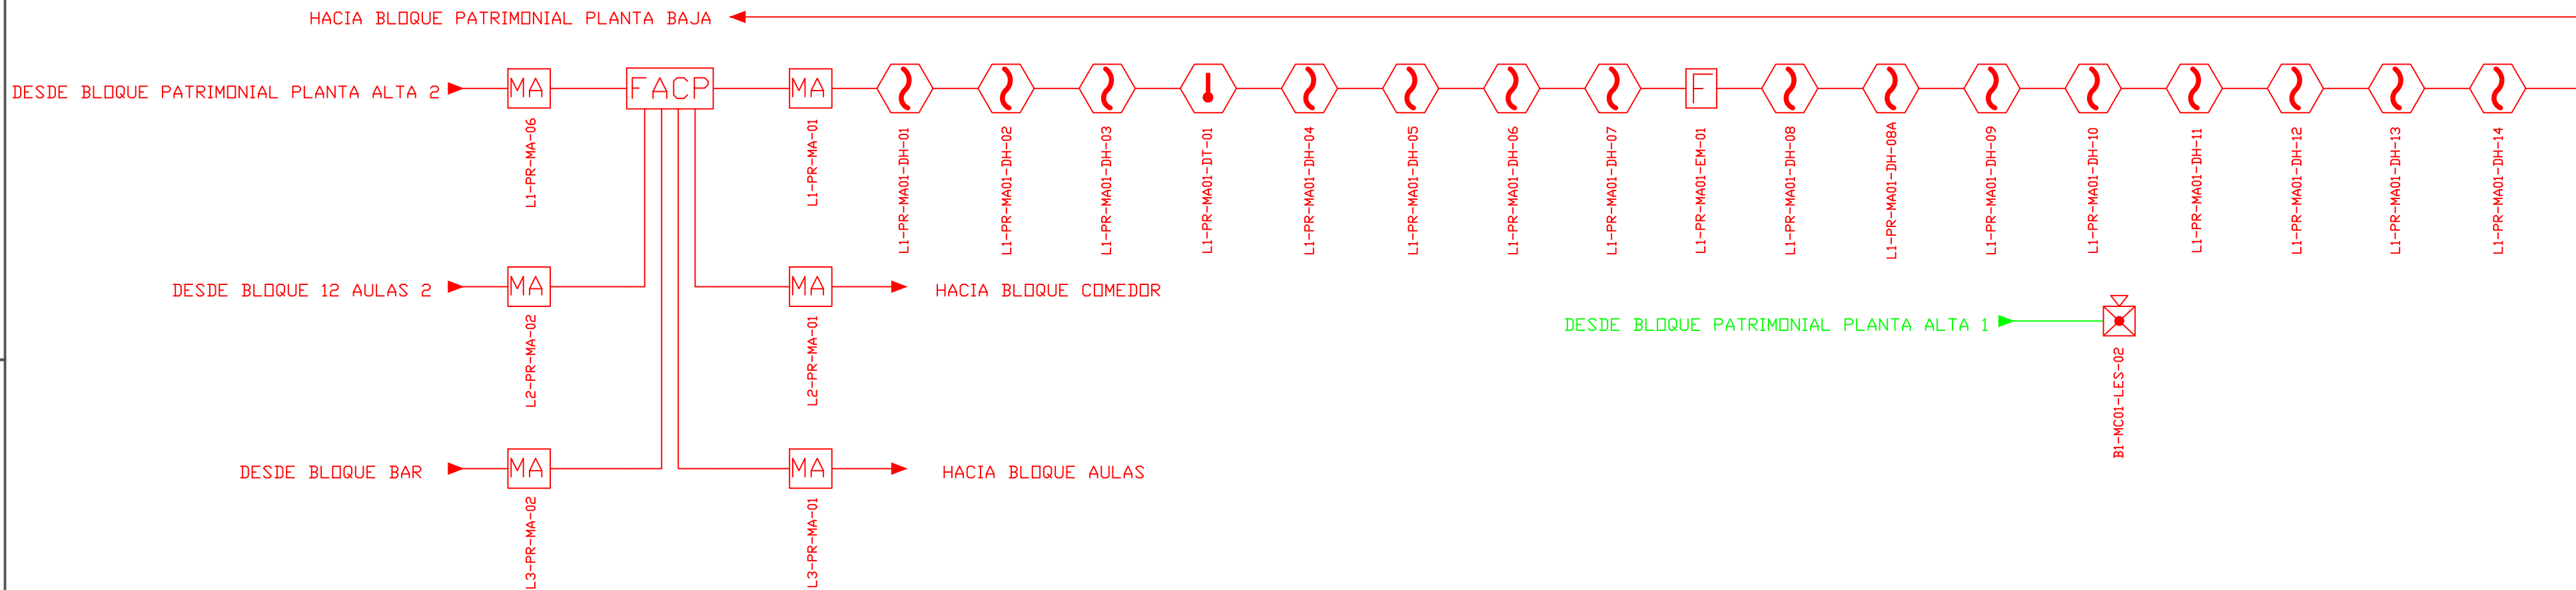


CANTIDAD	UNIDADES	SIMBOLOGÍA
15	UNIDAD	Detector de Humo
01	UNIDAD	Detector de Temperatura
01	UNIDAD	Estación Manual
01	UNIDAD	Luz Estroboscópica con Sirena
06	UNIDAD	Módulo de Aislamiento
00	UNIDAD	Módulo de Control
--	UNIDAD	Módulo de Monitoreo
01	UNIDAD	Sistema Auxiliar alimentación 24Vdc
--	UNIDAD	Pazo de mano
--	METRO	Bandeja metálica por piso
--	METRO	Bandeja metálica por tumbado
01	UNIDAD	Central del Sistema de Incendios
186 m Cable	METRO	Cable 2 x 16 AWG Antiflama en Tubería 1/2" para Lazo de Comunicación
145 m Tubería	METRO	Cable 2 x 16 AWG Antiflama en Tubería 1/2" para Alimentación de Luces Estroboscópicas
01	UNIDAD	Letrero de Señalización de Salida
17	UNIDAD	Lámpara de Emergencia
--	UNIDAD	Modulo de monitor inteligente
--	UNIDAD	Detector de gas metano CH4


LX-BIB-MA01-DH-05

Número de Equipo dentro del Bloque  
Tipo de Equipo  
Código del Módulo de Aislamiento del Bloque  
Nombre del Bloque  
Número de Lazo de Comunicación


DETALLE PARA MONTAJE DE LOS DETECTORES EN TECHO FALSO

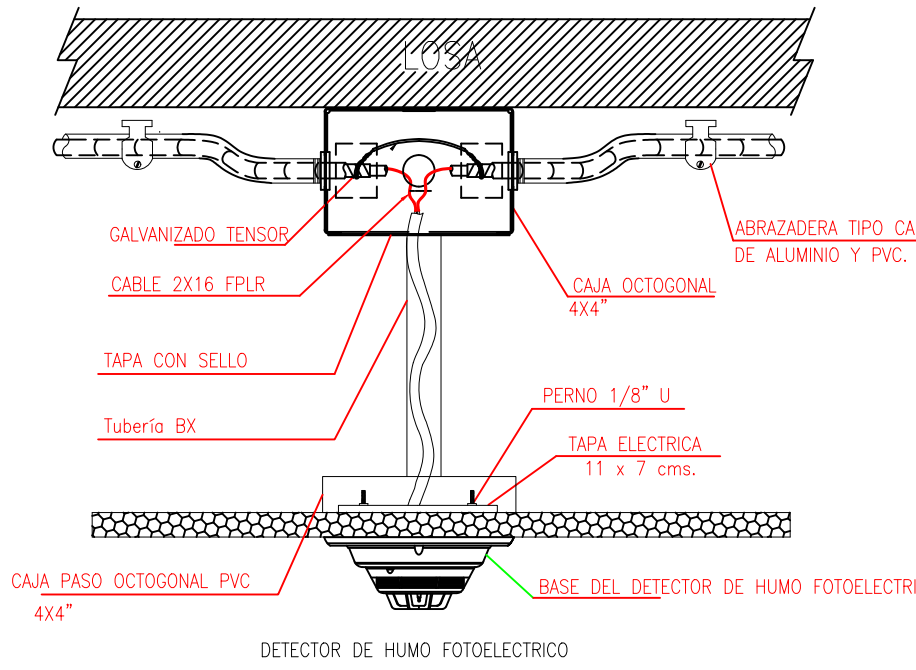

DETALLE PARA MONTAJE DE LAS ESTACIONES MANUALES Y DE LAS LUCES ESTROBOSCÓPICAS CON SU MODULO DE CONTROL

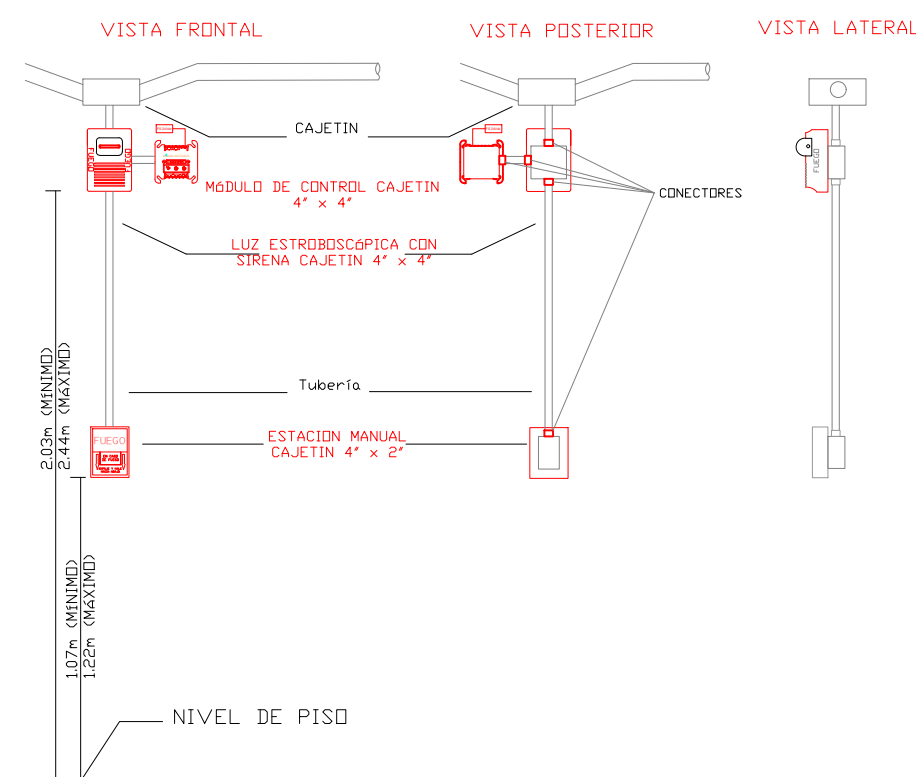

MINISTERIO DE EDUCACIÓN

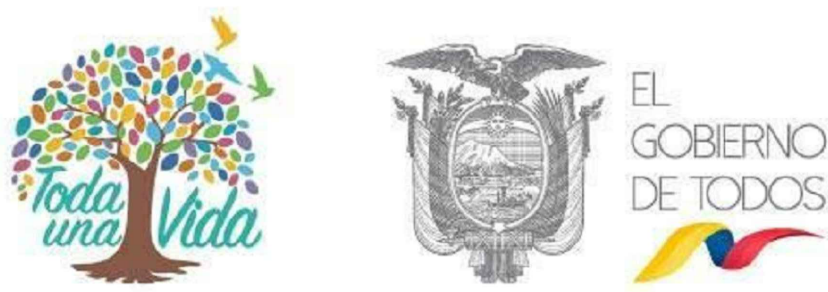

RESPONSABLES:

ING. ALEXIS VELASTEGUÍ  
ANALISTA  
MINISTERIO DE EDUCACIÓN


ARQ. MAURICIO NIETO  
ANALISTA  
MINISTERIO DE EDUCACIÓN

ARQ. ALEJANDRA LARREA  
GERENTE  
NUEVA INFRAESTRUCTURA EDUCATIVA

PROYECTO:

"ESTUDIOS DE INTERVENCIÓN EN LA INFRAESTRUCTURA  
EXISTENTE Y PROPUESTA PARA LA REPOTENCIACIÓN DE LA  
UNIDAD EDUCATIVA NATALIA JARRÍN, UBICADA EN EL CANTÓN  
CAYAMBE, PROVINCIA DE PICHINCHA.

UBICACIÓN EN IMPLANTACIÓN:

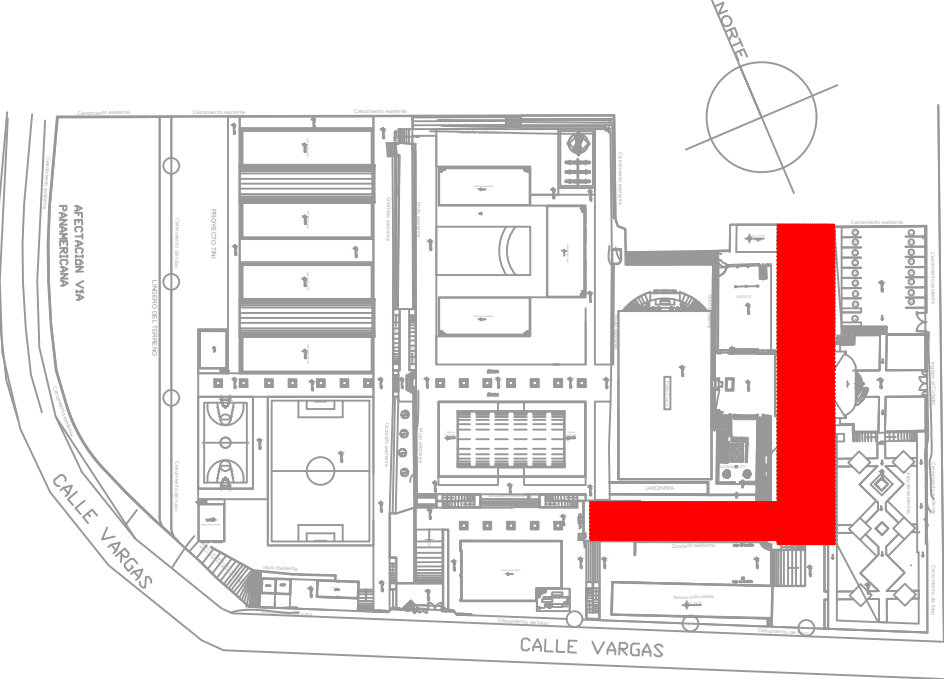

UNIDAD EDUCATIVA:

UNIDAD EDUCATIVA NATALIA JARRÍN

CANTON:

CAYAMBE

PROVINCIA:

PICHINCHA

CONTIENE:

BLOQUE PATRIMONIAL SUBSUELO  
SISTEMA DE DETECCIÓN DE INCENDIOS

ESCALAS:

INDICADAS

FECHA:

NOVIEMBRE  
2020

LAMINA N°:

ELT-SDI-13

SELLOS MUNICIPALES / APROBACIÓN: