

ING. ALEXIS VELASTEGUÍ
ANALISTA
MINISTERIO DE EDUCACIÓN

ARQ. ALEJANDRA LARREA
GERENTE
NUEVA INFRAESTRUCTURA EDUCATIVA

**"ESTUDIOS DE INTERVENCIÓN EN LA INFRAESTRUCTURA
EXISTENTE Y PROPUESTA PARA LA REPOTENCIACIÓN DE LA
UNIDAD EDUCATIVA NATALIA JARRÍN, UBICADA EN EL CANTÓN
CAYAMBE, PROVINCIA DE PICHINCHA.**

UNIDAD EDUCATIVA NATALIA JARRÍN

CAYAMBE

PICHINCHA

BIBLIOTECA
PLANTA BAJA
SISTEMA DE CCTV





 

 

INDICADAS

NOVIEMBRE
2020

ELE-CCTV-01

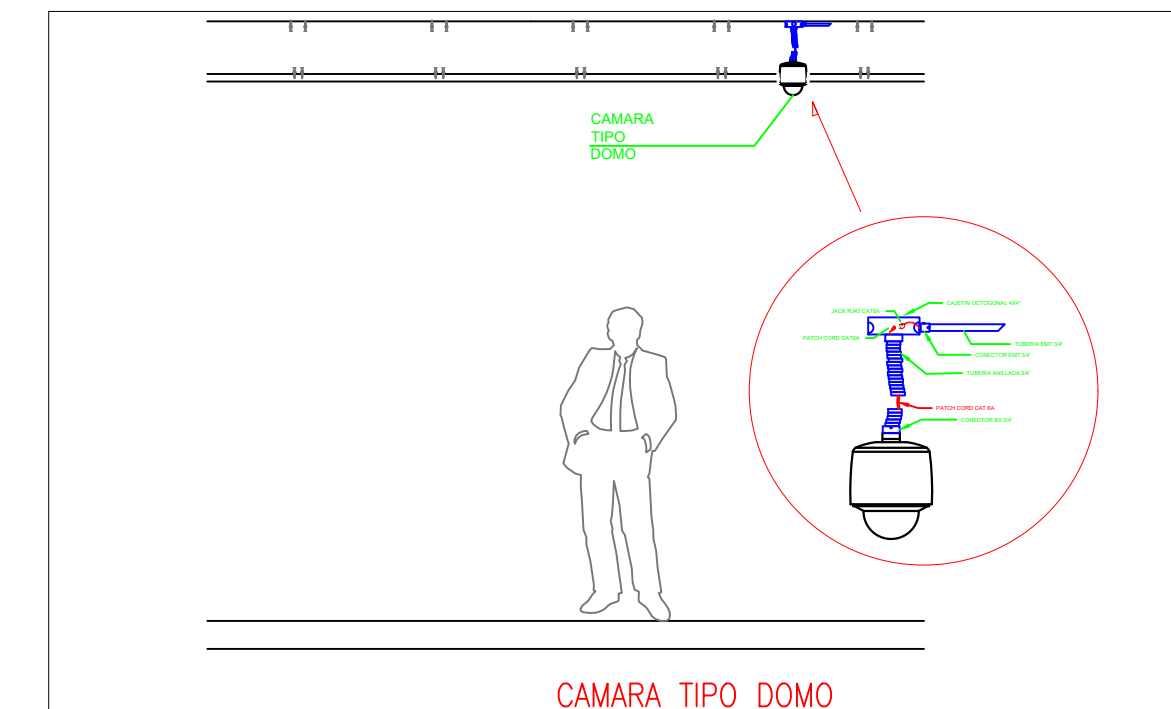
PVC 4° CABLE FIBRA ÓPTICA MULTIMODO
6 HILDS OM3 DESDE BLOQUE INDICADO
EN PLANO DE IMPLANTACIÓN

Z-ELT-06

CANTIDAD	UNIDADES	SIMBOLOGIA	
02	UNIDAD		Salida simple CCTV pared
00	UNIDAD		Salida simple CCTV Monitor
01	UNIDAD		Pozo de revisión
56	METRO		Bandeja metálica por tumbado
01	UNIDAD		Rack Comunicaciones
10	METRO		Tubería PVC 2"
01	UNIDAD		Caja metálica de paso 30x30cm
02	UNIDAD		Cámara IP

R-B1B-P01-01

- Posición en Patch Panel
- Nombre del Patch Panel
- Nombre del Rack



ESCALA 1:50

