

UBICACIÓN DE TUBERIAS DE AGUA POTABLE
PLANTA ALTA

ESCALA 1:100

SIMBOLOGÍA

AGUA POTABLE	
	TEE
	CODO 90°
	VALVULA DE COMPUERTA
	CODO 45°
	UNION UNIVERSAL
	VALVULA CHECK
	SALIDA DE AGUA
	REDUCCION
	MONTANTE
	TANQUE HIDRONEUMATICO
	LLAVE DE MANGUERA
	BOMBA CENTRIFUGA
	CAJA DE MEDIDOR DE AA-PP

MINISTERIO DE EDUCACIÓN



RESPONSABLES:

ELABORADO: ING. JORGE GÓMEZ
ANALISTA
MINISTERIO DE EDUCACIÓN


REVISADO: ARQ. FERNANDA PAREDES
ANALISTA
MINISTERIO DE EDUCACIÓN

APROBADO: ARQ. ALEJANDRA LARREA
GERENTE
NUEVA INFRAESTRUCTURA EDUCATIVA

PROYECTO:

"ESTUDIOS DE INTERVENCIÓN EN LA INFRAESTRUCTURA
EXISTENTE Y PROPUESTA PARA LA REPOTENCIACIÓN DE LA
UNIDAD EDUCATIVA MALCHINGUÍ, UBICADA EN EL CANTÓN
PEDRO MONCAYO, PROVINCIA DE PICHINCHA.

UBICACIÓN EN IMPLANTACIÓN:

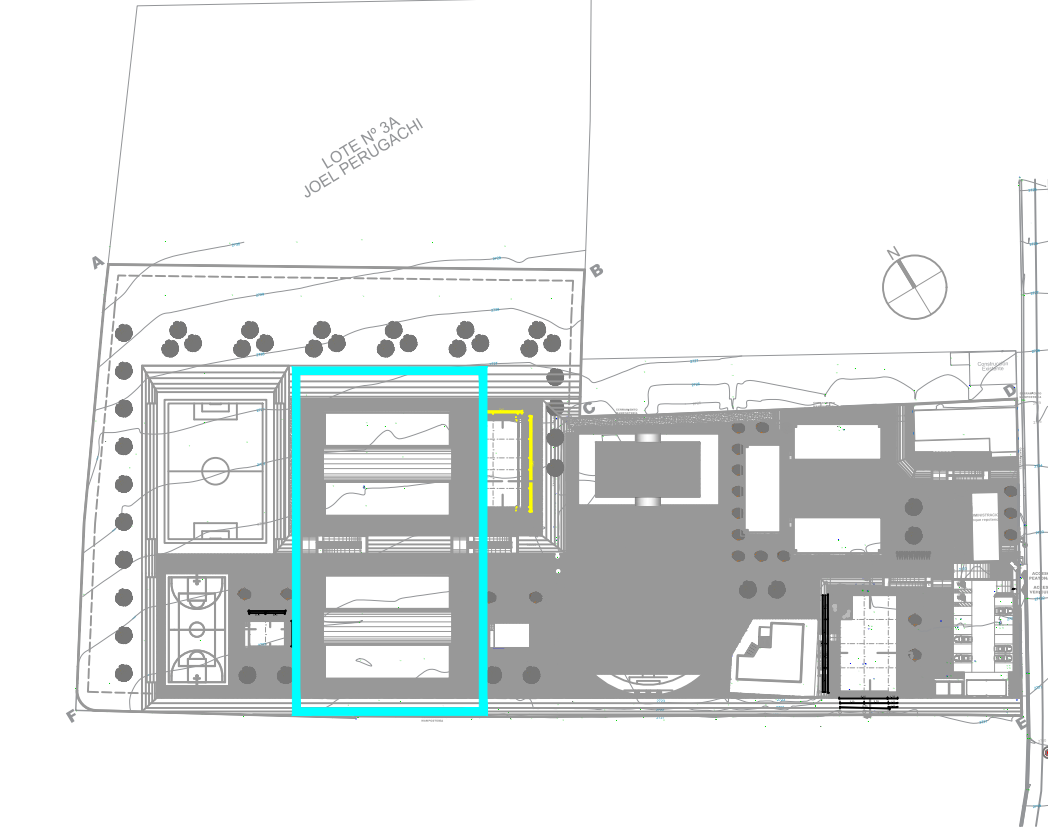

UNIDAD EDUCATIVA:
UNIDAD EDUCATIVA MALCHINGUÍ

CANTON: **PEDRO MONCAYO**

PROVINCIA: **PICHINCHA**

CONTIENE:
SISTEMAS DE AGUA POTABLE
BLOQUE ESTANDAR BLOQUE 12 AGUAS PLANTA ALTA

ESCALAS: INDICADAS

FECHA: SEPTIEMBRE -2020

LAMINA Nº: **HS-04**

SELLOS MUNICIPALES / APROBACIÓN: