


 





 

 


## PLANTA BAJA

ESCALA 1:100

## PLANTA DE CUBIERTA

ESCALA 1:100

CUADRO DE EQUIPOS DE AIRE ACONDICIONADO Y VENTILACIÓN															
ITEM	DENOMINACION	CANTIDAD	CARACTERÍSTICAS MECANICAS							CARACTERÍSTICAS ELECTRICAS				OBSERVACIÓN	
			TIPO	CAP. BTU/H	CFM	PRESIÓN ESTÁTICA	FILTRO	NIVEL DE RUIDO dBA	pot HP	Ø FASE	V Volt	Hz Frecuencia	A Amp		Pot kW
EB-X	VENTILADOR DE BAÑO	4	Tipo plafon	—	100	0.25	—	—		1	110	60	—	0.040	

SIMBOLOGÍA VENTILACIÓN MECÁNICA Y AIRE ACONDICIONADO	
SÍMBOLO	DESCRIPCIÓN
	Unidad evaporadora - Cassette 4 vías
	Unidad evaporadora - Consola de Pared
	Tubería de refrigerante aire acondicionado
	Tubería PVC presión
	Tubería PVC presión Ø 110mm
	Unidad condensadora
	Ventilador de extracción de tipo hongo
	Ventilador centrífugo de suministro
	Ventilador de extracción de baños
	Cable de control
	Ventilador axial de pared
	Termostato



RESPONSABLES:

ELABORADO POR:  
ING. DANILO ESTEVEZ  
ANALISTA  
MINISTERIO DE EDUCACIÓN


REVISADO POR :  
ARQ. FERNANDA PAREDES  
ANALISTA  
MINISTERIO DE EDUCACIÓN

APROBADO:  
ARQ.ALEJANDRA LARREA  
GERENTE  
NUEVA INFRAESTRUCTURA EDUCATIVA

PROYECTO:

**"ESTUDIOS DE INTERVENCIÓN EN LA INFRAESTRUCTURA  
EXISTENTE Y PROPUESTA PARA LA REPOTENCIACIÓN DE LA  
UNIDAD EDUCATIVA MALCHINGUÍ, UBICADA EN EL CANTÓN  
PEDRO MONCAYO, PROVINCIA DE PICHINCHA.**

UBICACIÓN EN IMPLANTACIÓN:

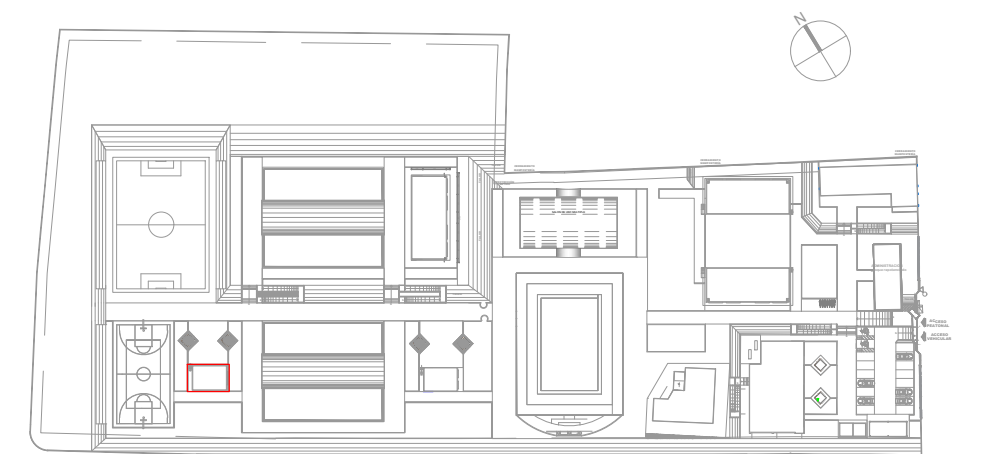

UNIDAD EDUCATIVA:

UNIDAD EDUCATIVA MALCHINGUÍ

CANTON:

**PEDRO MONCAYO**

PROVINCIA:

## PICHINCHA

CONTIENE:

VESTIDORES - BODEGA  
SISTEMA DE HVAC

ESCALAS:

INDICADAS

FECHA:

SEPTIEMBRE -2020

LAMINA N°:

MC-11

SELLOS MUNICIPALES / APROBACIÓN: