
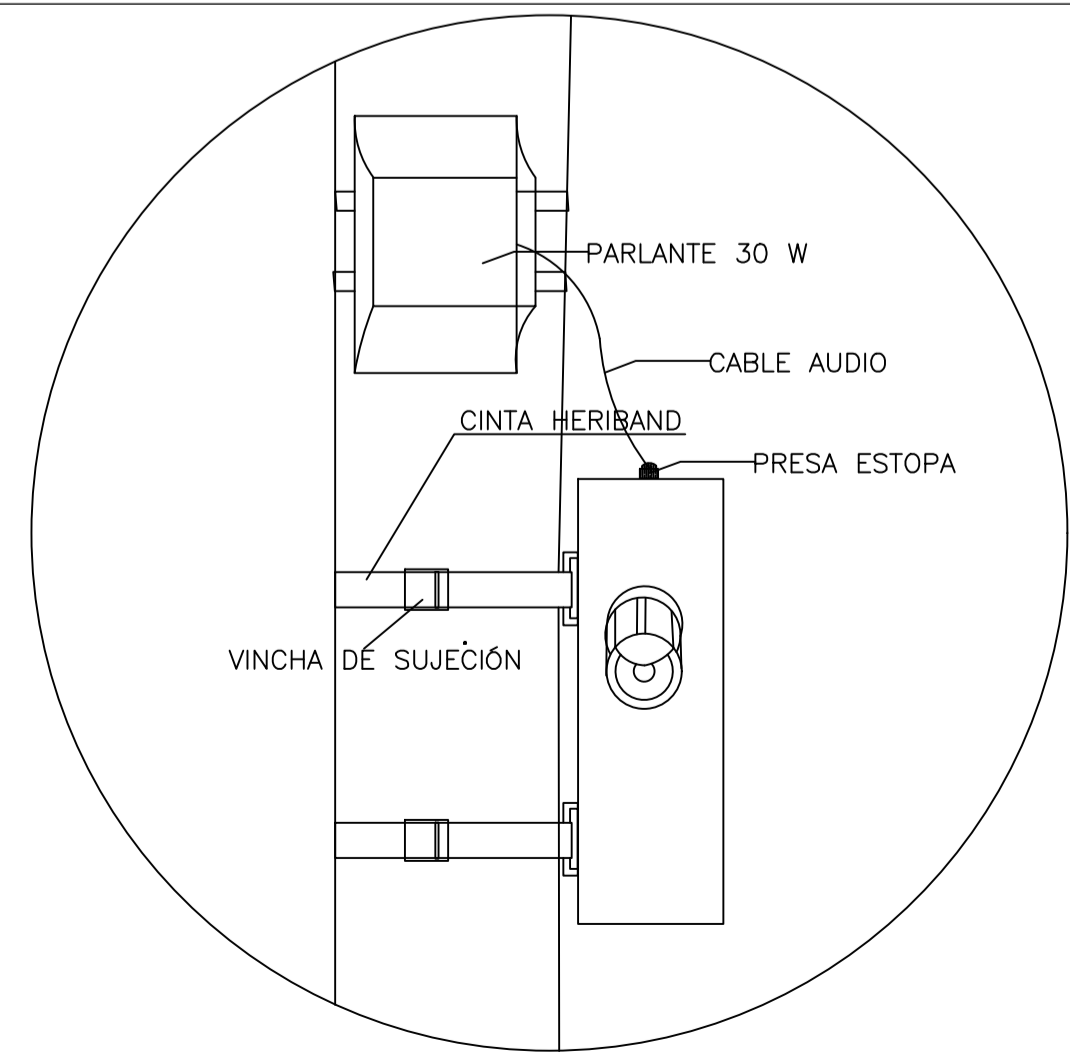
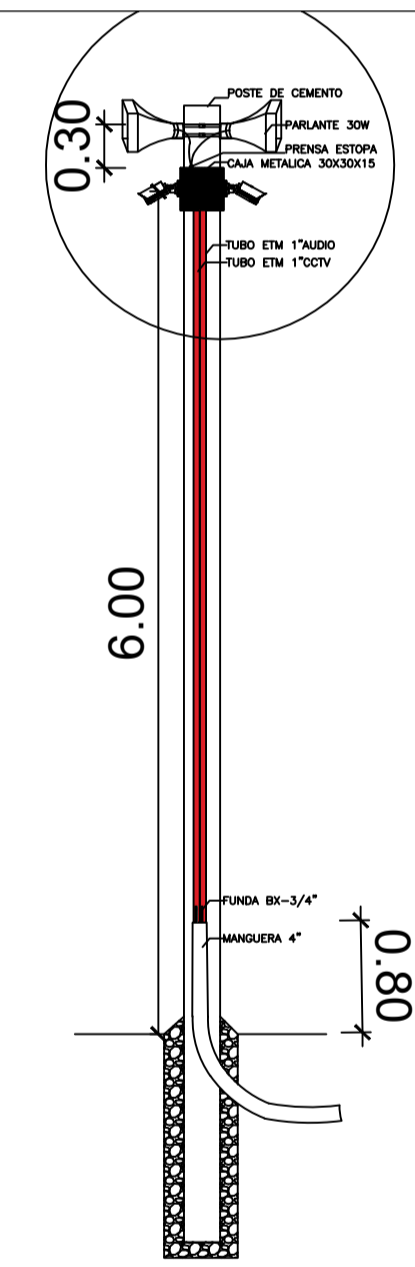


CANTIDAD	SIMBOLOGÍA	
00		Parlante 10W en Techo
10		Parlante 30W tipo Bocina
00		Amplificador 120W
00		Amplificador 480W
01		Micrófono Analógico
1961.90 m Cable 1667.60 m Tubería		Cable 2 x 14 AWG de Audio en funda BX de 1/2"
00		Fuente para Entradas / Salidas de Audio

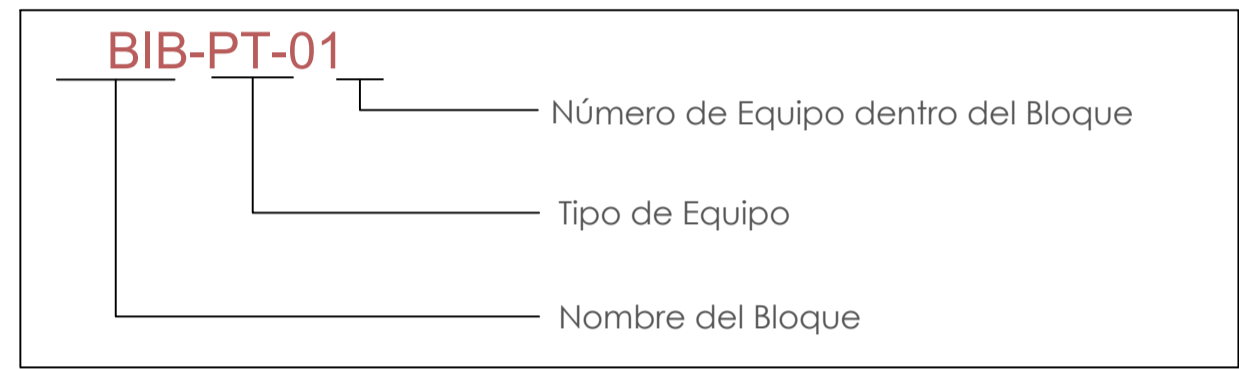

ESCALA 1:500

MINISTERIO DE EDUCACIÓN

Toda una Vida

EL GOBIERNO DE TODOS

RESPONSABLES:

ARQ. ALEJANDRA LARREA
GERENTE
PROYECTO NUEVA INFRAESTRUCTURA EDUCATIVA

ING. MARIO AGUAS
ANALISTA DE INF. FÍSICA 1
MINISTERIO DE EDUCACIÓN

PROYECTO:

"ESTUDIOS DE INTERVENCIÓN EN LA INFRAESTRUCTURA EXISTENTE Y PROPUESTA PARA LA REPOTENCIACIÓN DE LA UNIDAD EDUCATIVA MALCHINGUÍ, UBICADA EN EL CANTÓN PEDRO MONCAYO, PROVINCIA DE PICHINCHA."

UBICACIÓN EN IMPLANTACIÓN:

UNIDAD EDUCATIVA:

UNIDAD EDUCATIVA MALCHINGUÍ

CANTON:

PEDRO MONCAYO

PROVINCIA:

PICHINCHA

CONTIENE:

IMPLANTACIÓN GENERAL
PLANTA BAJA
SISTEMA DE AUDIO

ESCALAS:

INDICADAS

FECHA:

SEPTIEMBRE -2020

LAMINA Nº:

ELT-AU-03

SELLOS MUNICIPALES / APROBACIÓN: