









 


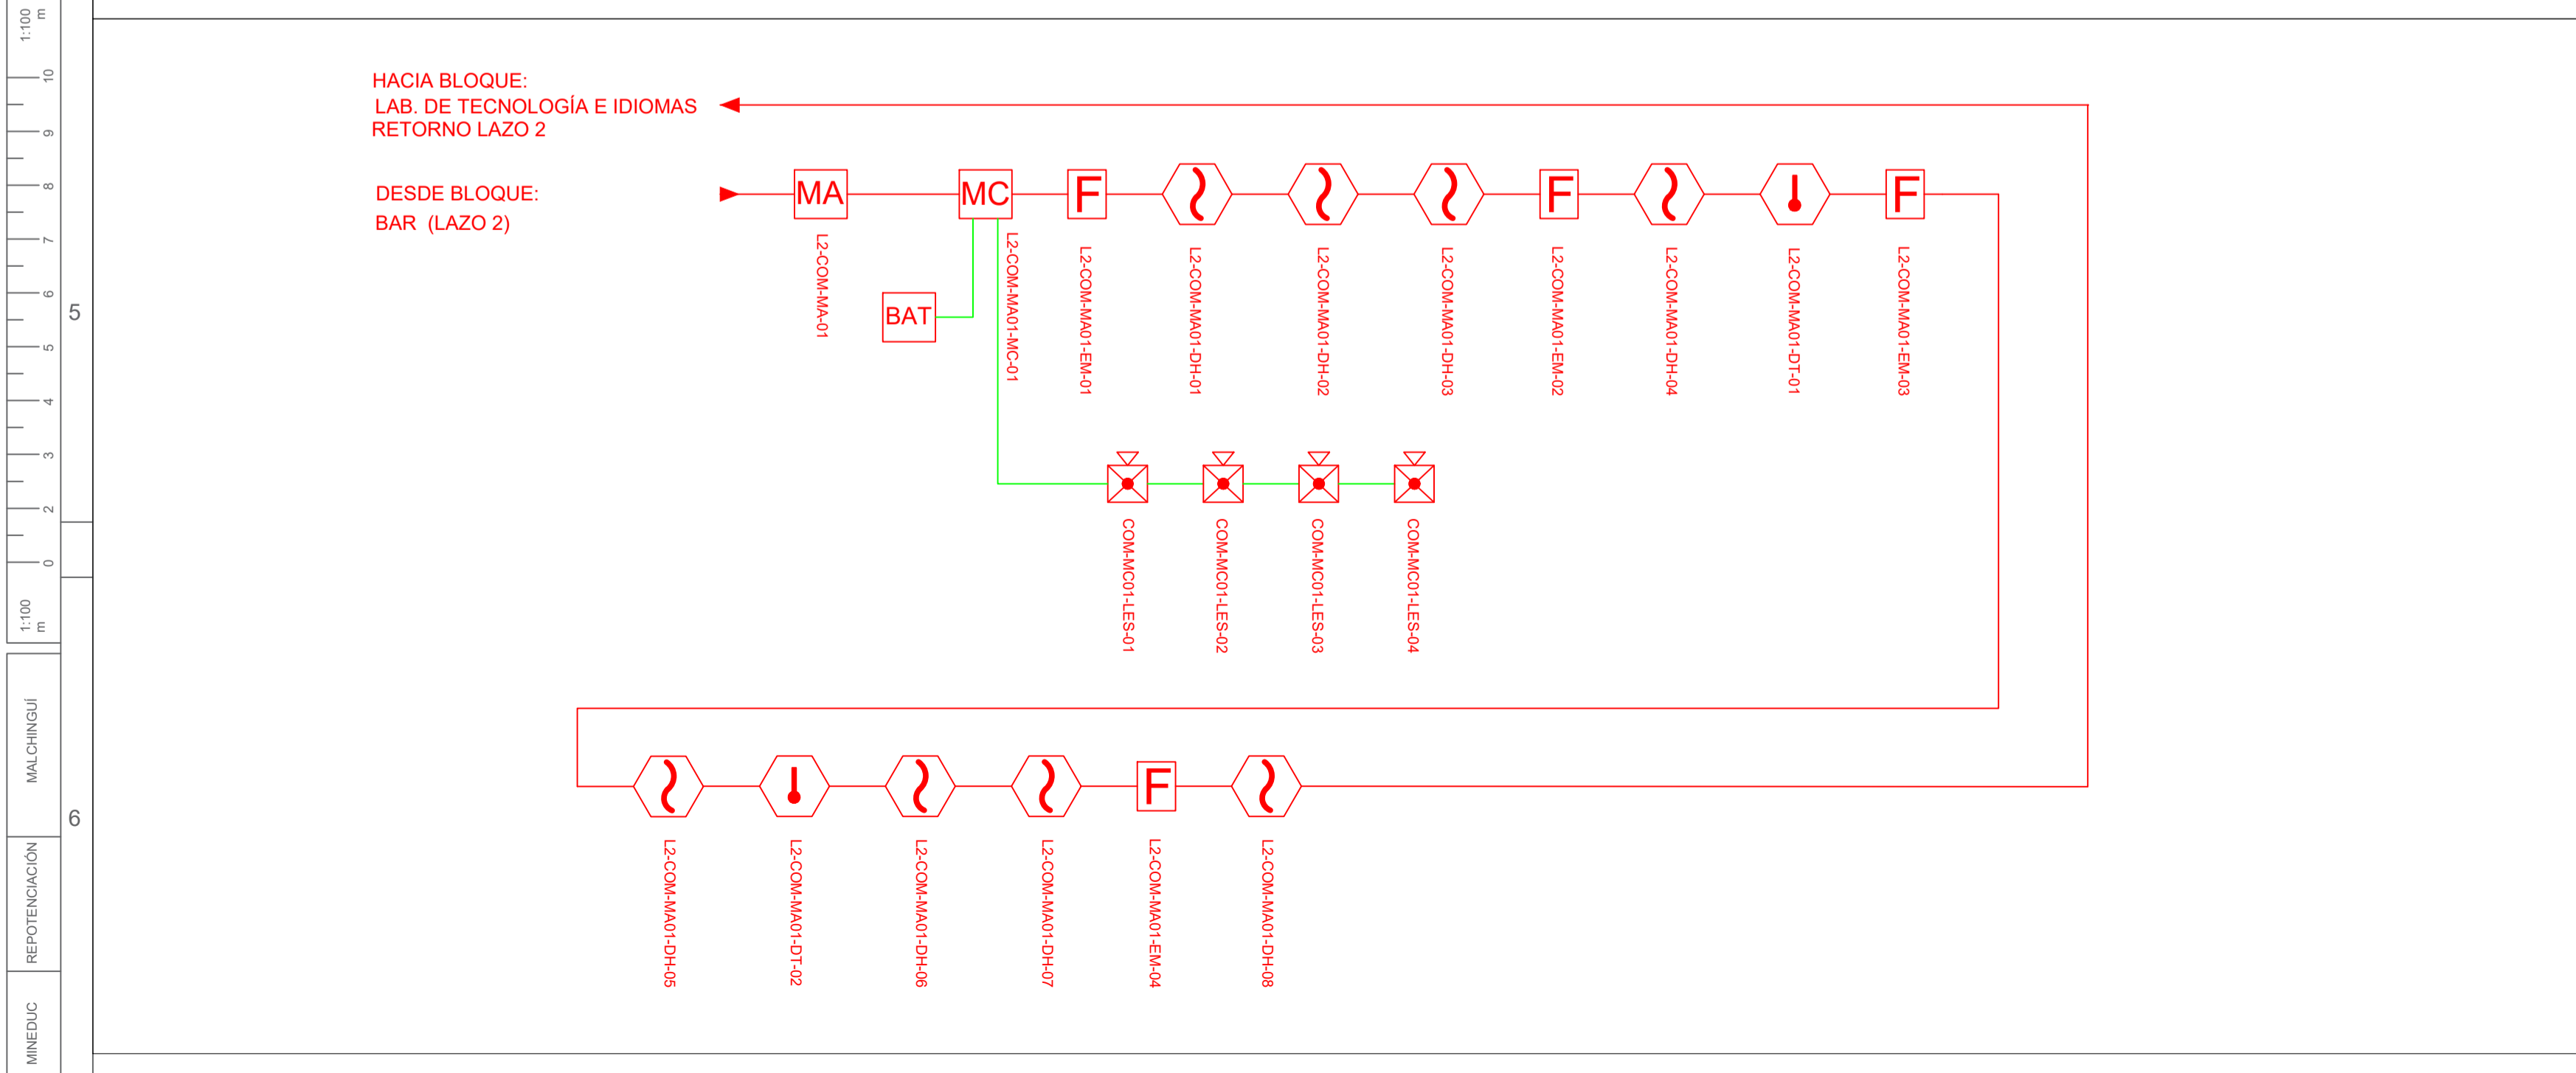




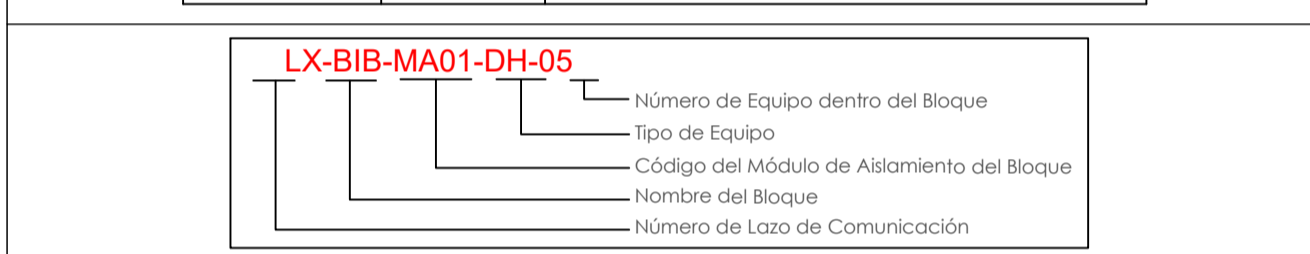


BLOQUE SALA COMEDOR / SALÓN DE USO MÚLTIPLE


ESCALA 1:100




CANTIDAD	SIMBOLOGIA	
08		Detector de Humo
02		Detector de Temperatura
04		Estación Manual
04		Luz Estroboscópica con Sirena
01		Módulo de Aislamiento
01		Módulo de Control
00		Módulo de Monitoreo
01		Sistema Auxiliar alimentación 24Vdc
00		Anunciador Remoto
00		Pozo de mano
00		Bandeja metálica por piso
00		Bandeja metálica por tumbado
00		Central del Sistema de Incendios
206.52m (cable)		Cable 2 x 16 AWG Antiflama en Tubería 1/2" para Lazo de Comunicación
126.83m(tubería)		Cable 2 x 16 AWG Antiflama en Tubería 1/2" para Alimentación de Luces Estroboscópicas
05		Letrero de Señalización de Salida
11		Lámpara de Emergencia



DETALLE PARA MONTAJE DE LOS DETECTORES EN TECHO FALSO

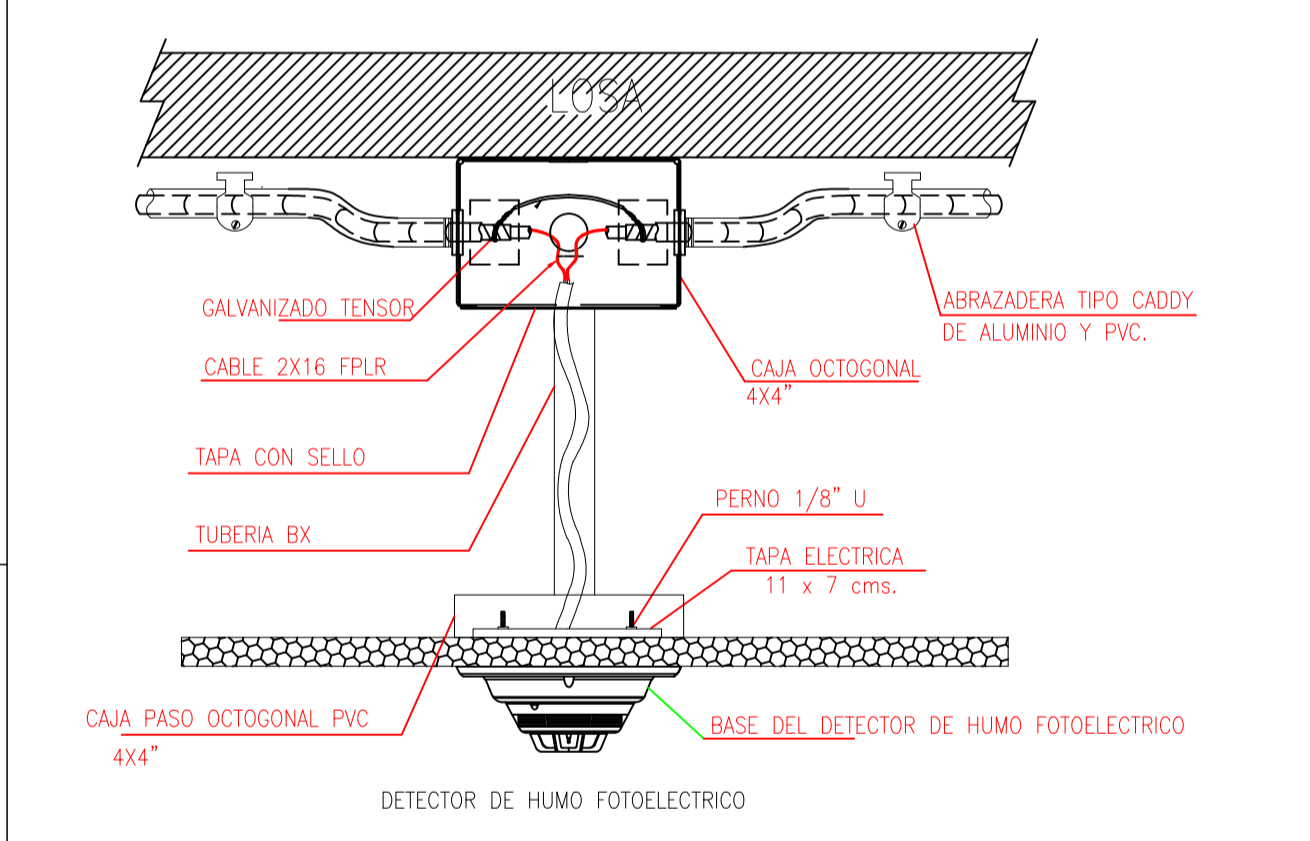

DETALLE PARA MONTAJE DE LAS ESTACIONES MANUALES Y DE LAS LUCES ESTROBOSCÓPICAS
CON SU MÓDULO DE CONTROL

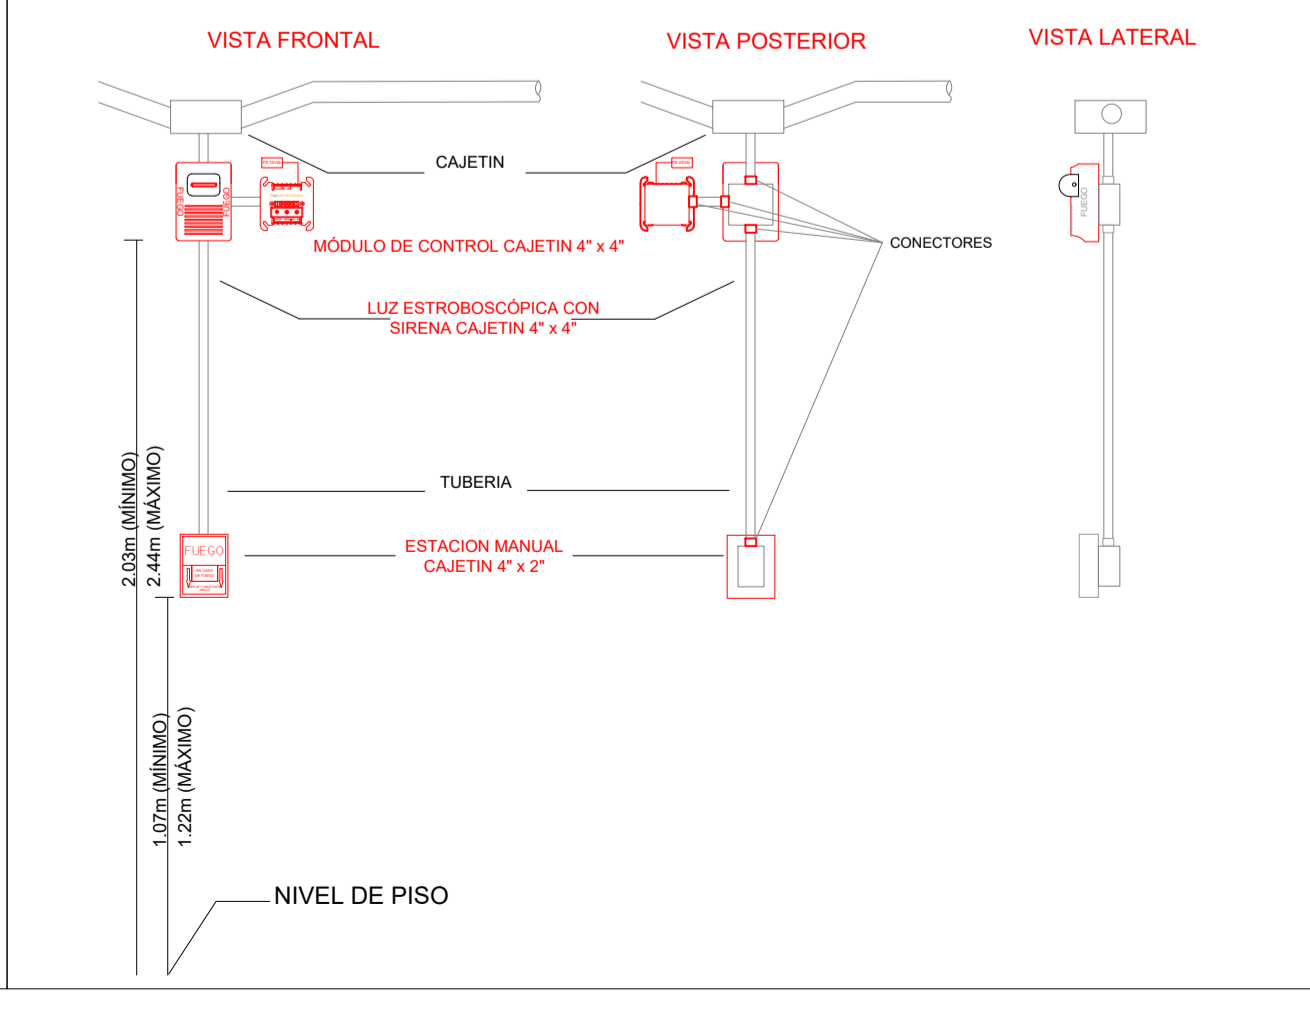

RESPONSABLES:

ARQ. ALEJANDRA LARREA GERENTE PROYECTO NUEVA INFRAESTRUCTURA EDUCATIVA	ING. MARIO AGUAS ANALISTA DE INF. FÍSICA I MINISTERIO DE EDUCACION
------------------------------------------------------------------------------	--------------------------------------------------------------------------

PROYECTO:

"ESTUDIOS DE INTERVENCIÓN EN LA INFRAESTRUCTURA EXISTENTE Y PROPUESTA PARA LA REPOTENCIACIÓN DE LA UNIDAD EDUCATIVA MALCHINGUÍ, UBICADA EN EL CANTÓN PEDRO MONCAYO, PROVINCIA DE PICHINCHA.

UNIDAD EDUCATIVA:
UNIDAD EDUCATIVA MALCHINGUÍ

CANTON:	PROVINCIA:
PEDRO MONCAYO	PICHINCHA

CONTIENE:
BLOQUE COMEDOR / SALÓN USO MÚLTIPLE
PLANTA BAJA
SISTEMA DE DETECCIÓN DE INCENDIOS

ESCALAS: INDICADAS	FECHA: SEPTIEMBRE -2020	LAMINA N°: ELT-SDI-09
---------------------------	--------------------------------	------------------------------

SELLOS MUNICIPALES / APROBACIÓN: