




ESCALA 1:75

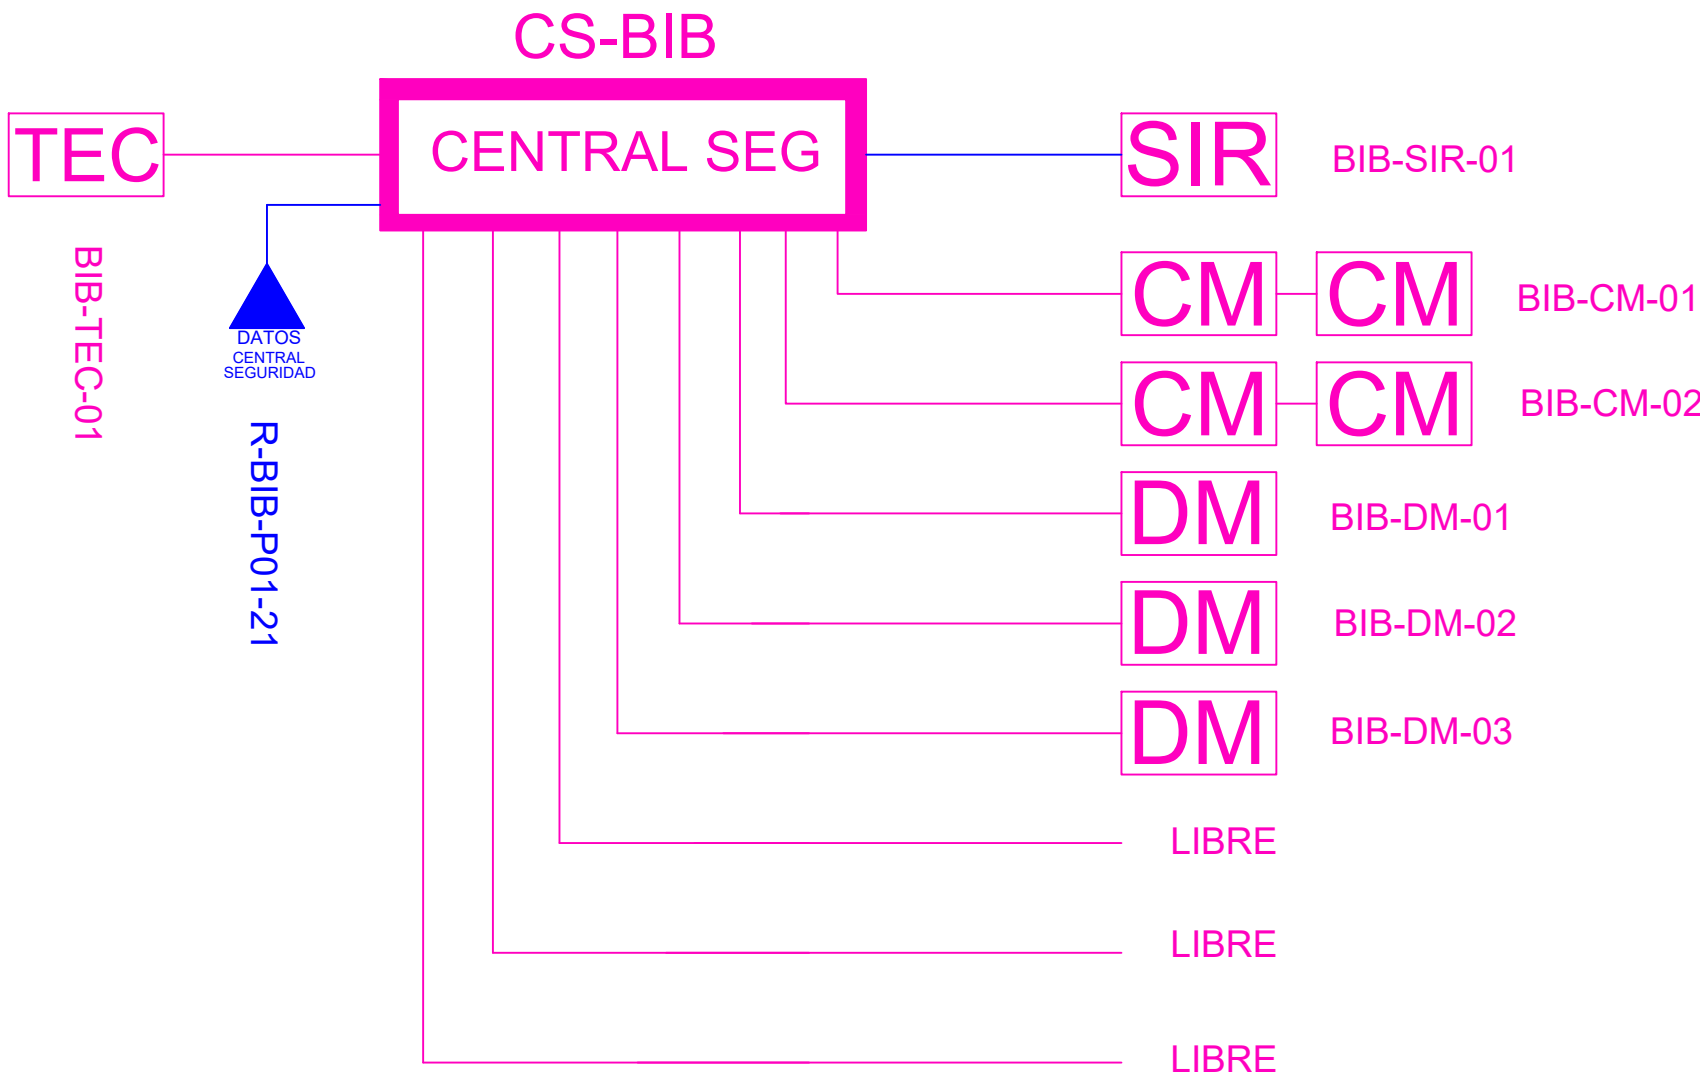


CANTIDAD	SIMBOLOGIA	
04	CM	Contacto Magnético
03	DM	Detector de Movimiento
01	TEC	Teclado Alfanumérico
01	SIR	Sirena con tamper
01	CENTRAL SEG	Central de Seguridad
01	PZ	Pozo de mano
00		Bandeja metálica por piso
50		Bandeja metálica por tumbado
145		Cable UTP CAT 5 para conexión Equipos con la Central
22		Cable 2 x 14 AWG para conexión de Sirenas con la Central

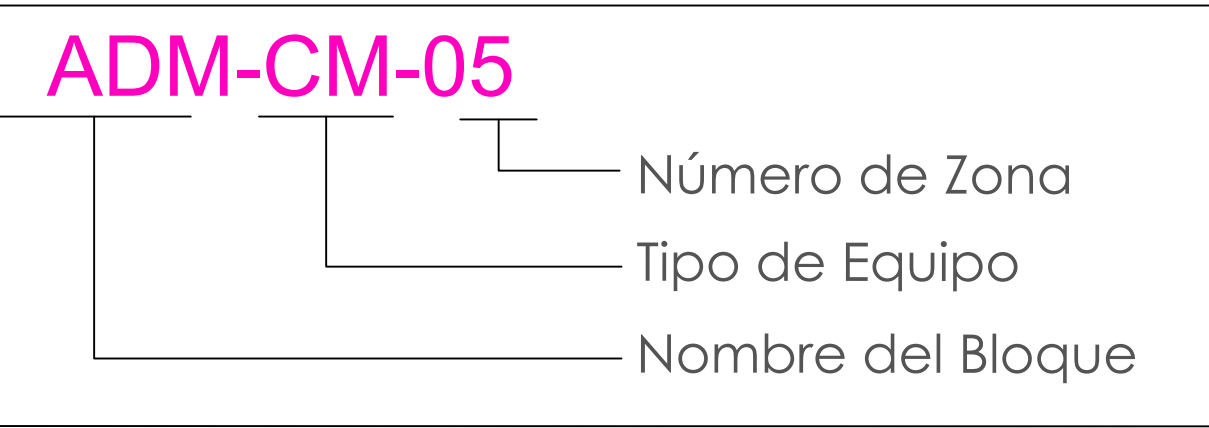


INSTALACION DE CONTACTO MAGNETICO

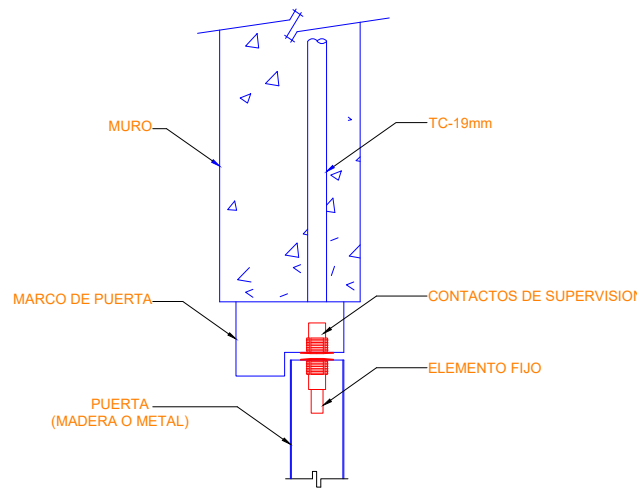

INSTALACION DE DETECTOR DE INTRUSION

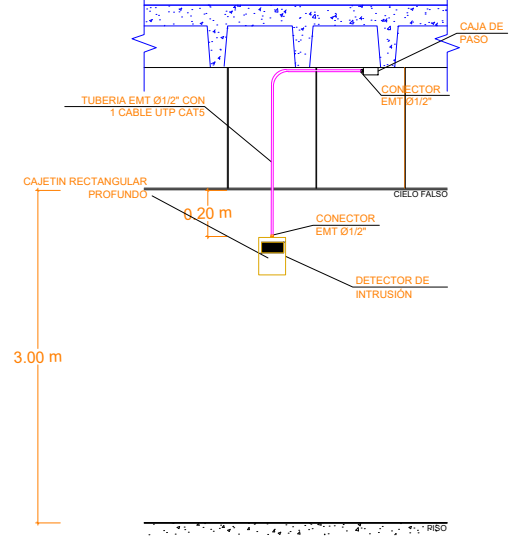

INSTALACION DE TECLADO DE ALARMA DE INTRUSION

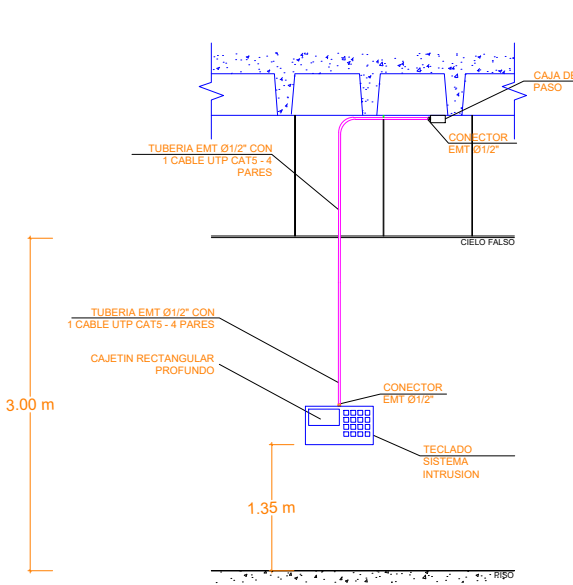

MINISTERIO DE EDUCACIÓN

RESPONSABLES:

ARQ. ALEJANDRA LARREA
GERENTE

ING. MARIO AGUAS
ANALISTA DE INF. FÍSICA 1
MINISTERIO DE EDUCACION

PROYECTO:

"ESTUDIOS DE INTERVENCIÓN EN LA INFRAESTRUCTURA EXISTENTE Y PROPUESTA PARA LA REPOTENCIACIÓN DE LA UNIDAD EDUCATIVA MALCHINGUÍ, UBICADA EN EL CANTÓN PEDRO MONCAYO, PROVINCIA DE PICHINCHA.

UBICACIÓN EN IMPLANTACIÓN:

UNIDAD EDUCATIVA:

UNIDAD EDUCATIVA MALCHINGUÍ

CANTON:

PEDRO MONCAYO

PROVINCIA:

PICHINCHA

CONTIENE:

BLOQUE BIBLIOTECA
PLANTA BAJA
SISTEMA DE SEGURIDAD

ESCALAS:

INDICADAS

FECHA:

SEPTIEMBRE -2020

LAMINA Nº:

ELT-SE-02

SELLOS MUNICIPALES / APROBACIÓN: