

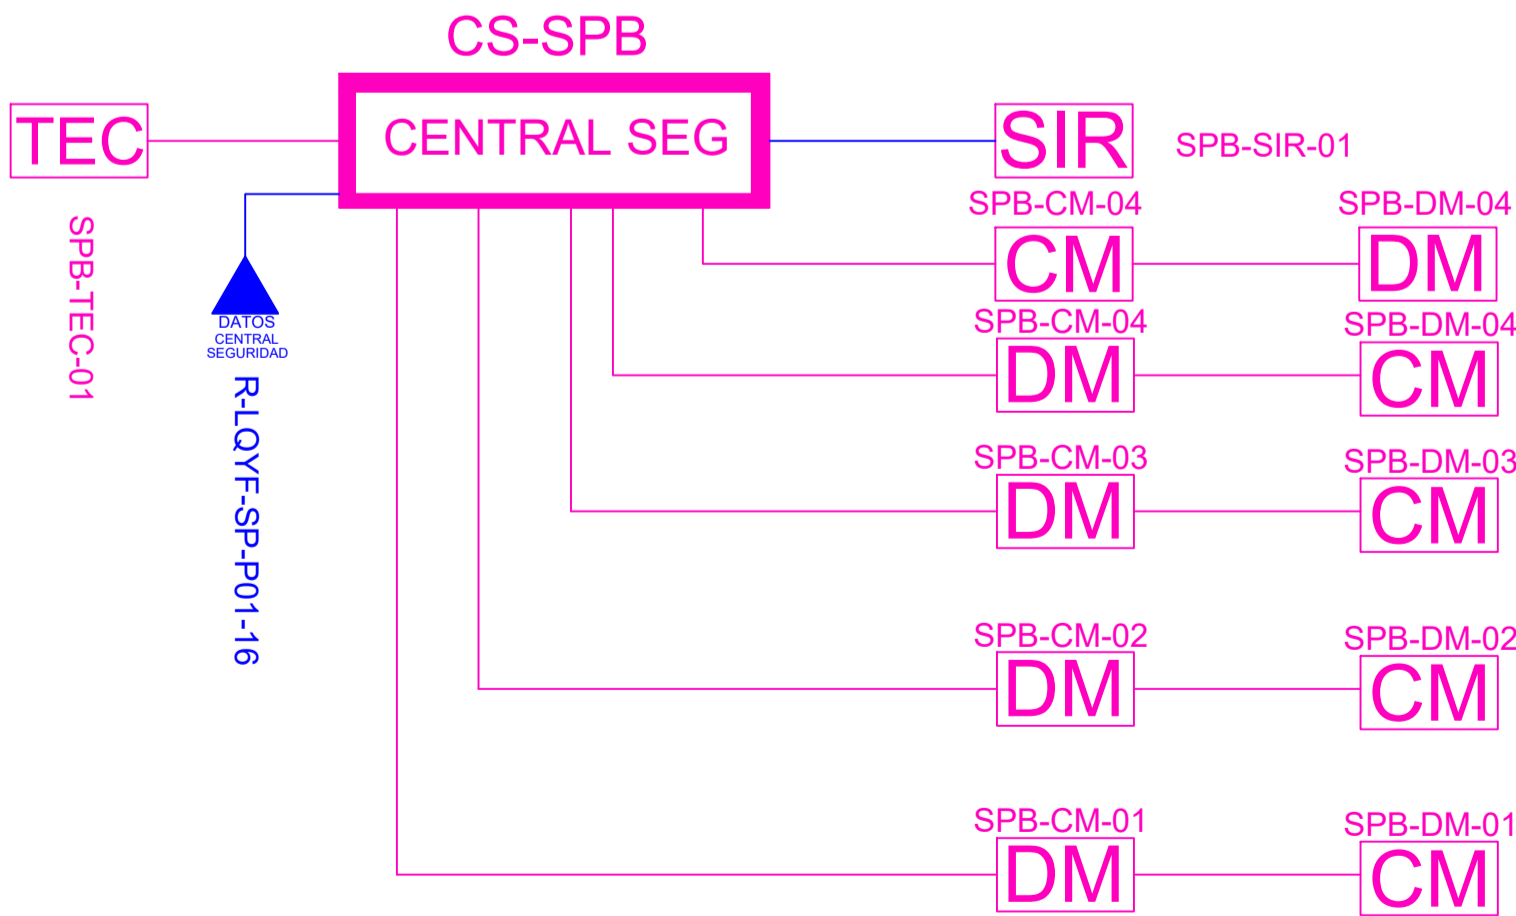
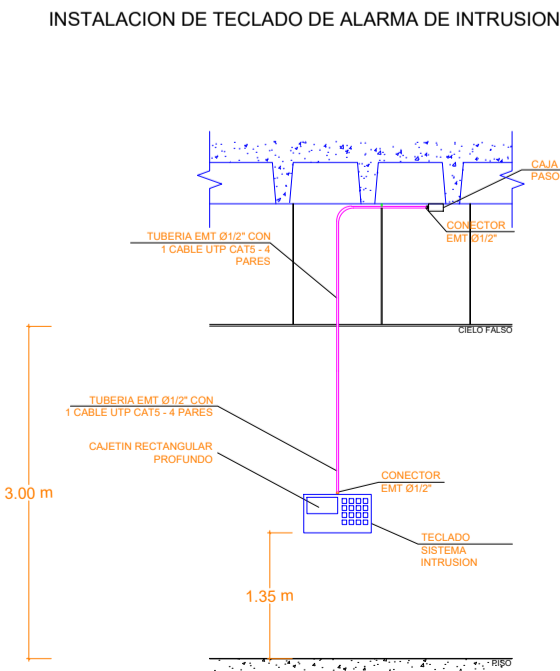
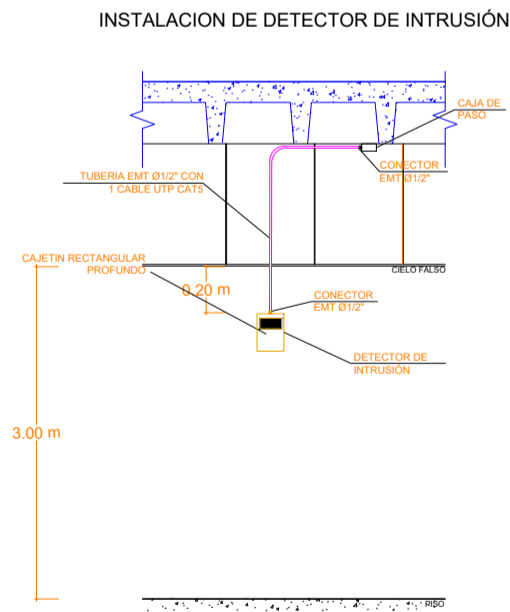


SALA DE PROFESORES
Planta alta readecuada

ESCALA 1:75

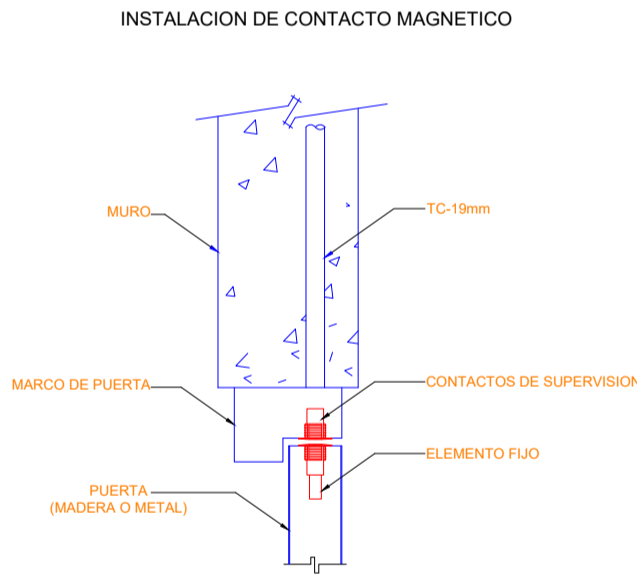

| CANTIDAD | SIMBOLOGIA | |
|----------|-------------|--|
| 05 | CM | Contacto Magnético |
| 05 | DM | Detector de Movimiento |
| 01 | TEC | Teclado Alfanumérico |
| 01 | SIR | Sirena con tamper |
| 01 | CENTRAL SEG | Central de Seguridad |
| 00 | PZ | Pozo de mano |
| 00 | | Bandeja metálica por piso |
| 00 | | Bandeja metálica por tumbado |
| 72 | | Cable UTP CAT 5 para conexión Equipos con la Central |
| 8 | | Cable 2 x 14 AWG para conexión de Sirenas con la Central |

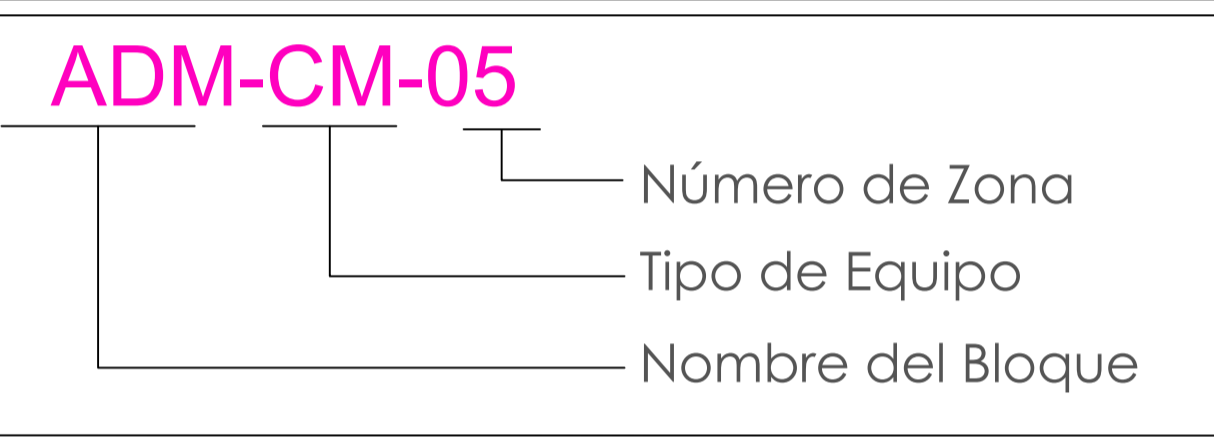


RESPONSABLES:

ARQ. ALEJANDRA LARREA
GERENTE
PROYECTO NUEVA INFRAESTRUCTURA EDUCATIVA

ING. MARIO AGUAS
ANALISTA DE INF. FÍSICA 1
MINISTERIO DE EDUCACION

PROYECTO:

"ESTUDIOS DE INTERVENCIÓN EN LA INFRAESTRUCTURA EXISTENTE Y PROPUESTA PARA LA REPOTENCIACIÓN DE LA UNIDAD EDUCATIVA MALCHINGUÍ, UBICADA EN EL CANTÓN PEDRO MONCAYO, PROVINCIA DE PICHINCHA.

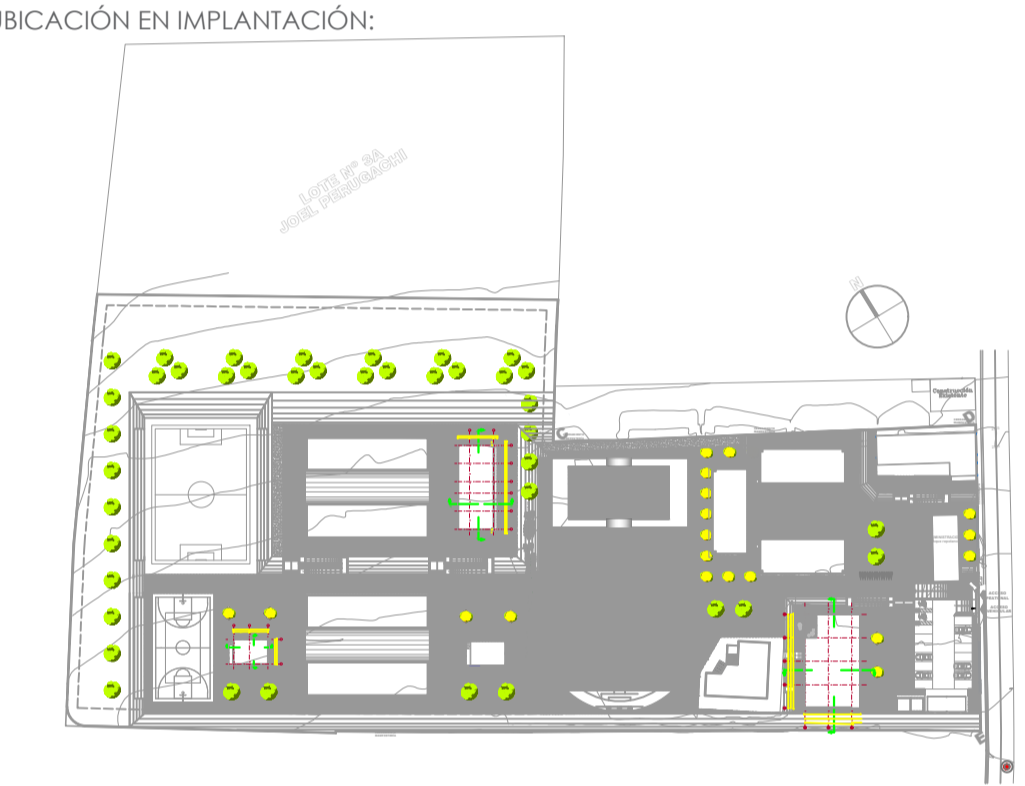

UNIDAD EDUCATIVA:

UNIDAD EDUCATIVA MALCHINGUÍ

CANTON: PEDRO MONCAYO

PROVINCIA: PICHINCHA

CONTIENE:

BLOQUE LAB. FÍSICA QUÍM. - SALA DE PROFESORES
PLANTA ALTA
SISTEMA DE SEGURIDAD

ESCALAS:

INDICADAS

FECHA:

SEPTIEMBRE -2020

LAMINA N°:

ELT-SE-04

SELLOS MUNICIPALES / APROBACIÓN: