



BLOQUE EDUCACIÓN INICIAL 1



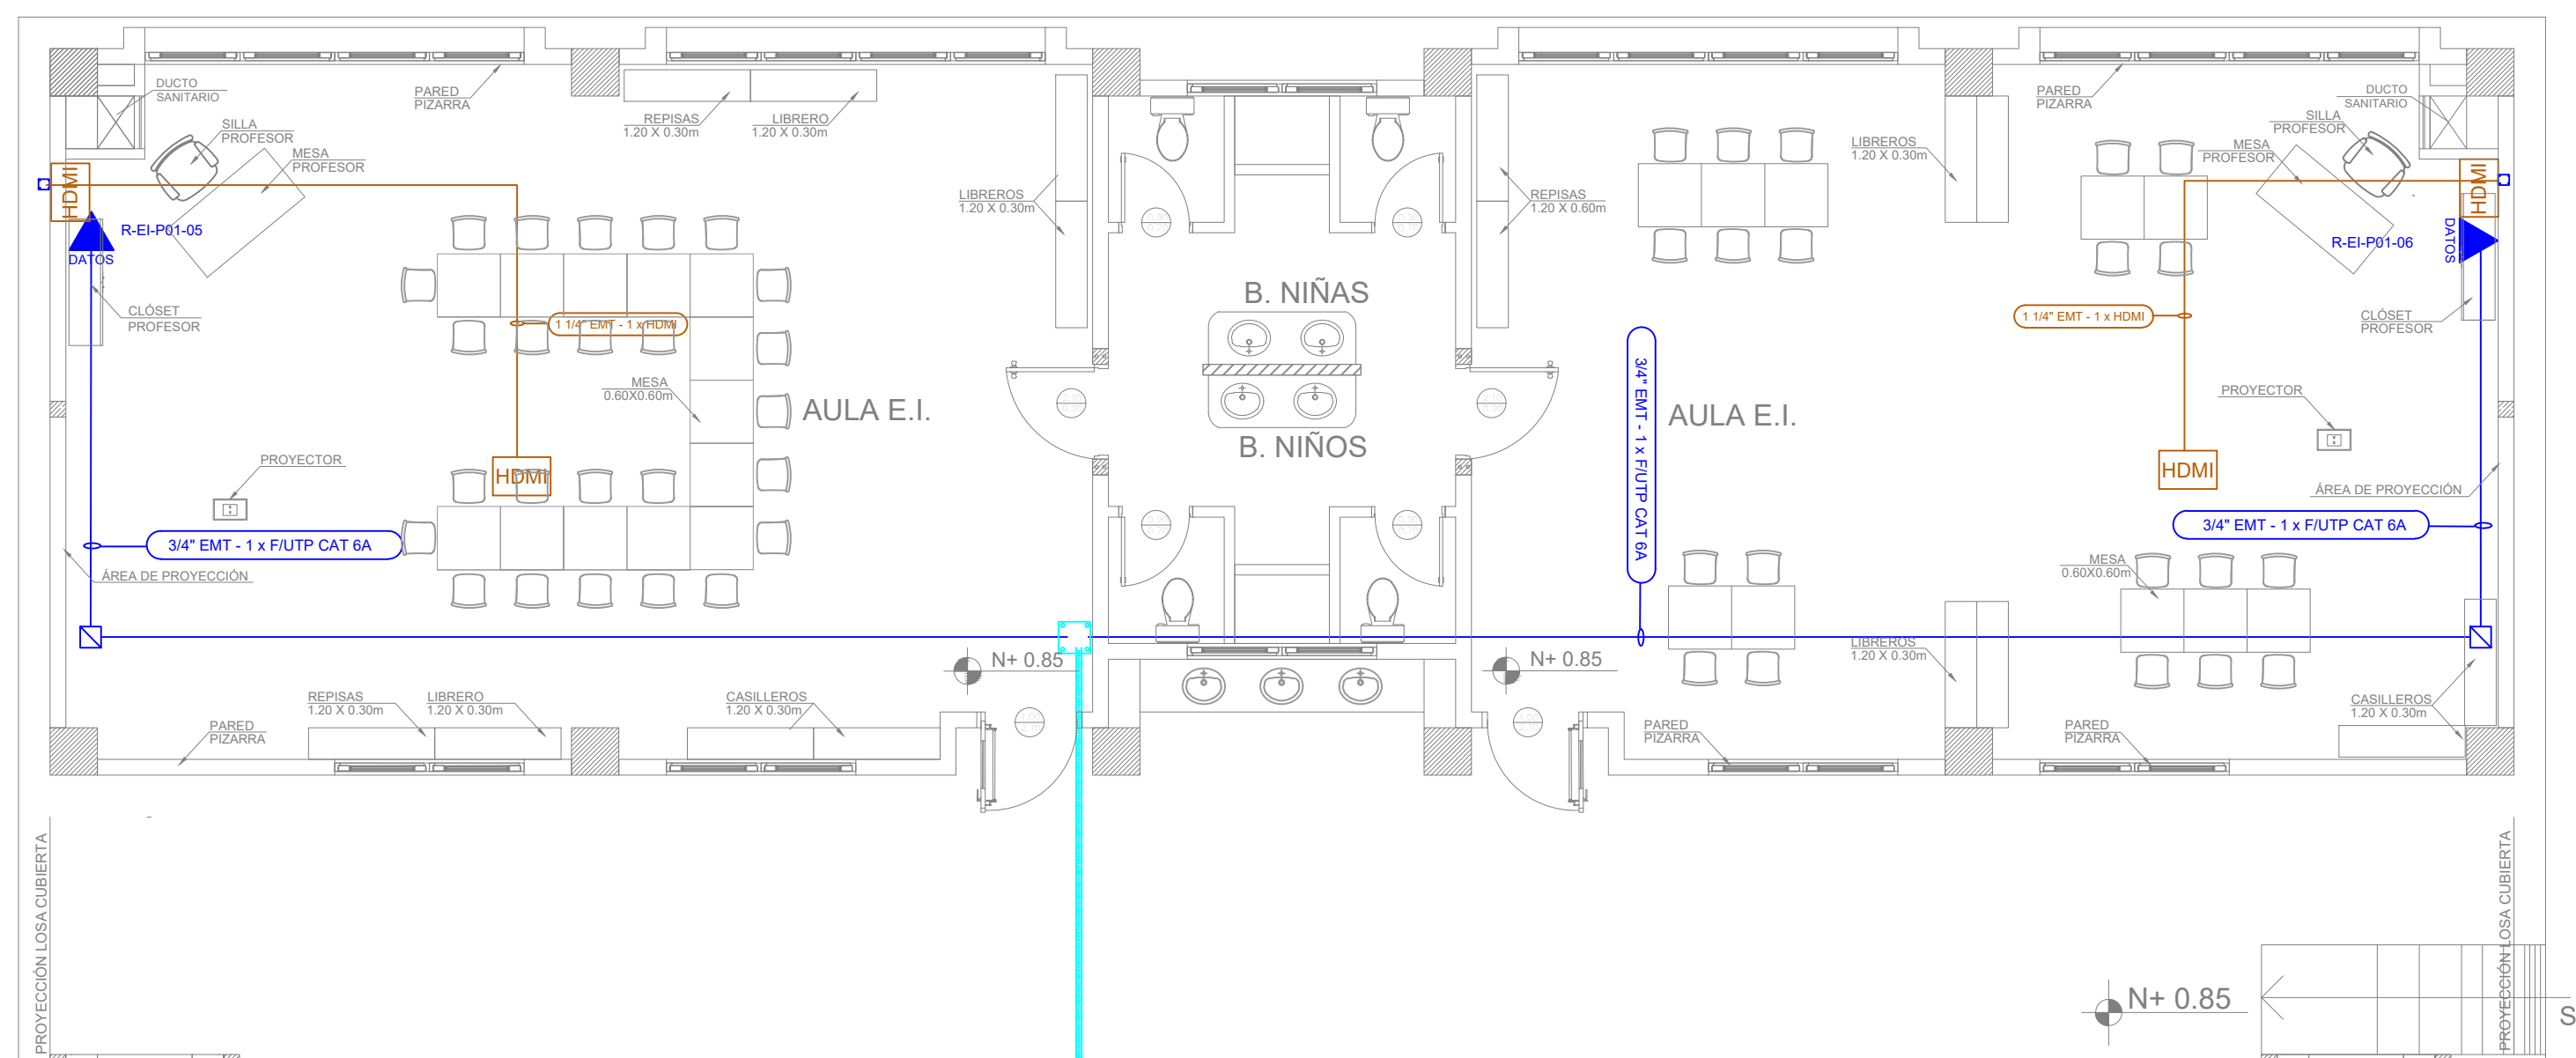


PZ-37
PVC 4" / 2XCABLE F/UTP CAT 6A DESDE
BLOQUE 3 DE EDUCACIÓN INICIAL

ESCALA 1:75

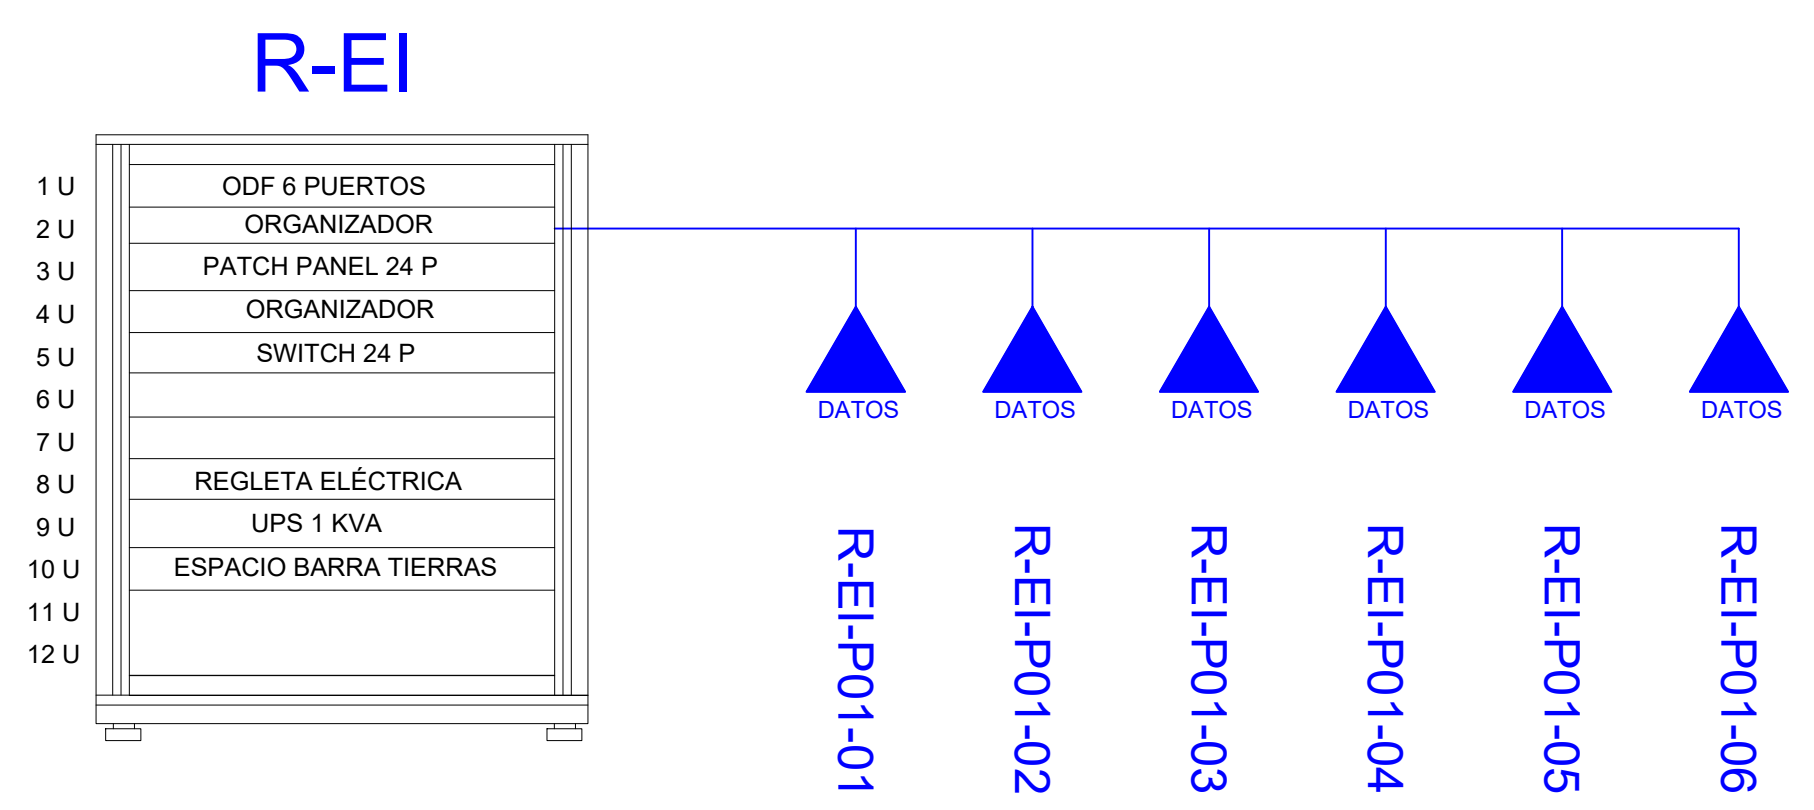

CANTIDAD	SIMBOLOGIA	
02		Salida simple datos pared
00		Salida simple datos piso
00		Teléfono IP
00		Salida simple access point pared
00		Salida simple CCTV pared
00		Salida simple CCTV Monitor
00		Cámara IP
01		Pozo de revisión
02		Salida HDMI
00		(m) Bandeja metálica por piso
00		(m) Bandeja metálica por tumbado
00		Rack Comunicaciones
10		(m) Manguera 4" Polietileno Reforzada
01		Caja metálica de paso 30x30X15cm
00		Caja metálica de paso 10x10cm

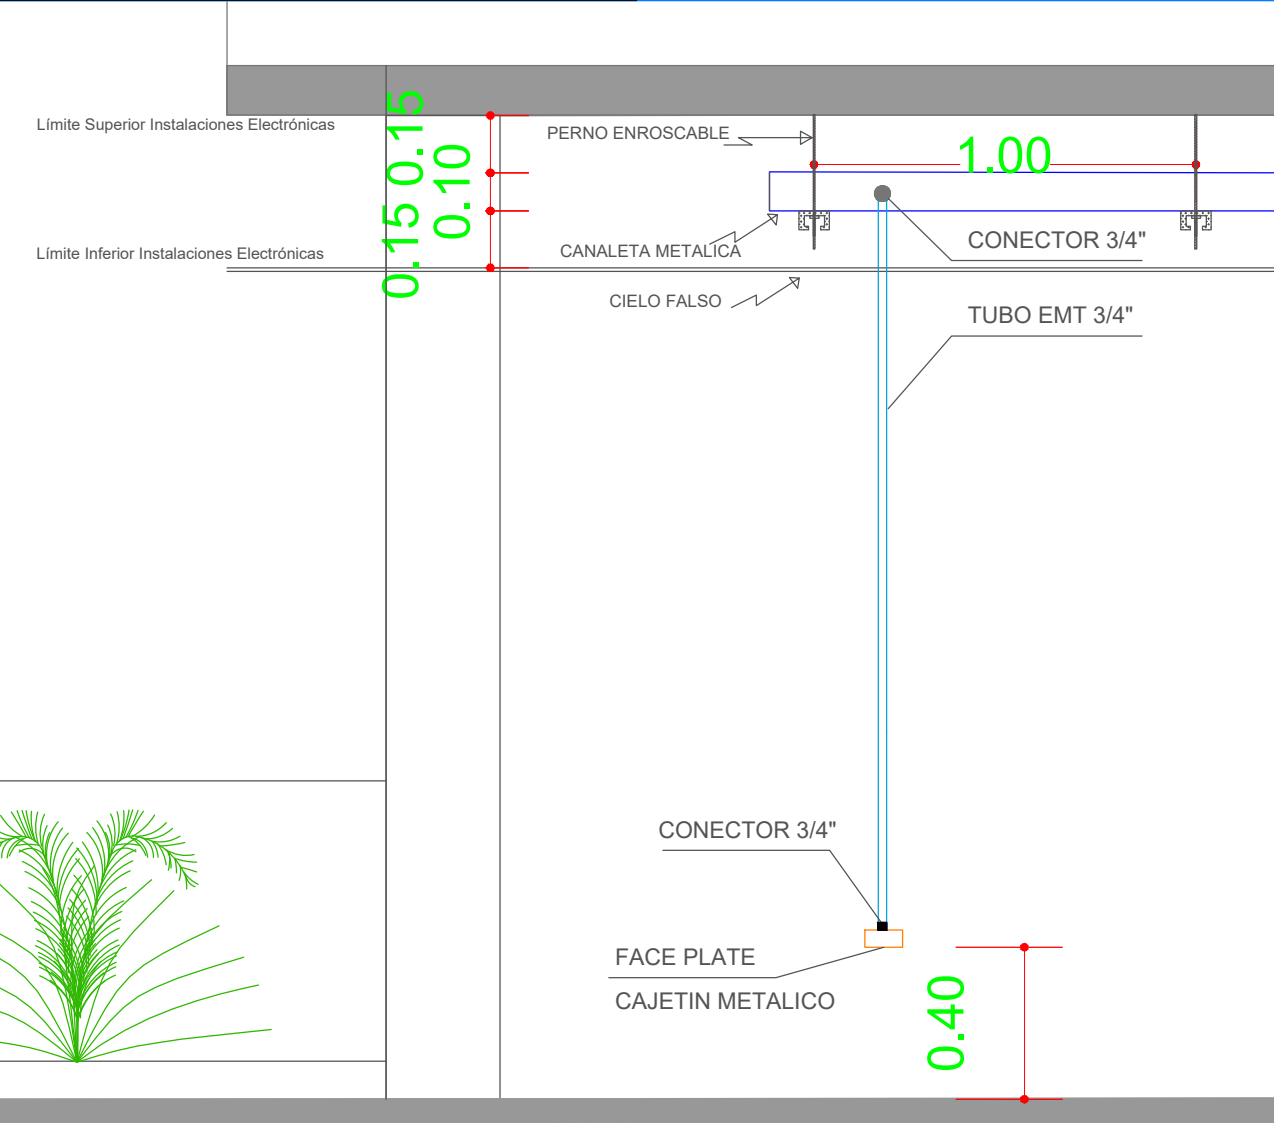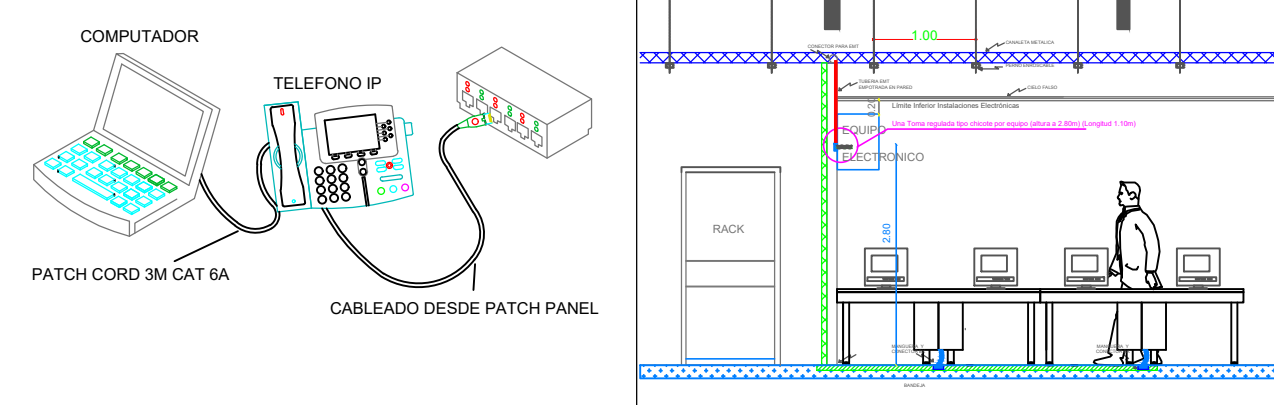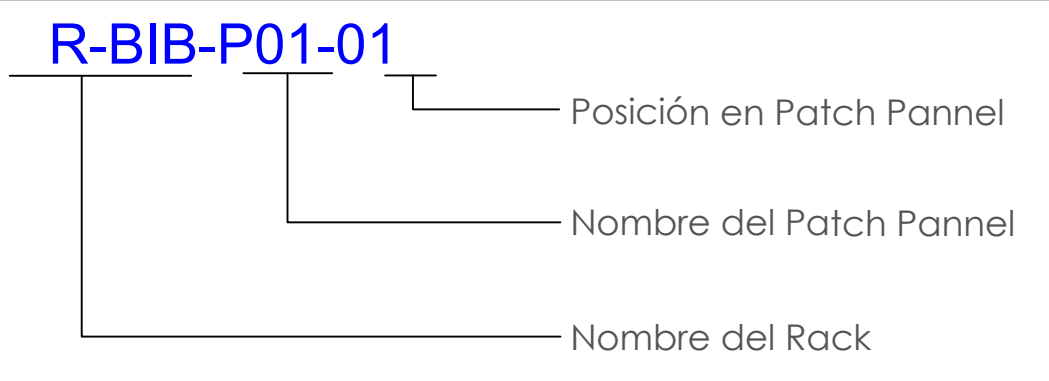

MINISTERIO DE EDUCACIÓN



EL GOBIERNO DE TODOS

RESPONSABLES:

ARQ. ALEJANDRA LARREA
GERENTE
PROYECTO NUEVA INFRAESTRUCTURA EDUCATIVA

ING. MARIO AGUAS
ANALISTA DE INF. FÍSICA 1
MINISTERIO DE EDUCACIÓN

PROYECTO:

"ESTUDIOS DE INTERVENCIÓN EN LA INFRAESTRUCTURA EXISTENTE Y PROPUESTA PARA LA REPOTENCIACIÓN DE LA UNIDAD EDUCATIVA MALCHINGUÍ, UBICADA EN EL CANTÓN PEDRO MONCAYO, PROVINCIA DE PICHINCHA.

UBICACIÓN EN IMPLANTACIÓN:



UNIDAD EDUCATIVA:

UNIDAD EDUCATIVA MALCHINGUÍ

CANTON:

PEDRO MONCAYO

PROVINCIA:

PICHINCHA

CONTIENE:

**BLOQUE EDUCACIÓN INICIAL 1
PLANTA BAJA
CABLEADO ESTRUCTURADO**

ESCALAS:

INDICADAS

FECHA:

SEPTIEMBRE -2020

LAMINA N°:

ELT-CE-15

SELLOS MUNICIPALES / APROBACIÓN: