

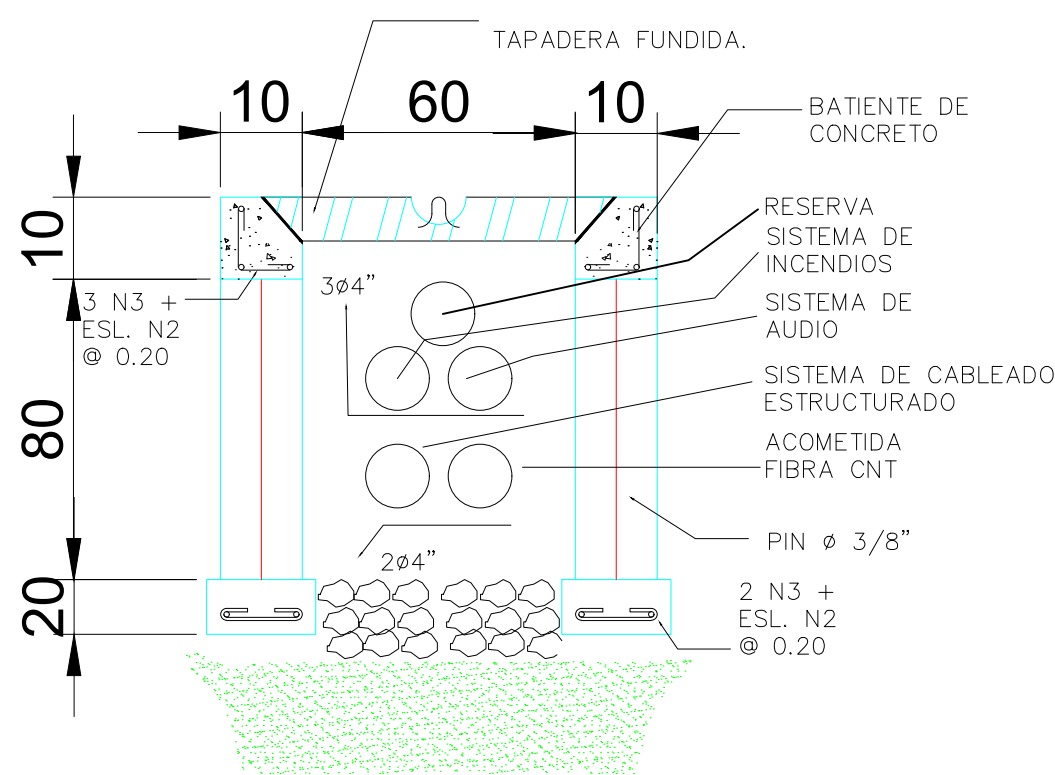


ESCALA
1:500

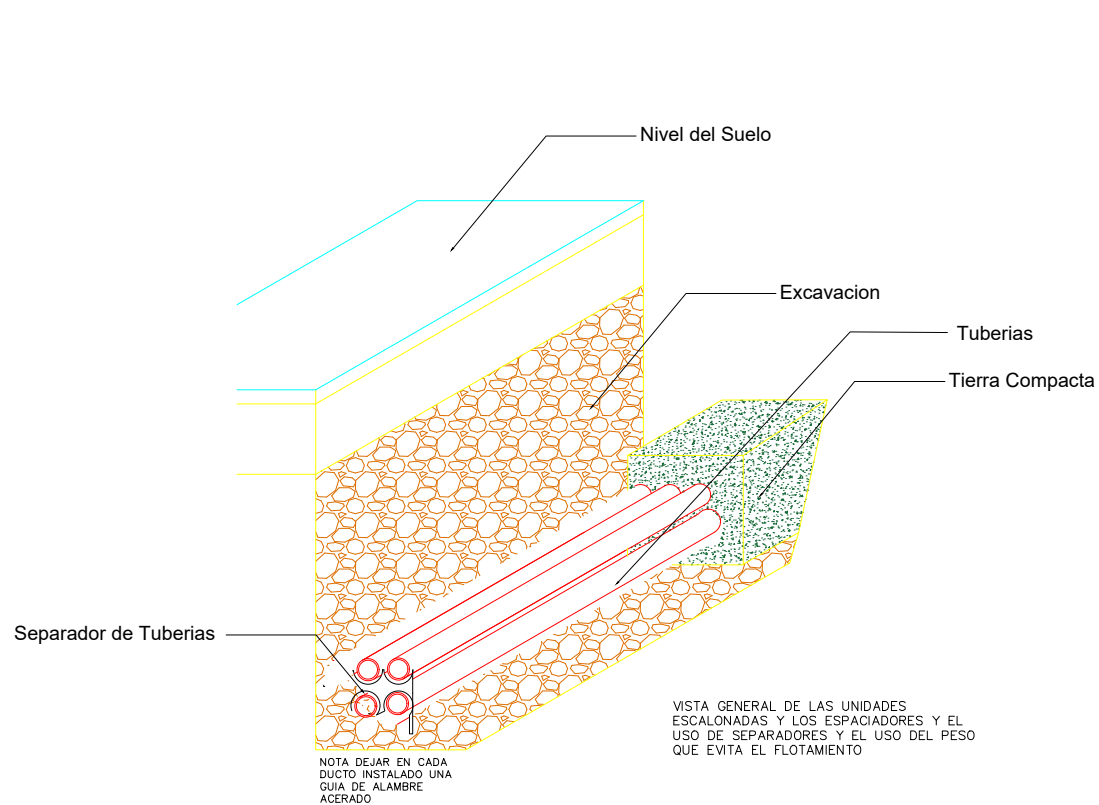

POZO DE REVISIÓN

REJILLA
METALICAD=12 mm

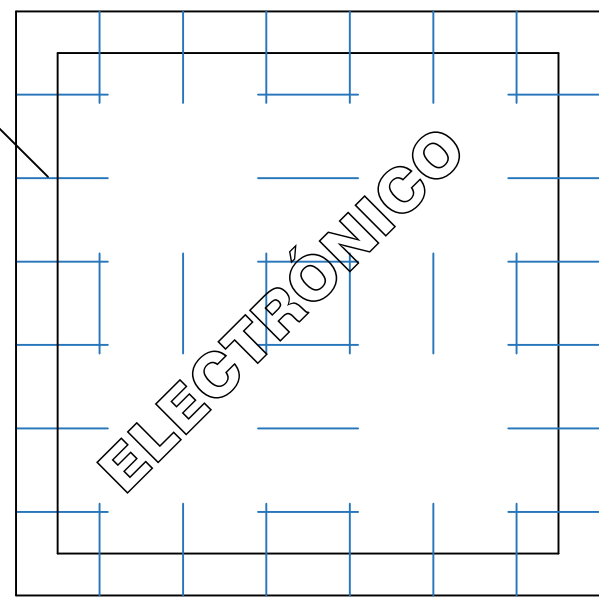

MARCO METALICO 4 mm

SIMBOLOGÍA

	Pozo de revision 60x60
	Canalizacion PVC 4"
	Tubería PVC 4"

MINISTERIO DE EDUCACIÓN



RESPONSABLES:

ARQ. ALEJANDRA LARREA
GERENTE
PROYECTO NUEVA INFRAESTRUCTURA EDUCATIVA

ING. MARIO AGUAS
ANALISTA DE INF. FÍSICA I
MINISTERIO DE EDUCACION

PROYECTO:

"ESTUDIOS DE INTERVENCIÓN EN LA INFRAESTRUCTURA EXISTENTE Y PROPUESTA PARA LA REPOTENCIACIÓN DE LA UNIDAD EDUCATIVA MALCHINGUÍ, UBICADA EN EL CANTÓN PEDRO MONCAYO, PROVINCIA DE PICHINCHA.

UBICACIÓN EN IMPLANTACIÓN:



UNIDAD EDUCATIVA:

UNIDAD EDUCATIVA MALCHINGUÍ

CANTON:

PEDRO MONCAYO

PROVINCIA:

PICHINCHA

CONTIENE:

IMPLANTACIÓN GENERAL
PLANTA BAJA
CANALIZACIÓN

ESCALAS:

INDICADAS

FECHA:

SEPTIEMBRE -2020

LAMINA N°:

ELT-CAN-01

SELLOS MUNICIPALES / APROBACIÓN: