

UBICACIÓN:

PROYECTO:

"Unidad Educativa Darío C Guevara"

RESPONSABILIDAD TÉCNICA:

ING. MIGUEL MEJILLÓN
Analista Zonal de Infraestructura Física

CIUDAD:

ECUADOR / LOS RÍOS / BABAHOYO

CONTIENE:

IMPLANTACIÓN.

DIRECCION:

Av. La Independencia y Rosa Borja Icaza de Olmedo

FORMATO :


ESCALA: S / E

FECHA: FEBRERO 2022

LAMINAS:



1

OBSERVACIÓN:

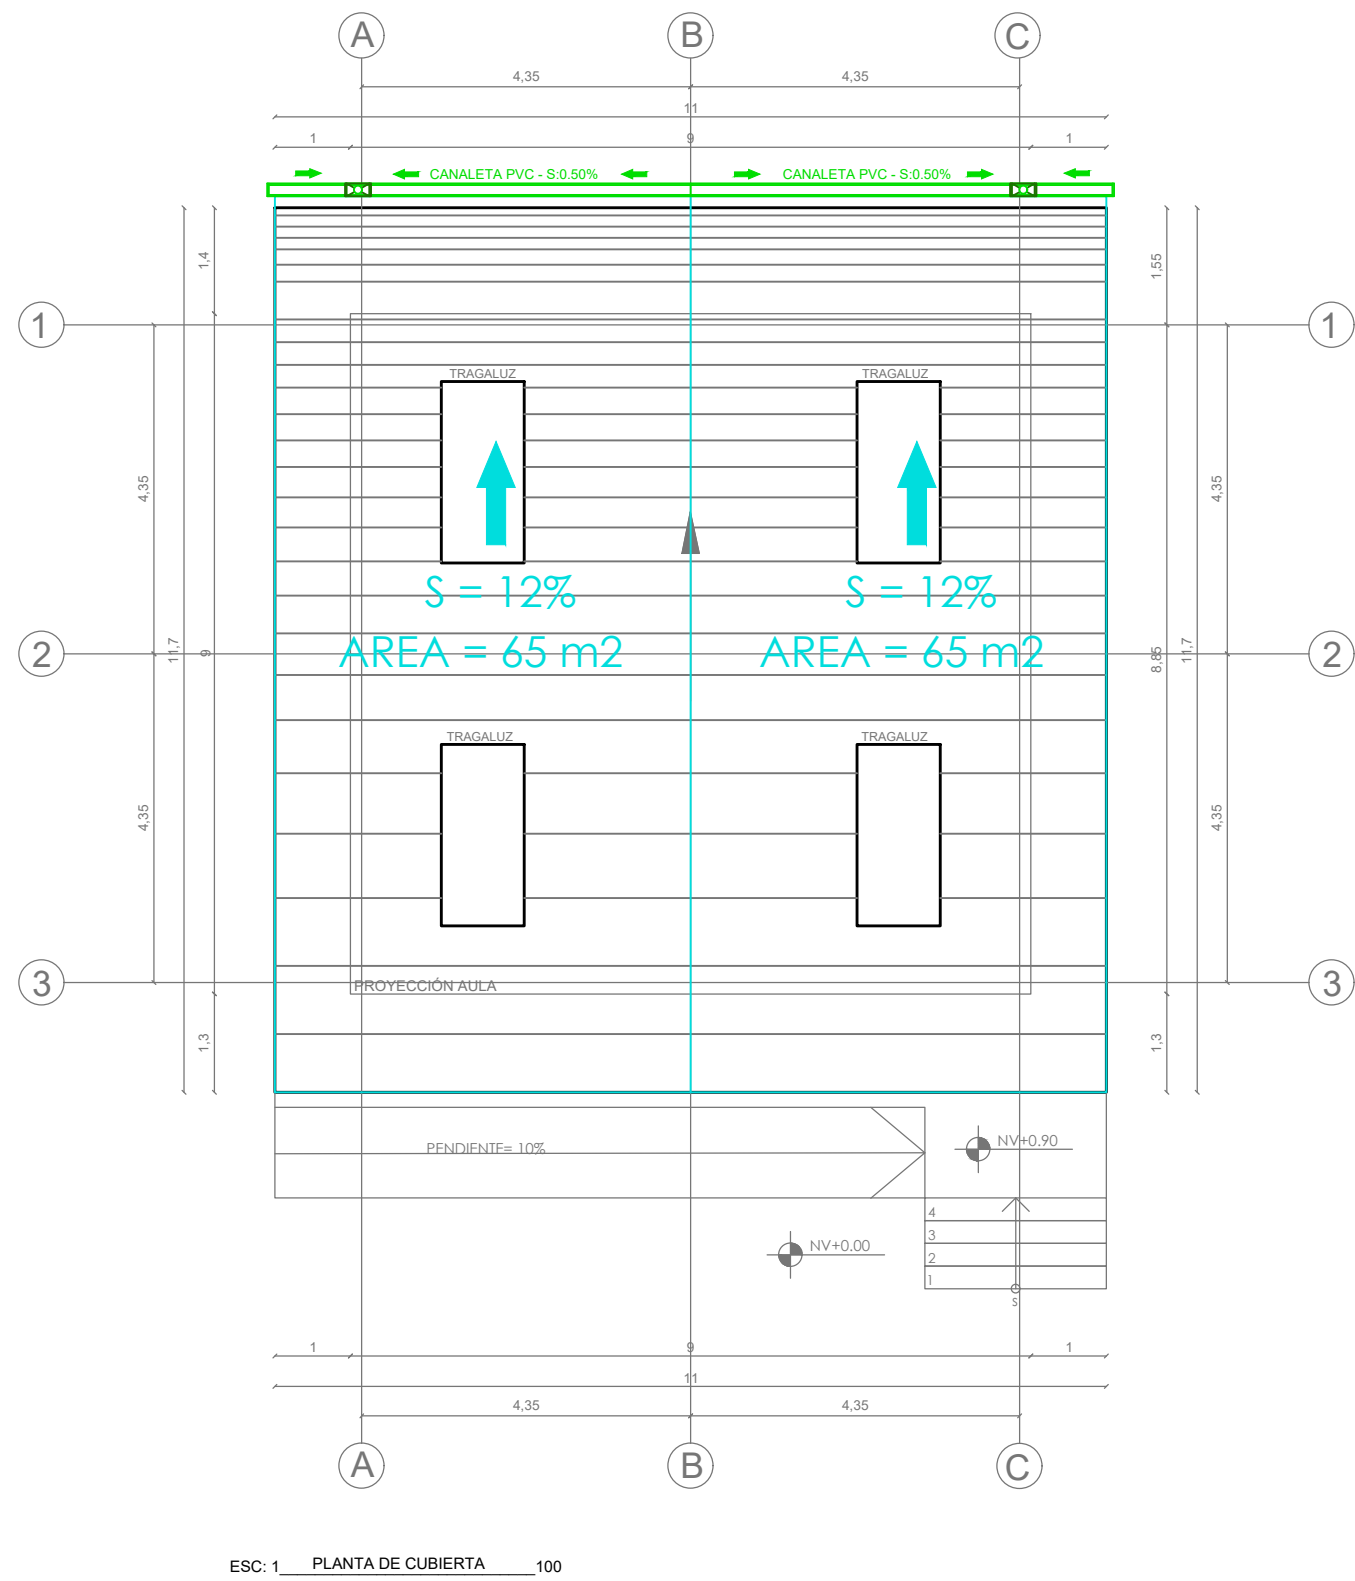

SIMBOLOGIA	
	CODO PVC AGUAS LLUVIAS
	TUBERÍA PVC AGUAS LLUVIAS
	BAJANTE PVC AGUAS LLUVIAS
	CANAleta AGUAS LLUVIAS - PERFIL
	CANAleta AGUAS LLUVIAS - PLANTA
	TUBERÍA PVC AGUAS SERVIDAS
	CAJA DE REVISIÓN
	YEE PVC
	SUMIDERO DE PISO
	YEE PVC CON REDUCCIÓN
	BAJANTA PVC
	CODO 45° PVC
	AREA DE APORTE AGUAS LLUVIAS
	PUNTO AGUA FRIA - Ø20mm
	REDUCCIÓN Ø25mm - Ø20mm
	CODO PVC AGUA DE CONSUMO
	TEE PVC AGUA DE CONSUMO

BAJANTES DE AGUA LLUVIA

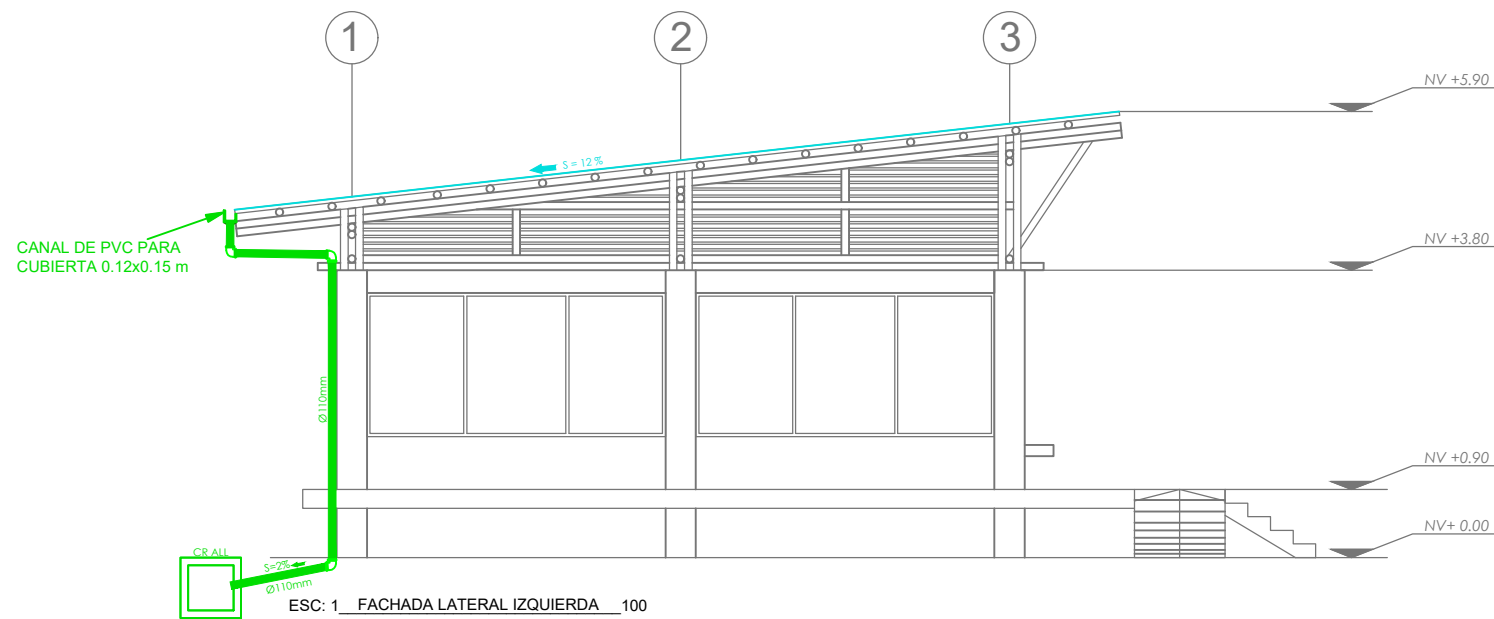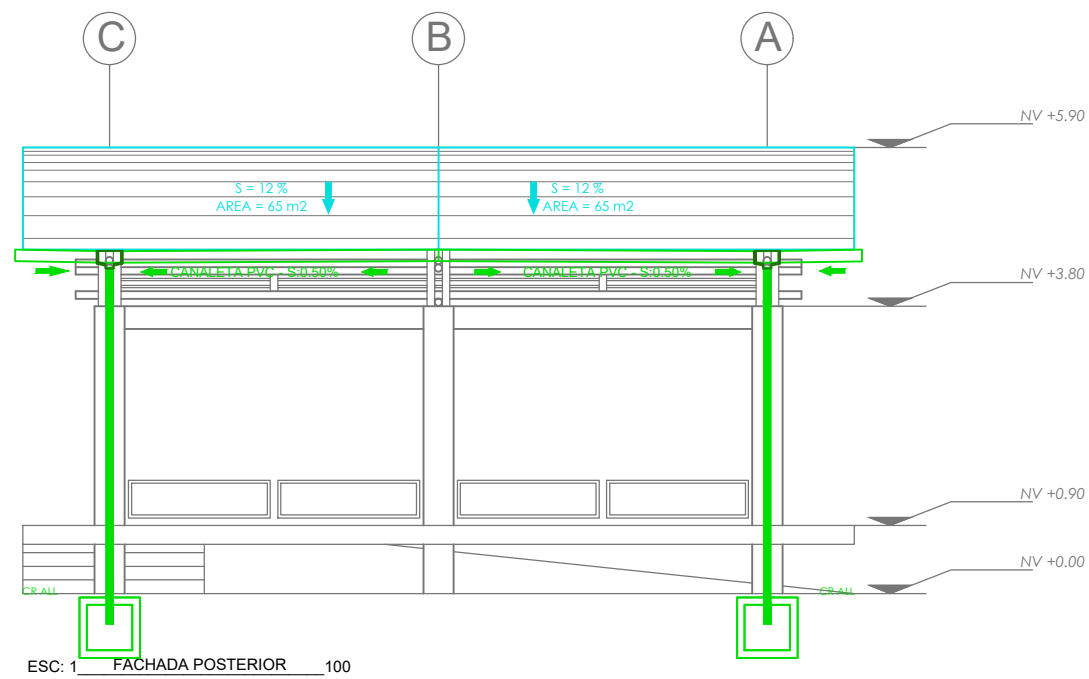

SIMBOLOGIA:

UBICACIÓN:

EMPRESA: MINISTERIO DE EDUCACIÓN




PROYECTO: NUEVA INFRAESTRUCTURA EDUCATIVA

CONTIENE: SISTEMA DE RECOLECCIÓN Y BAJANTE DE AGUAS LLUVIAS

CÓDIGO DE DIBUJO:		INFORMACIÓN DEL PREDIO	
INFORMACIÓN DEL DOCUMENTO	ESCALA: INDICADAS	LÁMINA:	PROVINCIA: DATO
	FECHA: FEBRERO 2022		CANTÓN: DATO
RESPONSABLES	FIRMA		DATO
DISEÑADO POR: ING. JORGE GÓMEZ			AMIE: DATO
REVISADO POR: ARQ. ALEGRIA MUÑOZ			NOMBRE DE IE DATO
APROBADO POR: ARQ. JUAN PABLO VILLAFUERTE			NOMBRE DISTRITO DATO
DIRECCIÓN NACIONAL DE INFRAESTRUCTURA FÍSICA			NOMBRE ZONA DATO

SELLOS MUNICIPALES:

CUADRO DE PUERTAS Y VENTANAS

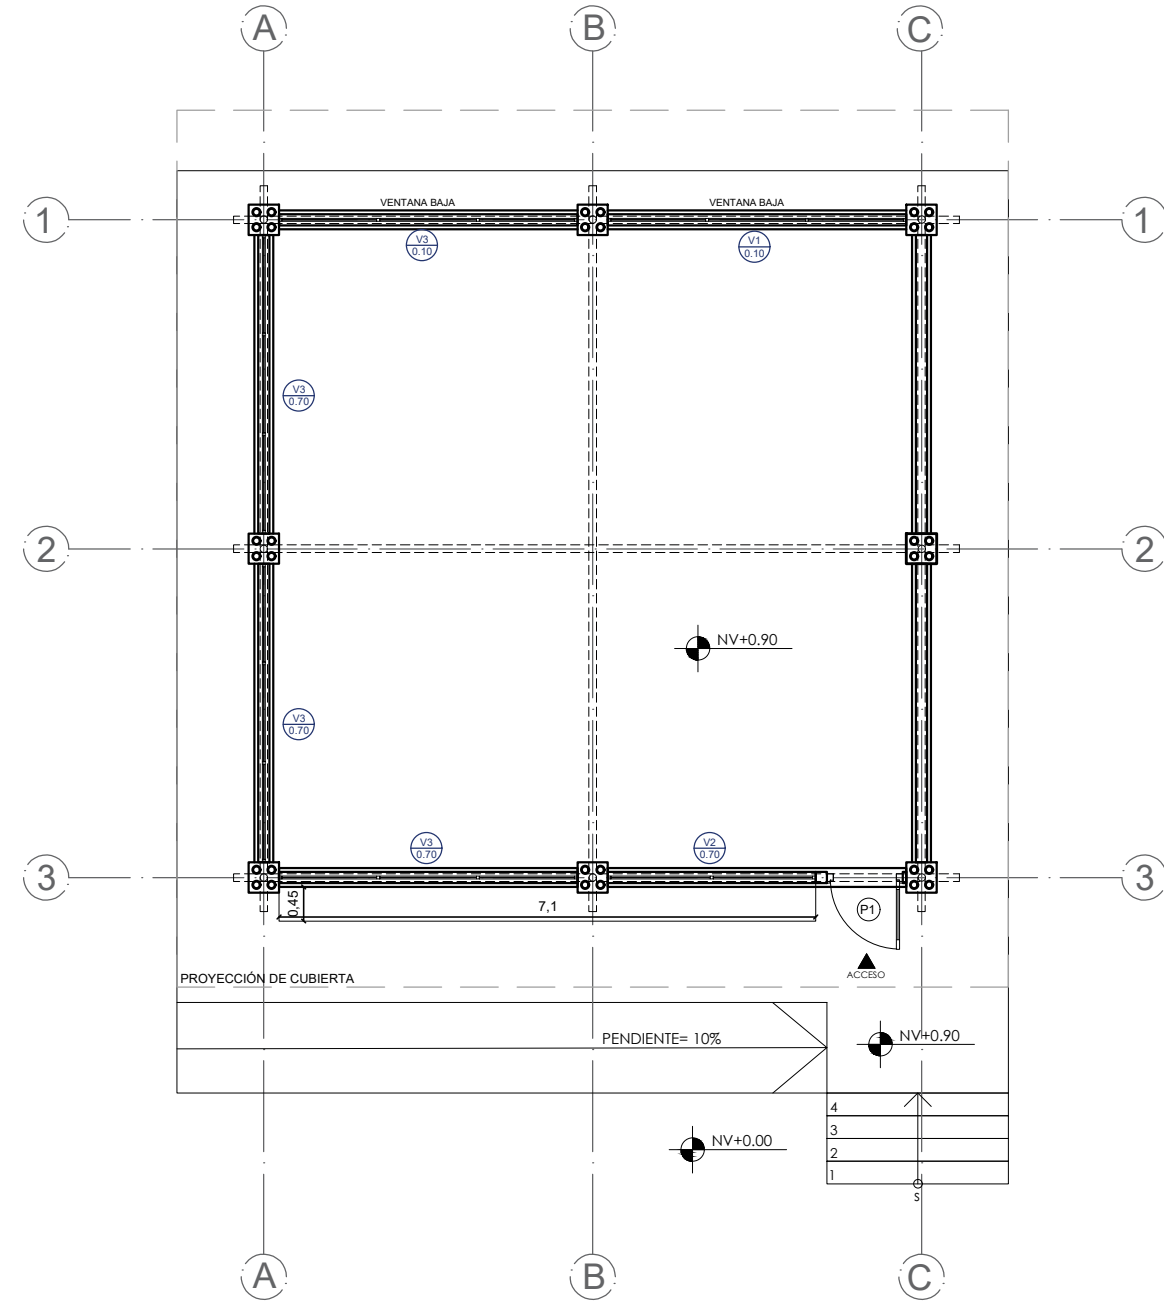


ESC: 1 PLANTA ARQUITECTONICA 100

SIMBOLOGÍA DE VENTANAS				
TIPO	COD	LARGO	ALTO	CANTIDAD
VENTANA FIJA	V1	395	50	6
VENTANA CORREDIZA	V2	275	190	1
VENTANA CORREDIZA	V3	395	190	3


SIMBOLOGÍA DE PUERTAS				
TIPO	COD	LARGO	ALTO	CANTIDAD
PUERTA DE TOOL	P1	100	210	1

MEDIDAS EN CM


CUADRO DE ACABADOS

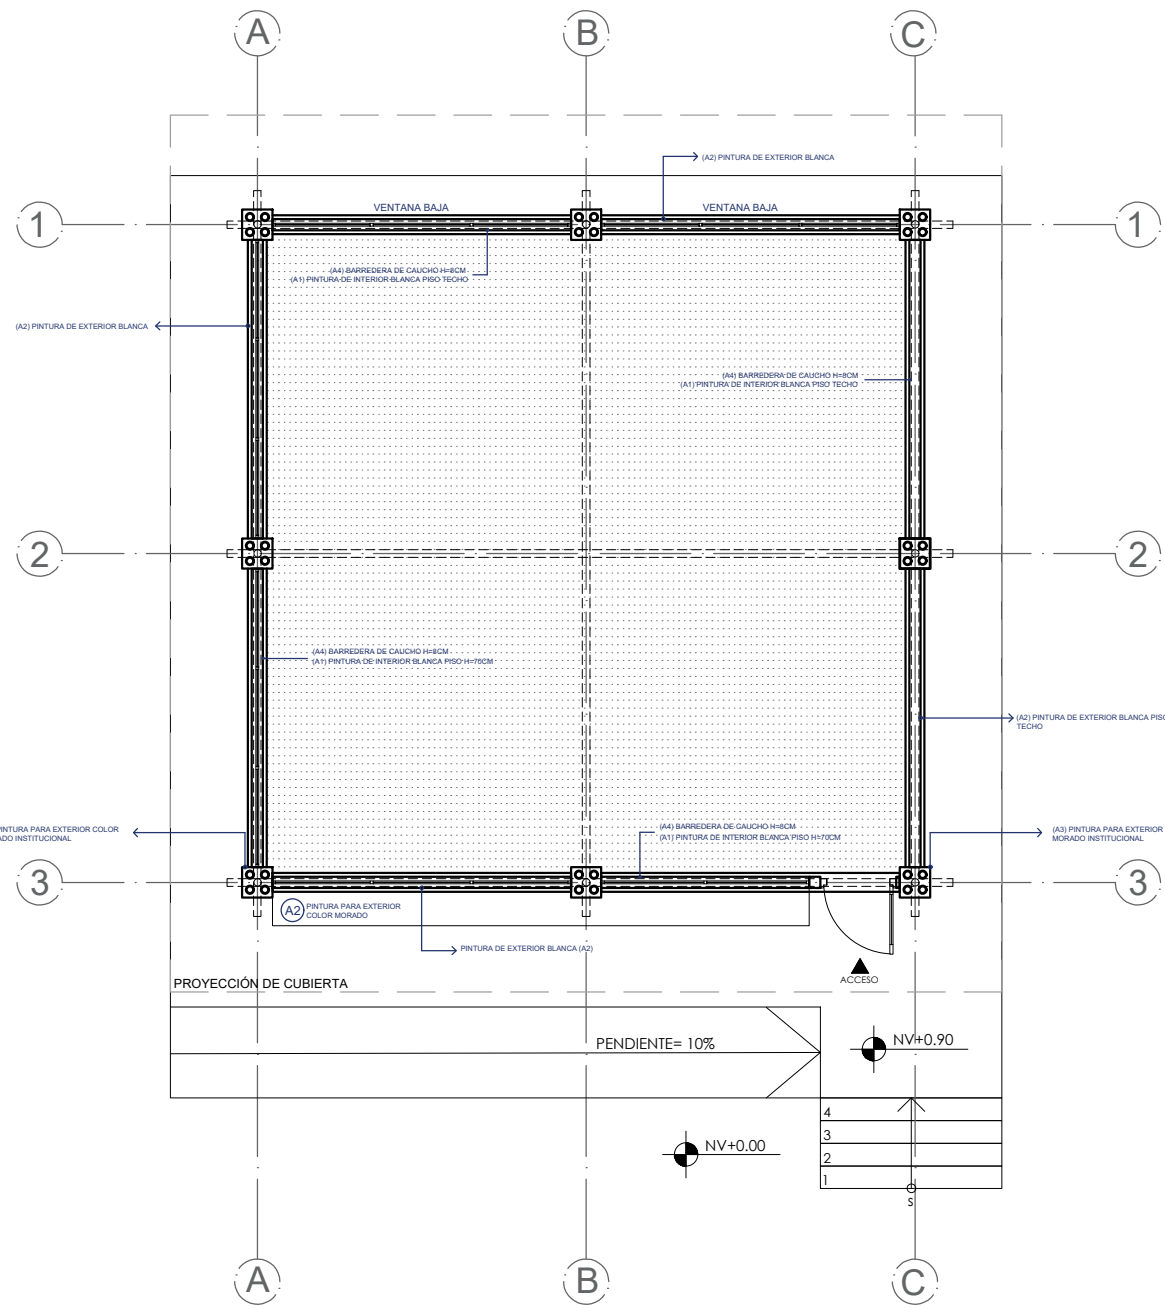

ESC: 1 PLANTA ARQUITECTONICA 100

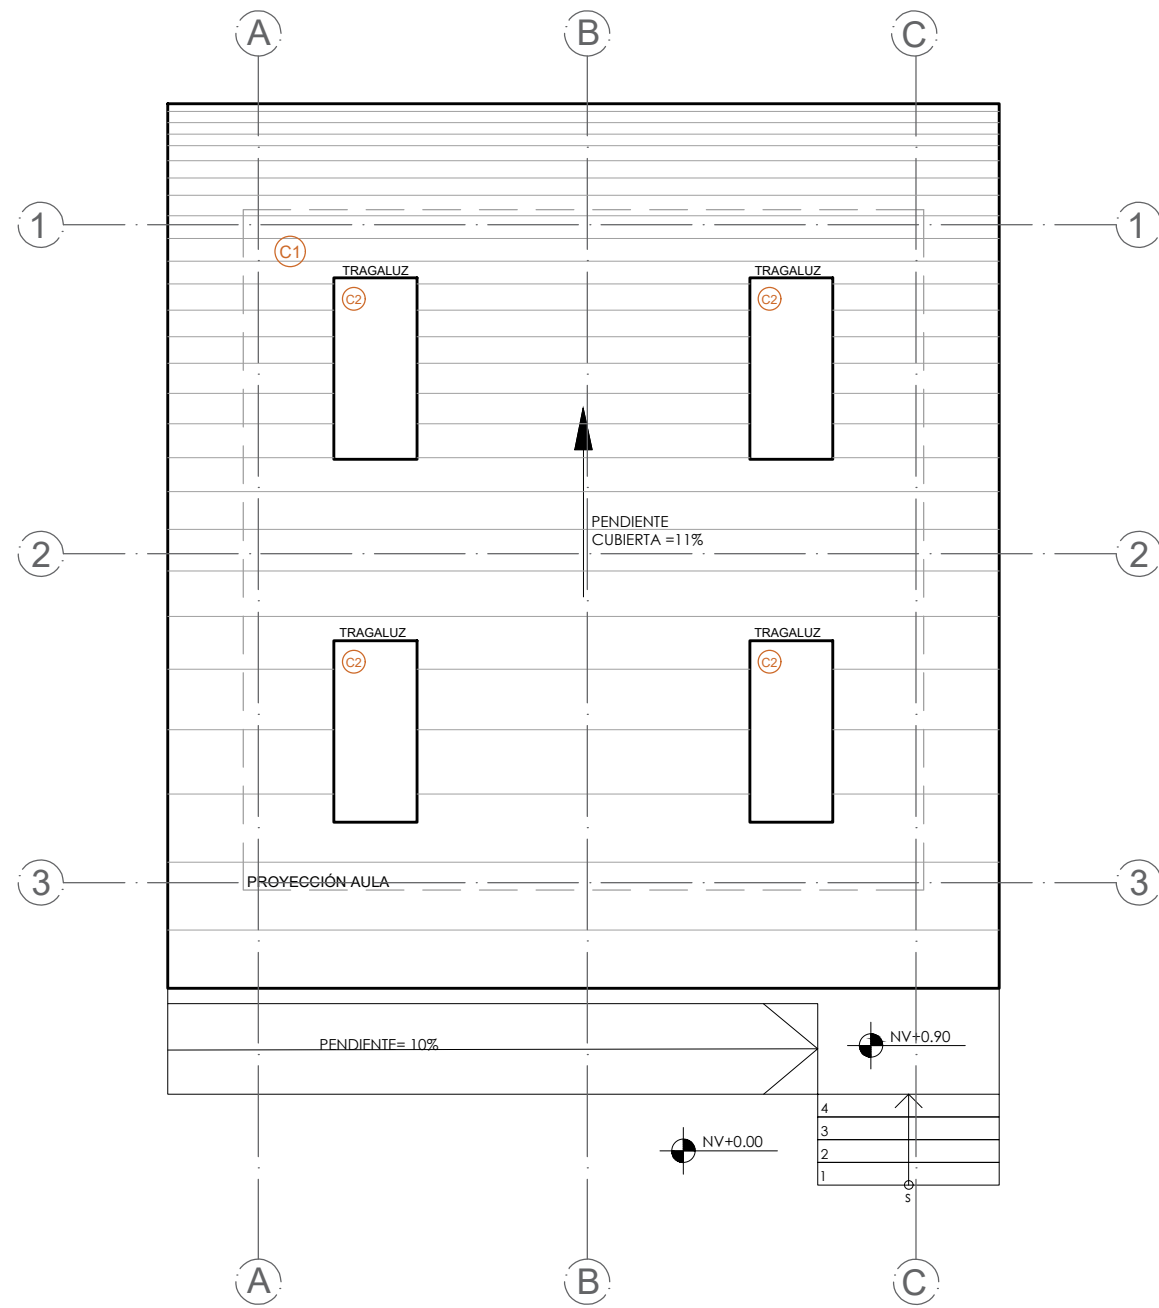


ESC: 1 PLANTA DE CUBIERTA 100

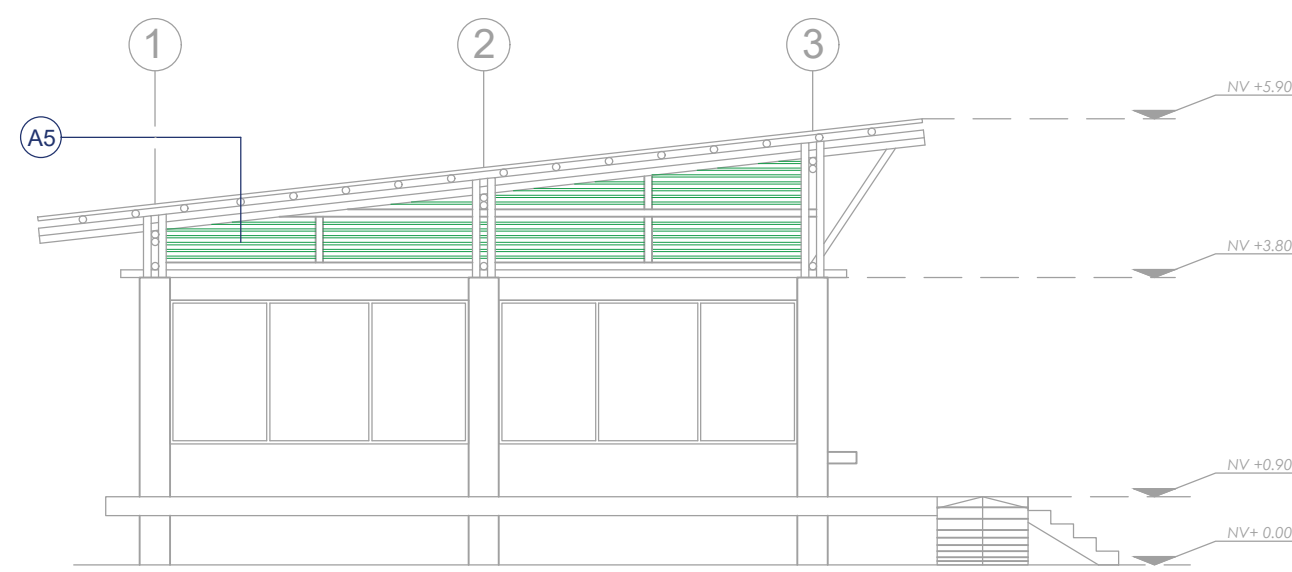

ESC: 1 FACHADA LATERAL IZQUIERDA 100

SIMBOLOGÍA DE ACABADOS	
TIPO	COD
PAREDES	
ACABADO	A1
PINTURA DE CAUCHO INTERIOR	A2
PINTURA DE CAUCHO EXTERIOR	A3
BARRERA DE CAUCHO	A4
CELOSIA DE CAÑA	A5
PISO	
ACABADO	B1
HORMIGÓN PULIDO	B2
TECHO	
ACABADO	C1
CUBIERTA TIPO SANDUICHE	C2
POLICARBONATO	C3

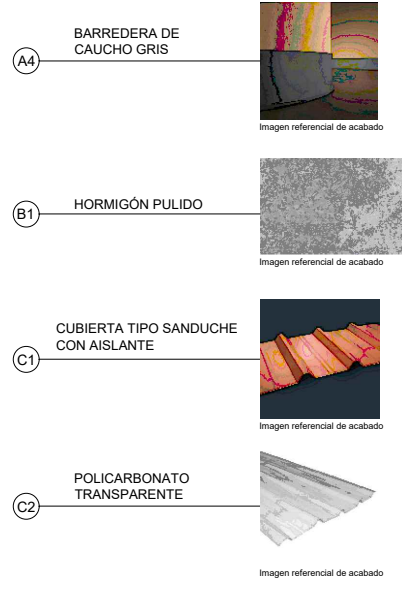

SIMBOLOGÍA:

UBICACIÓN:

EMPRESA:

MINISTERIO DE EDUCACIÓN



PROYECTO:

NUEVA INFRAESTRUCTURA EDUCATIVA - AULA TIPO MIXTA ALTERNATIVA NO. 1

CONTIENE:

CUADRO DE PUERTAS Y VENTANAS / CUADRO DE ACABADOS

CÓDIGO DE DIBUJO:

DNIF 01-2022

INFORMACIÓN DEL DOCUMENTO

ESCALA:

FECHA:

RESPONSABLES

DISEÑADO POR:

ARQ. ALEGRIA MUÑOZ

REVISADO POR:

ARQ. JUAN PABLO VILLAFUERTE

APROBADO POR:


ARQ. JUAN PABLO VILLAFUERTE

DIRECCIÓN NACIONAL DE INFRAESTRUCTURA FÍSICA


SELLOS MUNICIPALES:

MUNICIPALIDAD DE...





PLANTA ARQUITECTONICA

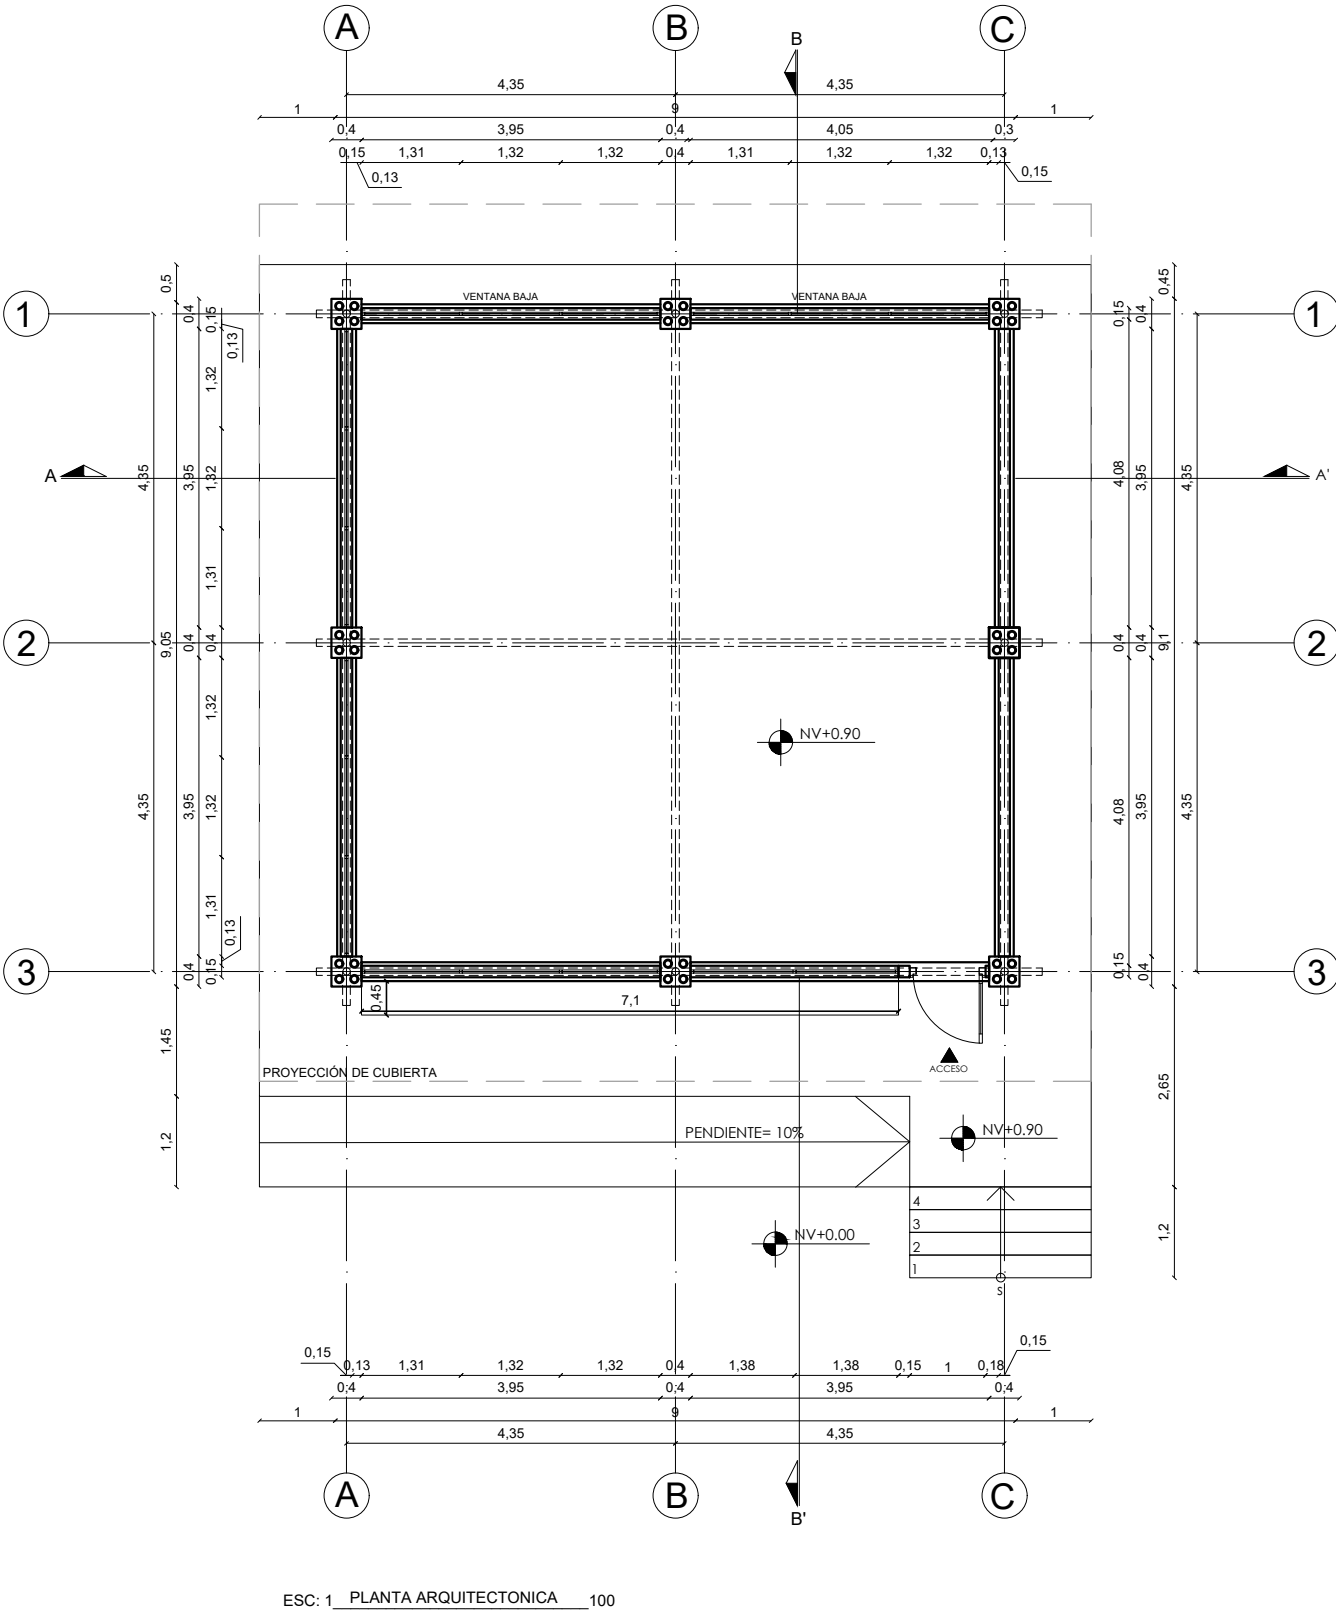



PLANTA DE CUBIERTA

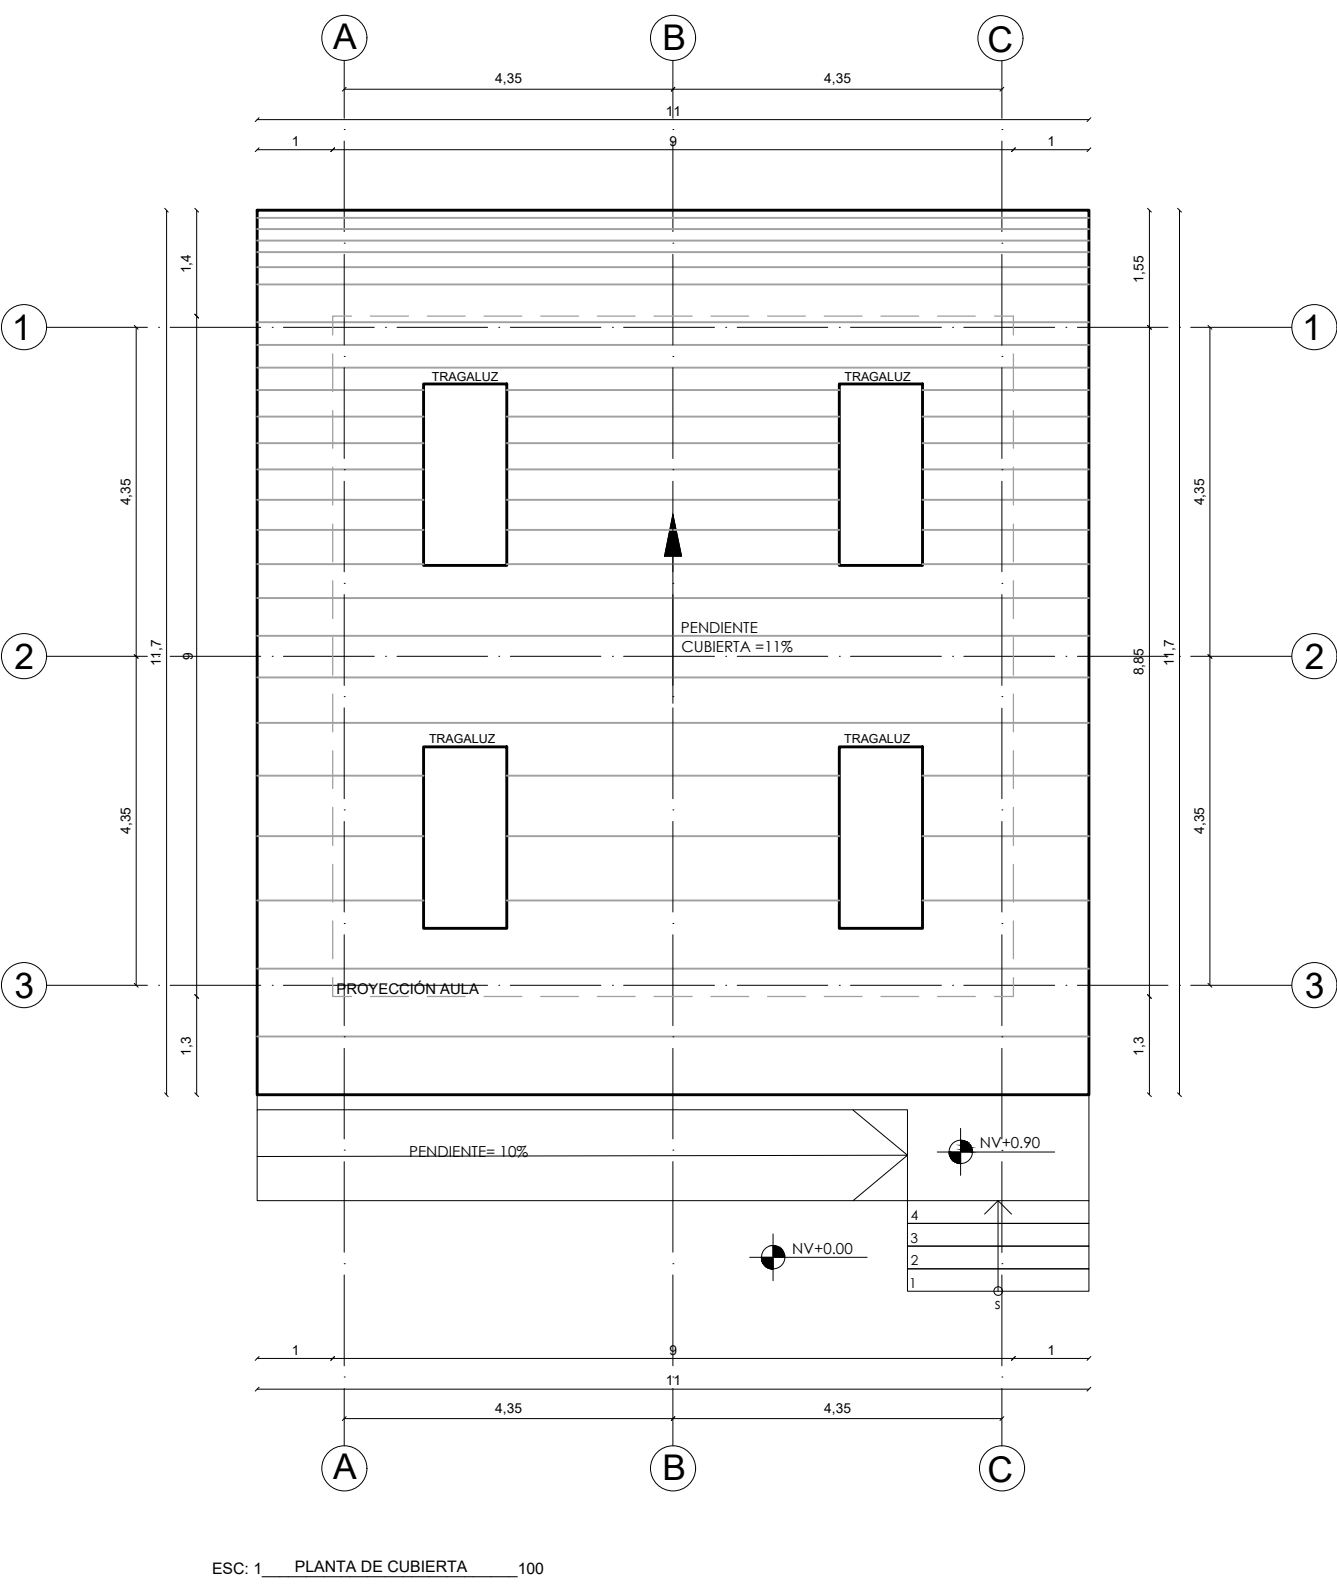

FACHADAS ARQUITECTONICAS

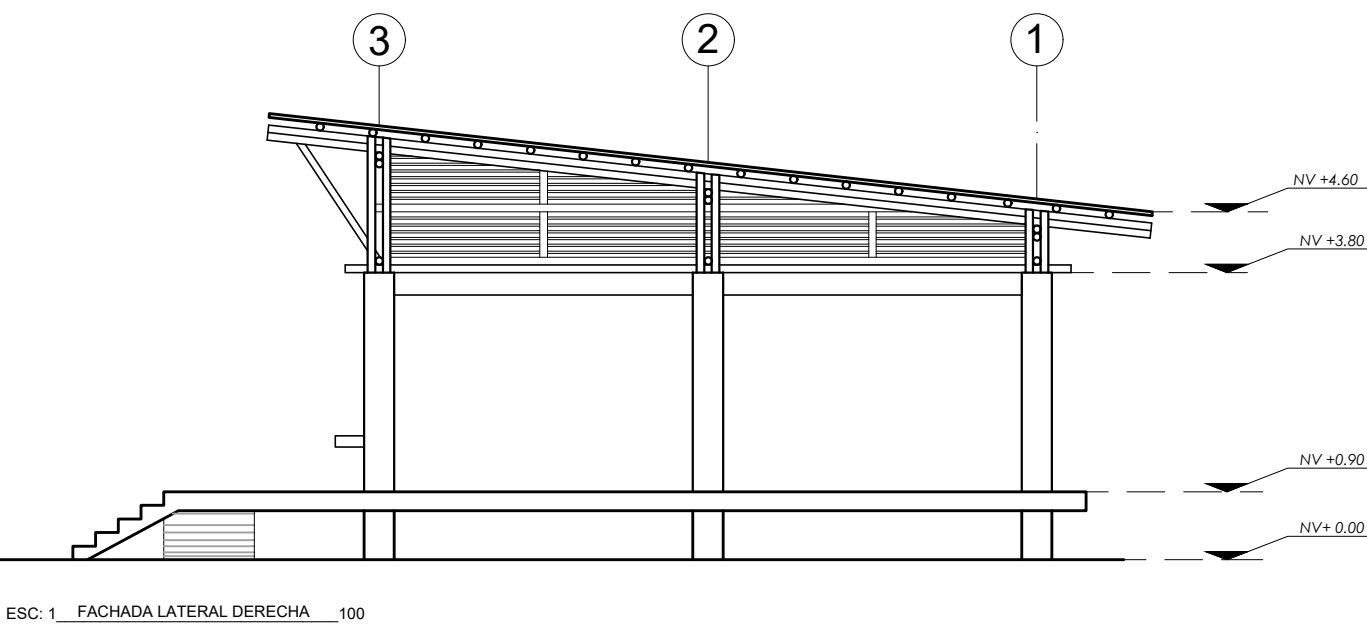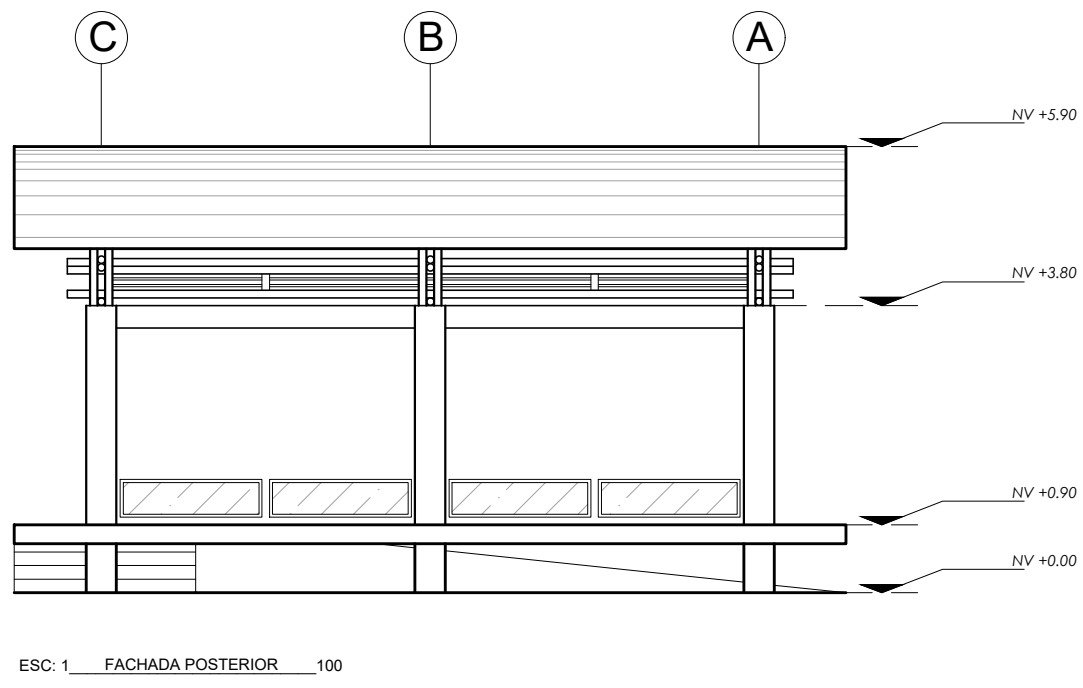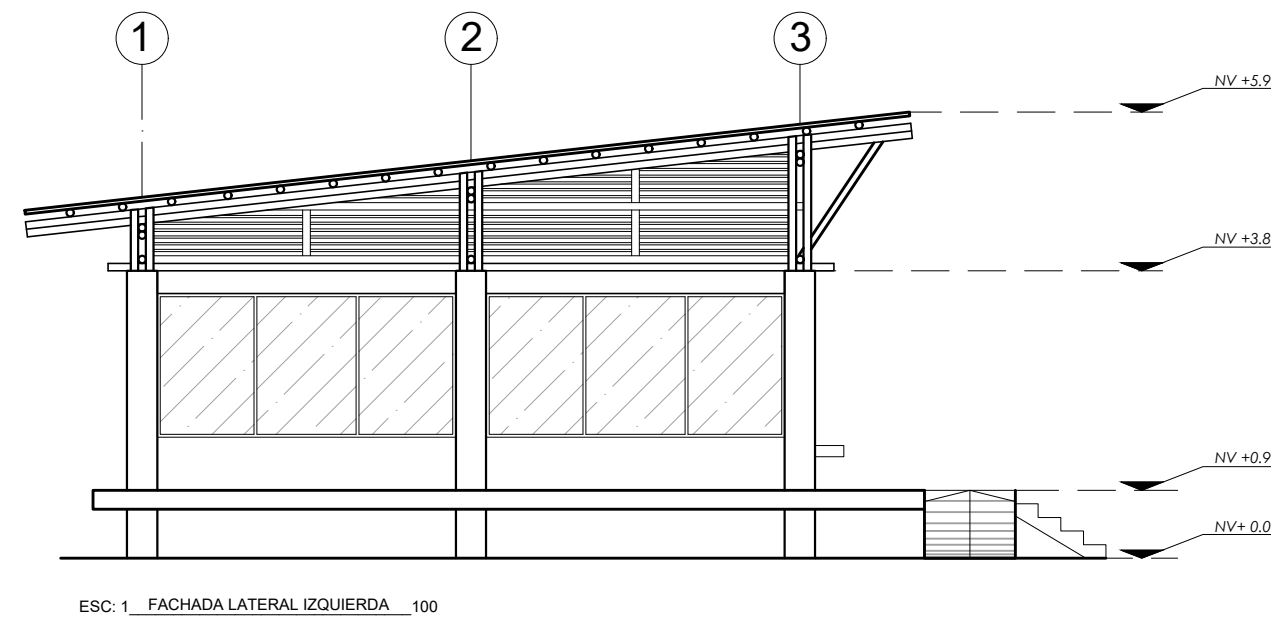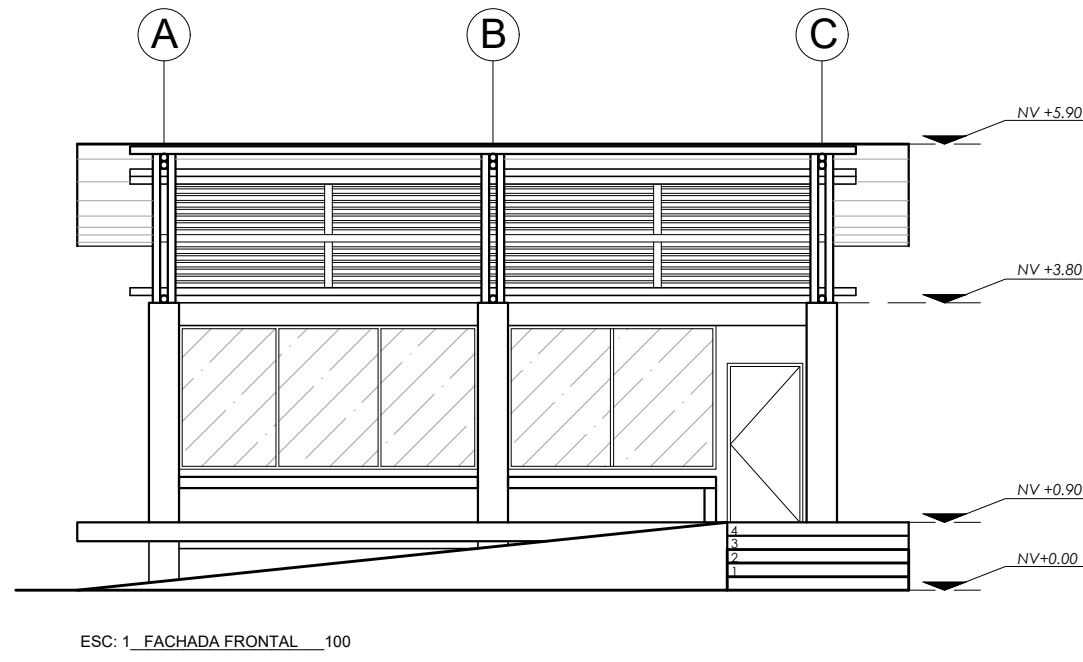

CORTES ARQUITECTONICOS

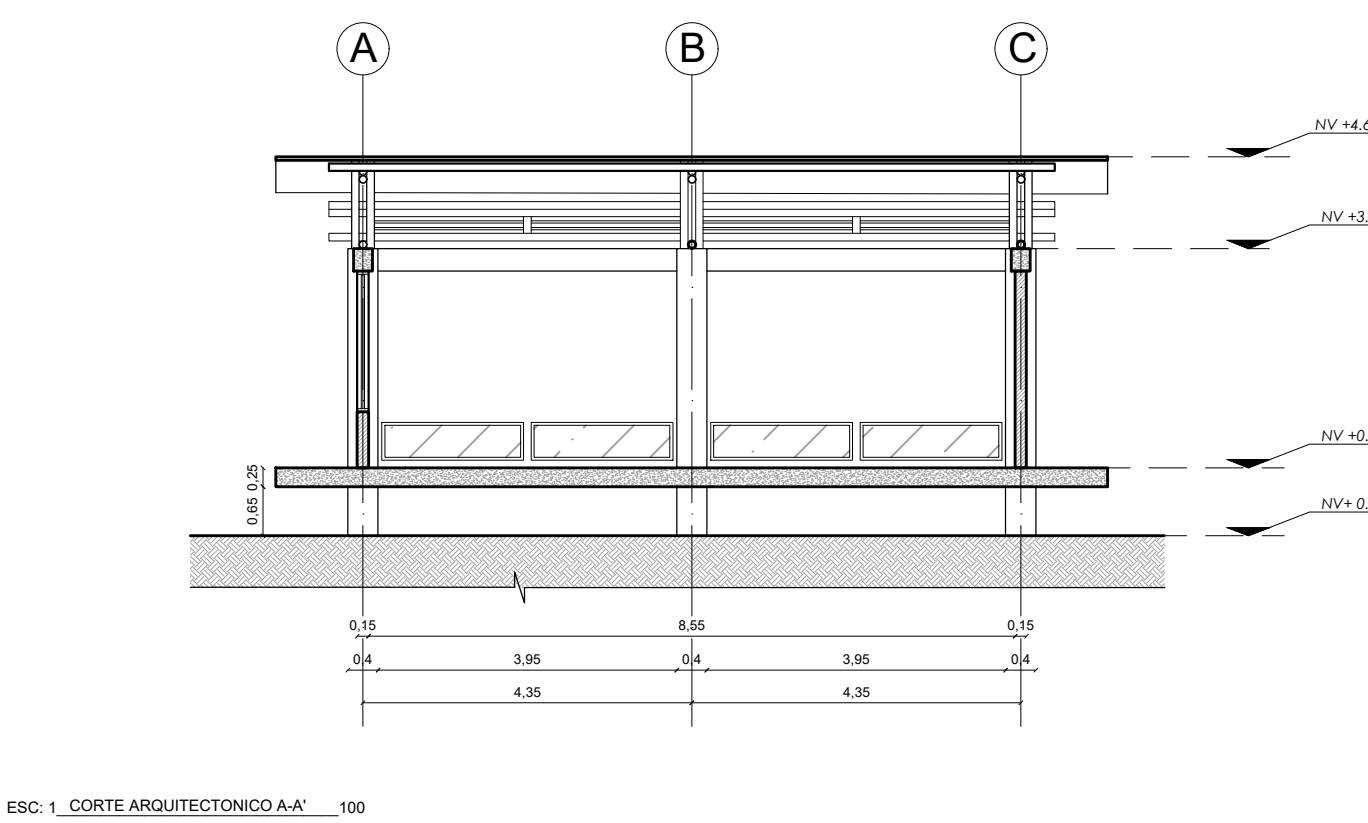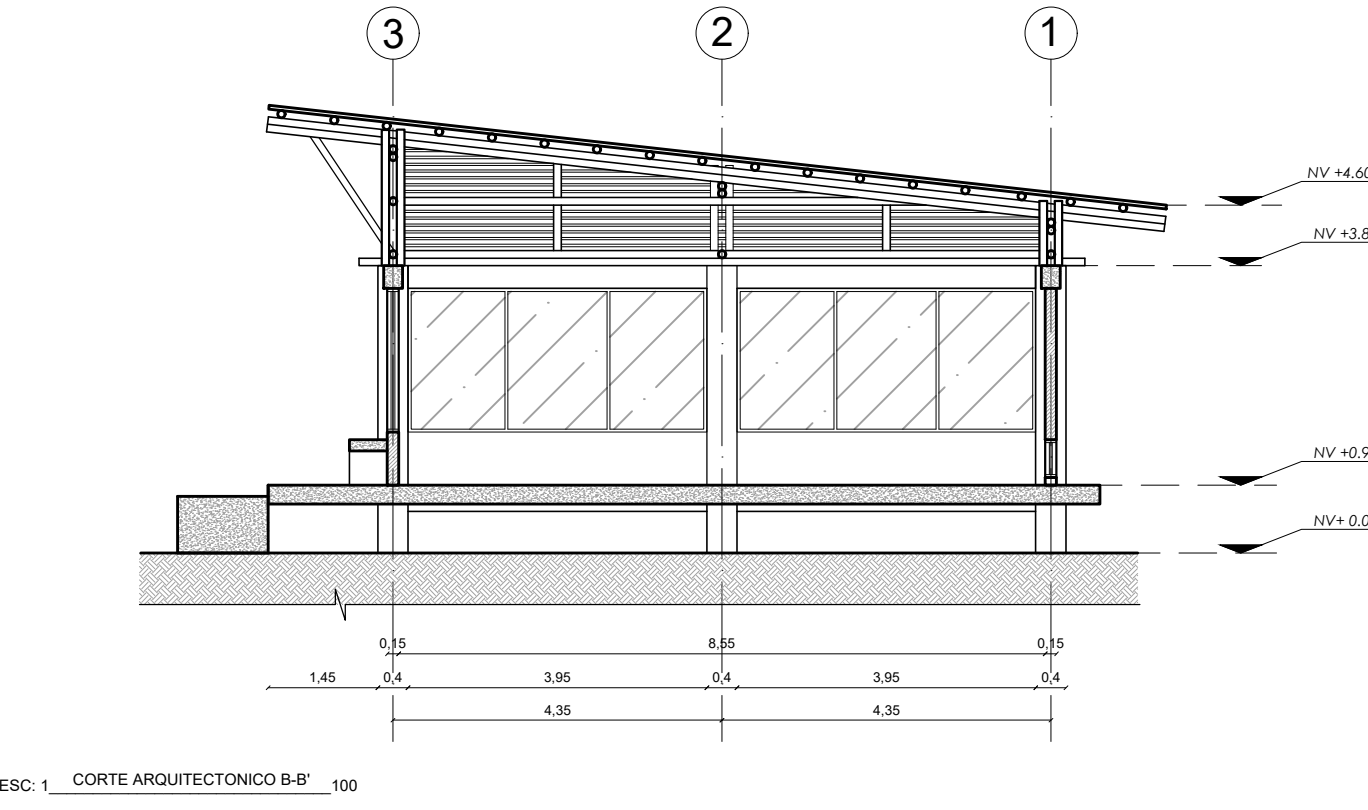

SIMBOLOGÍA:

UBICACIÓN:

EMPRESA:

MINISTERIO DE EDUCACIÓN

Ministerio de Educación



Juntos lo logramos



PROYECTO:

NUEVA INFRAESTRUCTURA EDUCATIVA - AULA TIPO MIXTA ALTERNATIVA NO. 1

CONTIENE:

PLANTAS / CORTES / FACHADAS

CÓDIGO DE DIBUJO:

DNIF 01-2022

INFORMACIÓN DEL DOCUMENTO

ESCALA:

LÁMINA:

PROVINCIA:

FECHA:

CANTÓN:

RESPONSABLES

FIRMA

AMIE:

DISEÑADO POR:

ARQ. ALEGRIA MUÑOZ

NOMBRE DE IE

REVISADO POR:

ARO. JUAN PABLO VILLAFUERTE

NOMBRE DISTRITO


APROBADO POR:

ARQ. JUAN PABLO VILLAFUERTE


NOMBRE ZONA

DIRECCIÓN NACIONAL DE INFRAESTRUCTURA FÍSICA

SELLOS MUNICIPALES:

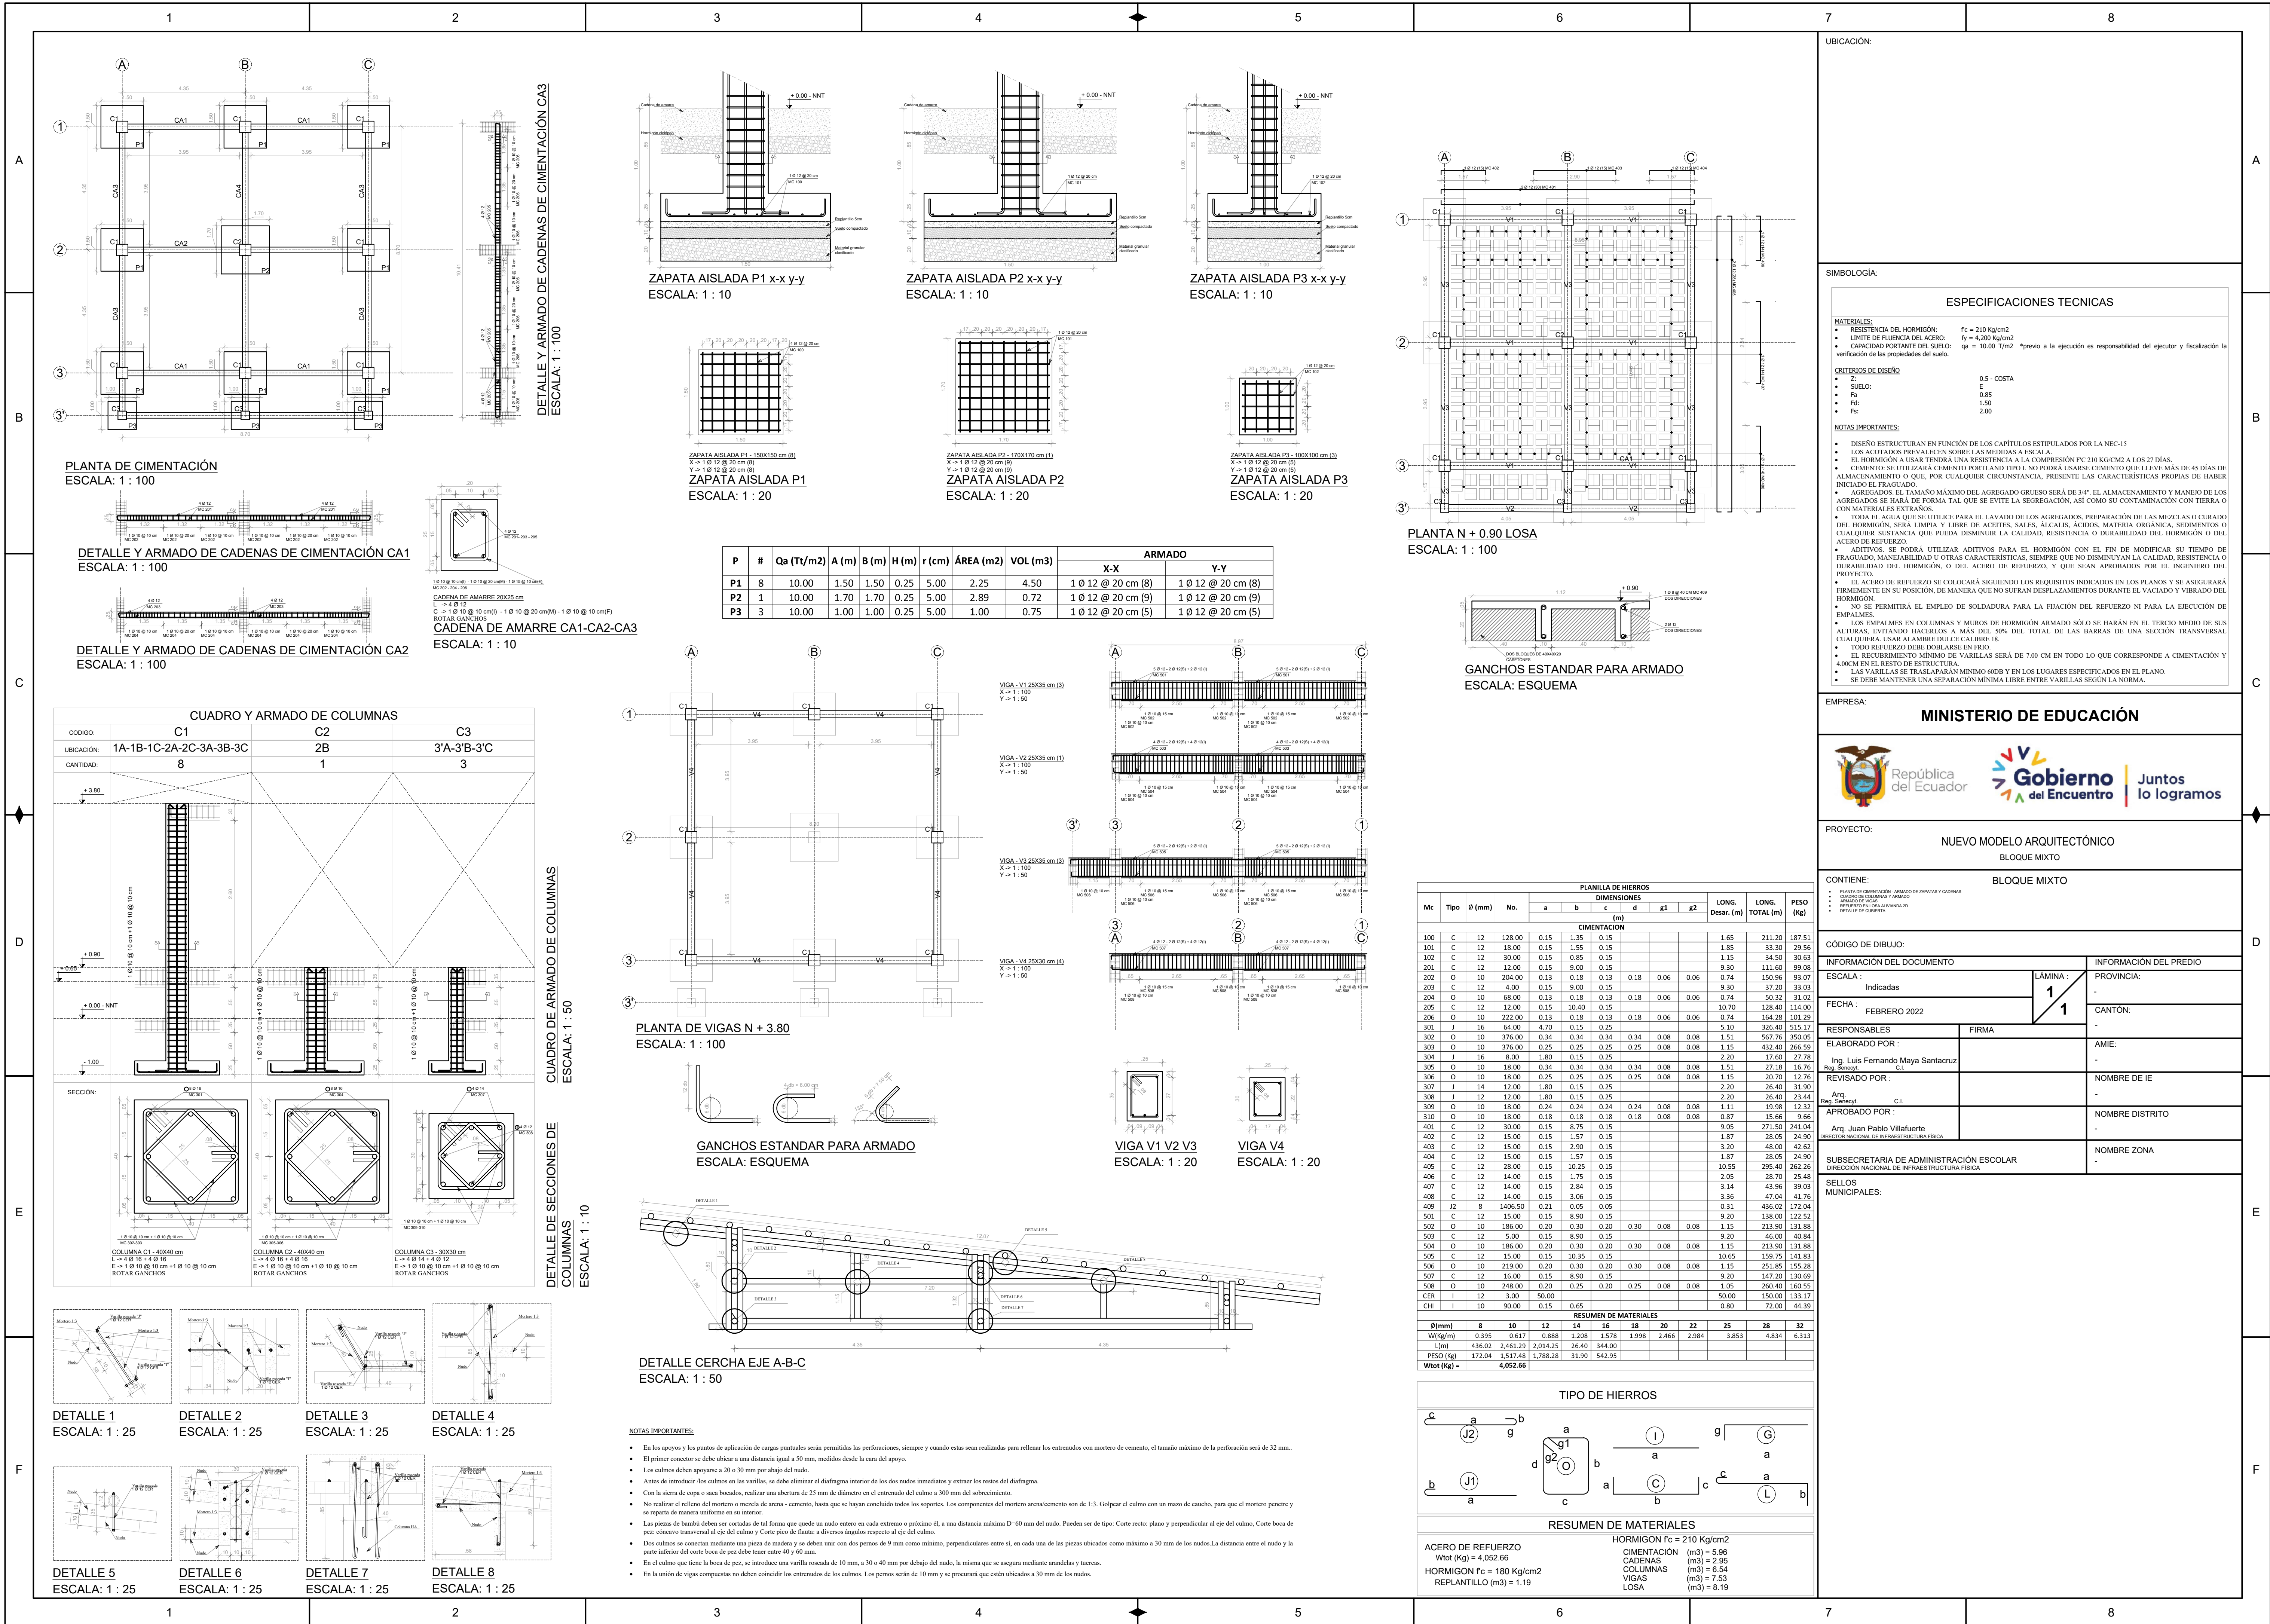


PLANO PUNTOS DE ILUMINACIÓN

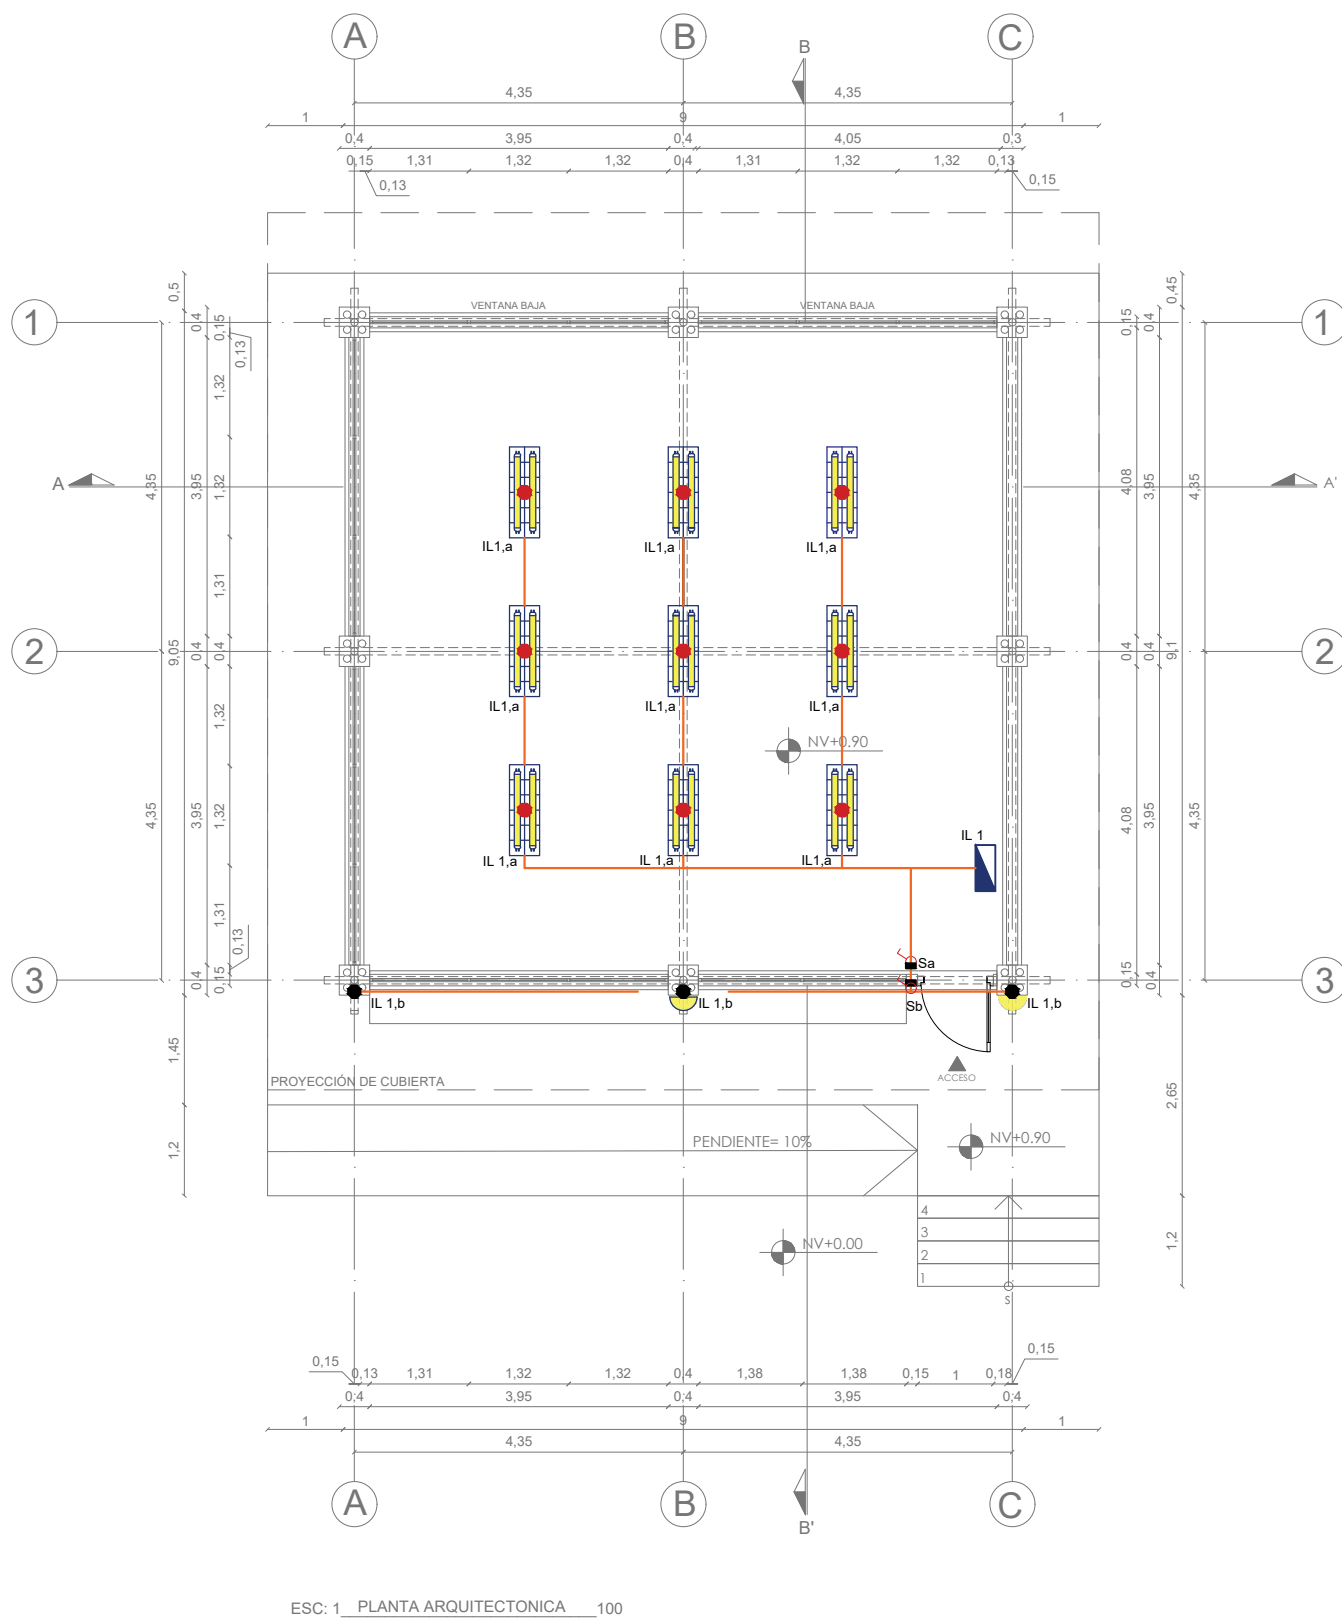

SIMBOLOGIA	
	LAMPARA LED 2X18W
	CENTRO DE CARGA MONOFASICO 4 PTS.
	INTERRUPTOR SIMPLE
	APLIQUE DE PARED 2X9W
	CABLEADO 3X#14 AWG + TUBERIA EMT 3/4"
	CAJETIN METALICO OCTOGONAL
	CAJETIN METALICO RECTANGULAR


ESPECIFICACIONES TÉCNICAS LÁMPARAS	
	CADENA PARA COLGAR LÁMPARA SOPORTA 50 LIBRAS 30" 90 CENTIMETROS
	TUBOS LED 2 X 18 WATTS 100-240V 6500K
	LÁMPARA REJILLA LED 2X18W, 6500K

PLANO PUNTOS DE TOMACORRIENTE

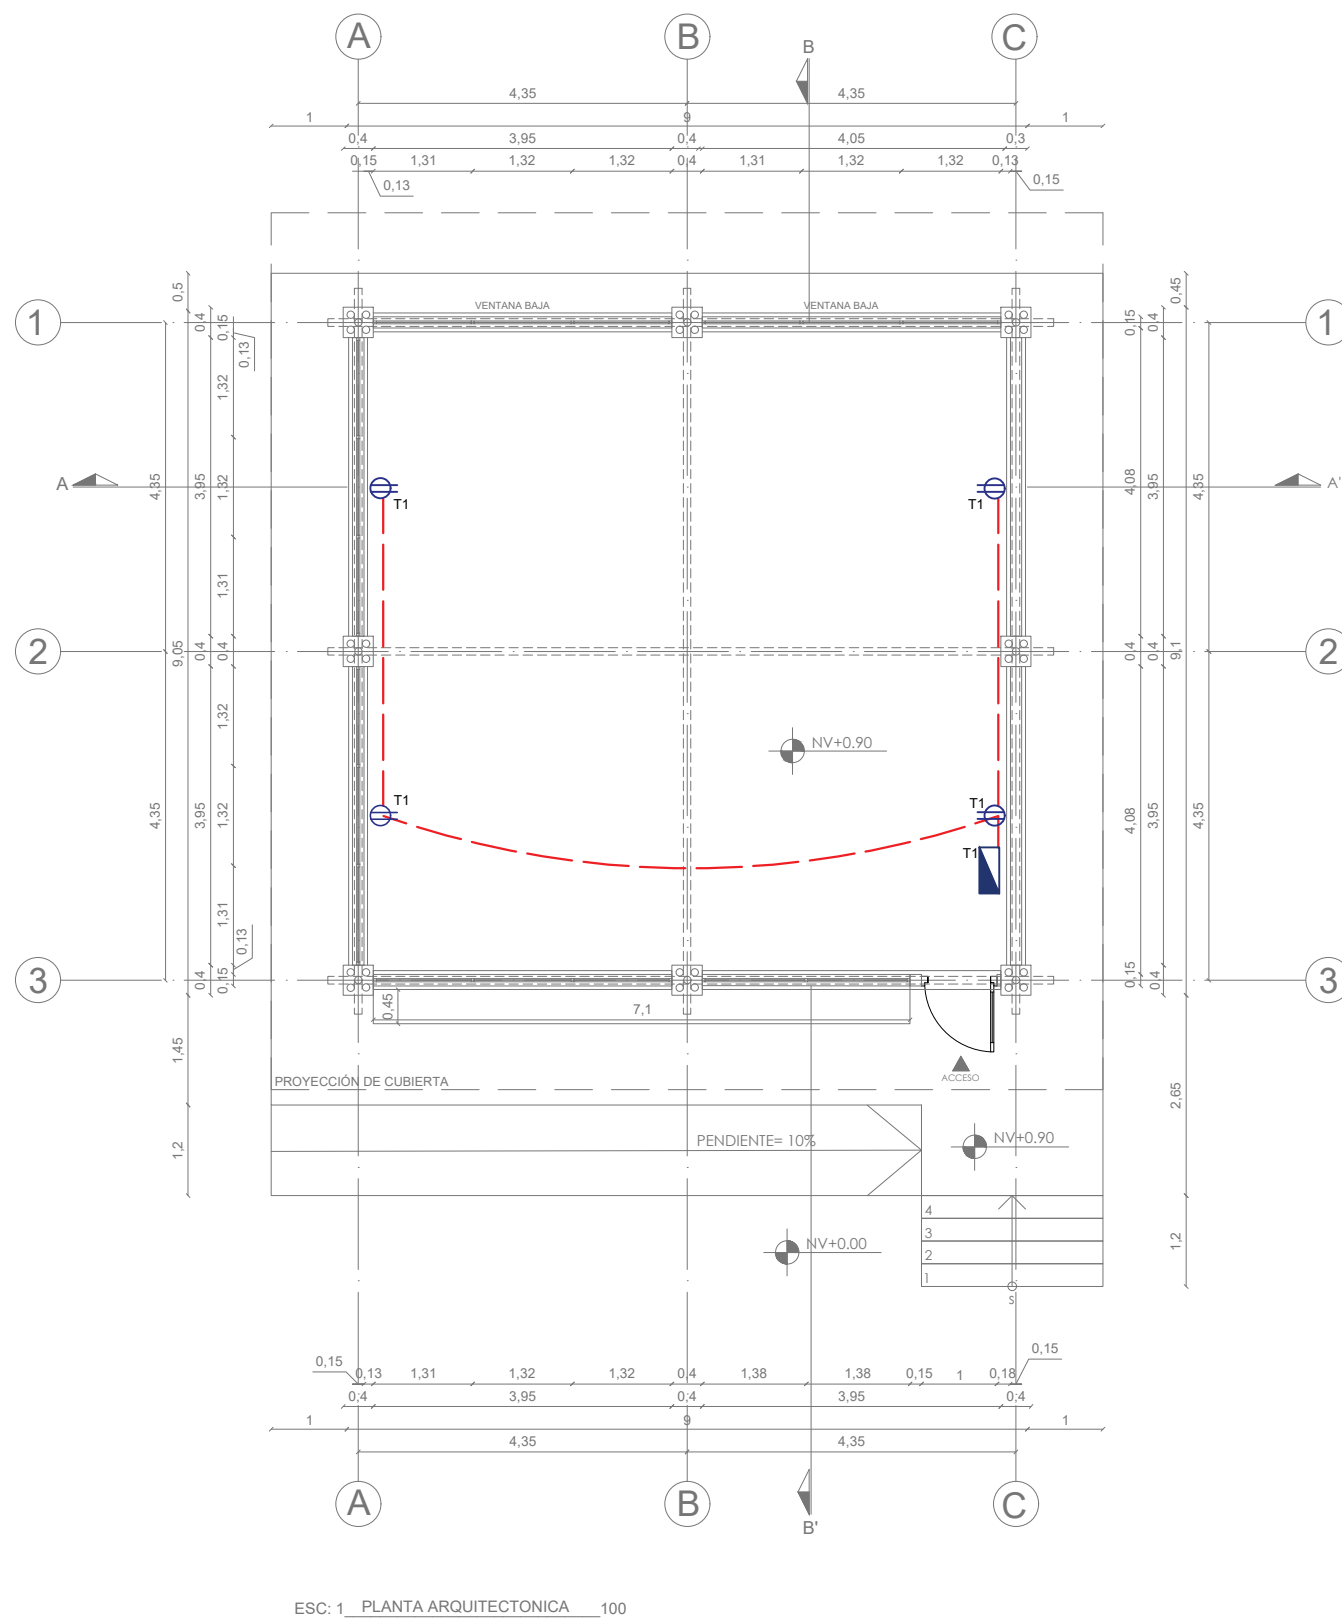

SIMBOLOGIA	
	TOMACORRIENTE DOBLE POLARIZADO 125V - 15A
	CENTRO DE CARGA MONOFASICO 4 PTS.
	CABLEADO 2X#12+1X#14AWG + TUBERIA EMT 3/4"
	CAJETIN METALICO RECTANGULAR

DIAGRAMA UNIFILAR

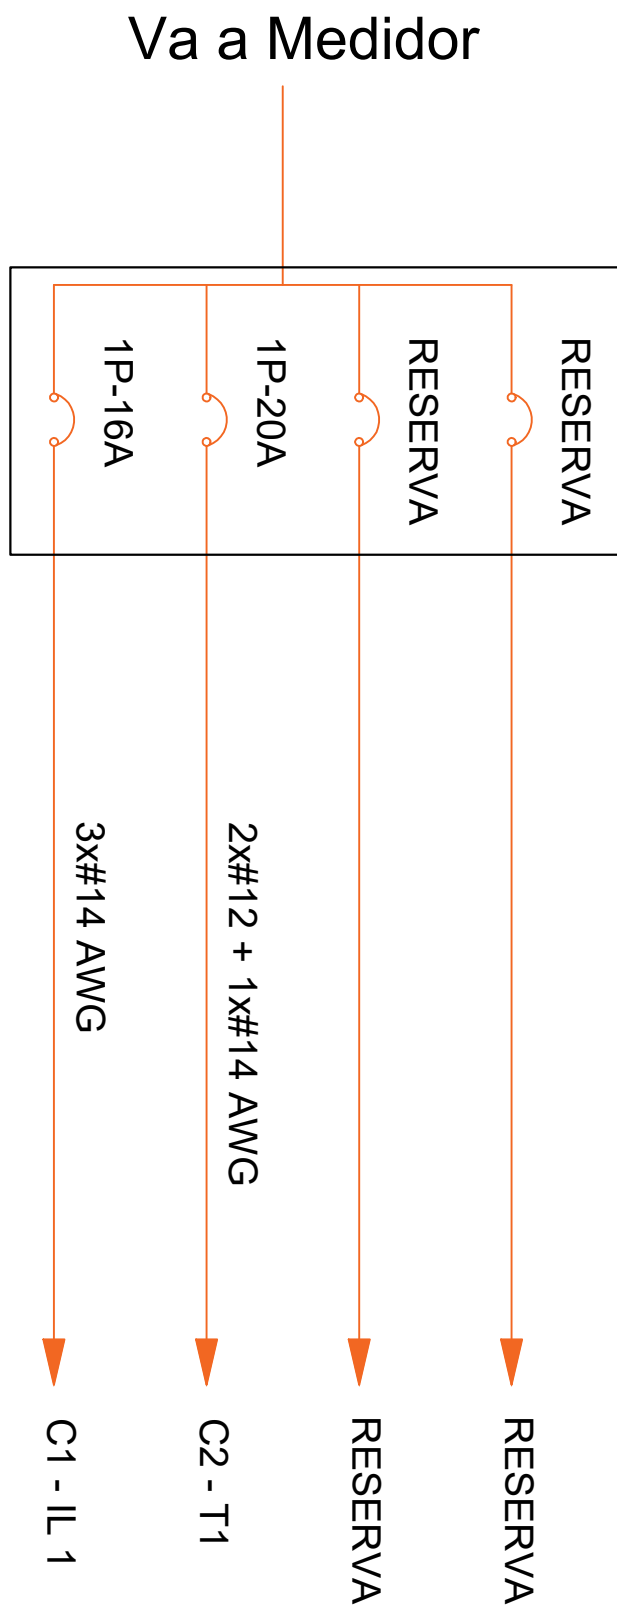

SIMBOLOGÍA:

UBICACIÓN:

EMPRESA:

MINISTERIO DE EDUCACIÓN



PROYECTO:

NUEVA INFRAESTRUCTURA EDUCATIVA - AULA TIPO MIXTA ALTERNATIVA NO. 1

CONTIENE:

INSTALACIONES ELECTRICAS

CÓDIGO DE DIBUJO:

DNIF 01-2022

INFORMACIÓN DEL DOCUMENTO

ESCALA :

1:100

FECHA :

FEBRERO 2022

RESPONSABLES

DISEÑADO POR :

REVISADO POR :

APROBADO POR :

ARQ. ALEGRÍA MUÑOZ

ARQ. JUAN PABLO VILLAFUERTE

ARQ. JUAN PABLO VILLAFUERTE

DIRECCIÓN NACIONAL DE INFRAESTRUCTURA FÍSICA

SELLOS MUNICIPALES:

INFORMACIÓN DEL PREDIO

PROVINCIA:

CANTÓN:

AMIE:

NOMBRE DE IE

NOMBRE DISTRITO

NOMBRE ZONA