



RAYUELAS


AREA VERDE  
JUEGOS INFANTILES

PATIO  
N+1.05

AULAS  
EDUCACIÓN  
INICIAL

RAYUELAS

AULAS  
EDUCACIÓN INICIAL

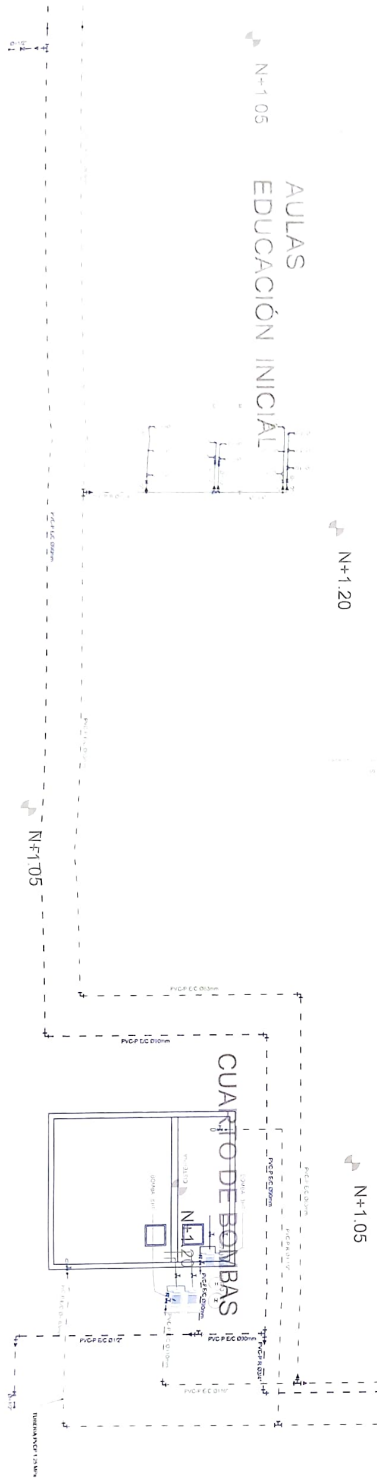

SIMBOLOGIA	
	RED DE AGUA POTABLE
	RED DE AGUA RESIDUAL
	RED DE GAS
	RED DE ENERGÍA ELÉCTRICA
	RED DE VENTILACIÓN
	RED DE ALARMA INCENDIO
	EXTINGUIDOR
	SONIDO DE ALARMA
	SONIDO DE ALARMA

PLANTA BAJA EDUCACIÓN INICIAL Y CUARTO DE BOMBAS

ESCALA 1:100



CONTRATACIÓN DE ESTUDIOS Y DISEÑOS PARA LA IMPLANTACIÓN  
ARQUITECTÓNICA DE LA UNIDAD EDUCATIVA ESTANDARIZADA DEL  
MUNICIPIO DE CASCALES, CANTÓN CASCALES, PROVINCIA DE SUCUMBIOS

LCC C21E-002-2020

UNIDAD EDUCATIVA CASCALES

CASCALES SUCUMBIOS

RED DE AGUA POTABLE  
RED DE AGUA RESIDUAL  
RED DE GAS  
RED DE ENERGÍA ELÉCTRICA  
RED DE VENTILACIÓN  
RED DE ALARMA INCENDIO

AP - 14