


VEGETACIÓN: 1:100

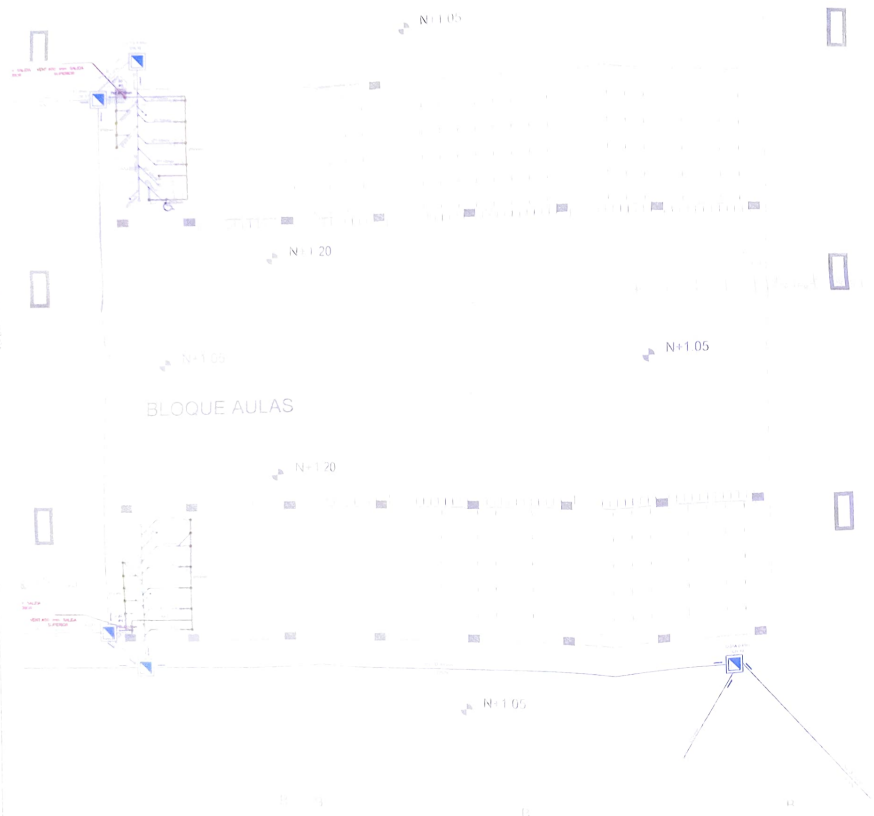

PLANTA BAJA BLOQUE 1 DE 12 MÓDULOS DE AULAS
ESCALA 1:100



SIMBOLOGÍA	
	TUBERÍA BACÍ
	CURBO 45°
	SILL
	PUNTO DE DETALLE
	SUMIDERO DE PISO
	STACIÓN DE RESERVOIR
	CAJA DE BOMBEO BACÍ
	POZO BACÍ
	TUBERÍA DE VENTILACIÓN
	PUNTO DE VENTILACIÓN
	MONTANTE DE VENTILACIÓN

PROYECTO DE ESTUDIOS Y DISEÑOS PARA LA IMPLANTACIÓN
ARQUITECTÓNICA DE LA UNIDAD EDUCATIVA ESTANDARIZADA DEL
MILENIO TIPOLOGÍA MAYOR "CASCALES", UBICADA EN LA PARROQUIA
DORADO DE CASCALES, CANTÓN CASCALES, PROVINCIA DE SUCUMBIDOS



CC 0711 002 2020

UNIDAD EDUCATIVA CASCALES

CANTÓN CASCALES SUCUMBIDOS

RETO DE AGUA SERVIDA

PLANTA BAJA BLOQUE 2 DE 12 MÓDULOS DE AULAS
CUADRO NOMBRE CLASES

INDICADAS 2021

AS - 07

