



# COMEDOR - SALÓN DE USO MÚLTIPLE PLANTA BAJA

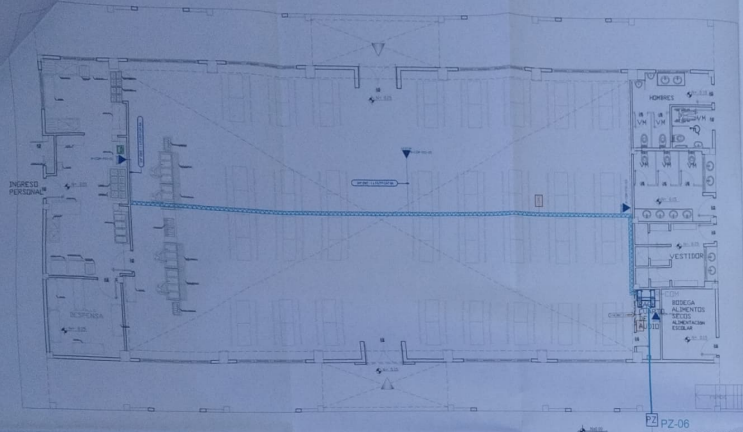

PLANTA BAJA

ESCALA 1:100

R-CCM	
1 U	DSF 6 PUERTOS
2 U	ORGANIZADOR
3 U	PATCH PANEL 24 P
4 U	ORGANIZADOR
5 U	ORGANIZADOR
6 U	SWITCH 24P
7 U	AMPLIFICADOR
8 U	REGLETA ELÉCTRICA
9 U	UPS 1 KVA
10 U	ESPACIO BARRA TERRAS
11 U	
12 U	

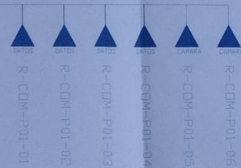

CANTIDAD	SIMBOLOGIA	
03	▲	Salida simple datos pared
00	▲	Salida simple datos piso
01	☎	Teléfono IP
01	▲	Salida simple access point pared
00	▲	Salida simple CCTV Monitor
01	PZ	Paso de revisión
01	☎	Salida HDMI
00	▨	Bandeja metálica por piso
34	▨	Bandeja metálica por tumbado
01	☎	Rack Comunicaciones
04	—	Tubería PVC 4"
01	☐	Caja metálica de paso 15x15cm
02	▲	Cámara IP

— Posición en Patch Panel  
— Nombre del Patch Panel  
— Nombre del Rack

MINISTERIO DE EDUCACIÓN



RESPONSABLES


ING. VERÓNICA GABRIELA BELVA JARRÍN  
COORDINADORA ZONAL DE EDUCACIÓN ZONA 1

ING. SACHA SISA LUNA CORTÉS  
ADMINISTRADORA DE CONTINUIDAD

ING. FRANCISCO JAVIER AYALA PADRINO  
INGENIERO EN SISTEMAS DE INFORMACIÓN

ING. GABRIEL ALEXANDER PEREZ LOPEZ  
INGENIERO ELECTRONICO

ESQUEMA DEL PROYECTO

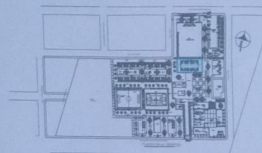

LCC-CZ1E-002-2020

"CONTRATACIÓN DE ESTUDIOS Y DISEÑOS PARA LA IMPLANTACIÓN ARQUITECTÓNICA DE LA UNIDAD EDUCATIVA ESTANDARIZADA DEL MILENIO TIPOLOGÍA MAYOR "CASCALES" UBICADA EN LA PARROQUIA EL GUANO DE CASCALES, CANTÓN CASCALES, PROVINCIA DE SUCUMBIOS".

UNIDAD EDUCATIVA

UNIDAD EDUCATIVA CASCALES

CANTÓN:

CASCALES

PROVINCIA:

SUCUMBIOS

CONTIENE:

COMEDOR - SALÓN DE USO MÚLTIPLE  
PLANTA BAJA  
CABLEADO ESTRUCTURADO

ESCALA:

INDICADAS

FECHA:

2021

LÍNEA: N°

ELE - 08

REVISOR MUNICIPAL

