



# EDUCACIÓN INICIAL 2 PLANTA BAJA

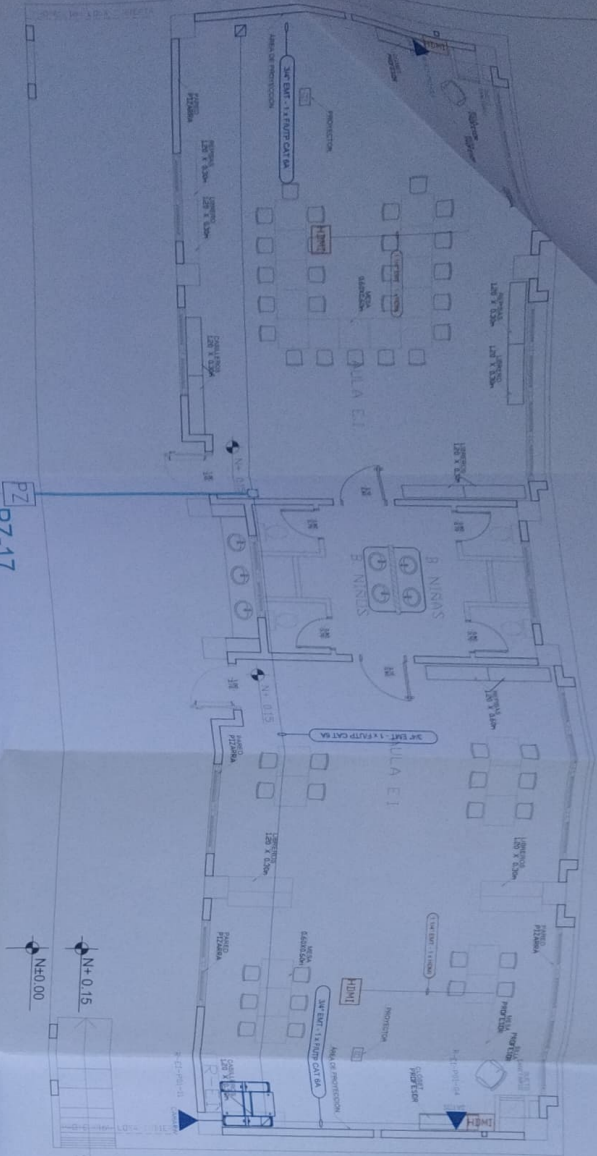

## ESCALA 1:50

1	2	3	4	5	6	7	8	9	10	11	12
1	2	3	4	5	6	7	8	9	10	11	12
**PZ-17**  
PVC 4" / CABLE FIBRA OPTICA  
MULTIMODO 6 HILOS OM3 DESDE  
BLOQUE INDICADO EN PLANO ELE-16  
BX/CABLE F/UTP CAT 6A HACIA  
BLOQUES 1 Y 3 DE EDUCACIÓN  
INICIAL

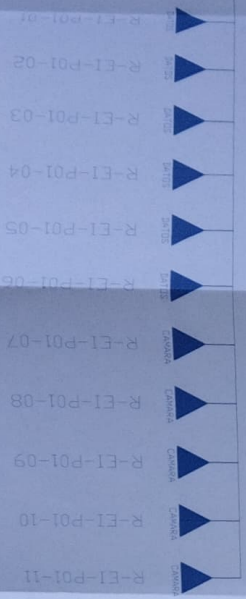

CANTIDAD	SYMBOLIA	DESCRIPCION
02	▲	Soldo simple adios pared
00	▲	Soldo simple adios piso
00	▲	Telefono p
00	▲	Soldo simple acceso port pared
00	▲	Soldo simple CCTV Monitor
01	PZ	Paso de mision
02	▲	Soldo HDMI
00	▲	Bordeado metalico por piso
00	▲	Bordeado metalico por luminado
01	▲	Rock Comunicaciones
10	▲	Tubo PVC 4"
01	▲	Cable metalico de peso 15x15cm
01	▲	Cable p

MINISTERIO DE EDUCACIÓN

sentramos  
futuro

GOBIERNO DE ECUADOR

ING. FRANCISCO JAVIER PARRA ESPINOZA  
Ingeniero en Electricidad  
Ingeniero en Electrónica

ING. FRANCISCO JAVIER PARRA ESPINOZA  
Ingeniero en Electricidad  
Ingeniero en Electrónica

CC-CT1-002-2020

“CONTINUACIÓN DE ESTUDIOS Y DISEÑOS PARA LA IMPLEMENTACIÓN  
ARQUITECTÓNICA DE LA UNIDAD EDUCATIVA ESTANDBARAZA DEL  
MANTENIMIENTO TIPOLOGÍA MAYOR “CASCALES” UBICADA EN LA PARROQUIA EL  
DORADO DE CASCALES, CANTON CASCALES, PROVINCIA DE SUCUMBIOS”.

UNIDAD EDUCATIVA CASCALES

CASCALES

SUCUMBIOS

CONTENIDO

EDUCACIÓN INICIAL 2

CABLEADO ESTRUCTURADO

INDICADAS

2021

ELE - 10

