



# BLOQUE 2 DE 12 AULAS PLANTA BAJA

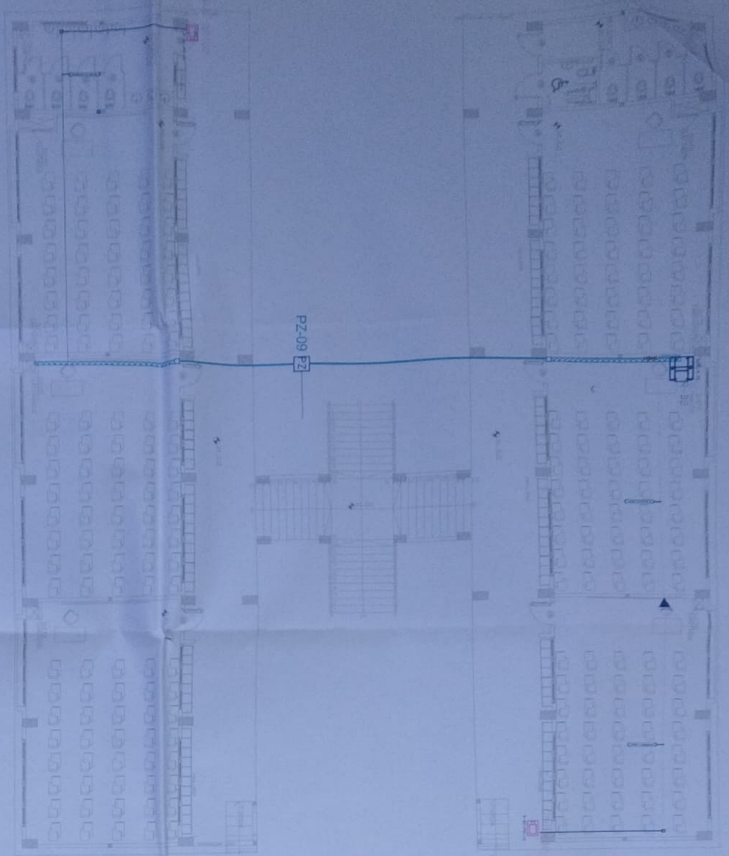


CANTIDAD	SIMBOLOGIA	
02	▲	Soldo simple CCTV panel
00	▲	Soldo simple CCTV Monitor
01	PZ	Piso de resina 40x60x95 CM
00	zzzzzz	Bordeo metálico por piso
12	zzzzzz	Bordeo metálico por furbido
01	☐	Rock Comunicaciones
16	—	Tubera PVC 4"
02	☐	Caja metálica de piso 13x15cm
00	☐	Cámara P" tipo domo para interior
02	☐	Cámara P" tipo bullet para exterior

## ESCALA 1:100


DETALLE 1

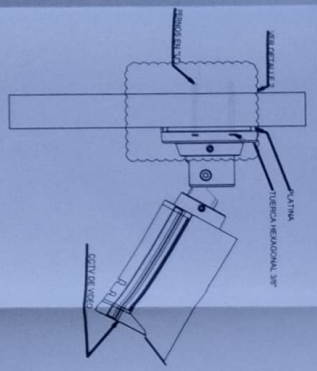

DETALLE 2

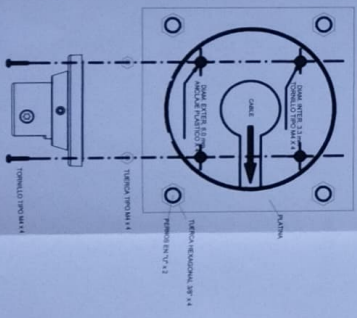


R-ADN-P01-01  
Posición en Patch Panel  
Nombre del Rock

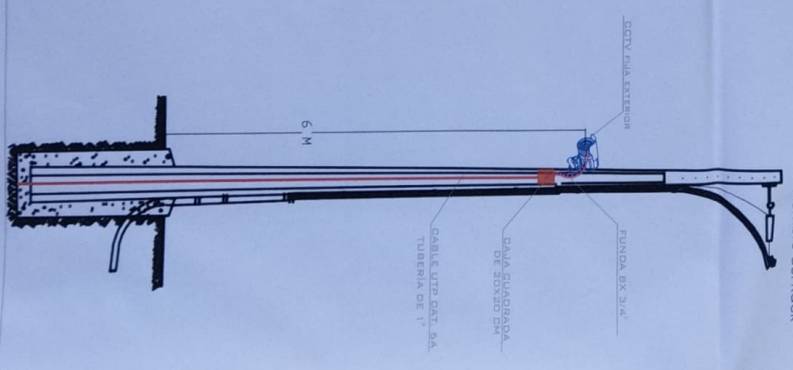

MINISTERIO DE EDUCACIÓN



RESPONSABLES  
 ING. THERESA ROSA SUTAY JARAMA  
 DIRECTORA PROVINCIAL DE EDUCACIÓN ZONAL  
 ING. FRANCISCO JAVIER AYALA MAZINO  
 DIRECTOR PROVINCIAL DE EDUCACIÓN ZONAL  
 ING. GABRIEL ALEXANDER  
 INGENIERO EN SISTEMAS DE TELECOMUNICACIONES

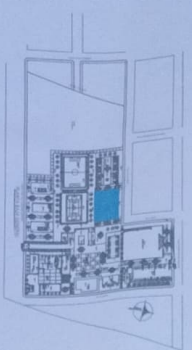

LCC-CELE-002-2020

"CONTRATACIÓN DE ESTUDIOS Y DISEÑOS PARA LA IMPLANTACIÓN ARQUITECTÓNICA DE LA UNIDAD EDUCATIVA ESTADINARIZADA DEL MALENO TIPOLOGIA MANOR "CASCALES" UBICADA EN LA PARROQUIA EL DORADO DE CASCALES, CANTON CASCALES, PROVINCIA DE SUCUMBIOS."

UNIDAD EDUCATIVA CASCALES

CANTON CASCALES PROVINCIA SUCUMBIOS

BLOQUE 2 DE 12 AULAS PLANTA BAJA CCTV

INDICADAS	FECHA	LÁMINA N°
2021		ELE - 24