



CUARTO DE MÁQUINAS Y BOMBAS PLANTA BAJA

PZ-27

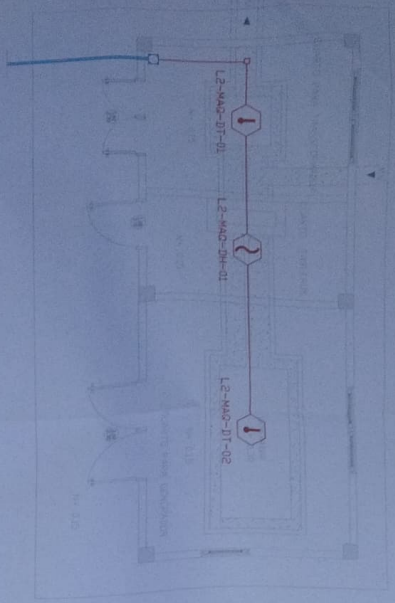

PZ-18

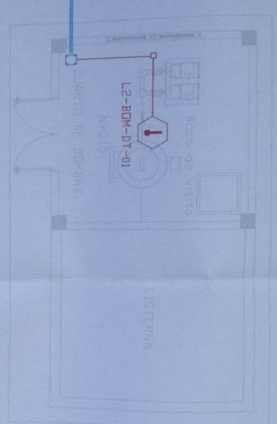


ESCALA 1:50

CUARTO DE MÁQUINAS

HACIA GARITA

 
DESDE ADMINISTRACION



CUARTO DE BOMBAS

HACIA INICIAL 2


 
DESDE INICIAL 3



CANTIDAD	SIMBOLOGIA
01	Detector de Fumo
03	Detector de Incendio en Estación Manual
—	Luz Embarcación con Sirena
—	Módulo de Almacenamiento
—	Módulo de Control
—	Avanzado Remoto
—	Sistema Analógico con Sirena 24VDC
02	Piso de revisión de 10x10x10cm
—	Banido eléctrico por piso
—	Banido eléctrico por unidad
—	Banido eléctrico por unidad
—	Cable 2 x 14 AWG Antifuego en Tubería PVC para Lado de Comunicación
—	Cable 2 x 14 AWG Antifuego en Tubería PVC para Alimentación de Luzes Embarcación
—	Luz de Señalización de Salida
—	Luz de Emergencia

LX-BIB-MA01-DH-05	Alimento de Equipo dentro del Bloque
—	Tipo de Equipo
—	Código del Módulo de Almacenamiento del Bloque
—	Norma de Bloque
—	Norma de Lado de Comunicación


DETALLE PARA MONTEAR EN LOS DETECTORES EN TIPO FALLO

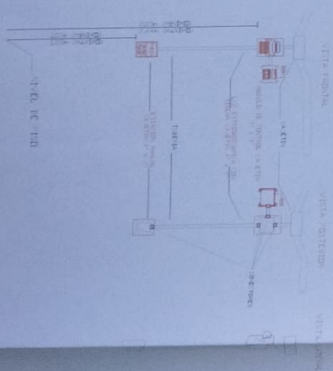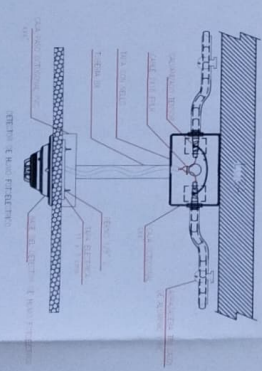

MINISTERIO DE EDUCACIÓN



PROYECTO DE INGENIERIA
ING. VERONICA GARCIA LA ELVA JARRO
COORDINADORA GENERAL DE EDUCACION PARA LA
ADMINISTRACION DE CARREROS

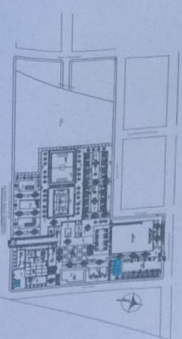

LCC-C2IE-002-2020

"CONTRATACION DE ESTUDIOS Y DISEÑOS PARA LA IMPLANTACION
MUESTRAS DE LA UNIDAD EDUCATIVA ESTANDARIZADA DEL
NIVEL DE CASCALES, CANTON CASCALES, PROVINCIA DE SUCUMBIOS".

UNIDAD EDUCATIVA CASCALES

CASCALES

SUCUMBIOS

CUARTO DE MÁQUINAS Y BOMBAS
SISTEMA DE DETECCIÓN DE INCENDIOS

INDICADAS	FECHA	LÁMINA N°
2021		ELE - 38