




# BLOQUE 1 DE 12 AULAS PLANTA BAJA

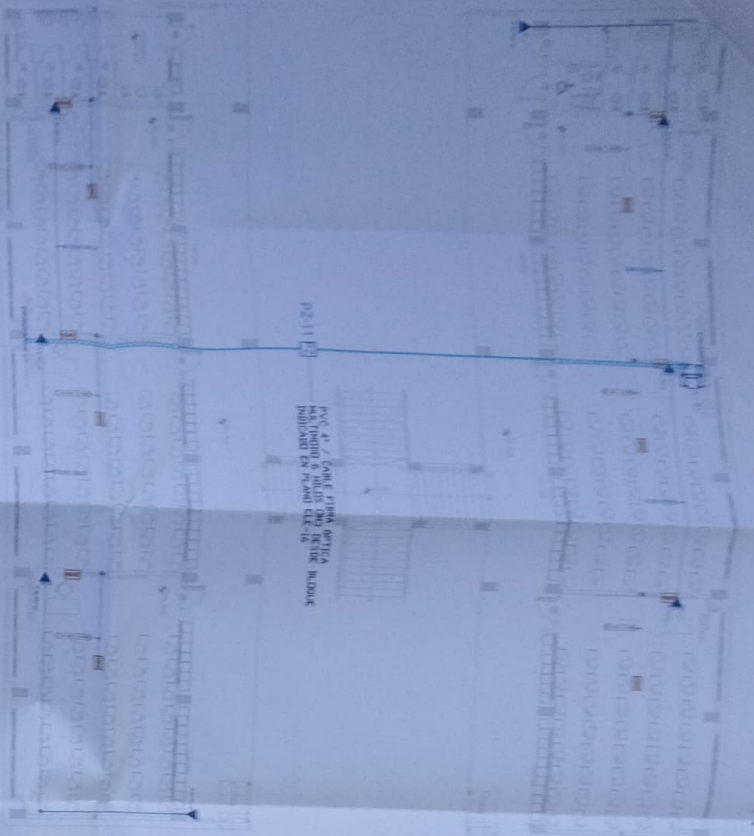

ESCALA 1:100

1	R-B1-P01-01
2	R-B1-P01-02
3	R-B1-P01-03
4	R-B1-P01-04
5	R-B1-P01-05
6	R-B1-P01-06
7	R-B1-P01-07
8	R-B1-P01-08
9	R-B1-P01-09
10	R-B1-P01-10
11	R-B1-P01-11
12	R-B1-P01-12
13	R-B1-P01-13
14	R-B1-P01-14
15	R-B1-P01-15
16	R-B1-P01-16


CANTIDAD	SÍMBOLO	DESCRIPCIÓN
06	▲	Sillas ergo tipo pleg
00	▲	Sillas ergo tipo pleg
00	▲	Sillas ergo tipo pleg
00	▲	Sillas ergo tipo pleg
00	▲	Sillas ergo tipo pleg
01	▲	Sillas ergo tipo pleg
06	▲	Sillas ergo tipo pleg
00	▲	Sillas ergo tipo pleg
12	▲	Sillas ergo tipo pleg
01	▲	Sillas ergo tipo pleg
16	▲	Sillas ergo tipo pleg
02	▲	Sillas ergo tipo pleg
04	▲	Sillas ergo tipo pleg

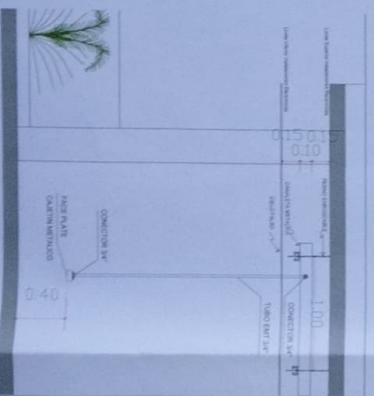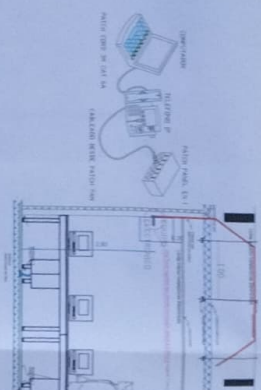

MINISTERIO DE EDUCACIÓN



CONTRATACIÓN DE ESTUDIOS Y DISEÑOS PARA LA IMPLEMENTACIÓN DE LA UNIDAD EDUCATIVA ESTADONUEVA DEL MUNICIPIO DE CASCALES, CANTÓN CASCALES, PROVINCIA DE SUCUMBIOS.

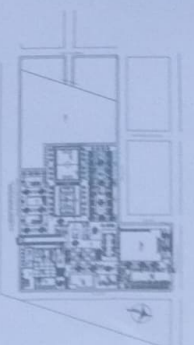

UNIDAD EDUCATIVA CASCALES

BLOQUE 1 DE 12 AULAS  
PLANTA BAJA  
CABLEADO ESTRUCTURADO

ELE - 03