

MINISTERIO DE EDUCACIÓN



COOPERATIVA ZONAL DE EDUCACIÓN ZONA 1

INGENIERIA ELECTRONICA

ESQUEMA DEL PROYECTO



LCC-CZ1E-002-2020

"CONTRATACIÓN DE ESTUDIOS Y DISEÑOS PARA LA IMPLANTACIÓN ARQUITECTÓNICA DE LA UNIDAD EDUCATIVA ESTANDARIZADA DEL MILENIO TIPOLOGÍA MAYOR "CASCALES", UBICADA EN LA PARROQUIA EL DORADO DE CASCALES, CANTÓN CASCALES, PROVINCIA DE SUCUMBIOS".

UNIDAD EDUCATIVA CASCALES

CASCADES

SUCUMBIDOS

CONTENTS

GARITA
PLANTA BAJA
CCTV

BELLCS MUNICIPALES


ESPAÑA	FECHA
INDICADAS	2021

LEADER N°
ELE - 22


```

R-AD-POI-01
├── Posición en Patch Panel
├── Nombre del Patch Panel
└── Nombre del Rack


```

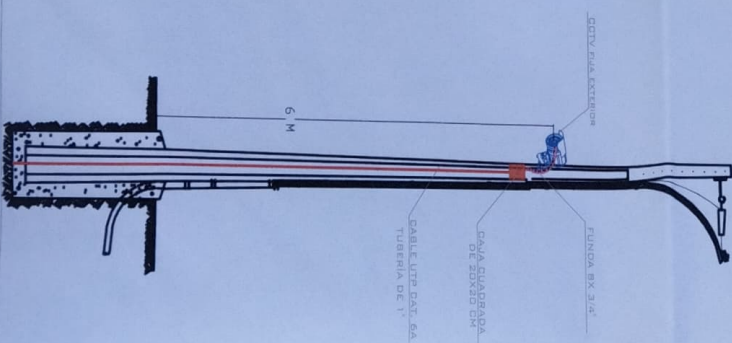

ESCALA 1:100

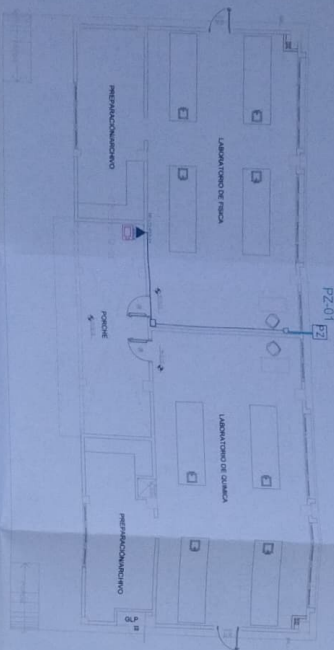

DETALLE 1

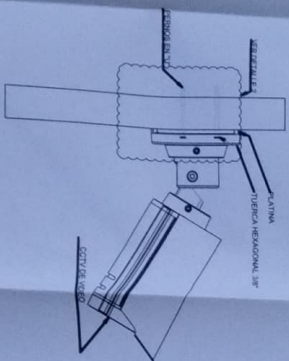

DETALLE 2

