


BAR PLANTA BAJA

PVC 4" / 3 X F/UTP CAT 6A EN FUNDA BX EN TUBERIA DESDE BLOQUE INDICADO EN PLANO ELE-16

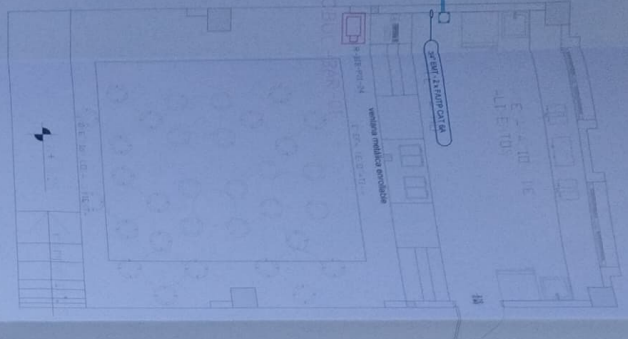


NOTA:
PARA LOS BLOQUES DE COMEDOR Y SALA PROFESORES VER PLANO ELE-26

ESCALA 1:50

CANTIDAD	SIMBOLOGIA	DESCRIPCION
05	▲	Soldado simple CCTV panel
00	▲	Soldado simple CCTV Monitor
01	PZ	Pozo de revision 60x60x90 CM
00		Bandejo metálico por piso
00		Bandejo metálico por túmbodo
00	□	Rock Comunicaciones
03	—	Tubería PVC 4"
01	□	Caja metálica de piso 15x15cm
00	□	Cámara IP Tipo domo para interior
05	□	Cámara IP Tipo bullet para exterior

R-ADM-P01-01
Posición en Patch Panel
Nombre del Patch Panel
Nombre del Rack

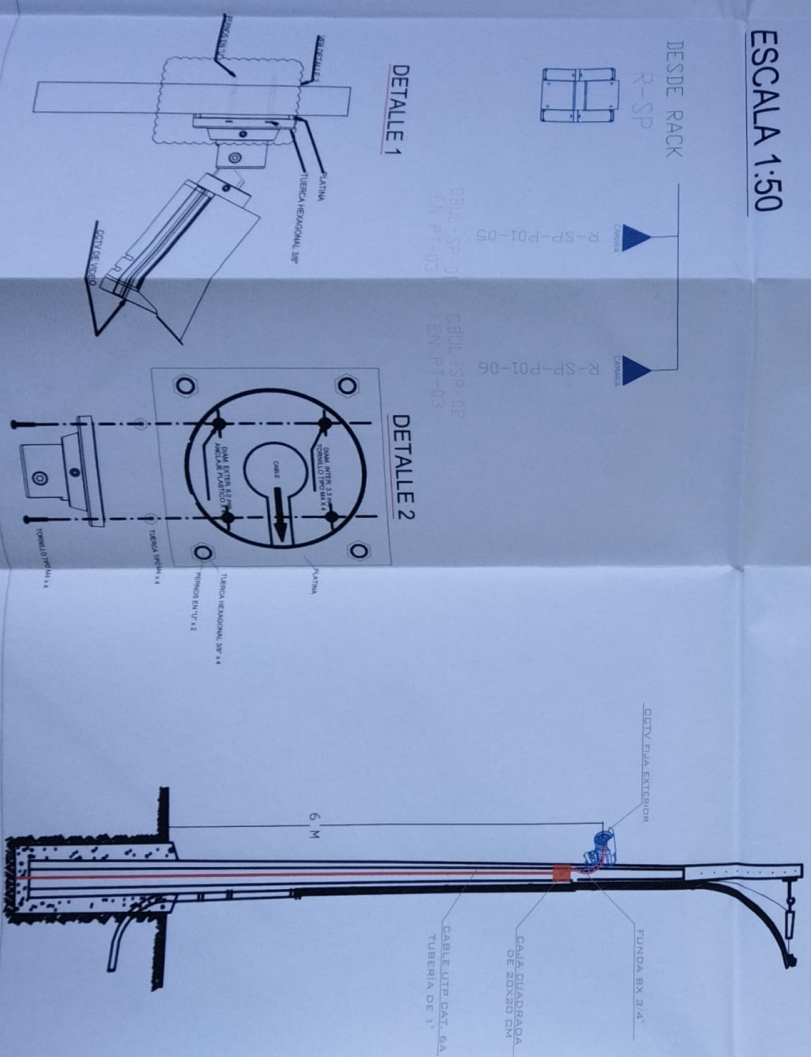

DETALLE 1


DETALLE 2

DETALLE 1
DETALLE 2

MINISTERIO DE EDUCACIÓN



REPRESENTANTES
DRA. GABRIELA SILVA JARRIN
GOBIERNO DEL ESTADO DE TOLUCA
DRA. GABRIELA SILVA JARRIN
GOBIERNO DEL ESTADO DE TOLUCA
DRA. GABRIELA SILVA JARRIN
GOBIERNO DEL ESTADO DE TOLUCA

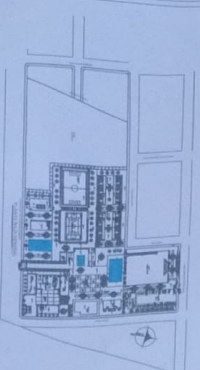

LCC-221E-002-2020

"CONTRATACIÓN DE ESTUDIOS Y DISEÑOS PARA LA IMPLANTACIÓN ARQUITECTÓNICA DE LA UNIDAD EDUCATIVA ESTANIZADA DEL DORADO DE CASCALES, CANTÓN CASCALES, PROVINCIA DE SUCUMBIOS"

UNIDAD EDUCATIVA CASCALES

CANTÓN	PROVINCIA
CASCALES	SUCUMBIOS
CONTENIDO BAR, COMEDOR Y SALÓN DE USO MÚLTIPLE Y SALA DE PROFESORES PLANTA BAJA CCTV	
ESCALA	FECHA
INDICADOS	2021
ELE - 25	