




ADMINISTRACIÓN PLANTA BAJA

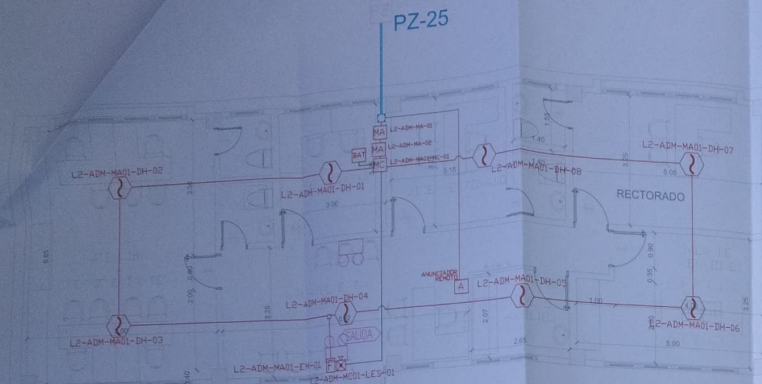



ESCALA 1:50

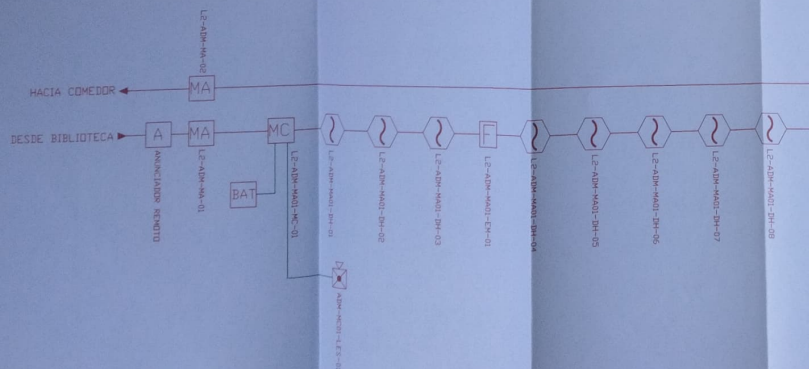

CANTIDAD	SIMBOLOGIA
08	Detector de Humo
—	Detector de Temperatura
01	Estación Manual
01	Luz Estroboscópica con Sirena
02	Módulo de Alimentación
01	Módulo de Control
—	Annunciador Remoto
01	BAT
01	Sistema Auxiliar alimentación 24VDC
01	Piso de revisión de 40x40x10cm
—	Bandeja metálica por piso
—	Bandeja metálica por luminaria
—	Central del Sistema de Incendios
54.06m Cable 566m Tubero	Cable 2 x 16 AWG Antilleno en tubería 3/4" para Lazo de Comunicación
01	Cable 2 x 16 AWG Antilleno en tubería 3/4" para Alimentación de Luzes Estroboscópicas
01	Letrero de Señalización de Salida
01	Lámpara de Emergencia

 

DETALLE PARA MONTAJE DE LOS DETECTORES EN TECHO FALSO

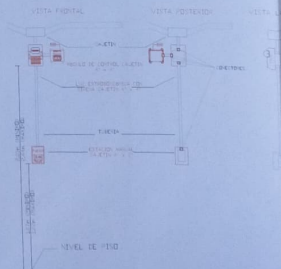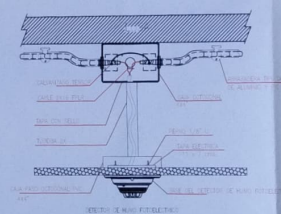

MINISTERIO DE EDUCACIÓN



RESPONSABLES:

ING. VERÓNICA GABRIELA SILVA JARÍN
COORDINADORA ZONAL DE EDUCACIÓN ZONA 1


ING. FRANCISCO JAVIER AYALA PAZMÁN
ENCARGADO CONSULTORA

ING. GABRIELA RUIZ GARCÍA
ADMINISTRADORA DE CONTRATO

ING. TACHA BREA LIMA CORDERO
ADMINISTRADORA DE CONTRATO

ING. PERUGUICH FLORES
INGENIERO ELÉCTRICO

ESQUEMA DEL PROYECTO

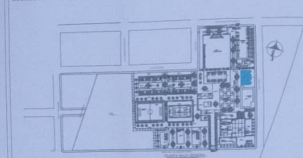

LCC-CZIE-002-2020

"CONTRATACIÓN DE ESTUDIOS Y DISEÑOS PARA LA IMPLANTACIÓN ARQUITECTÓNICA DE LA UNIDAD EDUCATIVA ESTANDARIZADA DEL NIVELINO TIPOLOGÍA MAYOR "CASCALES", UBICADA EN LA PARROQUIA EL DORADO DE CASCALES, CANTÓN CASCALES, PROVINCIA DE SUCUMBIOS".

UNIDAD EDUCATIVA:

UNIDAD EDUCATIVA CASCALES

CANTÓN:

CASCALES

PROVINCIA:

SUCUMBIOS

CONTIENE:

ADMINISTRACIÓN
PLANTA BAJA
SISTEMA DE DETECCIÓN DE INCENDIOS

ESCALA:

INDICADAS

FECHA:

2021

LÁMINA N°:

ELE - 30

SECCIONES MUNICIPALES