


# COMEDOR - SALÓN DE USO MÚLTIPLE PLANTA BAJA

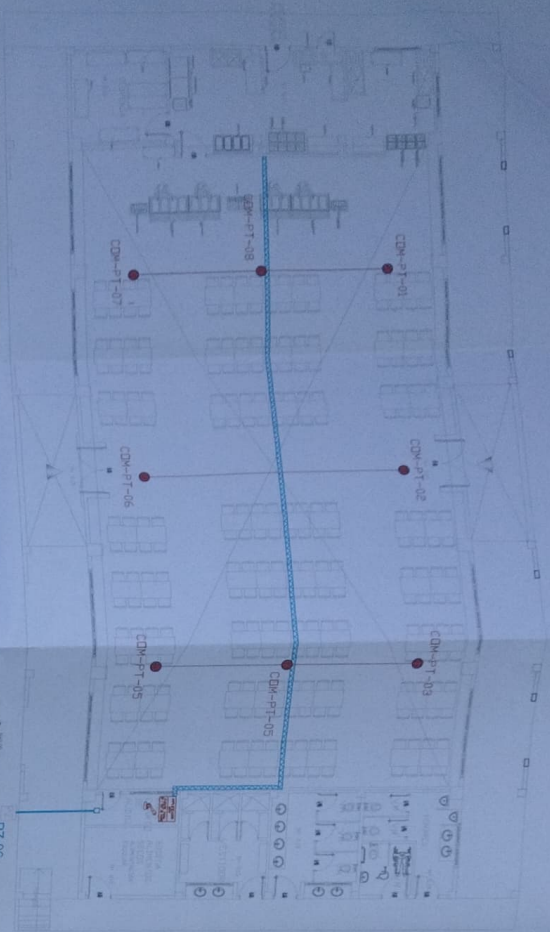

ESCALA 1:100

FUENTE PARA  
IN / OUT DE AUDIO  
AMPLIFICADOR  
120W

CDM-PT-01

CDM-PT-02

CDM-PT-03

CDM-PT-04



CDM-PT-05

CDM-PT-06

CDM-PT-07

CDM-PT-08

CANTIDAD	SIMBOLOGIA
08	Potencia 10W en Techo
01	Potencia 30W tipo Bocina
01	Amplificador 120W
01	Amplificador 480W
01	Medidor Analógico
01	Cable 2 x 14 AWG de Audio en Tubo de 1/2"
01	Fuente para Entradas / Salidas de Audio

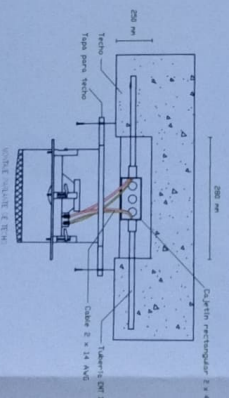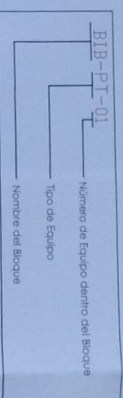


MINISTERIO DE EDUCACIÓN



NO. VOUCHER DE LA UNIDAD EDUCATIVA ESTADONIZADA DEL DORADO DE CASCALES, CANTÓN CASCALES, PROVINCIA DE SUCUMBIOS

NO. VOUCHER DE LA UNIDAD EDUCATIVA ESTADONIZADA DEL DORADO DE CASCALES, CANTÓN CASCALES, PROVINCIA DE SUCUMBIOS

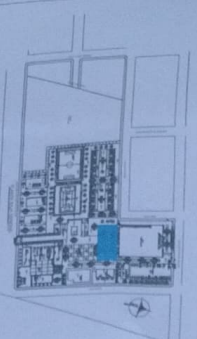

CCC-2216-001-2020

UNIDAD EDUCATIVA CASCALES

CASCALES

SUCUMBIOS

COMEDOR

SISTEMA DE AUDIO Y SONIDO

ELE - 51

INDICADAS 2021