

CALLE SIN NOMBRE

AREA VERDE

LMITE DE PROYECTO

CALLE SHUARAS (0120)

CALLE PERIMETRAL (0159)

LMITE DE PROYECTO

CALLE 11 DE JULIO

CALLE ROGERIO SANTANA (0173)


PLANTA BAJA GENERAL  
ESCALA 1:500

NORTE

SIMBOLOGIA

	TUBERIA AGUA POTABLE
	PUNTO DE AGUA
	TEE
	CODO 90°
	VALVULA CHECK
	VALVULA DE CIERRE
	TANQUE HIDRONUMATICO
	MEJORADOR DE AGUA
	FLOTADOR VALVULA NIVEL
	REDUCTOR

MINISTERIO DE EDUCACIÓN

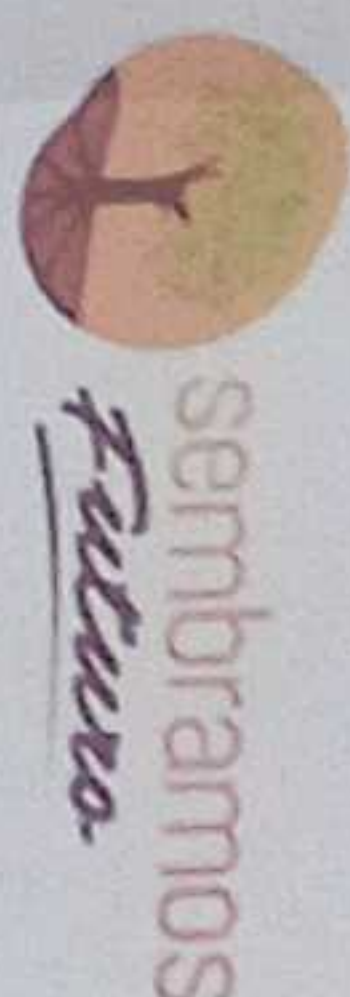

REPRESENTANTE

ING. YIBRONA GABRIELA SILVA JARRIN

ING. MONICA ALVARADO JACOBAY

ING. FRANCISCO JAVIER AYALA PALMIÑO

ING. MONICA ALVARADO JACOBAY

BRANCA CONSULTORIA

DISEÑO: CORDO MORALES LUCAS

ESQUEMA DE PROYECTO

LCC-CZ1E-001-2020

"CONTRATACIÓN DE ESTUDIOS Y DISEÑOS PARA LA IMPLANTACIÓN ARQUITECTÓNICA DE LA UNIDAD EDUCATIVA ESTANDARIZADA DEL MILENIO TIPOLOGÍA MAYOR "SHUSHUFINDI", UBICADA EN LA PARROQUIA SHUSHUFINDI CENTRAL, CANTÓN SHUSHUFINDI, PROVINCIA DE SUCUMBIOS".

UNIDAD EDUCATIVA SHUSHUFINDI

CANTÓN

SHUSHUFINDI

PROVINCIA

SUCUMBIOS

CONTIENE

RED DE AGUA POTABLE  
PLANTA BAJA GENERAL  
CUADRO DE NOMENCLATURA

ESCALA

INDICADAS

2021

LÁMINA N°

AP - 01

SELLOS MUNICIPALES



GRADERIO



NORTE

VER LÁMINA AP - 03

N+0.15  
CUARTO DE  
TRANSFORMADORESTACIONAMIENTO  
VISITAS

N+/-0.00

ESTACIONAMIENTO BICICLETA

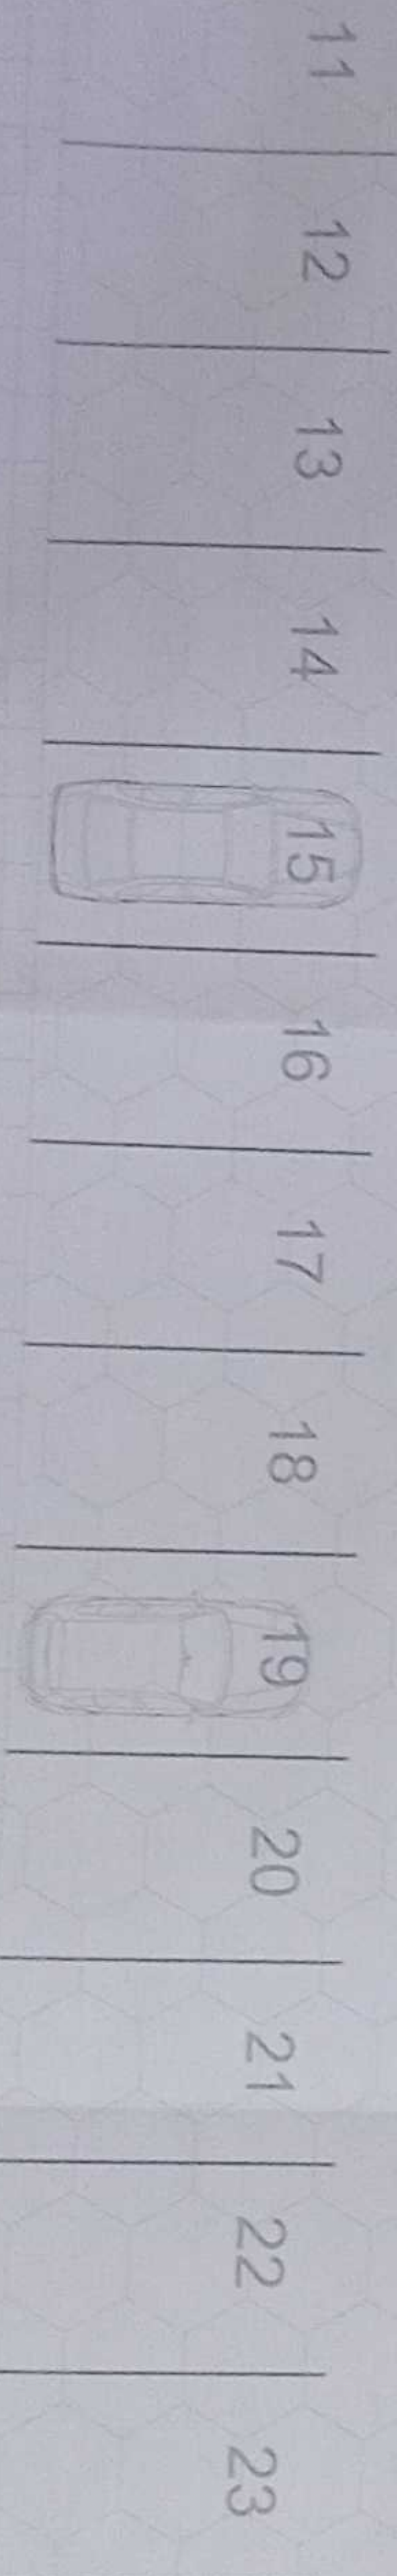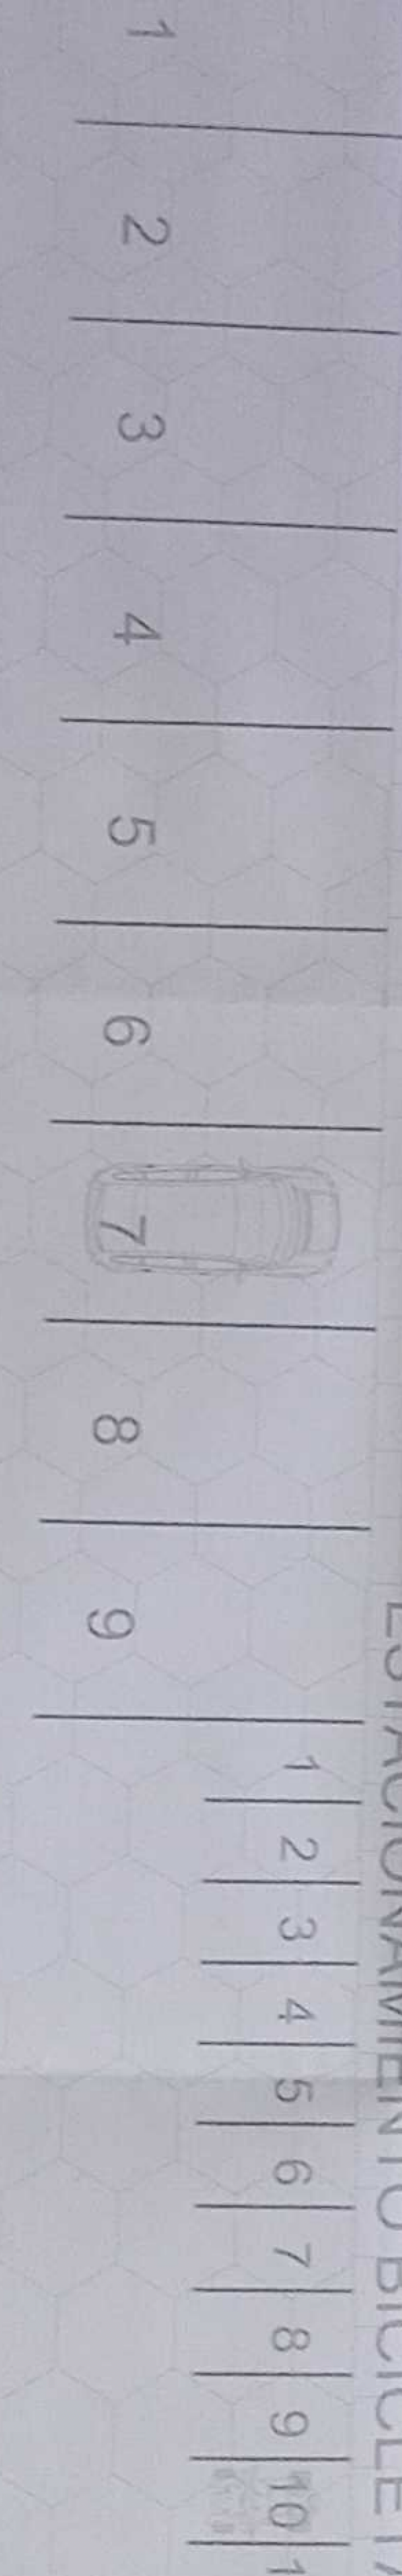


SIMBOLOGIA

—	TUBERIA AGUA POTABLE
—	PUNTO DE AGUA
—	TIC
—	CORRO 90°
—	MONTANTE
—	VALVULA CHECK
—	VALVULA DE CERRAMIENTO
—	TANQUE HIBRIDO/ALTERNATIVO
—	MEJORER DE AGUA
—	FLOTADOR, VALVULA NIVEL
—	REDUCTOR

N+0.15  
ACERAPLANTA BAJA CUARTO DE TRANSFORMADOR Y ESTACIONAMIENTO  
ESCALA 1:100

MINISTERIO DE EDUCACIÓN

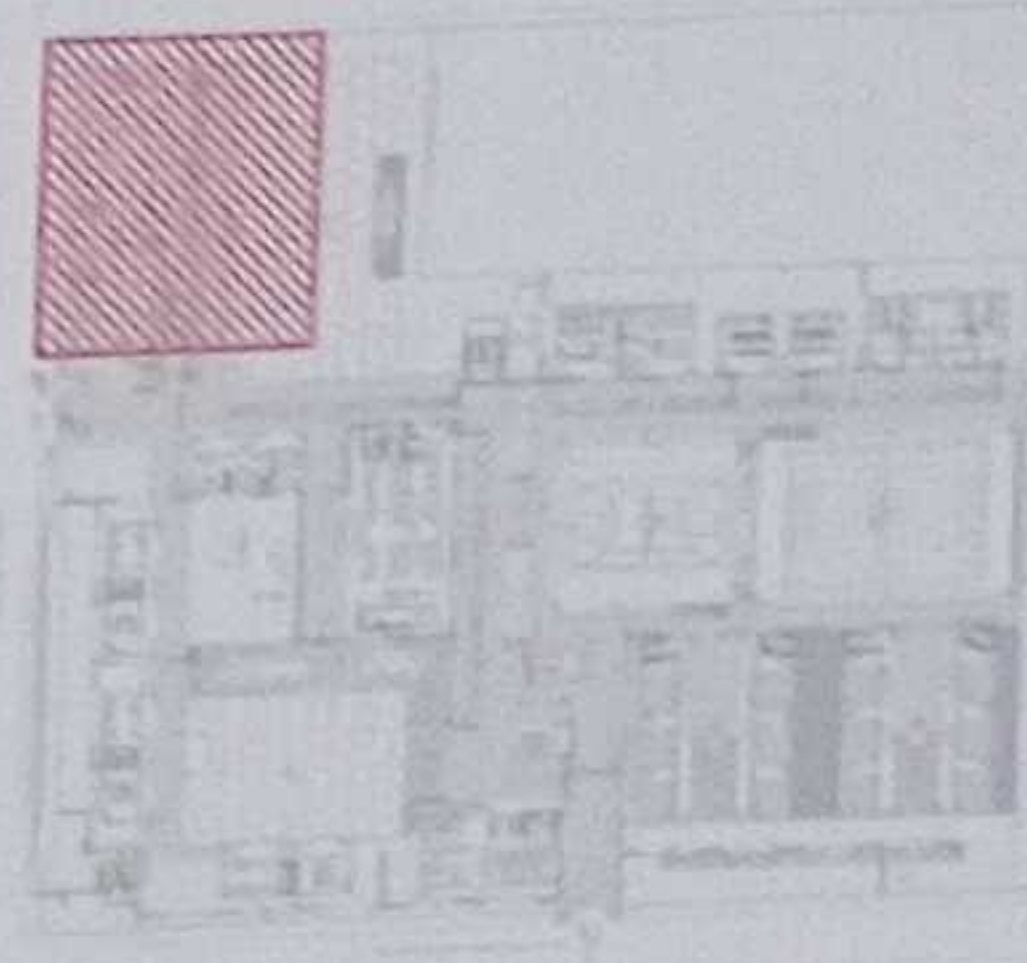sembramos  
FuturoGOBIERNO  
DE TODOSRTO. INGENIERA JAVIER AYALA JARAMA  
COORDINADORA GENERAL DE EDUCACIÓN  
RTO. INGENIERO JAVIER AYALA JARAMA  
COORDINADOR GENERAL DE EDUCACIÓNRTO. INGENIERO JAVIER AYALA JARAMA  
COORDINADOR GENERAL DE EDUCACIÓN

LCC-CZ1E-001 2020

"CONTRATACIÓN DE ESTUDIOS Y DISEÑOS PARA LA IMPLANTACIÓN  
ARQUITECTÓNICA DE LA UNIDAD EDUCATIVA ESTANDARIZADA DEL  
MILENIO TIPOLOGÍA MAYOR "SHUSHUFINDI", UBICADA EN LA  
PARROQUIA SHUSHUFINDI CENTRAL, CANTÓN SHUSHUFINDI, PROVINCIA  
DE SUCUMBIOS".

UNIDAD EDUCATIVA SHUSHUFINDI


CANTÓN SHUSHUFINDI PROVINCIA SUCUMBIOS

CONTENIDO

RED DE AGUA POTABLE  
PLANTA BAJA CUARTO DE TRANSFORMADOR  
CUADRO NOMENCLATURA


ESCALA	FECHA	LÁMINA Nº
INDICADAS	2021	AP - 02



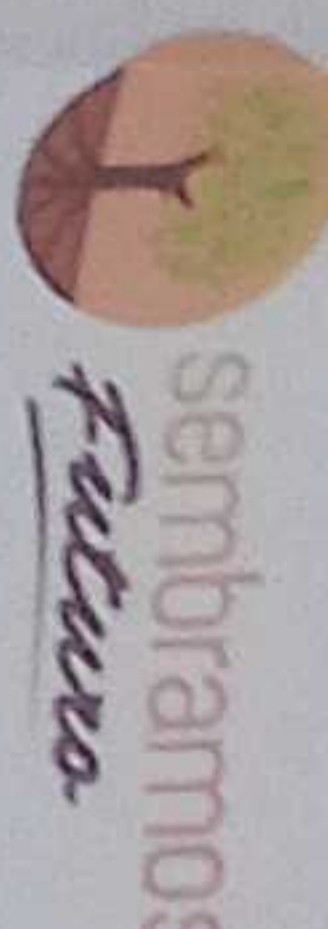

ING. VIBRICA GABRIELA SILVA JARRIN  
COORDINADORA GENERAL DE EDUCACIÓN  
ING. FRANCISCO JAVIER AYALA YALIANO  
DISEÑO: CÓDIGO MUNICIPAL 15-04-001

ING. VIBRICA GABRIELA SILVA JARRIN  
COORDINADORA GENERAL DE EDUCACIÓN  
ING. FRANCISCO JAVIER AYALA YALIANO  
DISEÑO: CÓDIGO MUNICIPAL 15-04-001

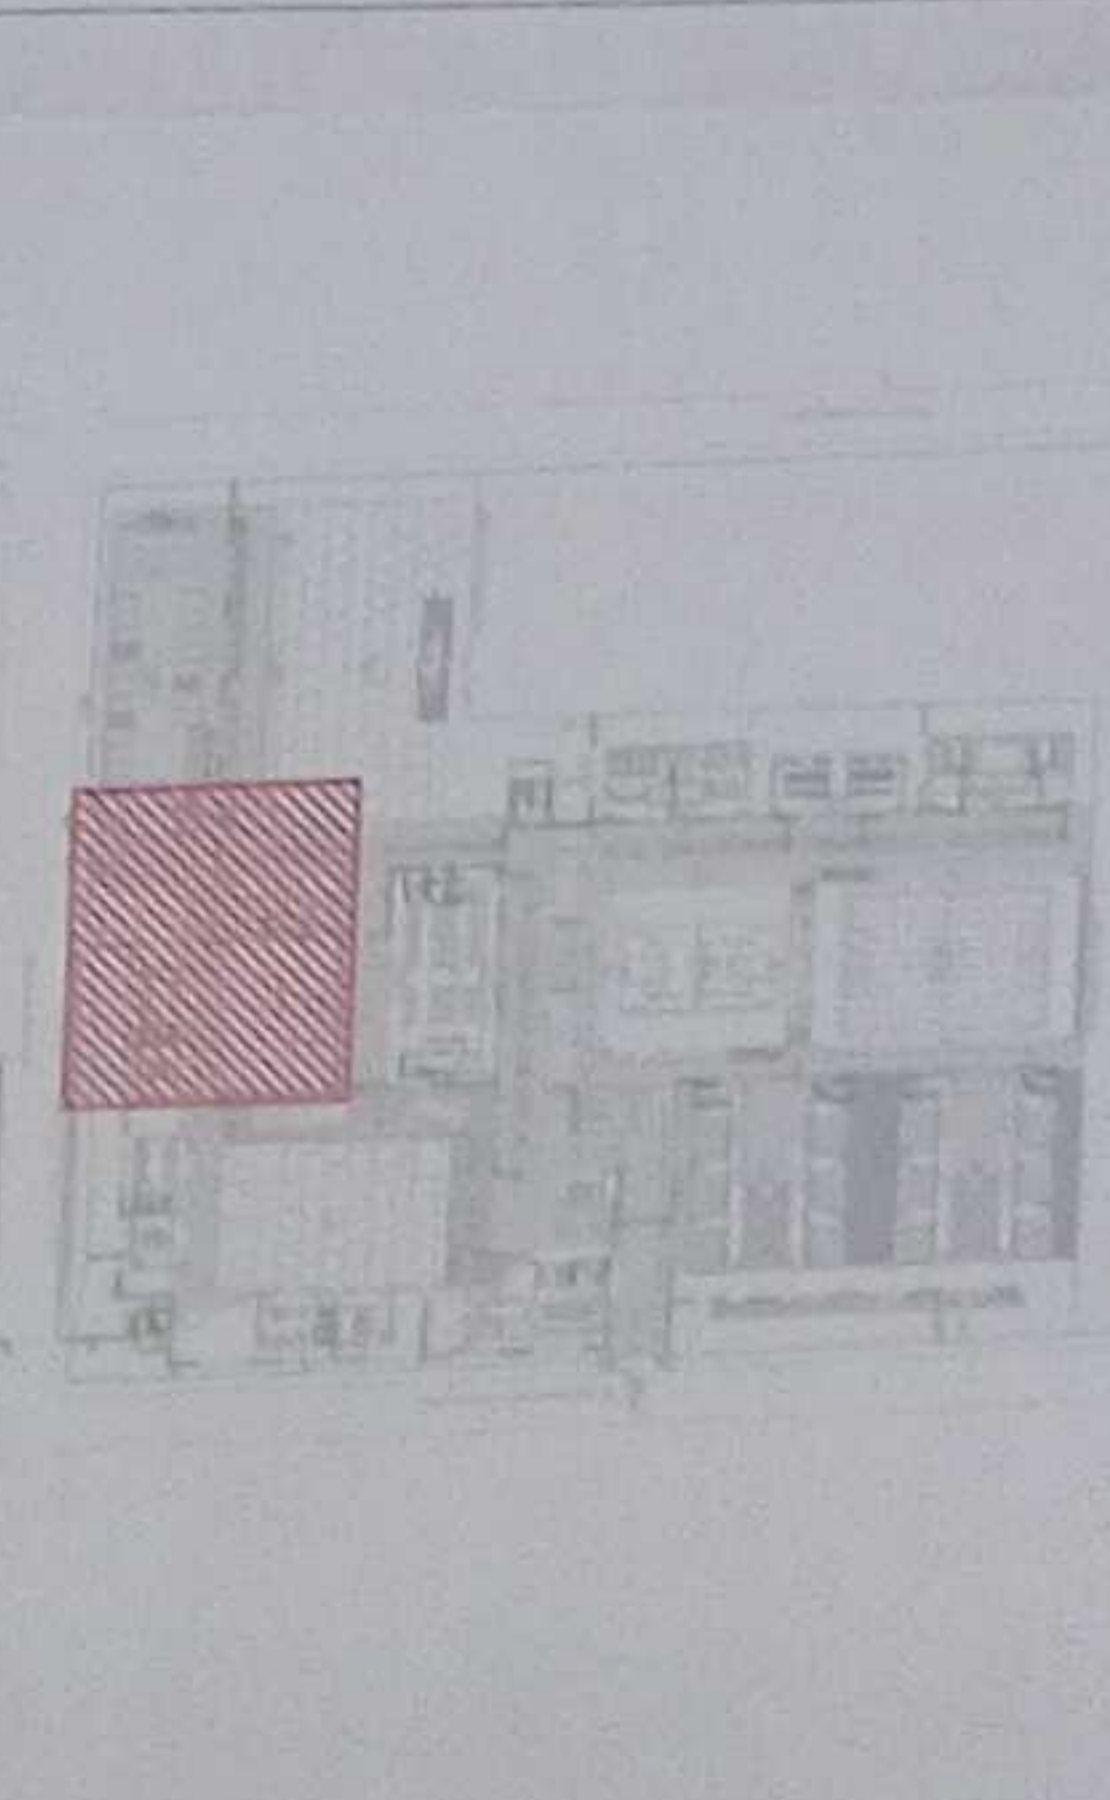

LCC-CZ1E-001-2020

"CONTRATACIÓN DE ESTUDIOS Y DISEÑOS PARA LA IMPLANTACIÓN ARQUITECTÓNICA DE LA UNIDAD EDUCATIVA ESTANDARIZADA DEL MUEÑO TIPOLOGÍA MAYOR 'SHUSHUFINDI' UBICADA EN LA PARROQUIA SHUSHUFINDI CENTRAL, CANTÓN SHUSHUFINDI, PROVINCIA DE SUCUMBIOS".


CANTÓN	SHUSHUFINDI	PROVINCIA	SUCUMBIOS
CONVENIO	RED DE AGUA POTABLE PLANTA BAJA ESTACIONAMIENTO PLANTA BAJA ADMINISTRACIÓN PLANTA BAJA EDUCACIÓN INICIAL CUADRO NOMENCLATURA		

ESCALA	FECHA	LÁMINA N.º
INDICADAS	2021	AP - 03
SELOS MUNICIPALES		

NORTE

AREA VERDE - JUEGOS  
INFANTILES


N+0.15

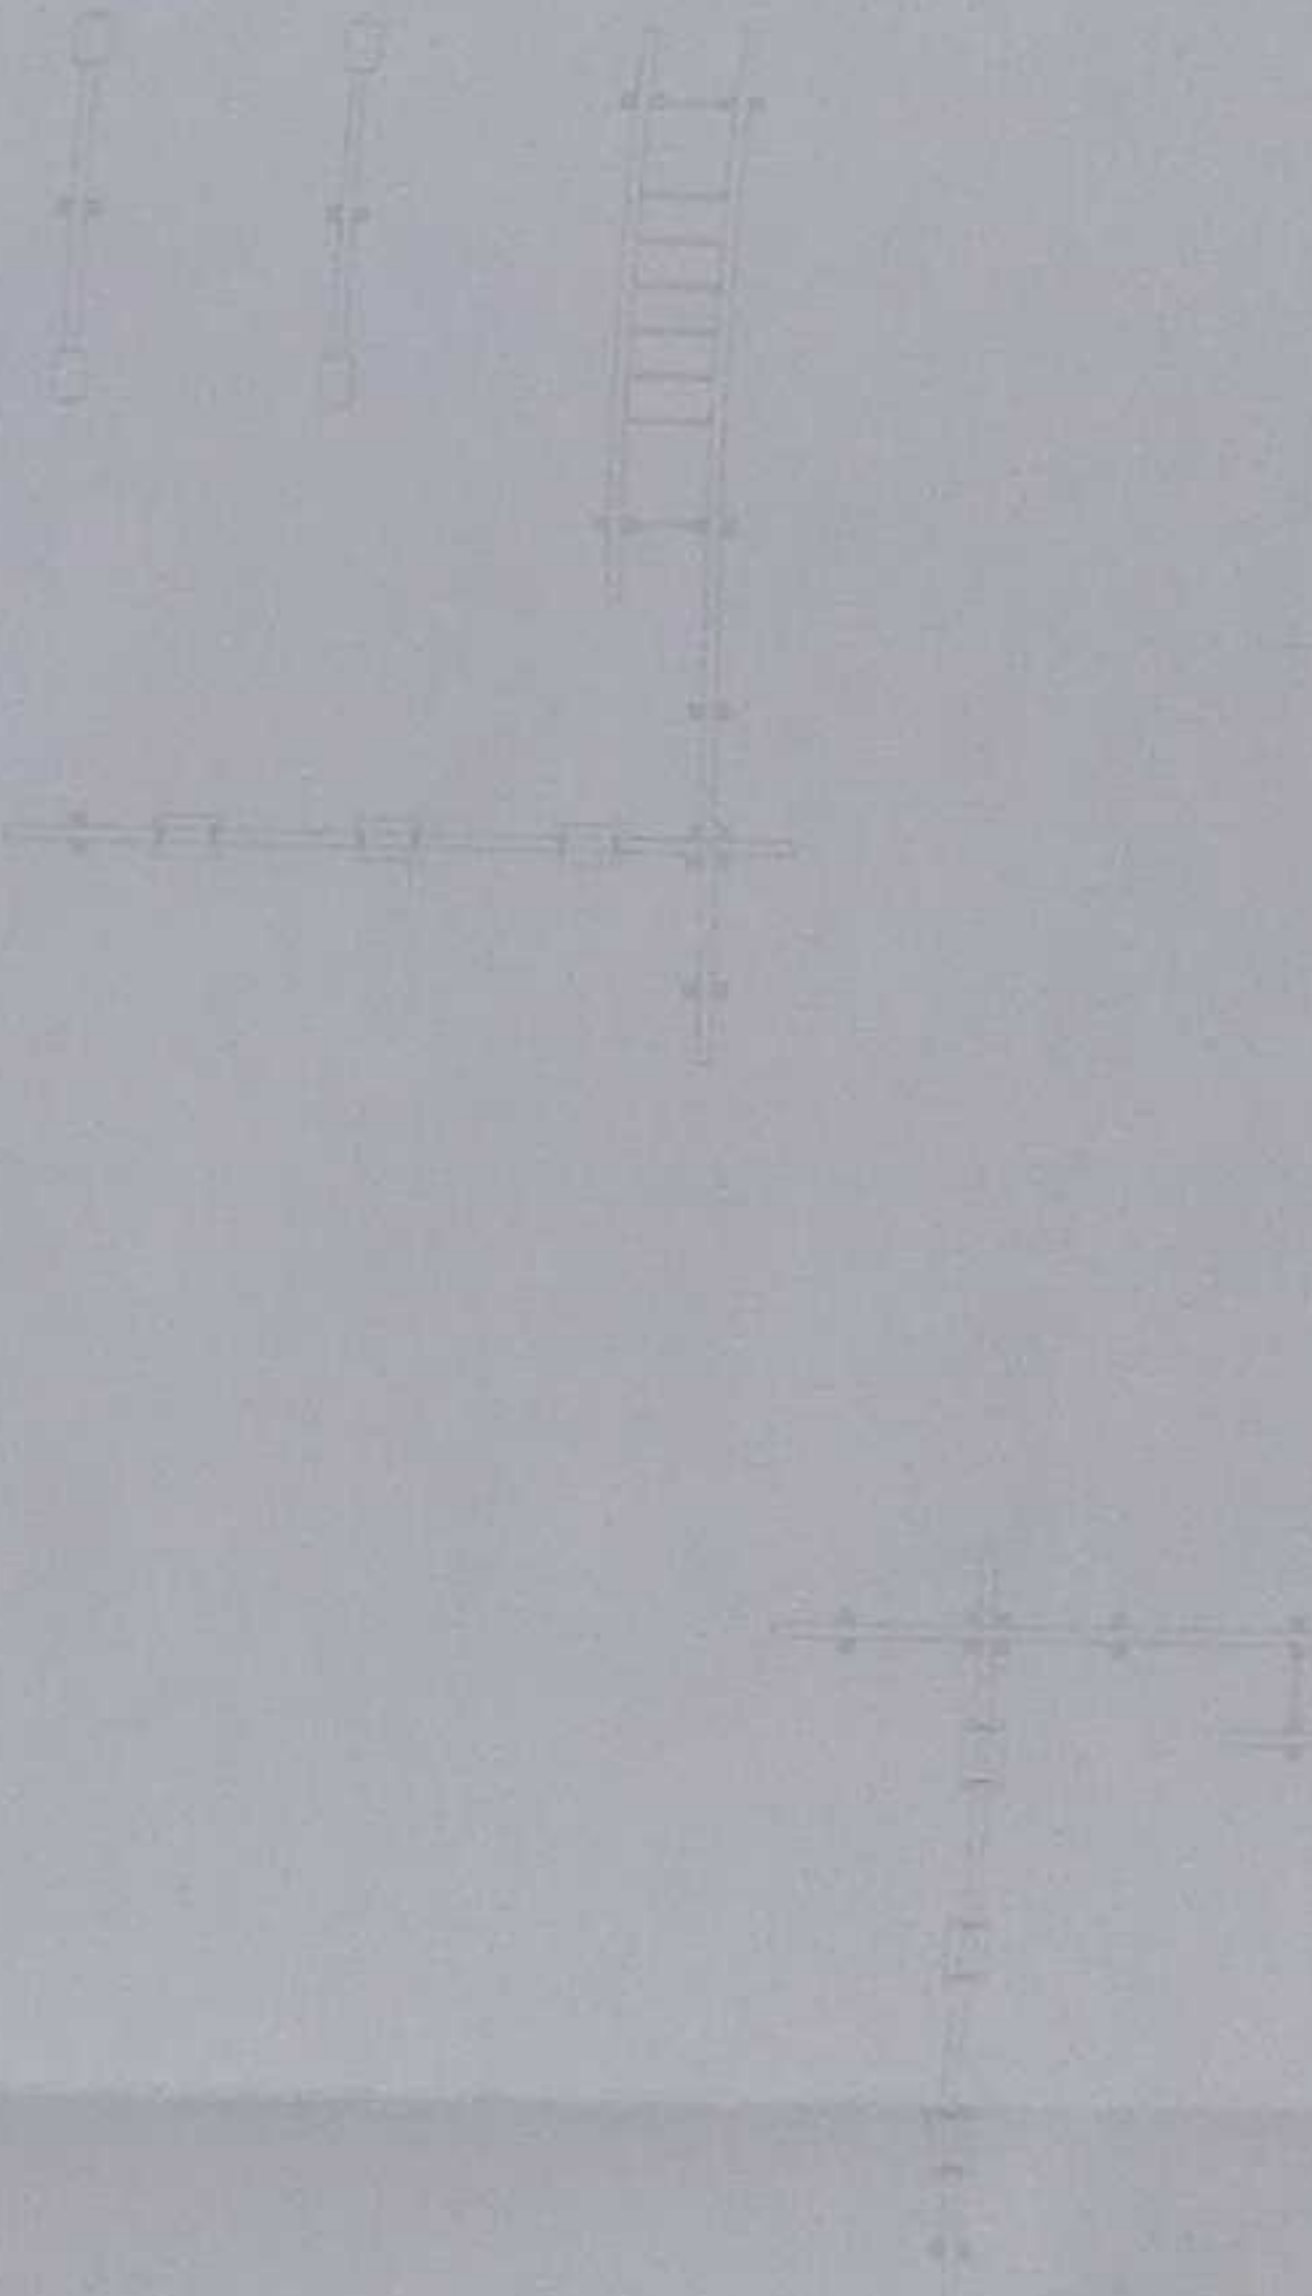

CIRCULACIÓN

ADMINISTRACIÓN


N+0.30

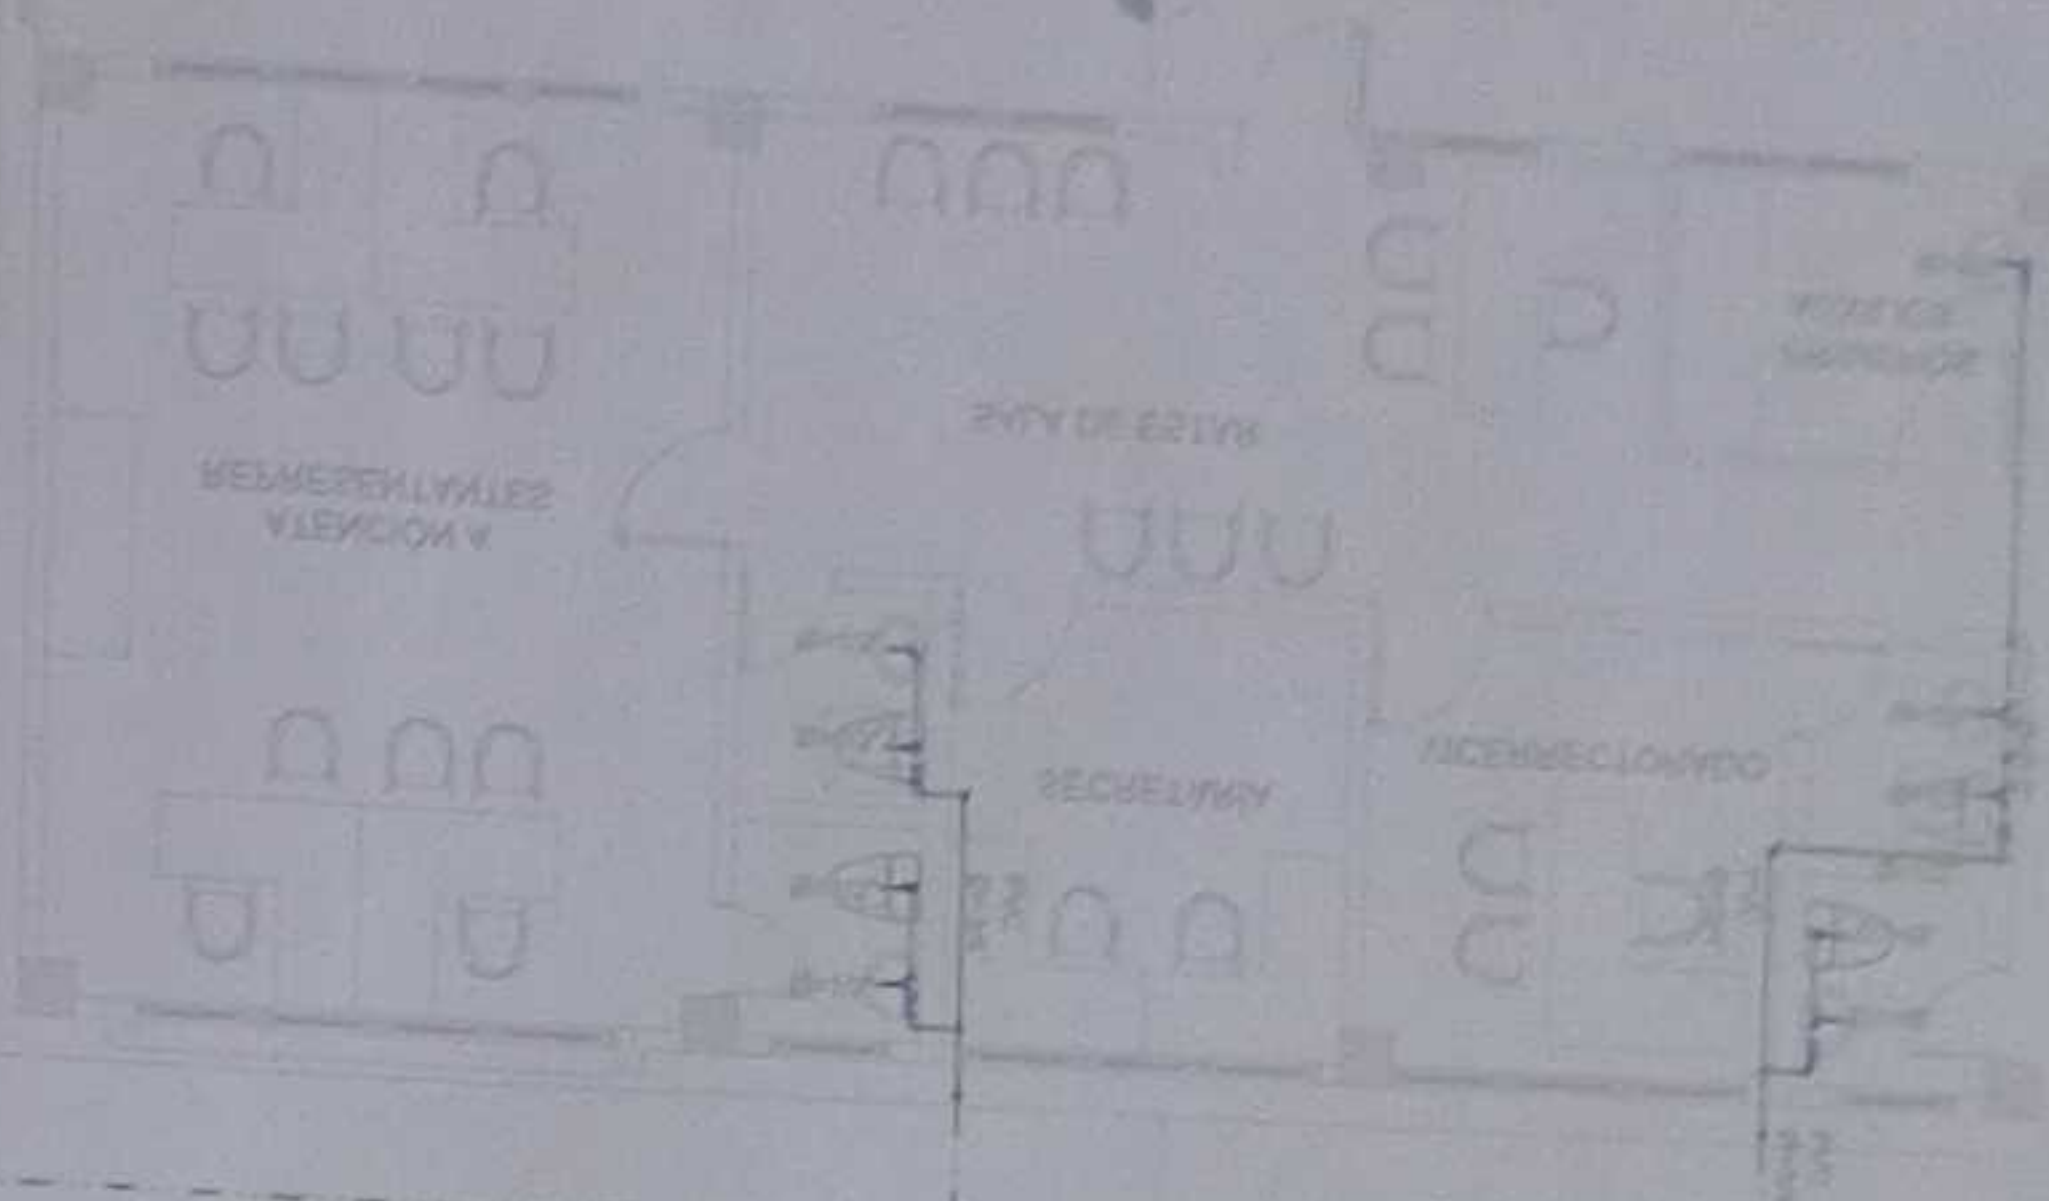

N+0.15

EDUCACIÓN INICIAL

N+0.30

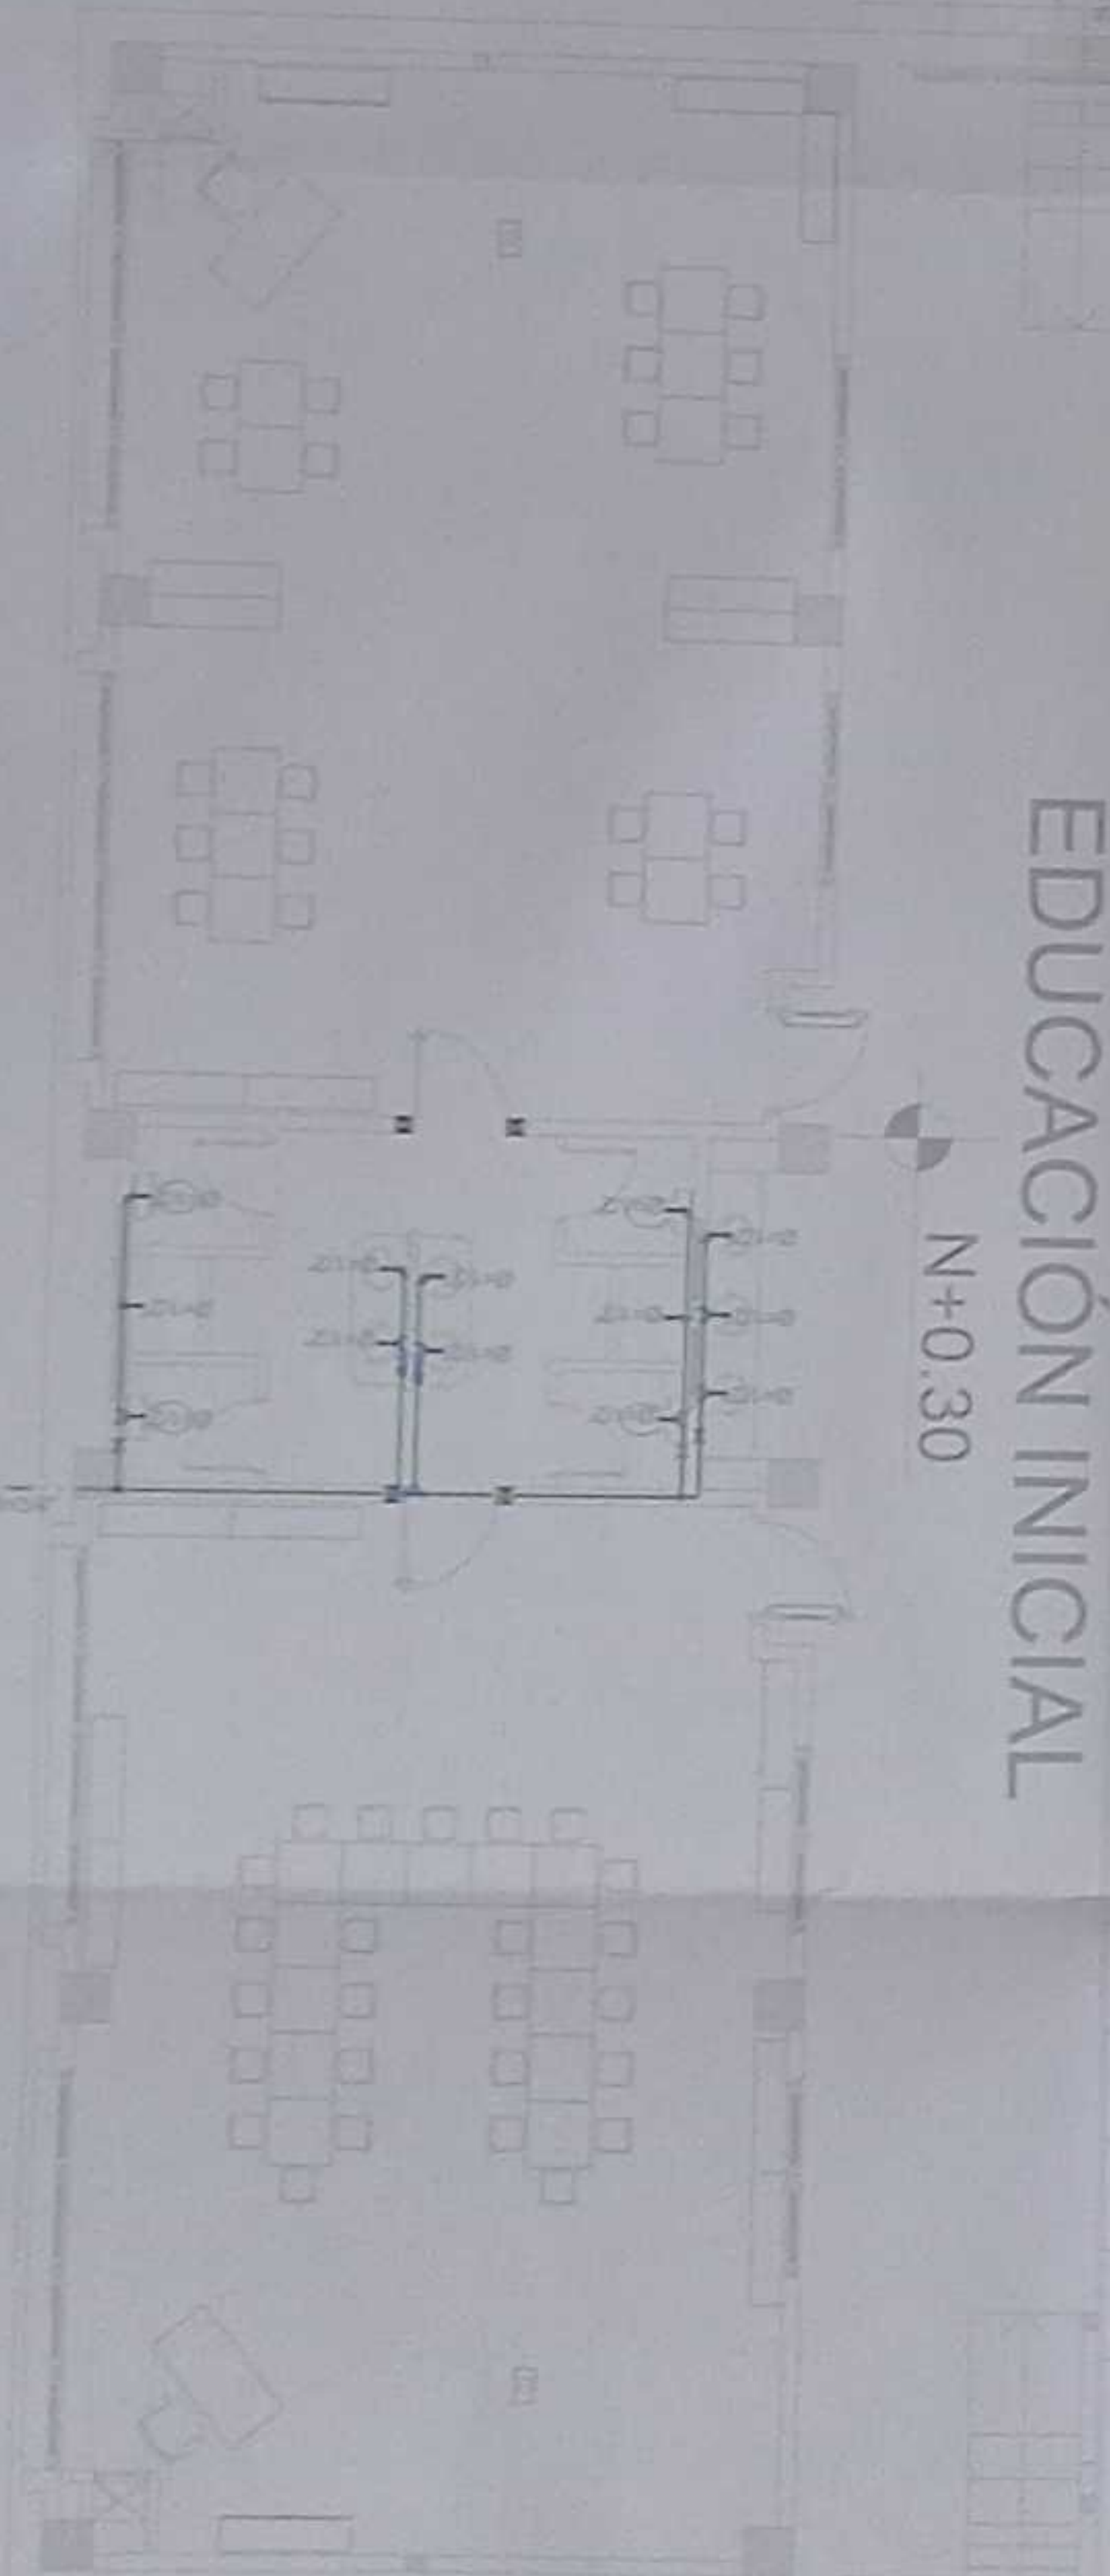


ACCESO  
VEHICULAR  
N+0.00

ACCESO  
PEATONAL  
N+0.15

N+0.15

LÍMITE DEL TERRENO

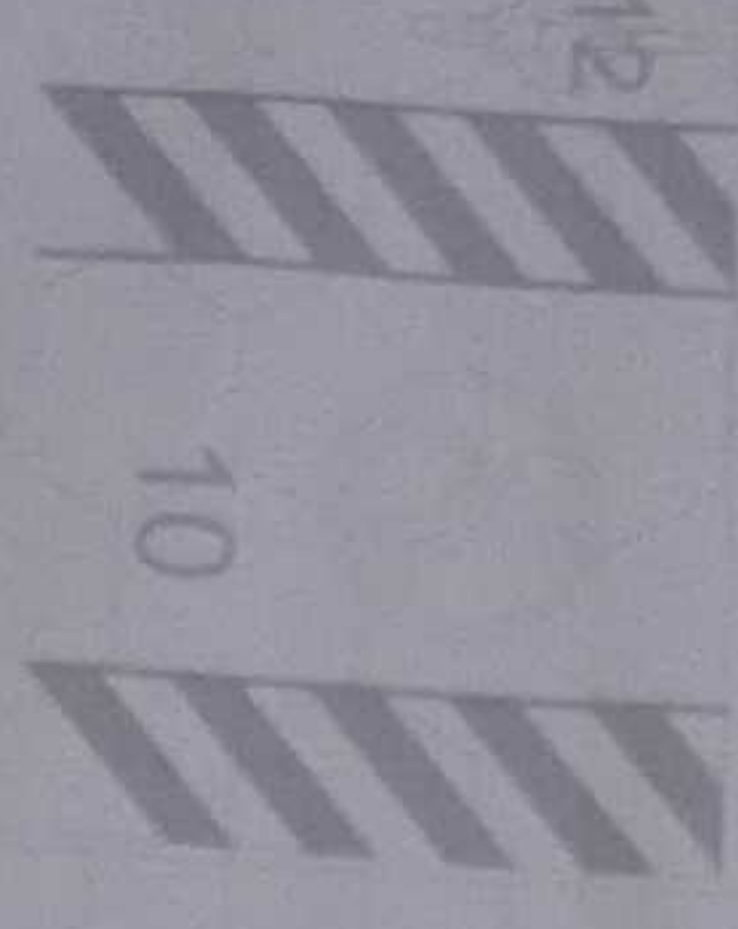

10

12



24

LÍMITE DEL TERRENO

PLANTA BAJA, ESTACIONAMIENTO, ADMINISTRACIÓN Y EDUCACIÓN INICIAL  
ESCALA 1:100



RAYUELAS

EDUCACIÓN INICIAL  
N+0.30

N+0.15

PARADA DE BUSES

CUARTO DE BOMBAS

LIMITE DEL TERRENO

RED DE AGUA POTABLE D= 110mm

NORTE

SIMBOLOGIA

	TUBERIA AGUA POTABLE
	PUNTO DE AGUA
	CODO 90°
	VALVULA CHECK
	TANQUE HORIZONTAL/VERTICAL
	MEDIDOR DE AGUA
	FLOTADOR, VALVULA NIVEL
	REDUCTOR
	UNION UNIVERSAL

PLANTA BAJA EDUCACIÓN INICIAL Y CUARTO DE BOMBAS  
ESCALA 1:100

MINISTERIO DE EDUCACIÓN



PROYECTANTE

ING. VIRGINIA LAMARCA SILVA JARIN  
COORDINADORA GENERAL DE PROYECTOS

ING. MONICA ALEXANDRA SANCHEZ AYALA  
DISEÑO COORD. MUNICIPAL DE AGUA

ING. FRANCISCO JAVIER AYALA PALMIÑO  
BARRERA CONSULTORA

ING. MONICA ALEXANDRA SANCHEZ AYALA  
DISEÑO COORD. MUNICIPAL DE AGUA

ED. BAJA DE MONTECITO

LCC-CZ1E-001-2020

"CONTRATACIÓN DE ESTUDIOS Y DISEÑOS PARA LA IMPLANTACIÓN ARQUITECTÓNICA DE LA UNIDAD EDUCATIVA ESTANDARIZADA DEL MILENIO TIPOLOGÍA MAYOR "SHUSHUFINDI" UBICADA EN LA PARROQUIA SHUSHUFINDI CENTRAL, CANTON SHUSHUFINDI, PROVINCIA DE SUCUMBIOS".

UNIDAD EDUCATIVA SHUSHUFINDI

CANTON SHUSHUFINDI

PROVINCIA SUCUMBIOS


CONVENE

RED DE AGUA POTABLE  
PLANTA BAJA EDUCACIÓN INICIAL  
CUARTO DE BOMBAS  
CUADRO NOMENCLATURA

ESCALA INDICADAS 2021 LAMINA Nº AP - 04

SELLOS MUNICIPALES



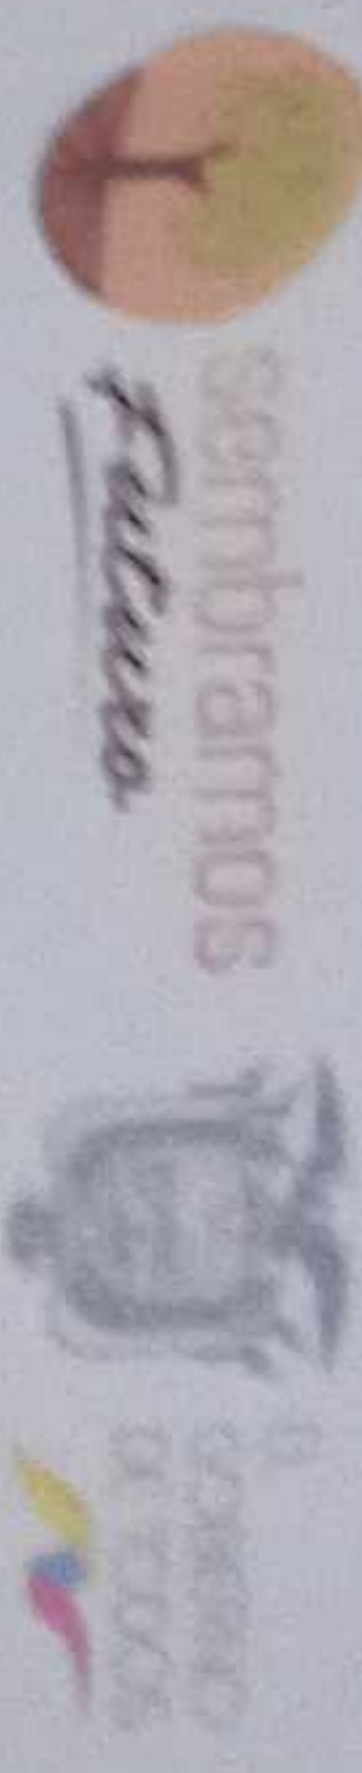

CONTRATACION DE ESTUDIOS Y SERVICIOS PARA LA IMPLEMENTACION  
ARQUITECTONICA DE LA UNIDAD EDUCATIVA ESTADUALIZADA DEL  
MILITUM POLIGRAFA MAYOR "TRINIDAD", UBICADA EN LA  
PARROQUIA SAN JUAN DE CENTRA, CANTON SUCUMBIUM, PROVINCIA  
DE SUCUMBIUM.

UNIDAD EDUCATIVA SHUSHUFINDI

REJO DE AGUA PORTABLE  
PLANTA BAJA ESTACIONAMIENTO  
PLANTA BAJA CUERPO DE TRANSFERENCIA  
CUERPO NOMINICATURA

INDICADOR 2021 AP - 05


PLANTA BAJA VESTIDORES  
ESCALA 1:100





ING. FRANCISCO JAVIER AYALA PASTORINO  
DIRECTOR GENERAL DE EDUCACIÓN  
ING. MONICA ALEXANDRA SANCHEZ AYALA  
DIRECTORA GENERAL DE EDUCACIÓN

ING. MONICA ALEXANDRA SANCHEZ AYALA  
DIRECTORA GENERAL DE EDUCACIÓN

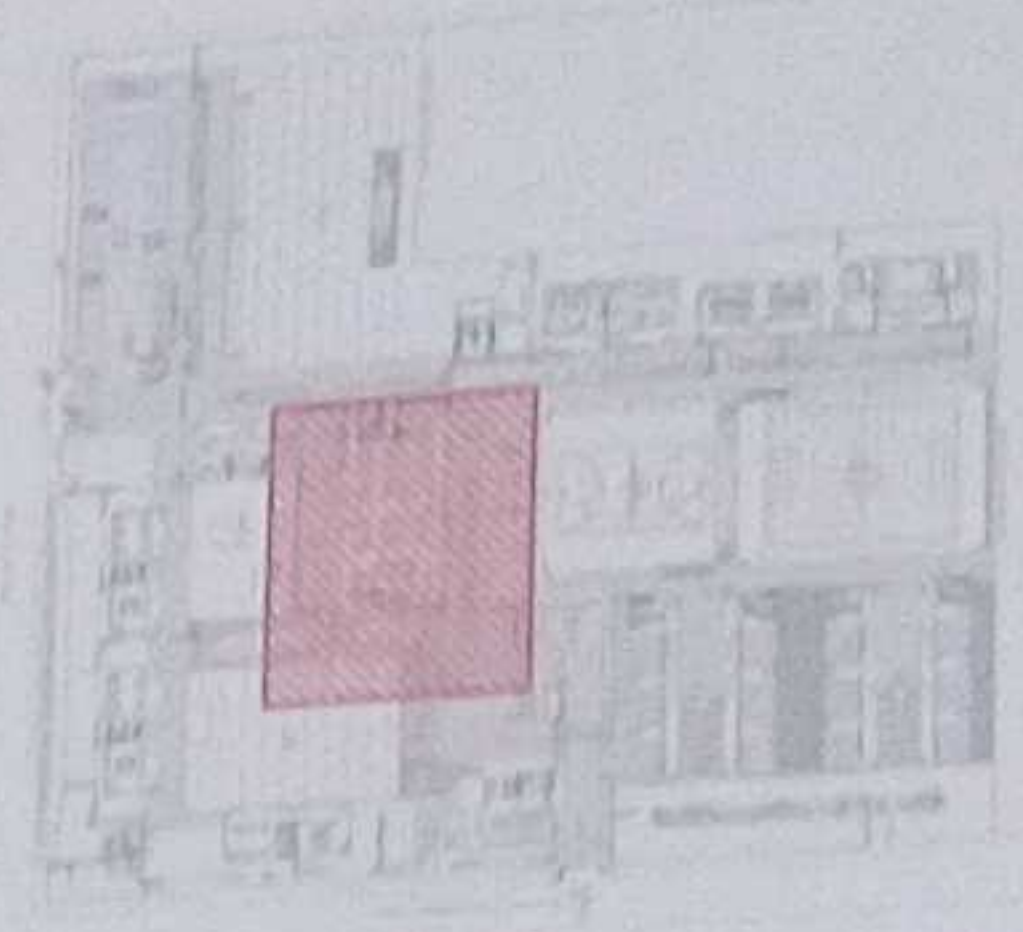

LCC-CE-001-2020

\*CONTRATACIÓN DE ESTUDIOS Y DISEÑOS PARA LA IMPLANTACIÓN ARQUITECTÓNICA DE LA UNIDAD EDUCATIVA ESTANDARIZADA DEL MILENIO TIPOLOGÍA MAYOR "SHUSHUFINDI", UBICADA EN LA PARROQUIA SHUSHUFINDI CENTRAL, CANTÓN SHUSHUFINDI, PROVINCIA DE SUCUMBIOS\*.

UNIDAD EDUCATIVA SHUSHUFINDI

CANTÓN	PROVINCIA
SHUSHUFINDI	SUCUMBIOS

RED DE AGUA POTABLE  
PLANTA BAJA SALÓN DE USO MÚLTIPLE  
CUADRO NOMENCLATURA

ESCALA	FECHA	LÁMINA N°
INDICADAS	2021	AP - 06

SIMBOLOGÍA	
—	TUBERÍA AGUA POTABLE
—	TEO
—	CODO 90°
—	MONTANTE
—	VALVULA CHECK
—	VALVULA DE CIERRE
—	TANQUE HIDRONEUMÁTICO
—	MEDIDOR DE AGUA
—	FLUJADOR, VALVULA NIVEL
—	REDUCTOR



PLANTA BAJA SALÓN DE USO MÚLTIPLE  
ESCALA 1:100

AREA VERDE - JUEGOS  
INFANTILES

SALA MULTISUSOS - COMEDOR

CIRCULACIÓN PRINCIPAL

RAYUELAS

VER LÁMINA AP - 03

VER LÁMINA AP - 07

VER LÁMINA AP - 05



RAYUELAS

RAYUELAS

RAYUELAS

RAYUELAS

PATIO  
N+0.15

EDUCACIÓN INICIAL

N+0.30

NORTE

SIMBOLOGIA

—	TUBERIA AGUA POTABLE
—	PUNTO DE AGUA
—	TIC
—	CODO 90°
—	MONTANTE
—	VALVULA CHECK
—	VALVULA DE CIERRE
—	TARJETA HIDRONOMICA
—	MEJOR DE AGUA
—	FLUJADOR VALVULA INTEL
—	REDUCTOR

LC-CZIE-001-2020

"CONTRATACIÓN DE ESTUDIOS Y DISEÑOS PARA LA IMPLANTACIÓN ARQUITECTÓNICA DE LA UNIDAD EDUCATIVA ESTANDARIZADA DEL MILENIO TIPOLOGÍA MAYOR "SHUSHUFINDI", UBICADA EN LA PARROQUIA SHUSHUFINDI CENTRAL, CANTÓN SHUSHUFINDI, PROVINCIA DE SUCUMBIOS".

UNIDAD EDUCATIVA SHUSHUFINDI

CANTÓN SHUSHUFINDI PROVINCIA SUCUMBIOS

CONTENIDO

RED DE AGUA POTABLE  
PLANTA BAJA EDUCACIÓN INICIAL  
BEBEDEROS  
CUADRO NOMENCLATURA


ESCALA	FECHA	LÁMINA N.º
INDICADAS	2021	AP - 07
SELLO MUNICIPAL		

MINISTERIO DE EDUCACIÓN



GOBIERNO NACIONAL  
MINISTERIO DE EDUCACIÓN  
ONCE

GOBIERNO AUTÓNOMO DE SUCUMBIOS  
SECRETARÍA DE EDUCACIÓN

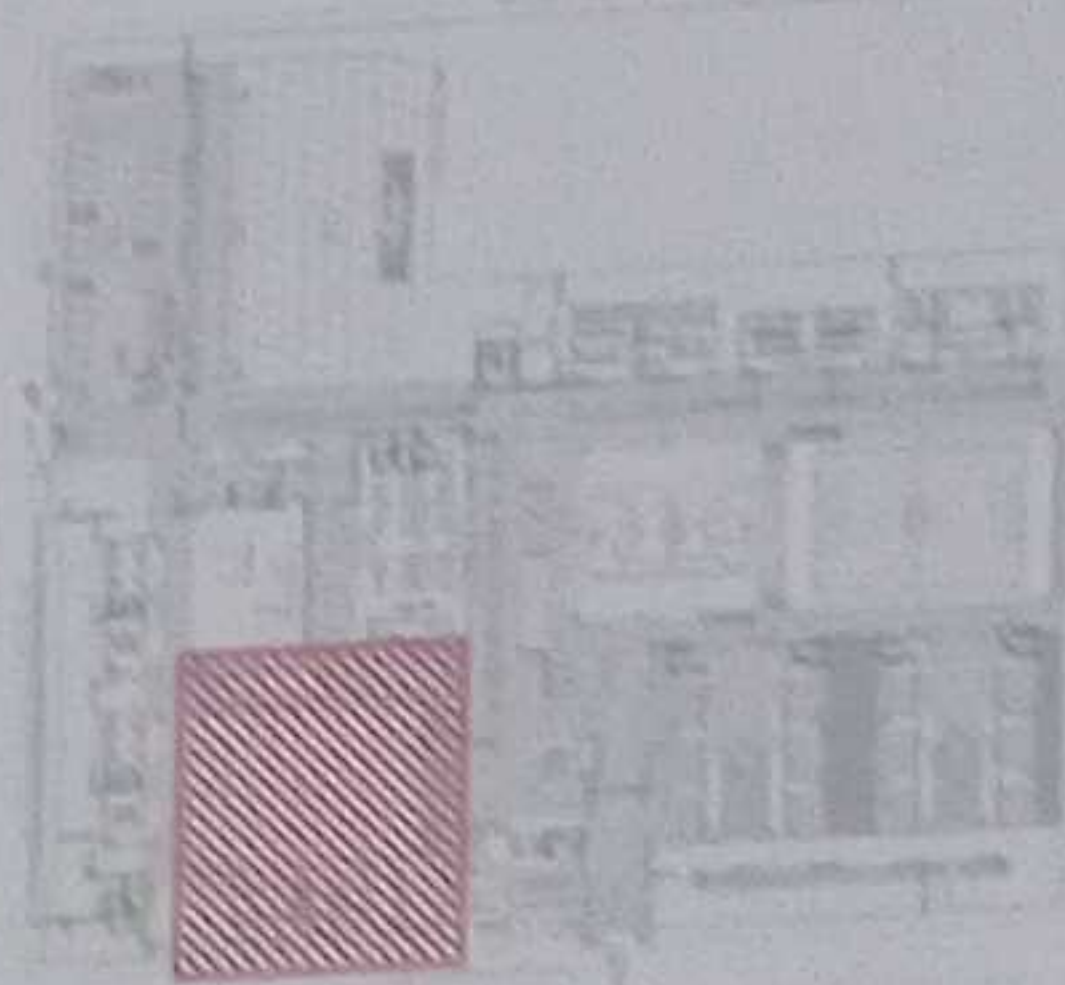

PLANTA BAJA EDUCACIÓN INICIAL Y BEBEDEROS  
ESCALA 1:100



VER LÁMINA AP - 10

LABOR  
TECNOLOGÍ

SALA DE  
PROFESORES  
N+1.20

TALUD VERDE

PLANTA BAJA SALA DE PROFESORES  
ESCALA 1:100

Pendiente 10%

Puente Peatonal

Pendiente 1

CANCHA DE  
DE USO MULTIPLE

N+0.25

N+1.05

B

B

rampa  
5%  
rampa  
5%

NORTE

VER LÁMINA AP - 09

SIMBOLOGIA

—	TUBERIA AGUA POTABLE
—	PUNTO DE AGUA
—	TCE
—	CODO 90°
—	MONITOREO
—	VALVULA CHECK
—	VALVULA DE CIERRE
—	TANQUE DE ALMACENAMIENTO
—	RECTOR DE AGUA
—	RECTOR DE AGUA
—	RECTOR DE AGUA

MINISTERIO DE EDUCACIÓN



ING. VICTORIA GARCIA SILVA JARAMA  
COORDINADORA GENERAL DE PROYECTOS

ING. SACHA SGA JARA CORNE  
COORDINADORA DE PROYECTOS

ING. FRANCISCO JAVIER AYALA FARIAS  
INGENIERO EN SISTEMAS DE AGUA

ING. SACHA SGA JARA CORNE  
COORDINADORA DE PROYECTOS

LCC-CZ1E-001-2020

"CONTRATACIÓN DE ESTUDIOS Y DISEÑOS PARA LA IMPLANTACIÓN ARQUITECTÓNICA DE LA UNIDAD EDUCATIVA ESTANDARIZADA MILenio TIPOLOGIA MAYOR "SHUSHUFINDI", UBICADA EN PARROQUIA SHUSHUFINDI CENTRAL, CANTÓN SHUSHUFINDI, PROVINCIA DE SUCUMBIOS"

UNIDAD EDUCATIVA SHUSHUFINDI

SHUSHUFINDI

SUCUMBIOS

CONCRE

RED DE AGUA POTABLE  
PLANTA SALA DE PROFESORES  
CUADRO NOMENCLATURA

ESCALA	FECHA	LÁMINA N°
INDICADAS	2021	AP - 0



CONTRATACIÓN DE ESTUDIOS Y DISEÑOS PARA LA IMPLANTACIÓN ACUICULTIVA DE LA UNIDAD EDUCATIVA ESTANDARIZADA DEL MILITADO TIPOLOGÍA MAYOR "SHUSHUPUNDO", UBICADA EN LA PARROQUIA SHUSHUPUNDO CENTRAL, CANTÓN SHUSHUPUNDO, PROVINCIA DE SUCUMBIOS.

UNIDAD EDUCATIVA SHUSHUFINDI

SHUSHUENZI

## SUCUMBIDOS

RED DE AGUA POTABLE  
PLANTA BAJA PAR  
PLANTA BAJA BIBLIOTECA  
CUADRO NOMBENCLATURA

INDICADORS

2021

AP - 09

NORTE

PLANTA BAJA BAR Y BIBLIOTECA  
ESCALA 1:100



VER LÁMINA AP - 10

LABORATORIO FÍSICA Y QUÍMICA  
N+1.20

LABORATORIO TECNOLOGÍA E IDIOMAS  
N+1.20
















 
 
 
 





CANCHA DE FÚTBOL  
N+0.25

NORTE

VER LÁMINA AP - 11

PLANTA BAJA LABORATORIO DE IDIOMAS  
ESCALA 1:100

  VER LÁMINA AP - 09

	RED DE AGUA POTABLE
	RED DE AGUAS RESIDUALES
	RED DE AGUAS PLUVIALES
	RED DE GAS
	RED DE ENERGÍA ELÉCTRICA
	RED DE TELECOMUNICACIONES
	RED DE ALARMA INCENDIO
	RED DE SEGURIDAD
	RED DE DATOS
	RED DE CALENTAMIENTO
	RED DE REFRIGERACIÓN
	RED DE VENTILACIÓN
	RED DE CLIMATIZACIÓN
	RED DE ASCENSORES
	RED DE ESCALERAS
	RED DE RAMPA
	RED DE PLATAFORMA
	RED DE BARRERA
	RED DE PUERTA
	RED DE CERCADO
	RED DE MUR
	RED DE TECHO
	RED DE PISO
	RED DE TEJADO