


BLOQUE 1 DE 12 MODULOS  
PLANTA BAJA

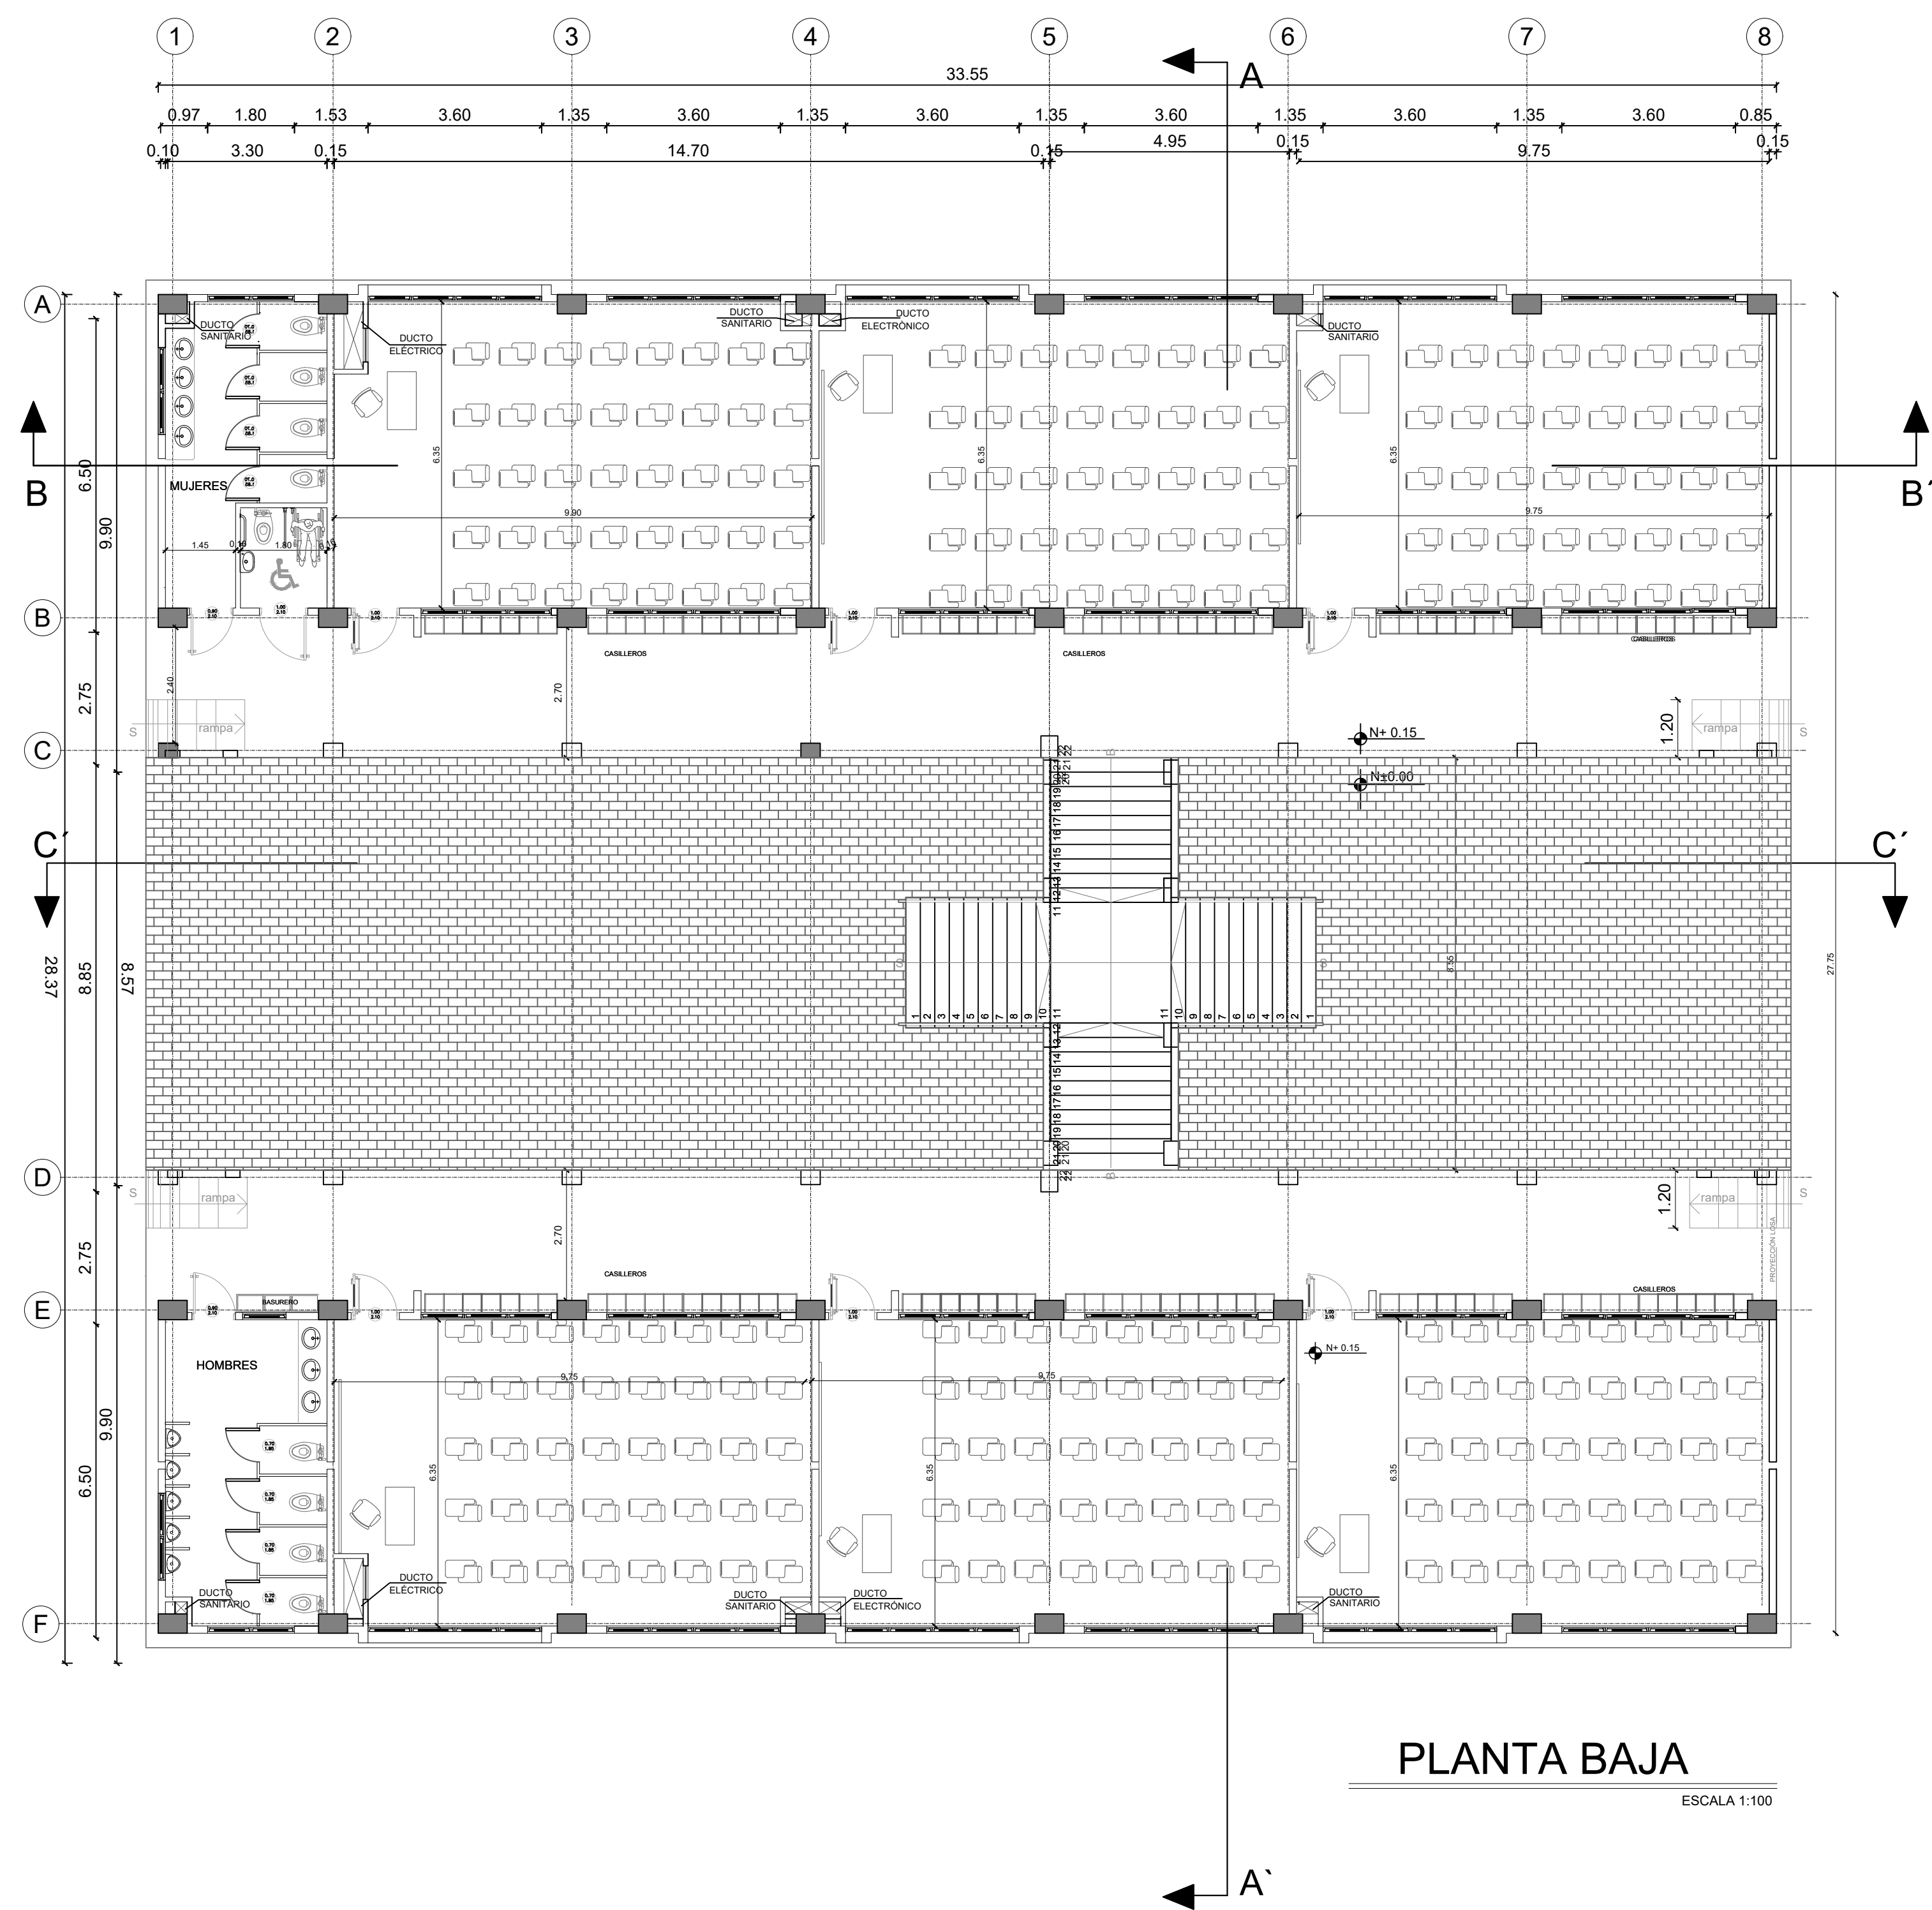

PLANTA BAJA


ESCALA 1:100



ARQ. MONSERRATH ARMAS  
ESPECIALISTA ARQUITECTÓNICO  
ELABORADO

ARQ. JUAN PABLO VILLAFUERTE  
DIRECTOR NACIONAL DE INFRAESTRUCTURA FÍSICA  
REVISADO Y APROBADO

ESQUEMA DEL PROYECTO:

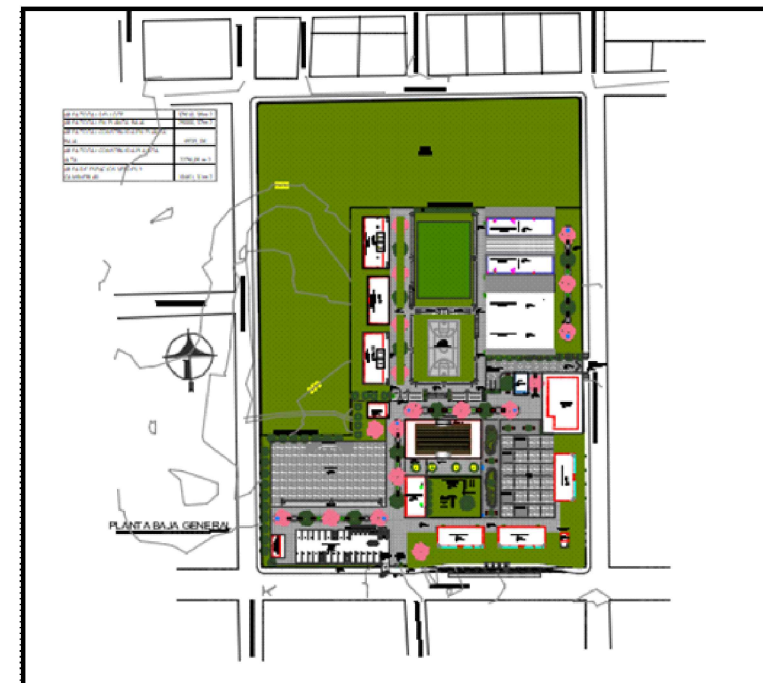

“CONSTRUCCIÓN DE LA UNIDAD EDUCATIVA “SHUSHUFINDI”,  
UBICADA EN LA PARROQUIA SHUSHUFINDI, CANTÓN  
SHUSHUFINDI, PROVINCIA DE SUCUMBÍOS”

UNIDAD EDUCATIVA:  
UNIDAD EDUCATIVA SHUSHUFINDI

CANTÓN: SHUSHUFINDI PROVINCIA: SUCUMBÍOS

CONTIENE:  
CUBIERTA DE LA UNIDAD EDUCATIVA “SHUSHUFINDI”  
BLOQUE 12 AULAS

ESCALA: INDICADAS FECHA: 2023 LÁMINA N.º

SELLOS MUNICIPALES: