


BLOQUE DE 12 AULAS B

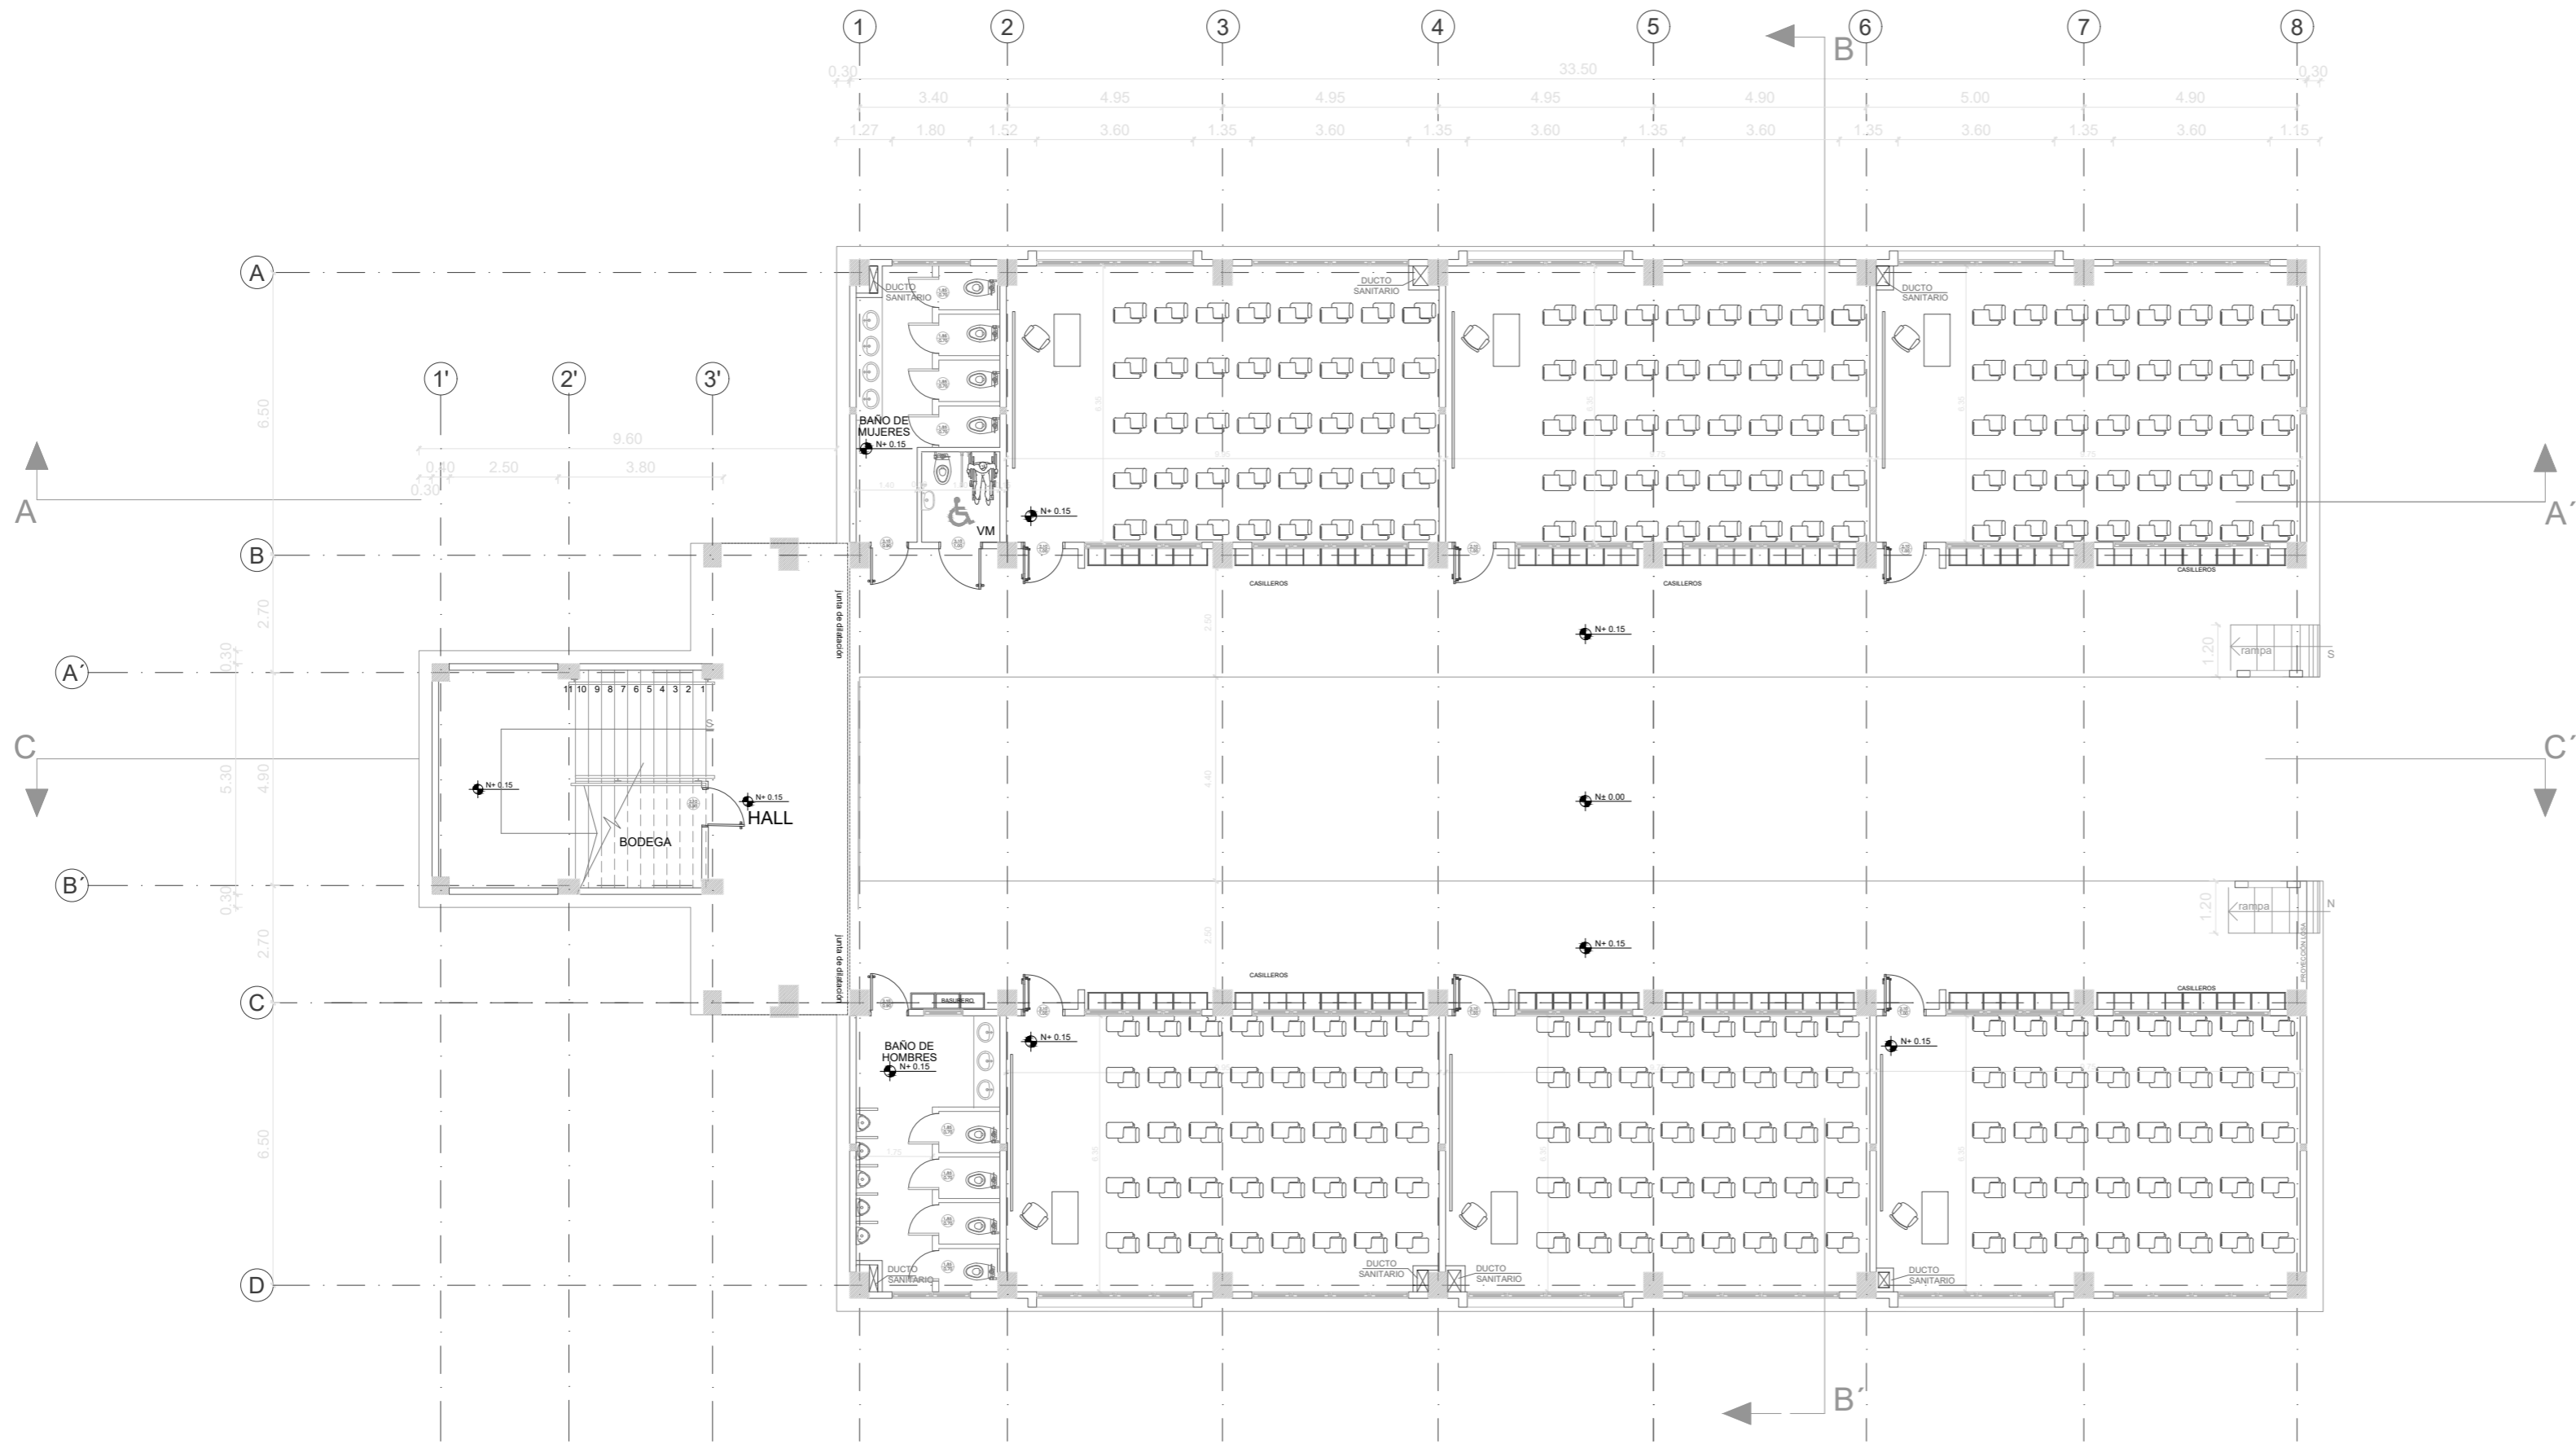

PLANTA BAJA

ESCALA 1:100



ING. JULIO CÉSAR ZAMBRANO ZAMBRANO  
DIRECTOR SUBROGANTE DE TRANSPORTE Y OBRAS PÚBLICAS  
DISTRITAL DE MANABÍ

ARQ. JUAN PABLO VILLAFUERTE  
DIRECTOR NACIONAL DE INFRAESTRUCTURA FÍSICA



PROYECTO:  
"UNIDAD EDUCATIVA ESTANDARIZADA DEL MILENIO"  
CAMPOZANO

UBICACIÓN:  
MANABÍ PROVINCIA  
PAJAN CANTÓN  
CAMPOZANO PARROQUIA

TIPOLOGÍA:  
MAYOR

CONTIENE:  
BLOQUE DE 12 AULAS B  
PLANTA BAJA

ESCALA:  
INDICADAS

FECHA:  
DICIEMBRE 2022

LÁMINA N.º  
AR-25

DIBUJADO POR:  
ING. ALEJANDRA CRUZ

ELABORADO POR:  
ARQ. KAMILA RODRIGUEZ

SELLOS MUNICIPALES: