

BLOQUE DE 12 AULAS B



ING. JULIO CÉSAR ZAMBRANO ZAMBRANO
DIRECTOR SUBROGANTE DE TRANSPORTE Y OBRAS PÚBLICAS
DISTRITAL DE MANABÍ

ARQ. JUAN PABLO VILLAFUERTE
DIRECTOR NACIONAL DE INFRAESTRUCTURA FÍSICA

ESQUEMA REFERENCIAL DEL PROYECTO:



PROYECTO:	
-----------	--

"UNIDAD EDUCATIVA ESTANDARIZADA DEL MILENIO "
CAMPOZANO

UBICACIÓN:

MANABÍ
PROVINCIA

PAJAN
CANTÓNCAMPOZANO
PARROQUIA

TIPOLOGÍA:

MAYOR

CONTIENE:

BLOQUE DE 12 AULAS B
PLANTA ALTA

ESCALA:

INDICADAS

FECHA:

DICIEMBRE 2022

MINA N.º

AR-26


DIBUJADO POR:

ING. ALEJANDRA CRUZ

ELABORADO POR:	
----------------	--

ARQ. KAMILA RODRIGUEZ

SELOS MUNICIPALES:

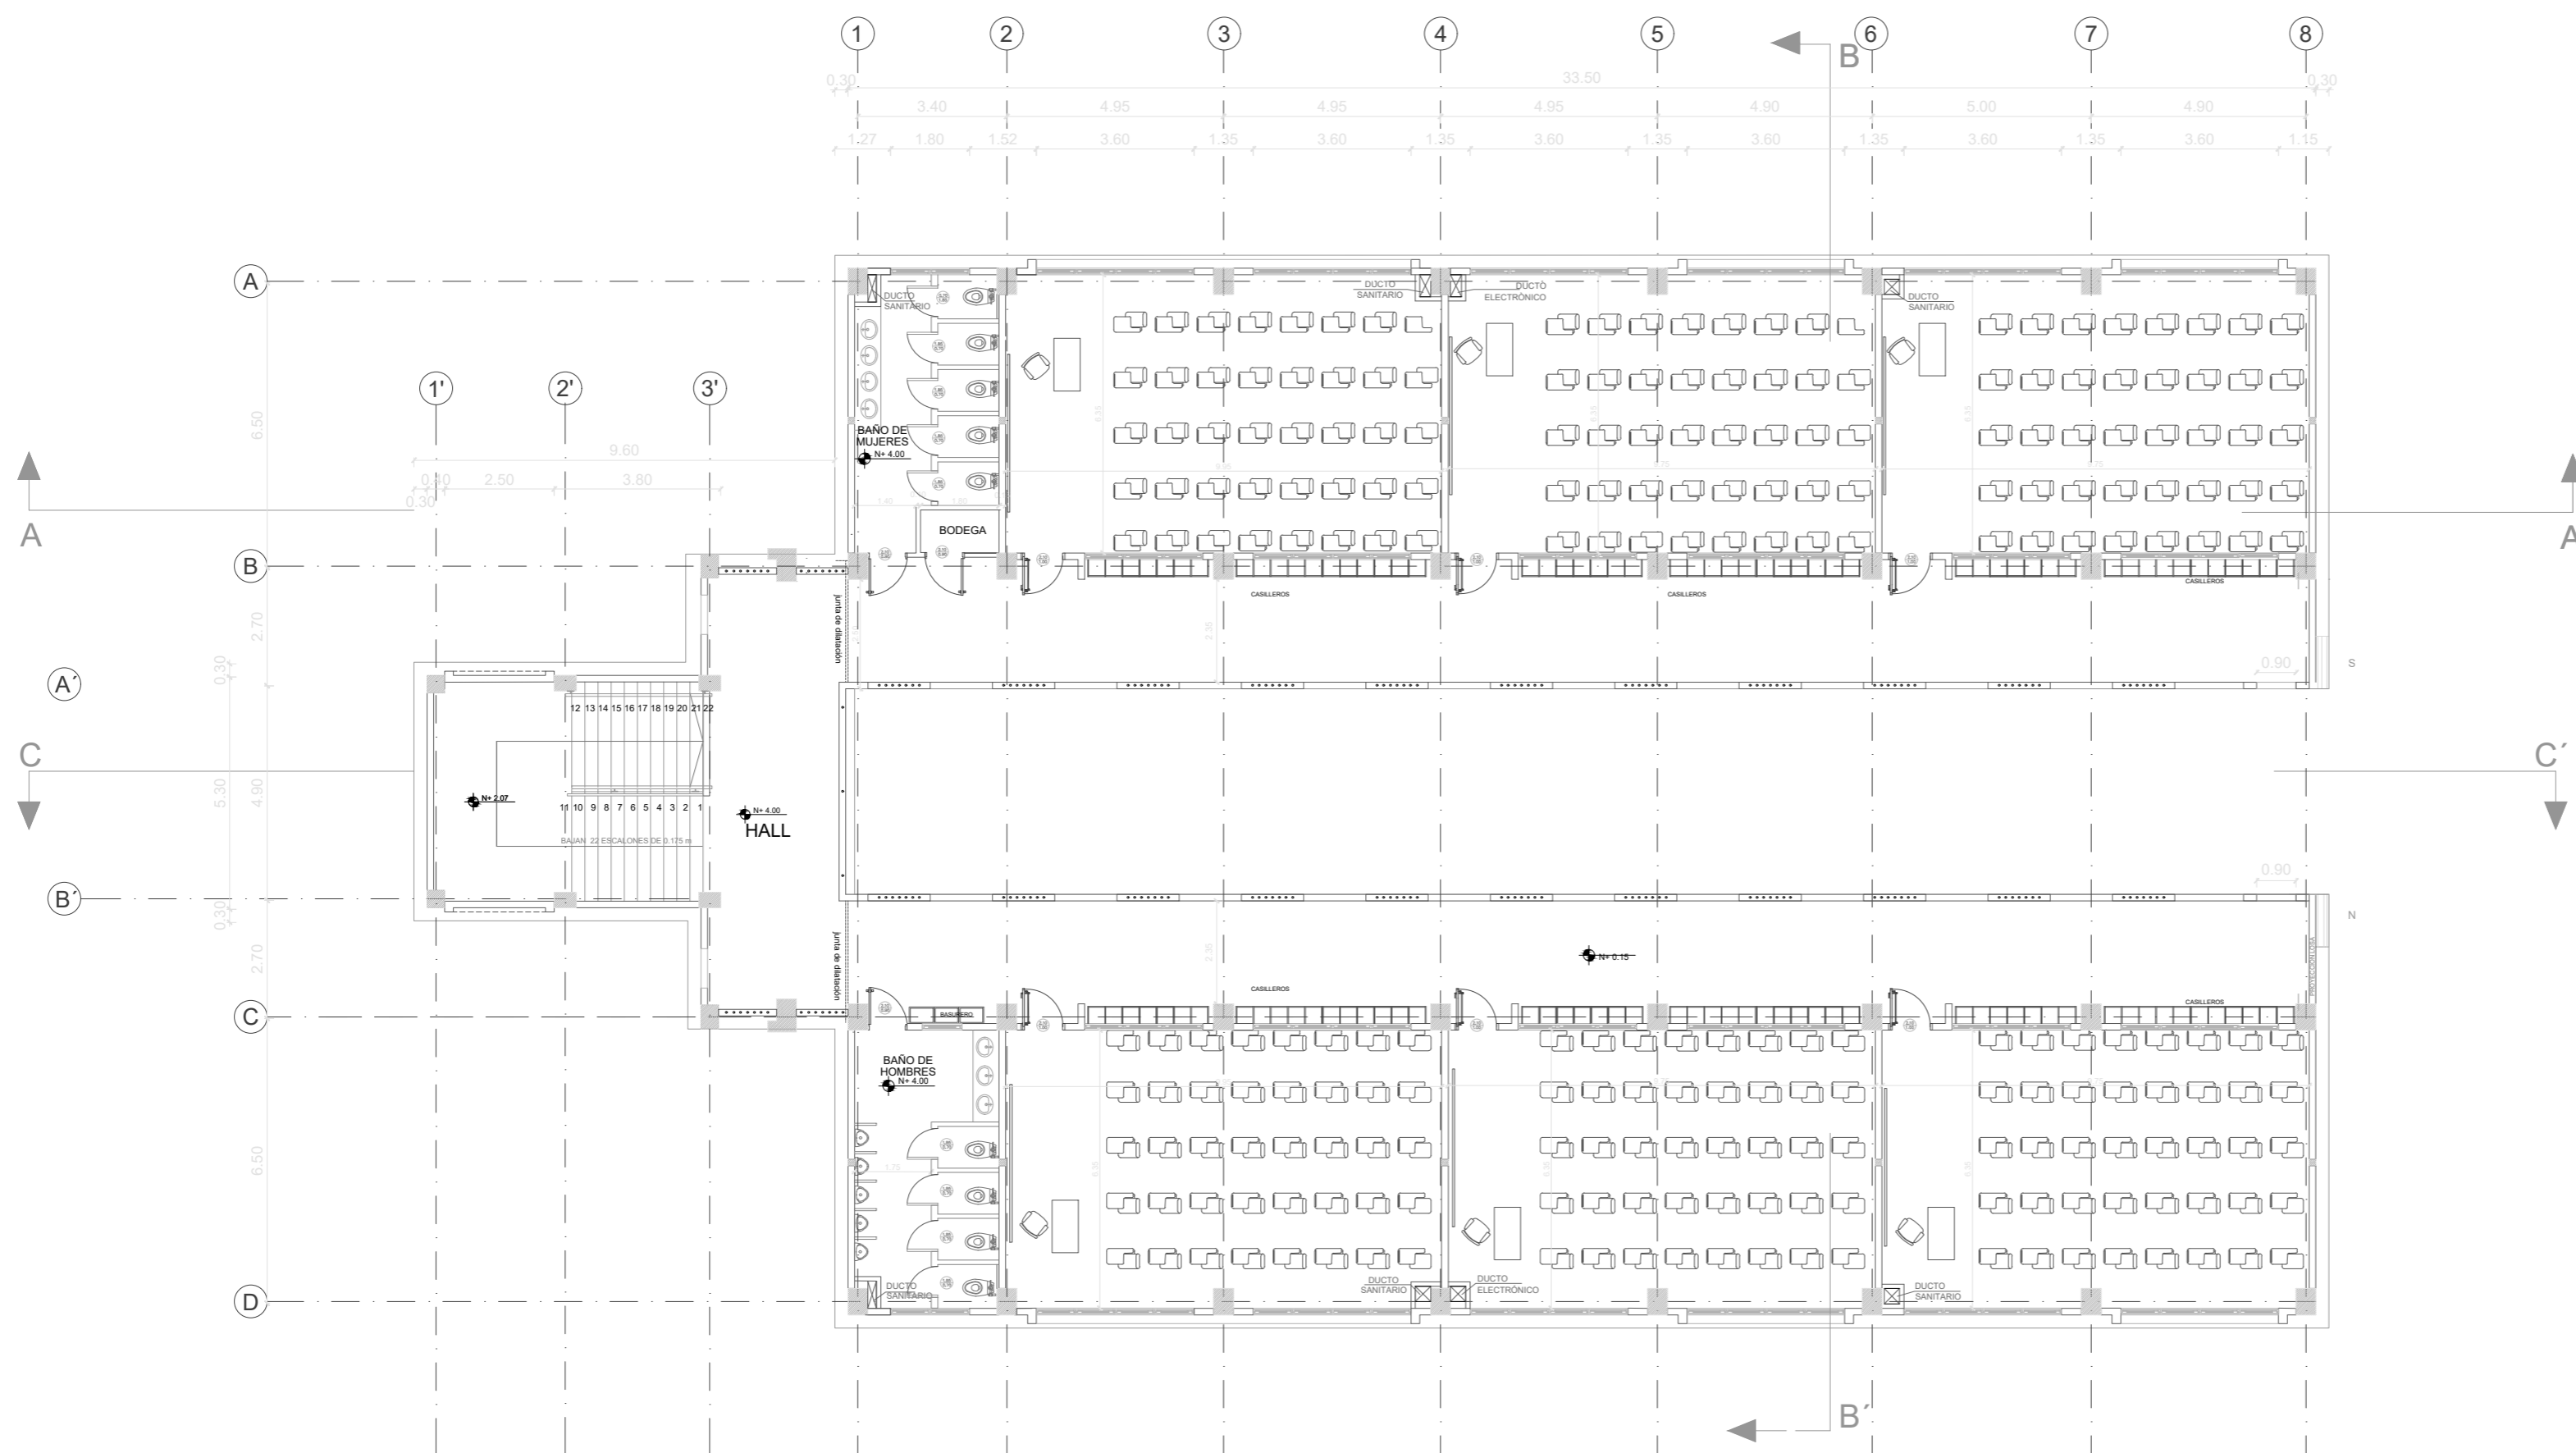

PLANTA ALTA

ESCALA 1:100