




BLOQUE CUARTO DE TRANSFORMADOR Y GENERADOR

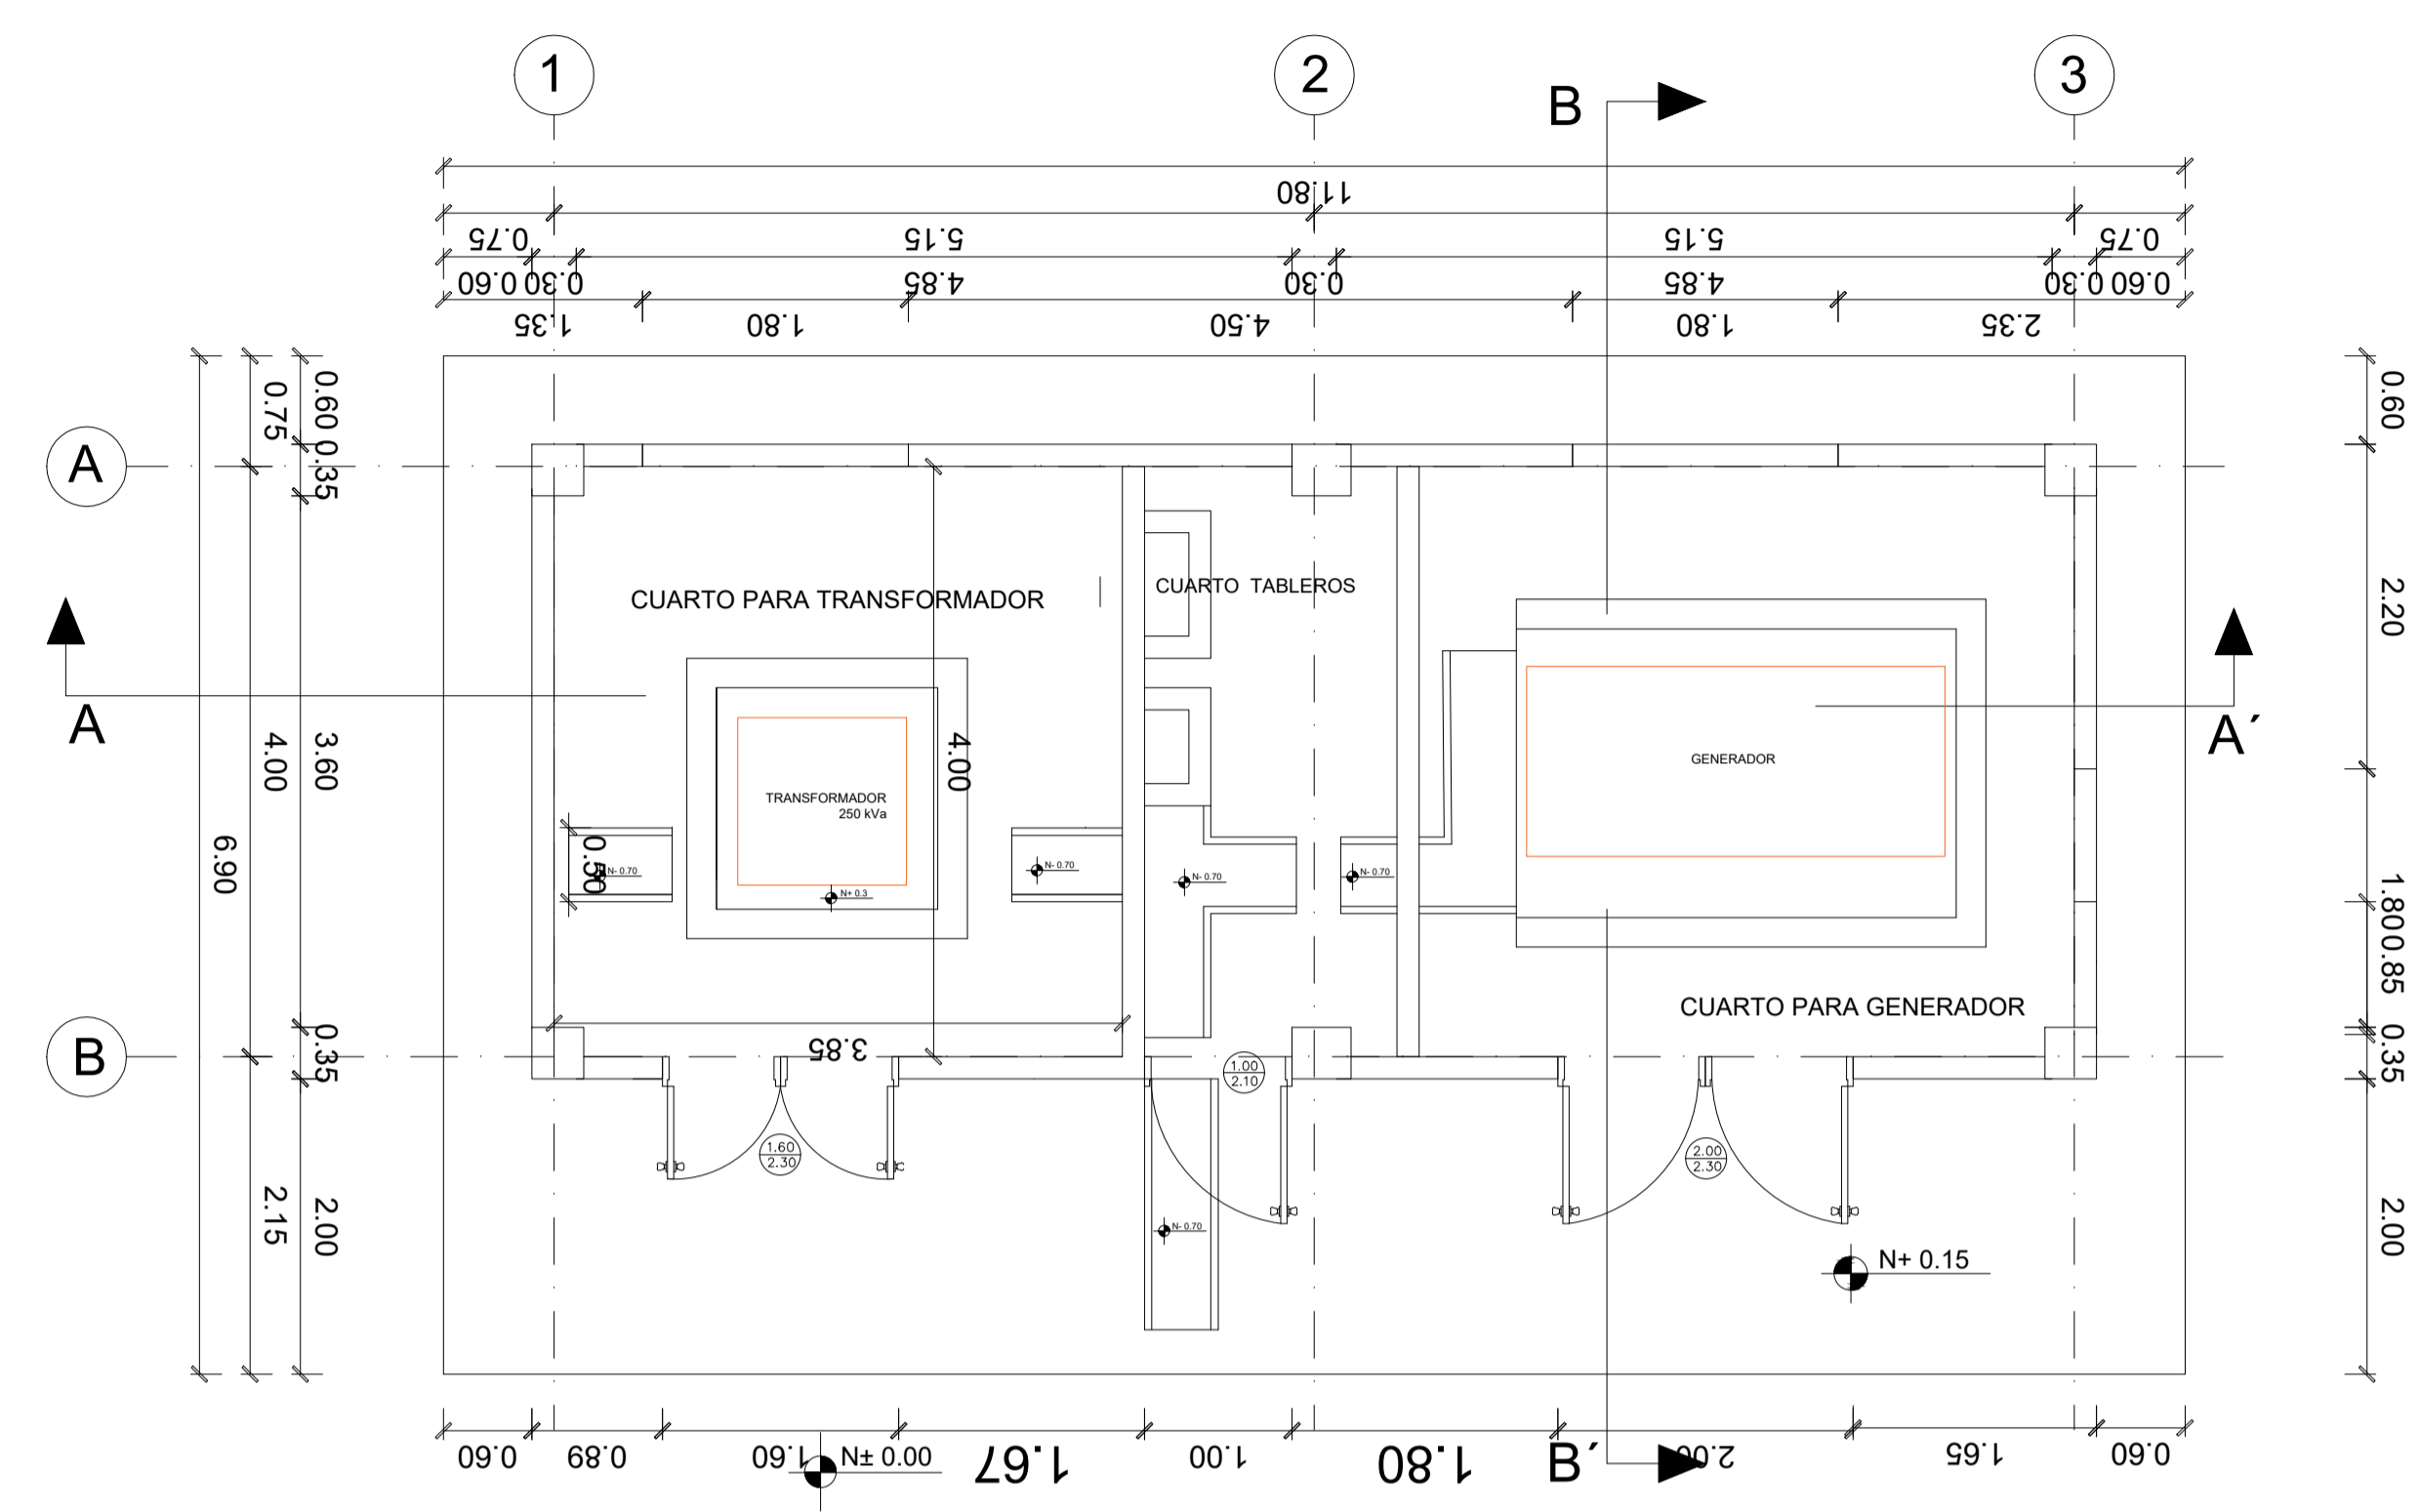


PLANTA BAJA
ESCALA 1:50

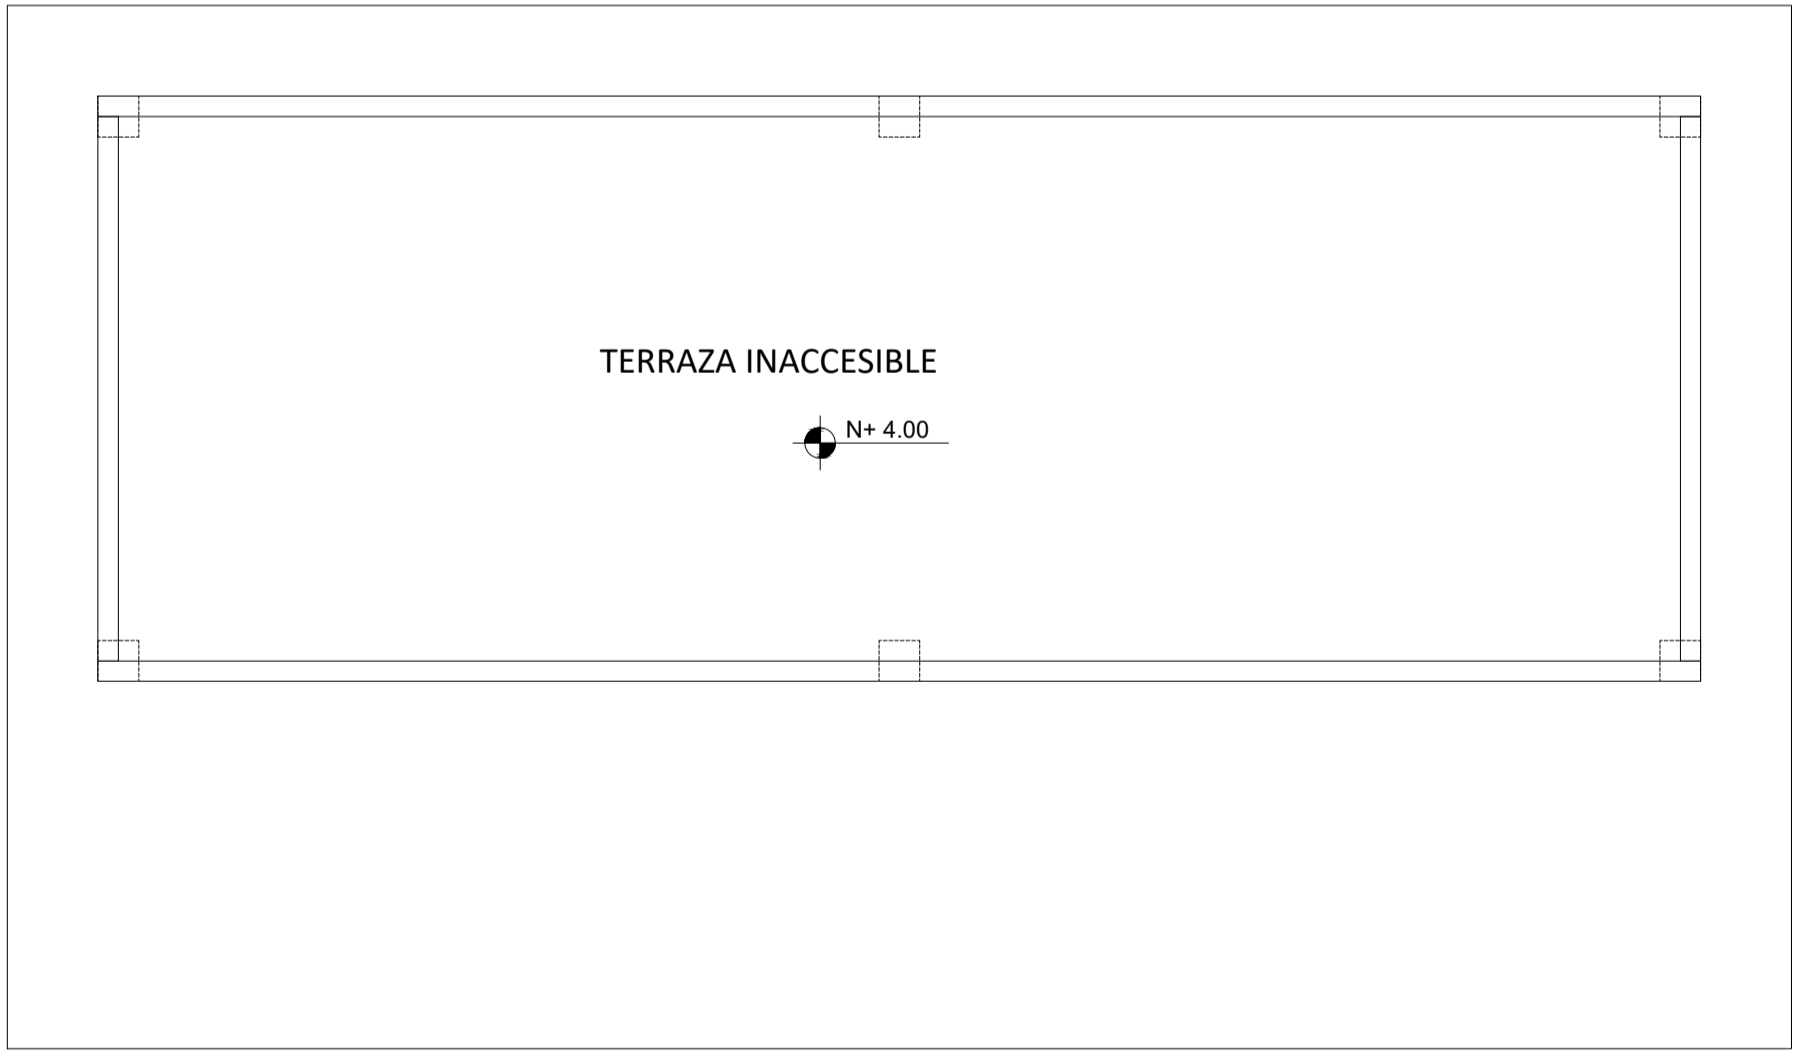

PLANTA DE CUBIERTA
ESCALA 1:50




Ministerio
de Transporte
y Obras Públicas

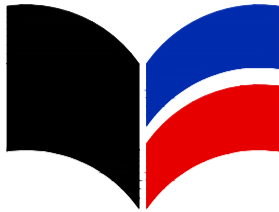

Ministerio
de Educación

ING. JULIO CESAR ZAMBRANO ZAMBRANO
DIRECTOR DE TRANSPORTE Y OBRAS PÚBLICAS DISTRITAL DE MANABÍ

ARQ. JUAN PABLO VILLAFUERTE
DIRECTOR NACIONAL DE INFRAESTRUCTURA FÍSICA

ESQUEMA REFERENCIAL DEL PROYECTO:


PROYECTO:
"UNIDAD EDUCATIVA ESTANDARIZADA DEL MILENIO "
CAMPOZANO

UBICACIÓN:

MANABÍ
PROVINCIA

PAJAN
CANTÓN

CAMPUZANO
PARROQUIA

TIPOLOGÍA:

MAYOR

CONTIENE:

CUARTO DE TRANSFORMADOR Y GENERADOR
PLANTAS, FACHADAS Y CORTES

ESCALA:

INDICADAS

FECHA:

NOVIEMBRE 2022

LÁMINA N.º

AR-13

DIBUJADO POR:

ING. KENIN MERCHAN

ELABORADO POR:

ARQ. DIEGO AVILES

SELLOS MUNICIPALES: