


IMPLANTACIÓN PLANTA ALTA

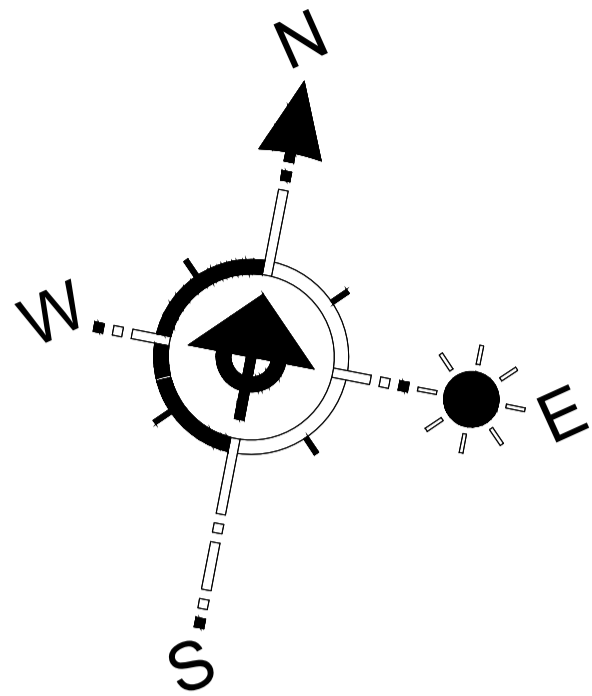

ESCALA 1:350

ENUMERACIÓN DE BLOQUES

B1- GARITA DE ACCESO
B2- ADMINISTRACIÓN
B3- SALÓN DE USOS MÚLTIPLES/COMEDOR
B4- BIBLIOTECA
B5- EDUCACIÓN INICIAL BLOQUE A
B6- EDUCACIÓN INICIAL BLOQUE B
B7- EDUCACIÓN INICIAL BLOQUE C
B8- CUARTO DE BOMBAS Y CISTERNA
B9- CUARTO DE TRANSFORMACIÓN
B10- BODEGAS Y VESTIDORES
B11- CANCHA DE FÚTBOL
B12- CANCHA DE USOS MÚLTIPLES
B13- LABORATORIO DE INFORMÁTICA Y LENGUAS
B14- LABORATORIO DE FÍSICA Y QUÍMICA
B15- BAR
B16- BLOQUE DE 12 AULAS BLOQUE A
B17- SALA DE PROFESORES
B18- PLANTA DE TRATAMIENTO DE AGUAS RESIDUALES
B19- BLOQUE DE 12 AULAS BLOQUE B
B20- PATIO CÍVICO

SIMBOLOGÍA

CAMINERÍAS EXTERIORES

ÁREAS VERDES

RAMPAS Y ESCALERAS

MURO DE MAMPOSTERÍA

PARQUEADERO

PATIO CÍVICO



Ministerio de Transporte y Obras Públicas



Ministerio de Educación

ING. JULIO CÉSAR ZAMBRANO ZAMBRANO
DIRECTOR SUBROGANTE DE TRANSPORTE Y OBRAS PÚBLICAS
DISTRITAL DE MANABÍ

ARQ. JUAN PABLO VILLAFUERTE
DIRECTOR NACIONAL DE INFRAESTRUCTURA FÍSICA

ESQUEMA REFERENCIAL DEL PROYECTO:



PROYECTO:

"UNIDAD EDUCATIVA ESTANDARIZADA DEL MILENIO " CAMPOZANO

UBICACIÓN:

MANABÍ PROVINCIA	PAJAN CANTÓN	CAMPOZANO PARROQUIA
---------------------	-----------------	------------------------

TIPOLOGÍA:

MAYOR

CONTIENE:

IMPLANTACIÓN PLANTA ALTA

ESCALA:	FECHA:	LÁMINA N.º
INDICADAS	DICIEMBRE 2022	AR-02

DIBUJADO POR:		ELABORADO POR:	
ING. ALEJANDRA CRUZ	ING. KENIN MERCHANT	ARQ. DIEGO AVILÉS	ARQ. JACOB MERO
ING. KENNY PINTO	ARQ. JEFFERSON ZAMBRANO	ARQ. KAMILA RODRÍGUEZ	ARQ. AMBAR SOLÓRZANO

SELLOS MUNICIPALES: